


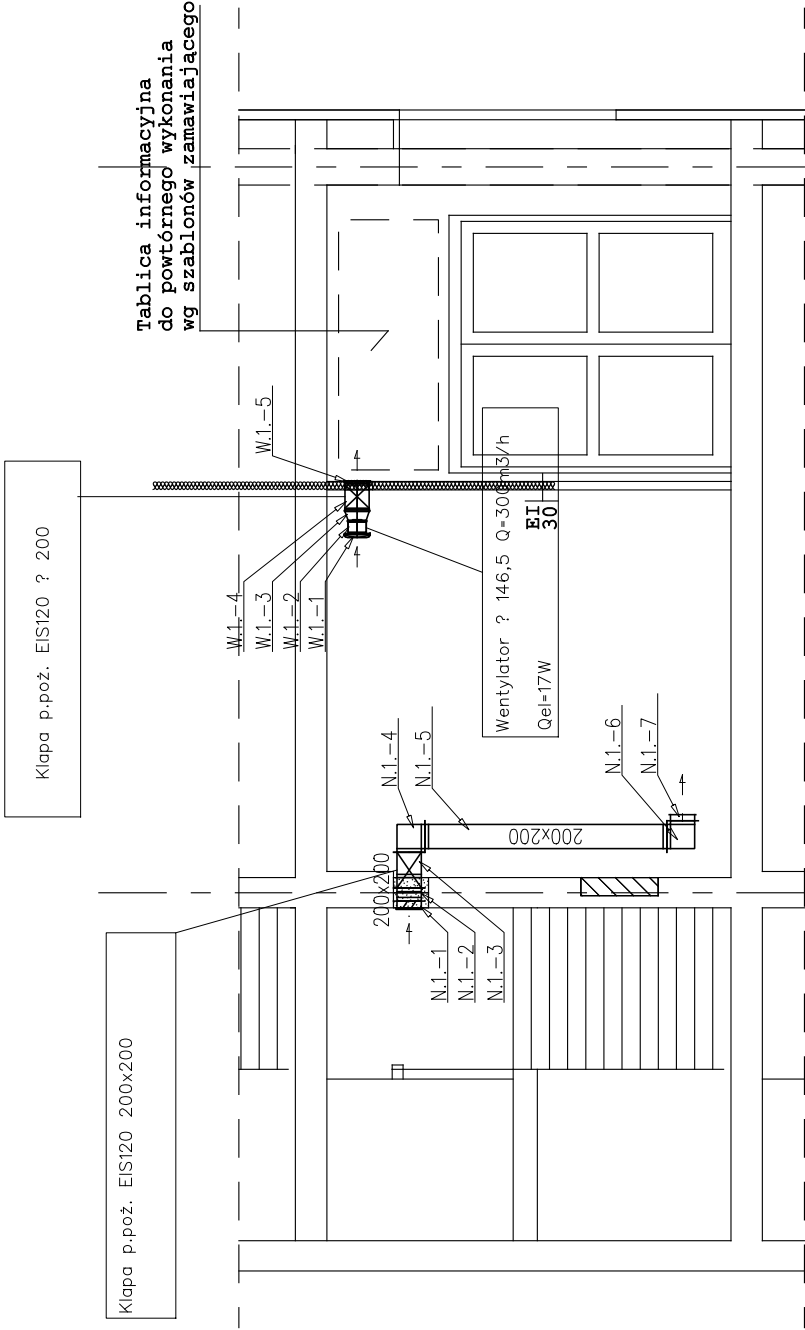

AUTORSKIE STUDIO ARCHITEKTURY SPÓŁKA z o.o.
38-100 Strzyków, ul. Słowackiego 132, NIP 819-10-19-628
konto: PKO S.A. 86 1240 4781 1111 0010 1477
BIURO ASD 35-210 Rzeszów ul. Cieplickiego 3
tel./fax: +48 17 853 88 61
www.asd-architektura.pl, e-mail: biuro@asd-architektura.pl



inwestor	Politechnika Rzeszowska im. I. Łukasiewicza 35-959 Rzeszów, Al. Powstańców Warszawy 12		
obiekt	Budynek L-27 i L-28 - Politechnika Rzeszowska Al. Powstańców Warszawy 8		
faza	projekt budowlany	nr upr.	podpis
projektant	mgr inż. Piotr Komenda	ANE-2-8346 -90/89	
opracował:	mgr inż. Michał Komenda	PKK/0269/ POOS/13	
temat	L27-II i III PIĘTRO przekrój A-A - instalacja wentylacji		
rysunku	data: PAŹDZIERNIK 2015 skala: 1:50 nr rys. 4S		