


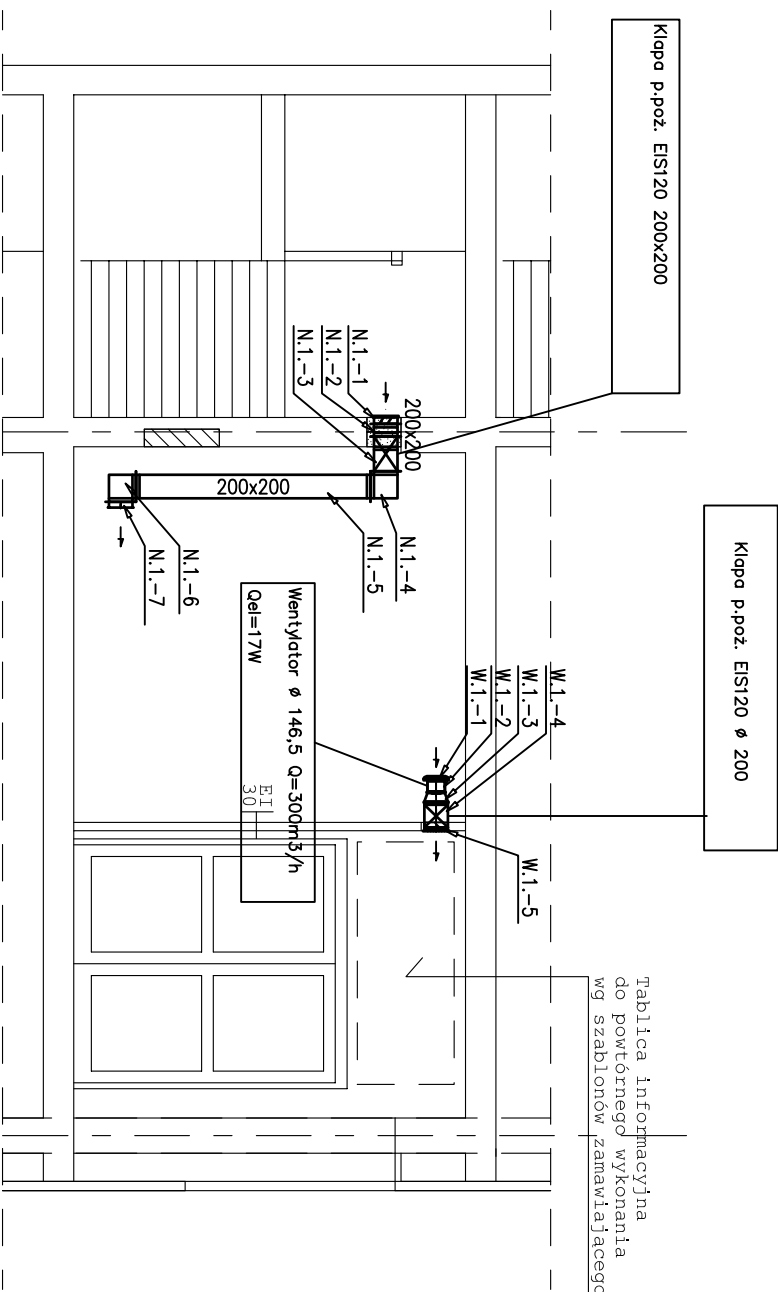

AUTORSKIE STUDIUM ARCHITEKTURY SP. z o.o. 38-100 Strzyżów, ul. Słowackiego 132, NIP 819-10-19-628 konto: PPKO S.A. 86 1240 4751 1111 0010 1497 Biuro: 35-210 Rzeszów ul. Chopickiego 3 www.asa-architect.pl, e-mail: biuro@asa-architect.pl			
inwestor	PoliTechnika Rzeszowska Im. I. Łukasiewicza 35-959 Rzeszów, Al. Powstańców Warszawy 12	asa	
obiekt	Budynek I-27 i I-28 - PoliTechnika Rzeszowska		
adres	Al. Powstańców Warszawy 8		
firma	Projekt wykonawczy	nr upr.	podpis
projektant	mgr inż. Piotr Komenda	ANB-2-8346 -90/89	
opracował:	mgr inż. Michał Komenda	PKK/0289/ P005/13	
temat rysunku	I-27-II i III PIĘTRO przekrój A-A - instalacja wentylacji	data: październik 2015 skala 1:50	nr rys. 4S