


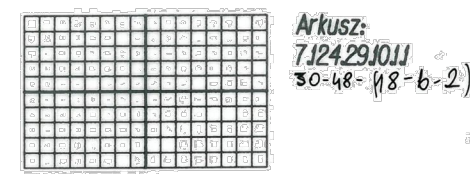

MAPA DO CELÓW PROJEKTOWYCH

skala 1:500
Jednostka ewidencyjna: 186301 J Rzeszów
Obwód ewidencyjny: 207 Śródmieście
Arkusz: 7J24.29J0J1


Układ odniesienia poziomy: 2000s7
Układ odniesienia wysokościowy: Kransztadt '86'
Rzeszów, L.Dz.Zam.: GE.6642.5270.2015
Obszar aktualizacji oznaczono linią przerywaną.
Mapa aktualna w oznaczonym zakresie wg stanu
na dzień 09.04.2015 Lks.rob.:
Wydrukowano z aktualnej bazy GODGiK.



Informacja o służebnościach gruntowych:
badano - nie stwierdzono.

Wykonawca:


GEODETA UPRAWNIONY
Adam Piskorski
Nr upraw. 2-487
Wydawca: GODGiK

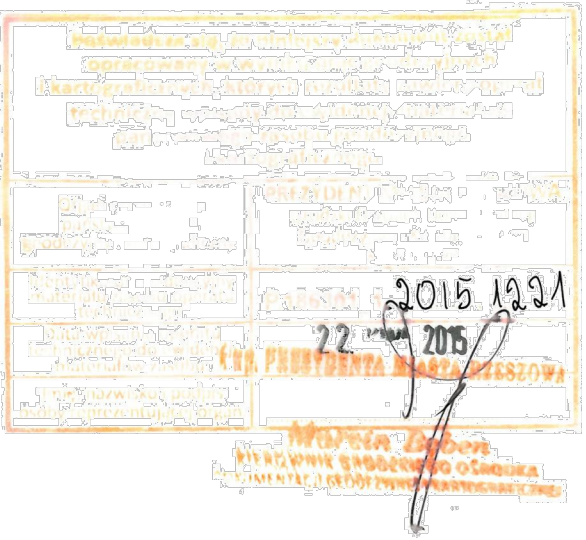

LEGENDA:

- Projektowany agregat Pmax=110kV
- Projektowane dojeżdżalnie techniczne do agregatu kostka szara gr6cm podsypce z piasku g
- Ruraż kablowy nn 2x10kV +Kable: YKSY 10x1,5 HDHS 3x1,5 YKY 5x35
- Ruraż sterowniczy-2x10kV + Kable: YKY 3x1,5 YKSY 10x1,5 HDHS 3x1,5 YKY 5x35 5xLGY 1x35
- Linie rozgraniczające inwestycji
- granice działki o nr 1654/6 opracowanie
- Odległość do granicy obszaru kolejowego: 52m

INWESTOR	POLITECHNIKA RZESZÓW Al. Powstańców Warszawy 35-959 Rzeszów		
JEDNOSTKA PROJEKTUJĄCA	POWERSUN Spółka z o.o. ul. Kowalska 9/2 20-115 Lublin		
NAZWA PROJEKTU	Budowa awaryjnego zasilania serwerowni C i F		
STADIUM PROJEKTU			
PROJEKT WYKONAWCZY			
BRANŻA			
ELEKTRYCZNA			
OBIEKT	Budynek „C i F” Politechniki Rzeszowskiej im. Ignacego Łukasiewicza w Rzeszowie, ul. M.C. Skłodowskiej 2, 35-959 Rzeszów nr ewid. działki 1654/6 w obrębie ewid. 207		
TEMAT RYSUNKU			
Projekt zagospodarowania			
ZESPÓŁ PROJEKTOWY			
FUNKCJA	TYTUŁ ZAWODOWY, IMIĘ I NAZWISKO		NR UPRAWNIENIA
PROJEKTANT	mgr inż. Robert Wrona		LUB/0080/ PWOE/12
SPECJALNOŚĆ SPRAWDZAJĄCEGO:	Instalacyjna w zakresie sieci instalacji i urządzeń elektrycznych i energetycznych		
DATA	NR RYSUNKU	REWIZJA	
06.2015	PZT	A	

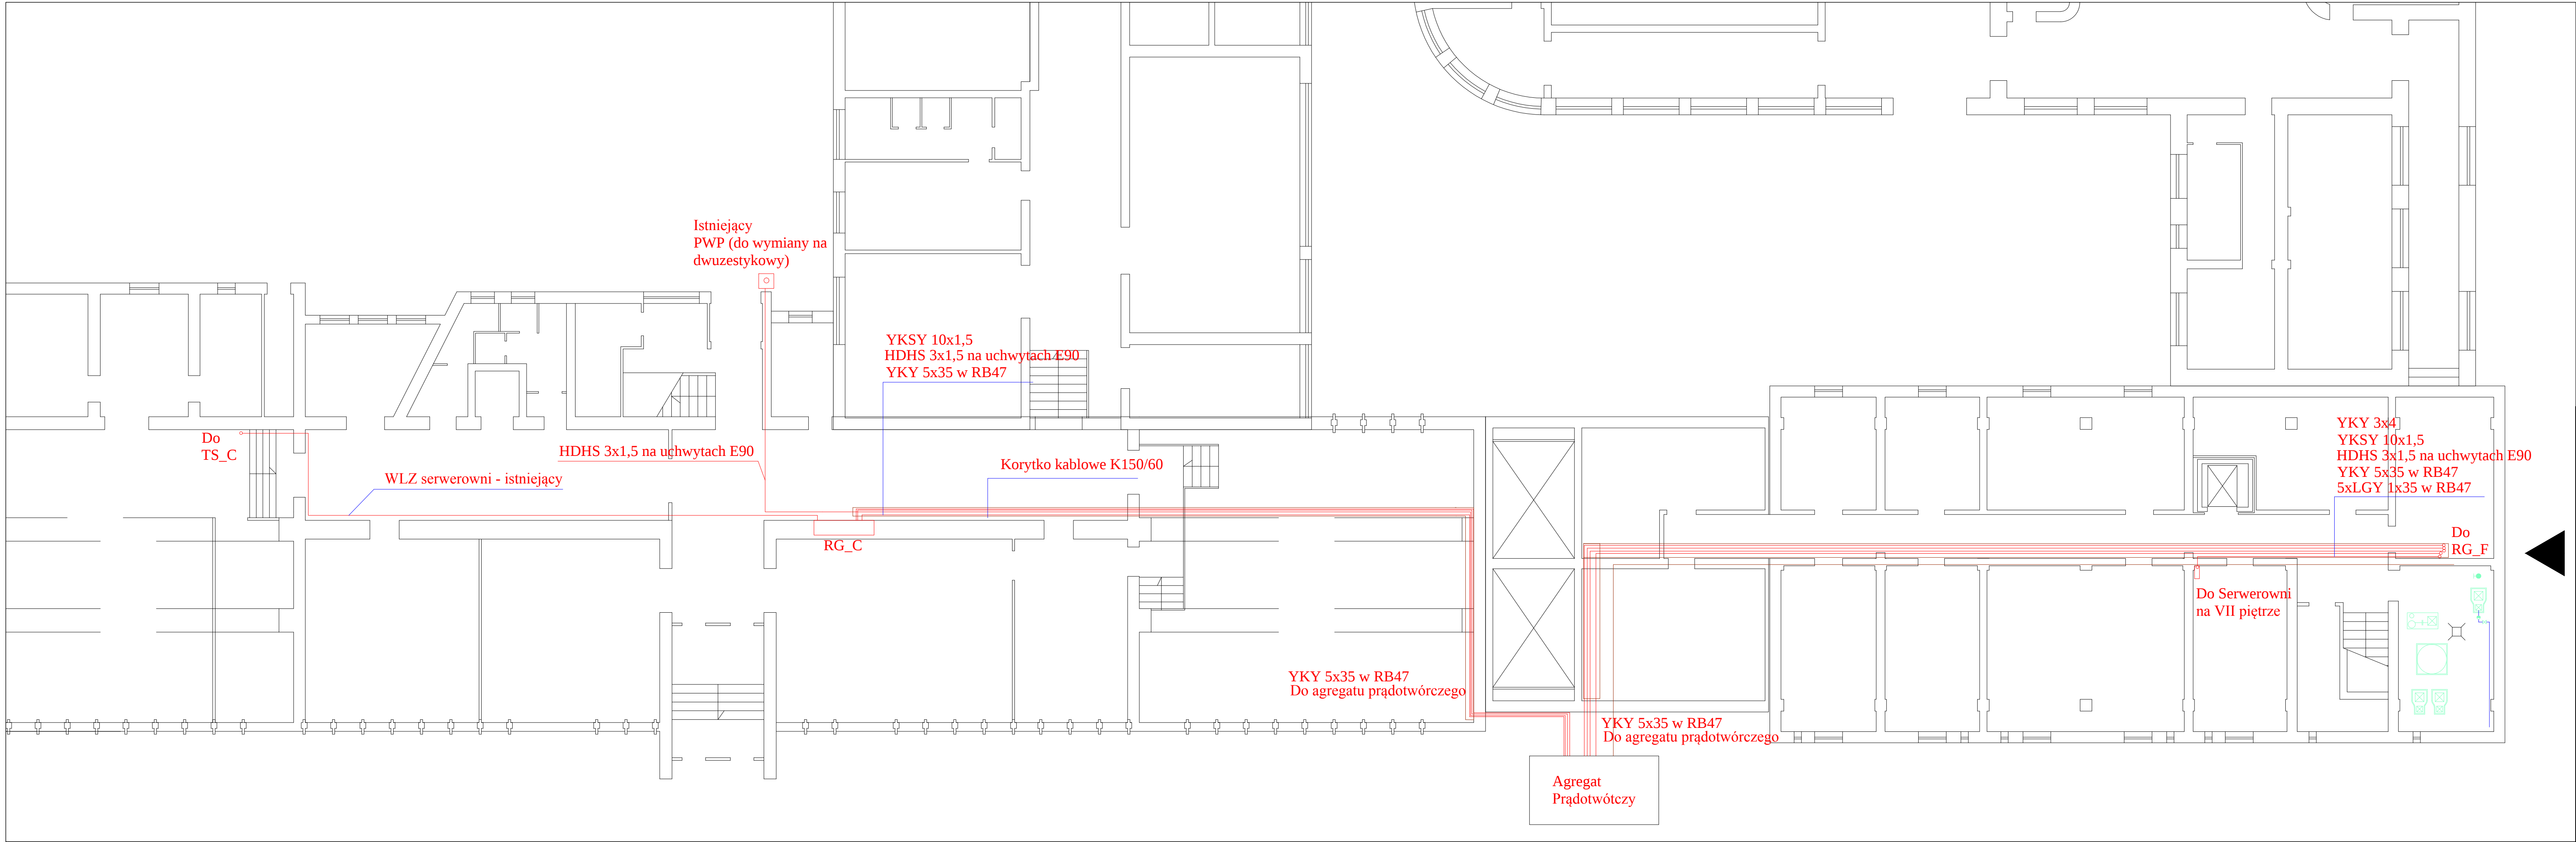

Korytko Kablowe K150

INWESTOR	POLITECHNIKA RZESZOWSKA Al. Powstańców Warszawy 12 35-959 Rzeszów
JEDNOSTKA PROJEKTUJĄCA	POWERSUN Spółka z o.o. ul. Kowalska 9/2 20-115 Lublin
NAZWA PROJEKTU	Budowa awaryjnego zasilania serwerowni C i F

STADIUM PROJEKTU
PROJEKT WYKONAWCZY

BRANŻA
ELEKTRYCZNA

OBIEKT
Budynek „C i F” Politechniki Rzeszowskiej
im. Ignacego Łukasiewicza w Rzeszowie,
ul. M.C. Skłodowskiej 2, 35-959 Rzeszów
nr ewid. działki 1654/6 w obrębie ewid. 207

TEMAT RYSUNKU Budynek C i F
-Rzut piwnic

ZESPÓŁ PROJEKTOWY		
FUNKCJA	TYTUŁ ZAWODOWY, IMIĘ I NAZWISKO	NR UPRAWNIENI
PROJEKTANT	mgr inż. Robert Wrono	LUB/0080/ PW0E/12

SPECJALNOŚĆ
SPRAWDZAJĄCEGO: Instalacyjna w zakresie sieci instalacji i urządzeń
elektrycznych i energetycznych

DATA	NR RYSUNKU	REWIZJA	SKALA
06.2015	PBE-02	A	1:1

Budynek F parter

Szacht Kablowy


RG_C

HDHS 3x1,5 na uchwytych E90


Istniejący
PWP (do wymiany na
dwuzestykowy)

INWESTOR	POLITECHNIKA RZESZOWSKA Al. Powstańców Warszawy 12 35-959 Rzeszów		
JEDNOSTKA PROJEKTUJĄCA	POWERSUN Spółka z o.o. ul. Kowska 9/2 20-115 Lublin		
NAZWA PROJEKTU	Budowa awaryjnego zasilania serwerowni C i F		
STADIUM PROJEKTU			
PROJEKT WYKONAWCZY			
BRANŻA			
ELEKTRYCZNA			
OBIEKT	Budynek „C i F” Politechniki Rzeszowskiej im. Ignacego Łukasiewicza w Rzeszowie, ul. M.C. Skłodowskiej 2, 35-959 Rzeszów nr ewid. działki 1654/6 w obrębie ewid. 207		
TEMAT RYSUNKU	Budynek F -Rzut parteru		
ZESPÓŁ PROJEKTOWY			
FUNKCJA	TYTUŁ ZAWODOWY, IMIĘ I NAZWISKO	NR UPRAWNIENI	PODPIS
PROJEKTANT	mgr inż. Robert Wrona	LUB/0080/ PWOE/12	
SPECJALNOŚĆ SPRAWDZAJĄCEGO: Instalacyjna w zakresie sieci instalacji i urządzeń elektrycznych i energetycznych			
DATA	NR RYSUNKU	REWIZJA	SKALA
06.2015	PBE-03	A	1:50

Budynek F VII piętro

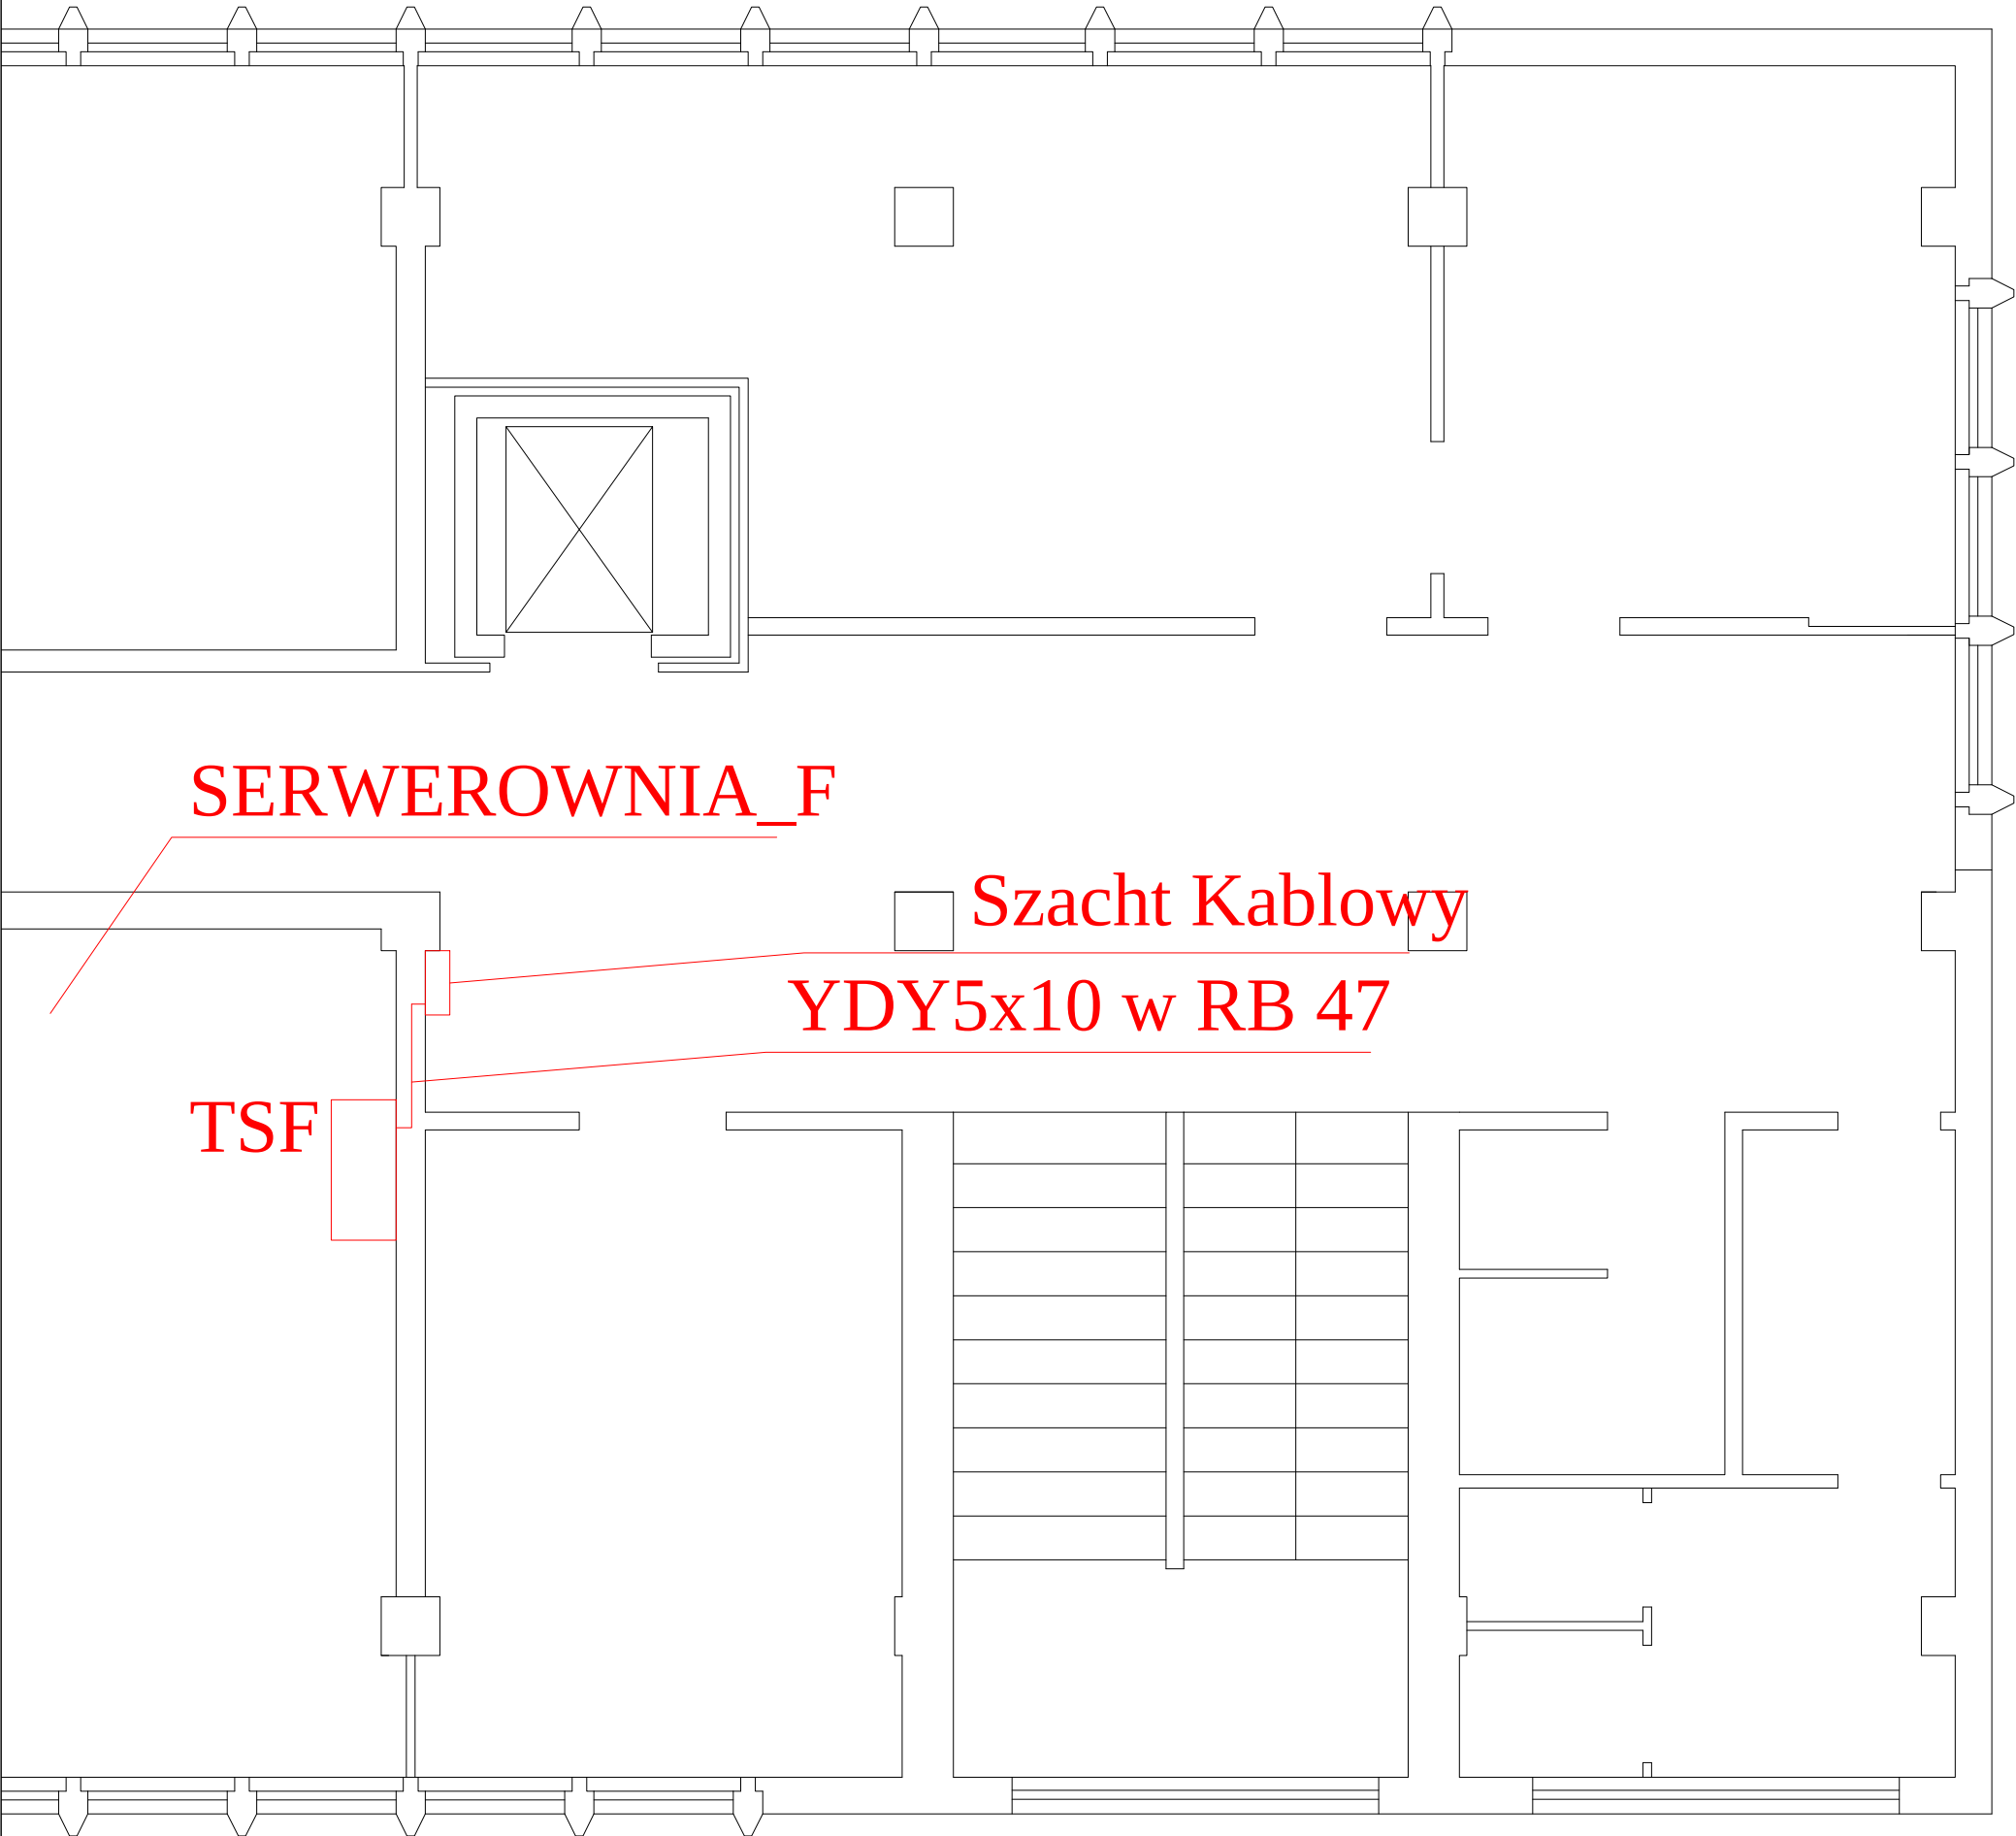

INWESTOR	POLITECHNIKA RZESZOWSKA Al. Powstańców Warszawy 12 35-959 Rzeszów		
JEDNOSTKA PROJEKTUJĄCA	POWERSUN Spółka z o.o. ul. Kowalska 9/2 20-115 Lublin		
NAZWA PROJEKTU	Budowa awaryjnego zasilania serwerowni C i F		
STADIUM PROJEKTU			
PROJEKT WYKONAWCZY			
BRANŻA			
ELEKTRYCZNA			
OBIEKT	Budynek „C i F” Politechniki Rzeszowskiej im. Ignacego Łukasiewicza w Rzeszowie, ul. M.C. Skłodowskiej 2, 35-959 Rzeszów nr ewid. działki 1654/6 w obrębie ewid. 207		
TEMAT RYSUNKU	Budynek F -Rzut VII piętra		
ZESPÓŁ PROJEKTOWY			
FUNKCJA	TYTUŁ ZAWODOWY, IMIĘ I NAZWISKO	NR UPRAWNIEN	PODPIS
PROJEKTANT	mgr inż. Robert Wrona	LUB/0080/ PWOE/12	
SPECJALNOŚĆ SPRAWDZAJĄCEGO:	Instalacyjna w zakresie sieci instalacji i urządzeń elektrycznych i energetycznych		
DATA	NR RYSUNKU	REWIZJA	SKALA
06.2015	PBE-04	A	1:50

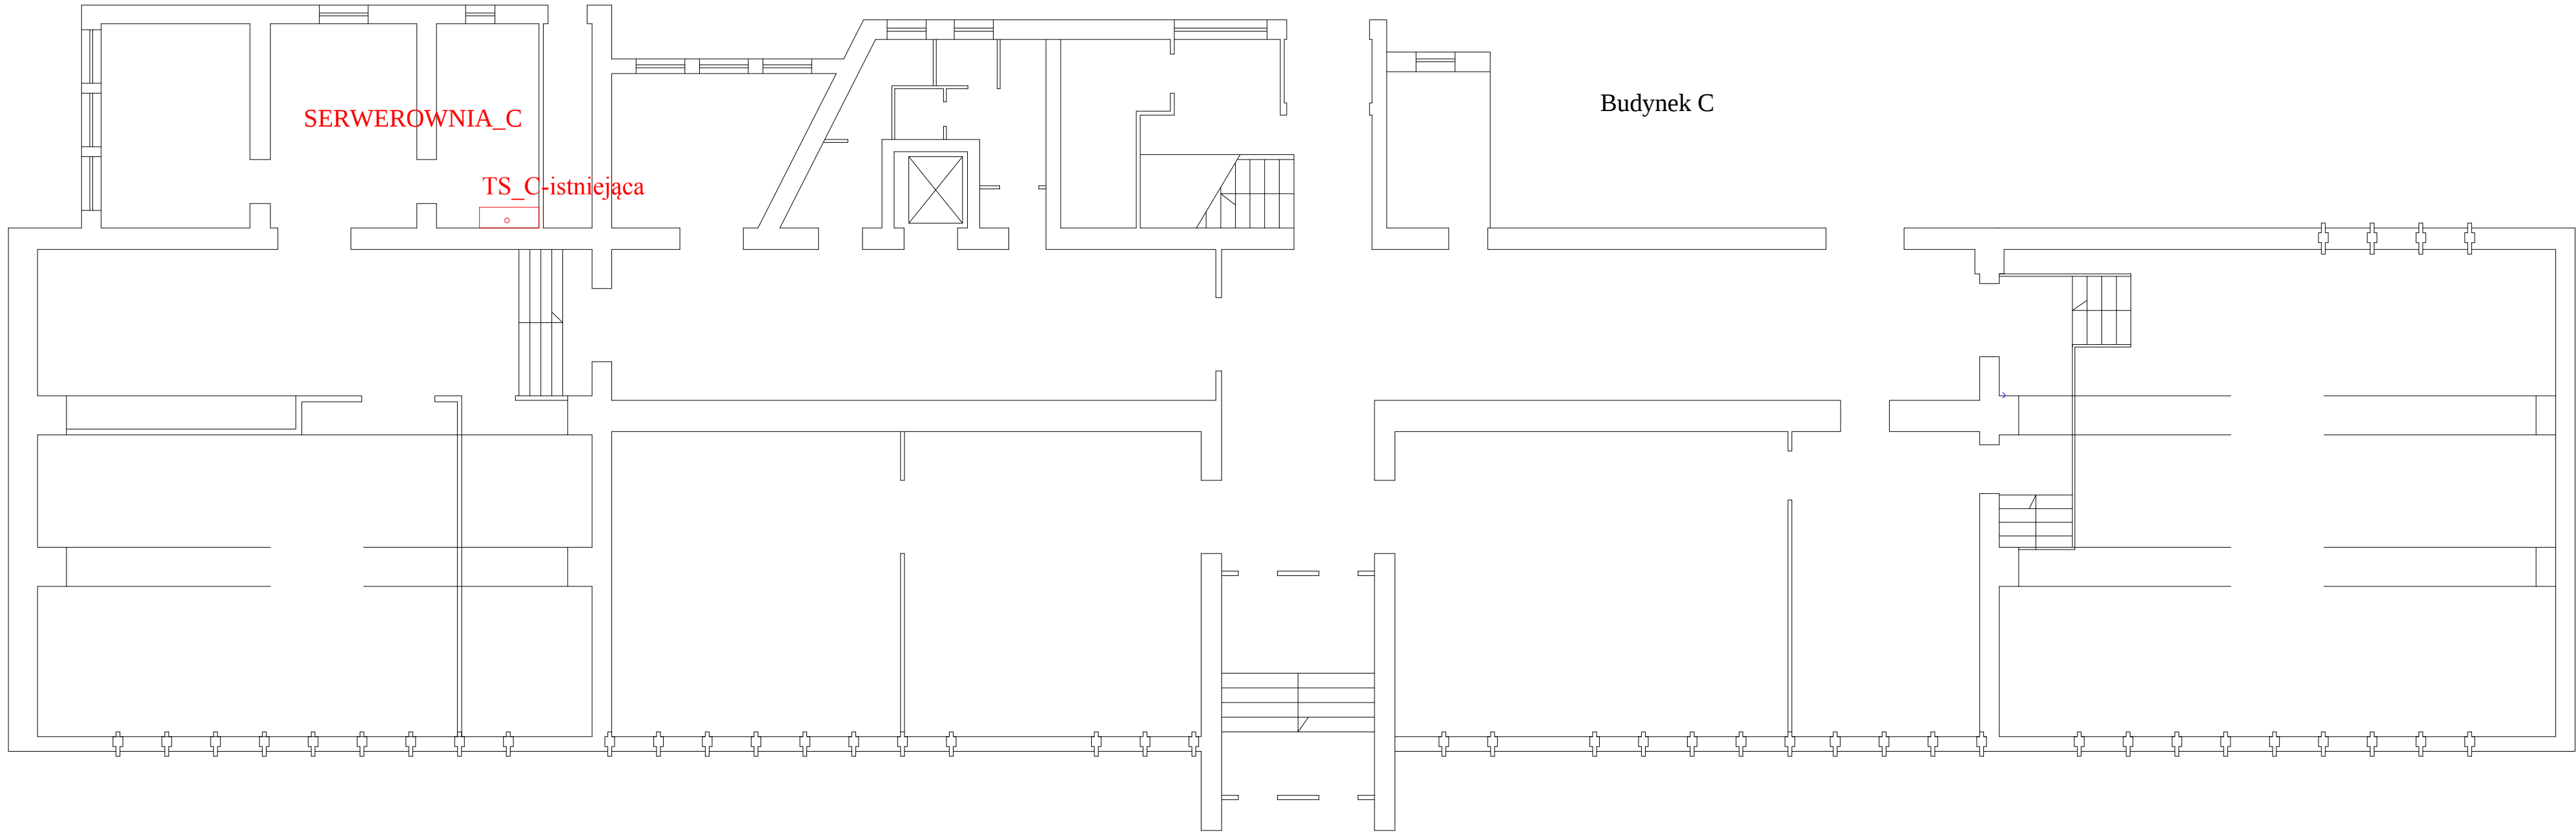

INWESTOR	POLITECHNIKA RZESZOWSKA Al. Powstańców Warszawy 12 35-959 Rzeszów
JEDNOSTKA PROJEKTUJĄCA	POWERSUN Spółka z o.o. ul. Kowalska 9/2 20-115 Lublin
NAZWA PROJEKTU	Budowa awaryjnego zasilania serwerowni C i F

STADIUM PROJEKTU	PROJEKT WYKONAWCZY
BRANŻA	ELEKTRYCZNA


OBIEKT	Budynek C i F Politechniki Rzeszowskiej im. Ignacego Łukasiewicza w Rzeszowie, ul. M.C. Skłodowskiej 2, 35-959 Rzeszów nr ewid. działki 1654/6 w obrębie ewid. 207
TEMAT RYSUNKU	Budynek C - Rzut I piętra

ZESPÓŁ PROJEKTOWY			
FUNKCJA	TYTUŁ ZAWODOWY, IMIĘ I NAZWISKO	NR UPRAWNIEN	PODPIS
PROJEKTANT	mgr inż. Robert Wrona	LUB/0080/ PWOE/12	
SPECJALNOŚĆ SPRAWDZAJĄCEGO:	Instalacyjna w zakresie sieci instalacji i urządzeń elektrycznych i energetycznych		

DATA	NR RYSUNKU	REWIZJA	SKALA
06.2015	PBE-05	A	1:100


YKSY10X1,5MM2

YKSY10X1,5MM2

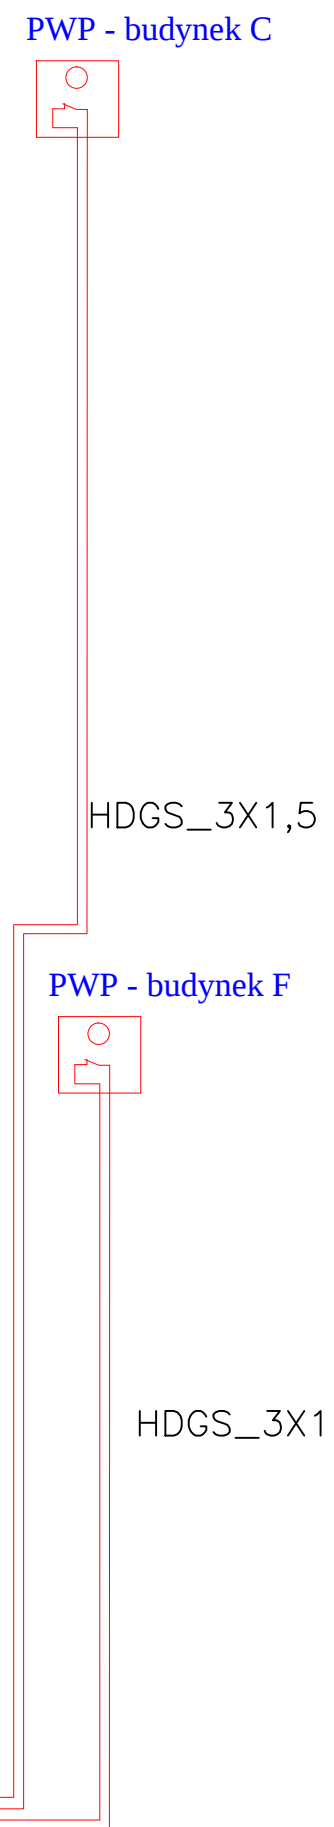


INWESTOR		POLITECHNIKA RZESZOWSKA Al. Powstańców Warszawy 1 35-959 Rzeszów	
JEDNOSTKA PROJEKTUJĄCA		POWERSON Spółka z o.o. ul. Kowalska 9/2 20-115 Lublin	
NAZWA PROJEKTU		Budowa awaryjnego zasilania serwerowni C I F	
STADIUM PROJEKTU			
PROJEKT WYKONAWCZY			
BRANŻA			
ELEKTRYCZNA			
OBIEKT		Budynek „C I F” Politechniki Rzeszowskiej im. Ignacego Łukasiewicza w Rzeszowie, ul. M.C. Skłodowskiej 2, 35-959 Rzeszów nr ewid. działki 1654/1 w obrębie ewid. 207	
TEMAT RYSUNKU		Schemat automatyki	
ZESPÓŁ PROJEKTOWY			
FUNKCJA	TYTUŁ ZAWODOWY, IMIE I NAZWISKO		NR UPRAWNIENIA
PROJEKTANT	mgr inż. Robert Wrono		LUB/0080/ PW0E/12
SPECJALNOŚĆ SPRAWDZAJĄCEGO:		Instalacyjna w zakresie sieci instalacji i urządzeń elektrycznych i energetycznych	
DATA		NR RYSUNKU	REWIZJA
06.2015		PWE-06	A


RZUT PRZYZIEMIA

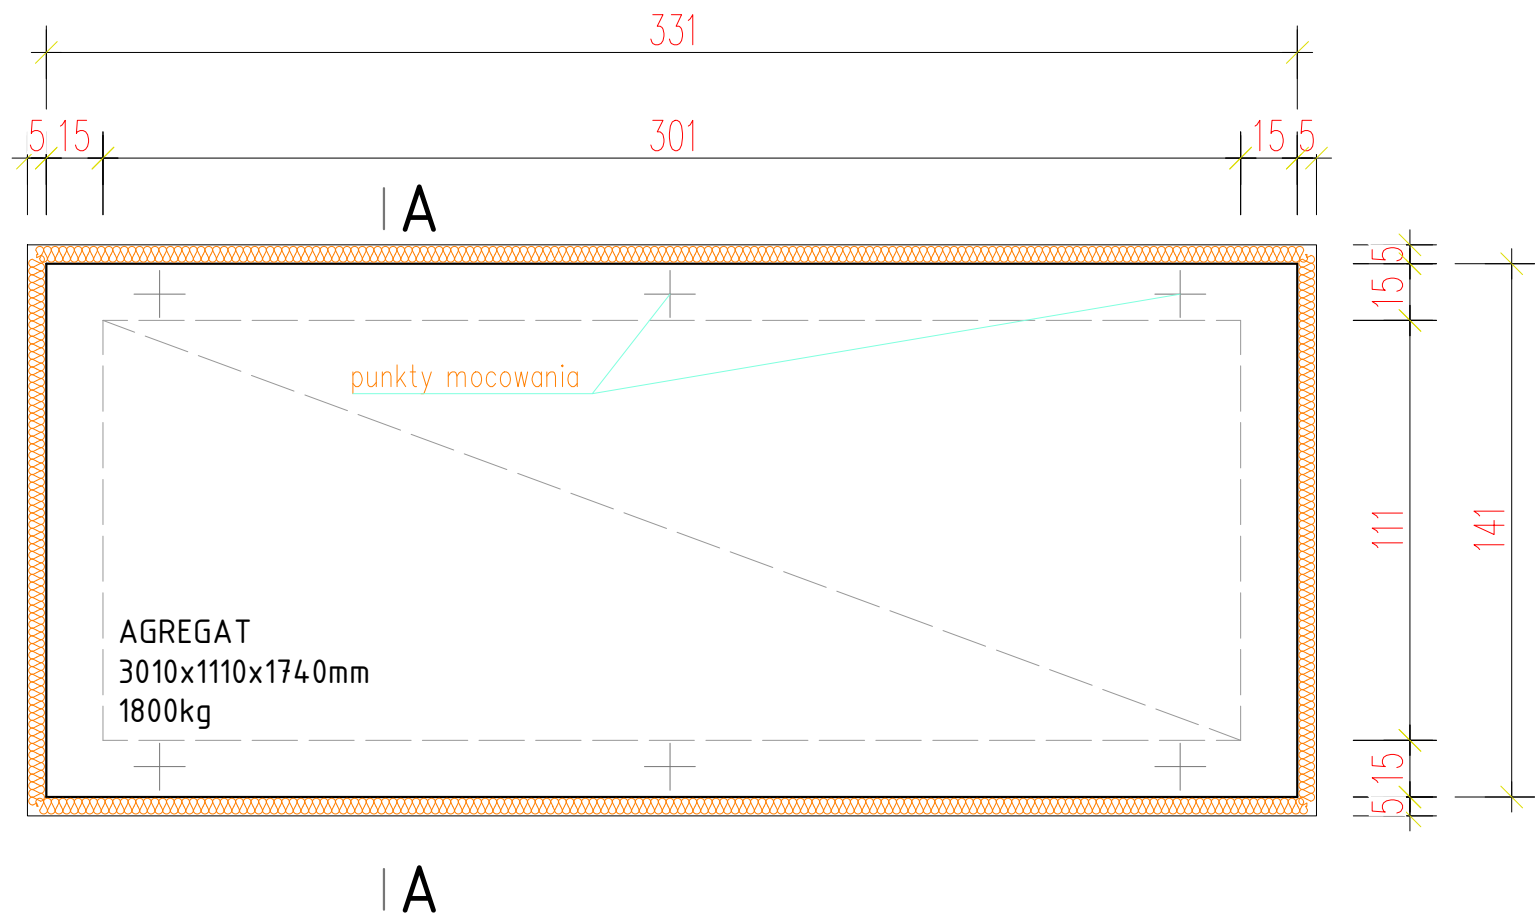

PRZEKRÓJ A-A

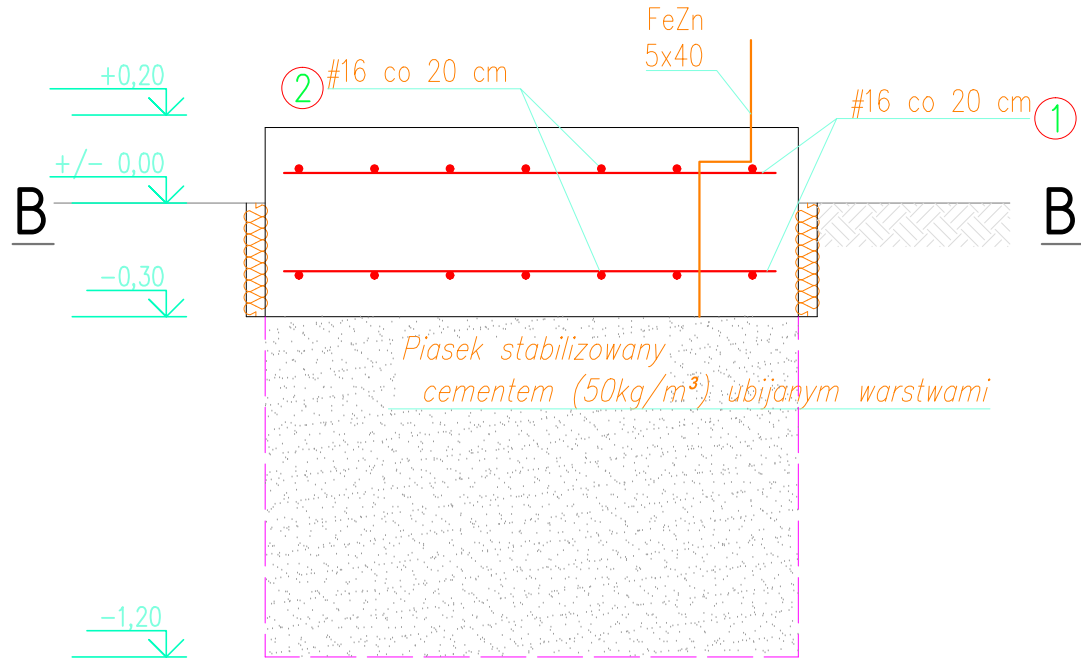

PRZEKRÓJ B-B

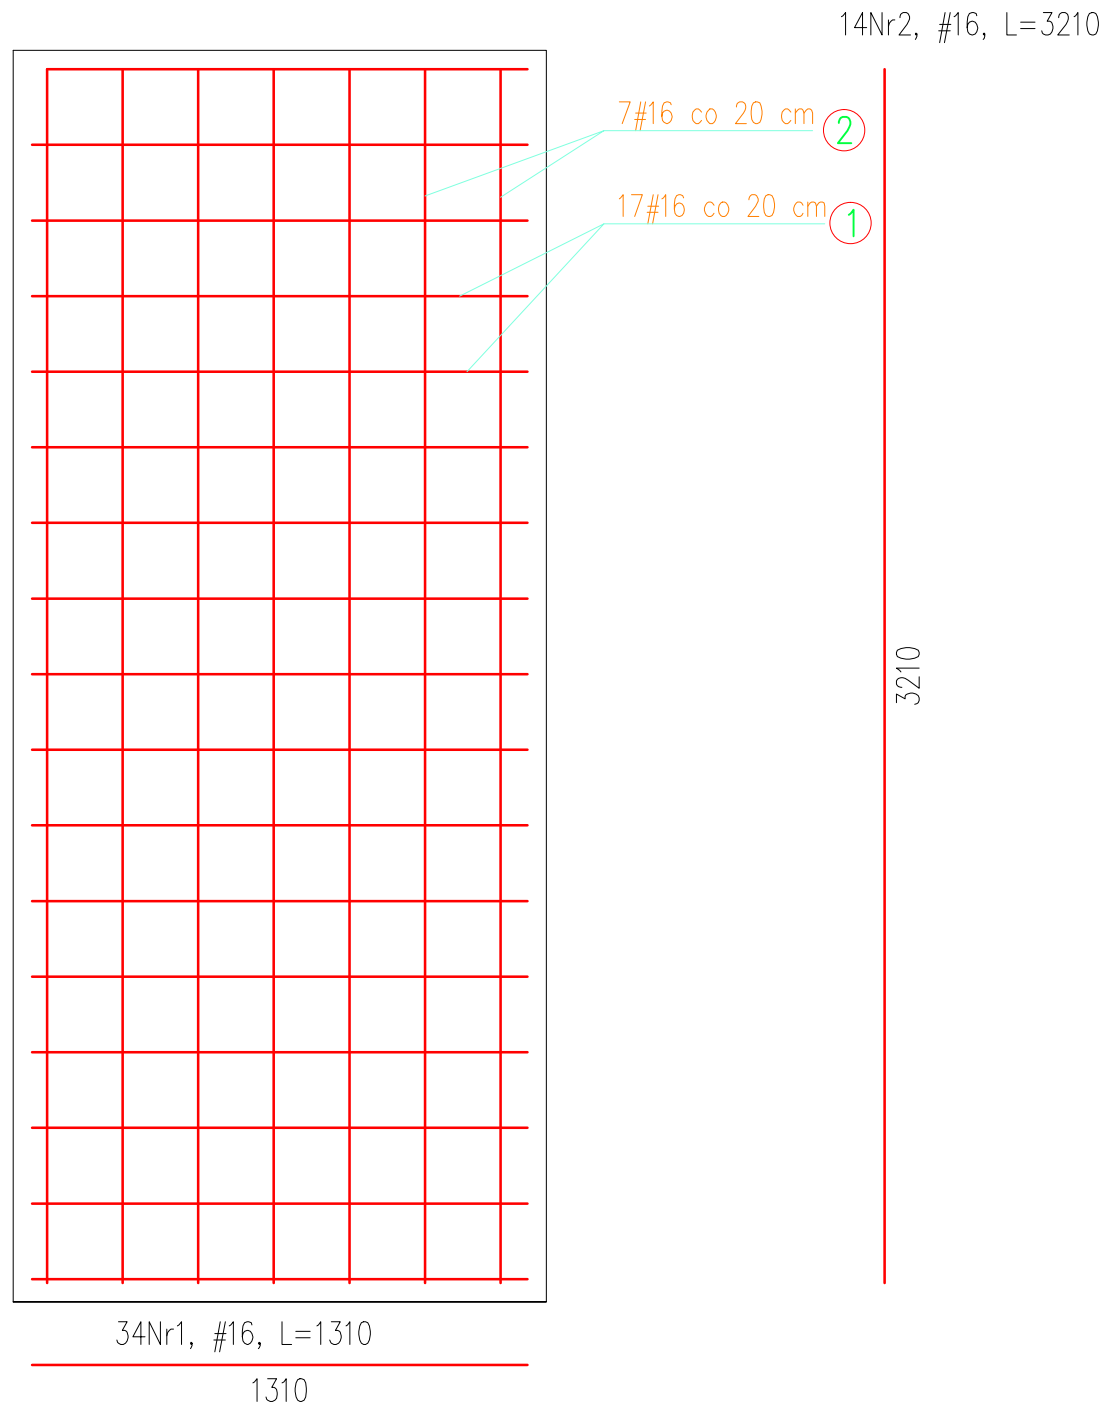

ZESTAWIENIE STALI ZBROJENIOWEJ FUNDAMENTÓW				
nr pręta	średnica	długość	ilość	długość całkowita
				RB500W
	[mm]	[mm]	[szt.]	#16
1	16	1310	34	44,54
2	16	3210	14	44,94
długość całkowita [m]				89,48
masa jednostkowa [kg/m]				1,59
masa [kg]				142,27
masa całkowita [kg]				142,27

UWAGI:

- beton C20/25
- stal AIIIIN (RB500W)

- powierzchnia fundamentu gładka, wypoziomowana, bez kotew montażowych
- mocowanie agregatu do fundamentu poprzez kotki rozporowe w trakcie montażu agregatu
- płytę posadzić na piasku stabilizowanym cementem (50kg/m³) ubijanym warstwami do gruntu nośnego
- otulina płyty -10 cm
- wymiary w centymetrach
- poziom odniesienia ±0.000 = 212,7

INWESTOR	POLITECHNIKA RZESZOWSKA Al. Powstańców Warszawy 12 35-959 Rzeszów		
JEDNOSTKA PROJEKTUJĄCA	POWERSUN Spółka z o.o. ul. Kowalska 9/2 20-115 Lublin		
NAZWA PROJEKTU	Budowa awaryjnego zasilania serwerowni C i F		
STADIUM PROJEKTU			
PROJEKT WYKONAWCZY			
BRANŻA			
KONSTRUKCYJNA			
OBIEKT	Budynek „C i F” Politechniki Rzeszowskiej im. Ignacego Łukasiewicza w Rzeszowie, ul. M.C. Skłodowskiej 2, 35-959 Rzeszów nr ewid. działki 1654/6 w obrębie ewid. 207		
TEMAT RYSUNKU			
Fundament agregatu			
ZESPÓŁ PROJEKTOWY			
FUNKCJA	TYTUŁ ZAWODOWY, IMIĘ I NAZWISKO	NR UPRAWNIEN	PODPIS
PROJEKTANT	mgr inż. Ireneusz Górny	2276/Lb/74	
SPECJALNOŚĆ PROJEKTANTA	Konstrukcyjno-inżynierska		
OPRACOWUJĄCY	mgr inż. Aleksandra Augustynowicz	-	
SPECJALNOŚĆ OPRACOWUJĄCEGO	Konstrukcyjno-budowlana		
DATA	NR RYSUNKU	REWIZJA	SKALA
06.2015	K-01	A	1:20