


PRZEKRÓJ A-A

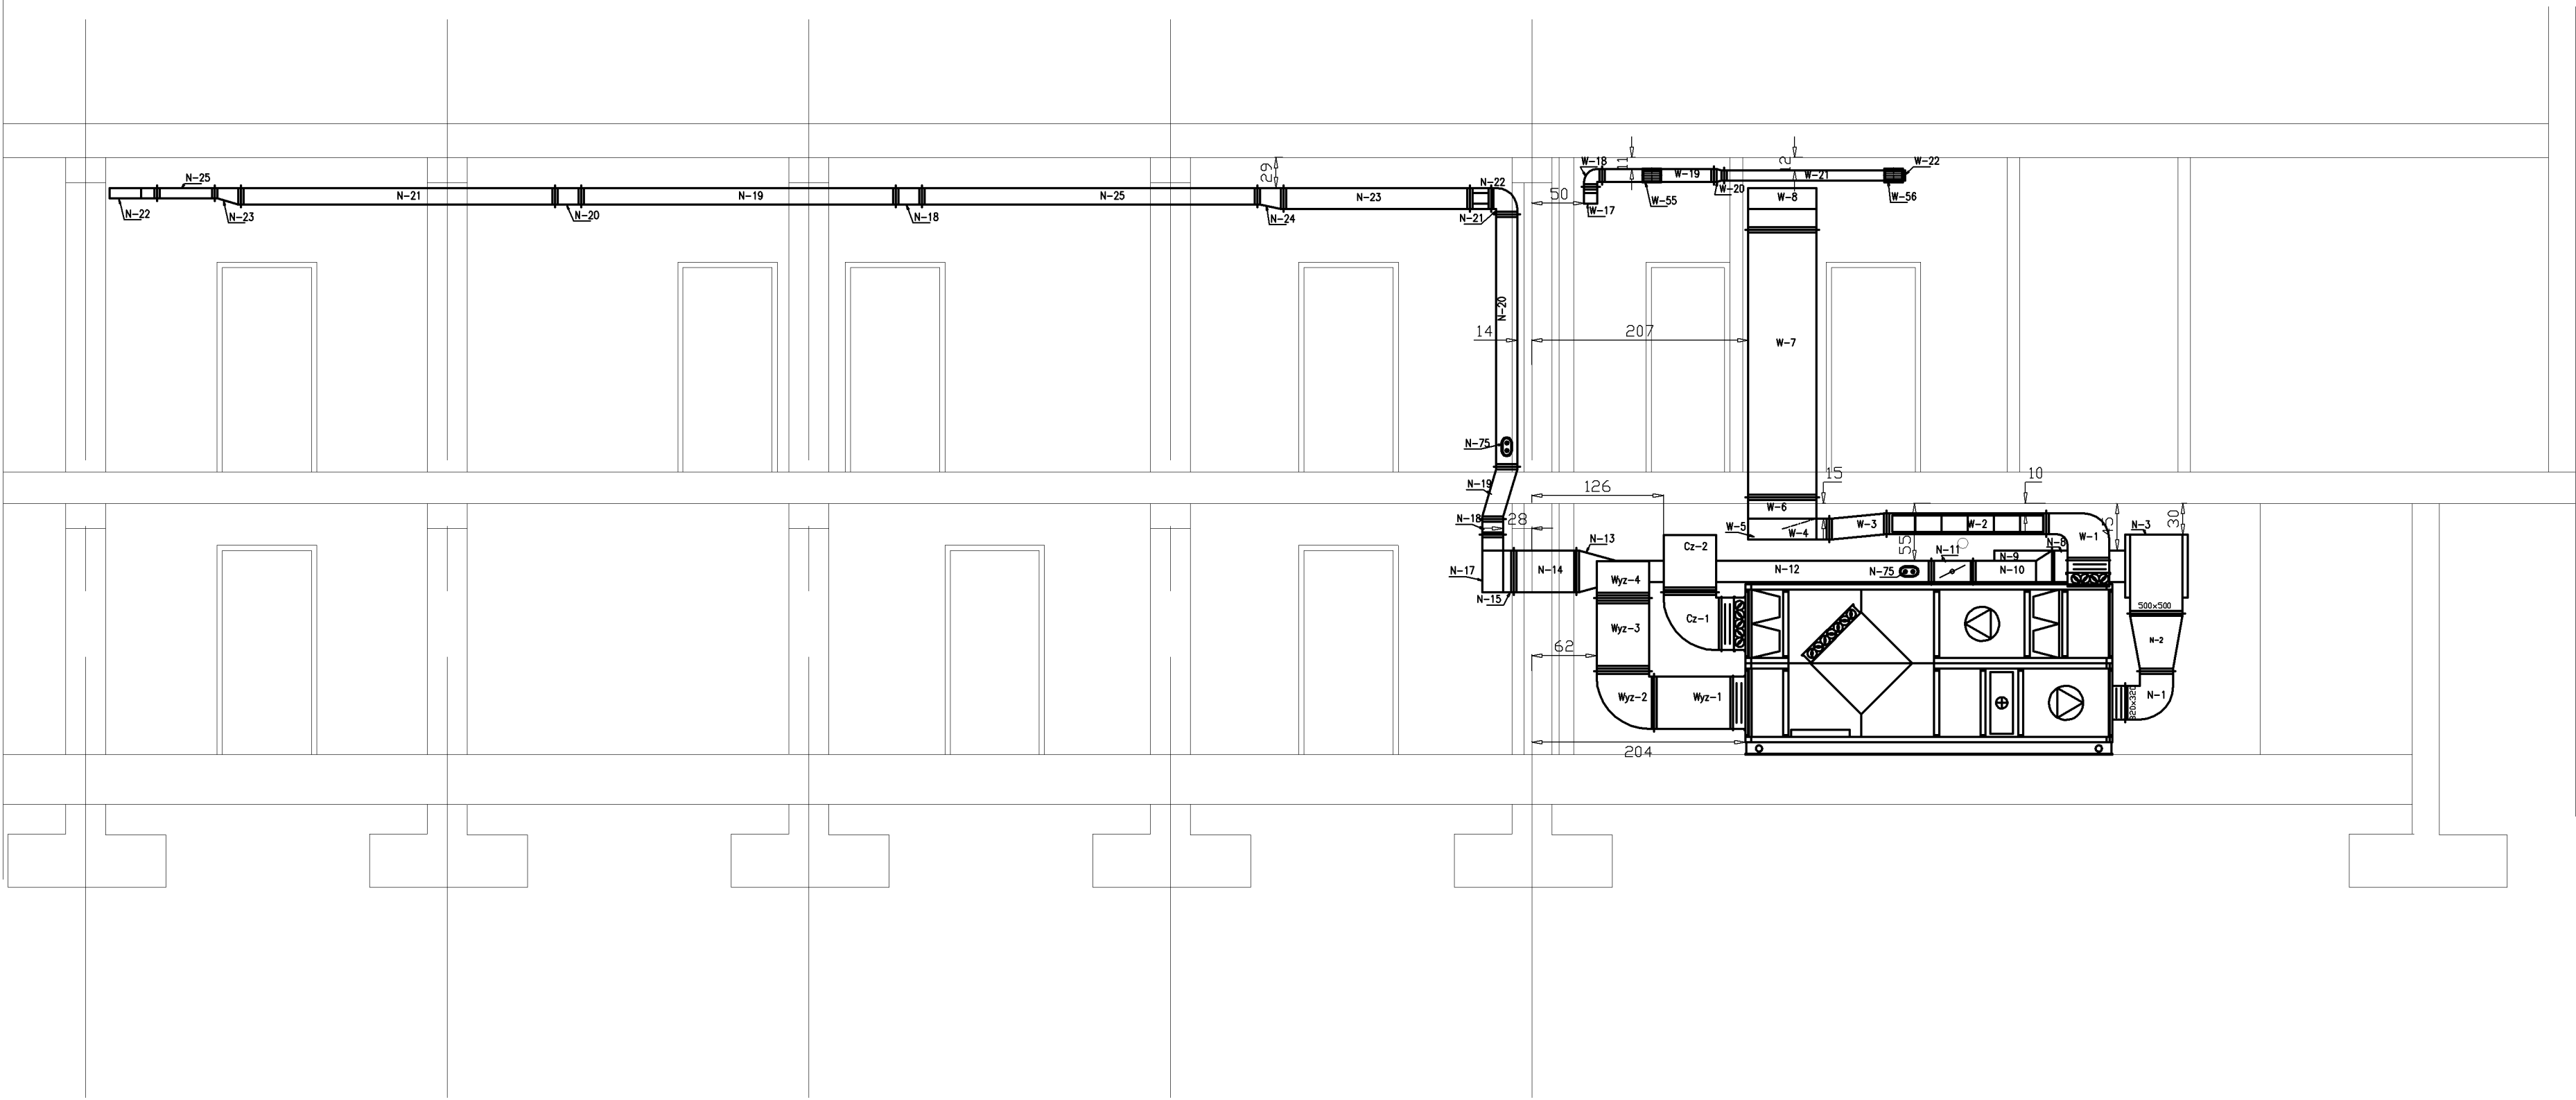

Instalatorstwo Sanitarne - Projektowanie i Wykonawstwo inż. Aleksander Jamrozek Pracownia projektowa: Rzeszów, ul. Instalatorów 3				
Inwestor:	Politechnika Rzeszowska 35-959 Rzeszów ul. Wincentego Pola 2			
Nazwa i adres obiektu:	Politechnika Rzeszowska 35-959 Rzeszów ul. Wincentego Pola 2, Budynek F Drukarnia			
Przedmiot opracowania:	Projekt wykonawczy wentylacji mechanicznej dla Drukarni w bud. F Politechniki Rzeszowskiej			Skala 1:50
Nazwa rysunku:	PRZEKRÓJ A-A			Nr rysunku 4
Zespół projektowy:	Imię, Nazwisko	Nr uprawnień	Data:	Podpis:
Projektował:	inż. A. Jamrozek	168/71	09. 2008	
Opracował:	mgr inż. D. Mirowski	-	09. 2008	
Sprawdził:	mgr inż. K. Skwarczowski	128/73	09. 2008	