


PRZEKRÓJ C-C

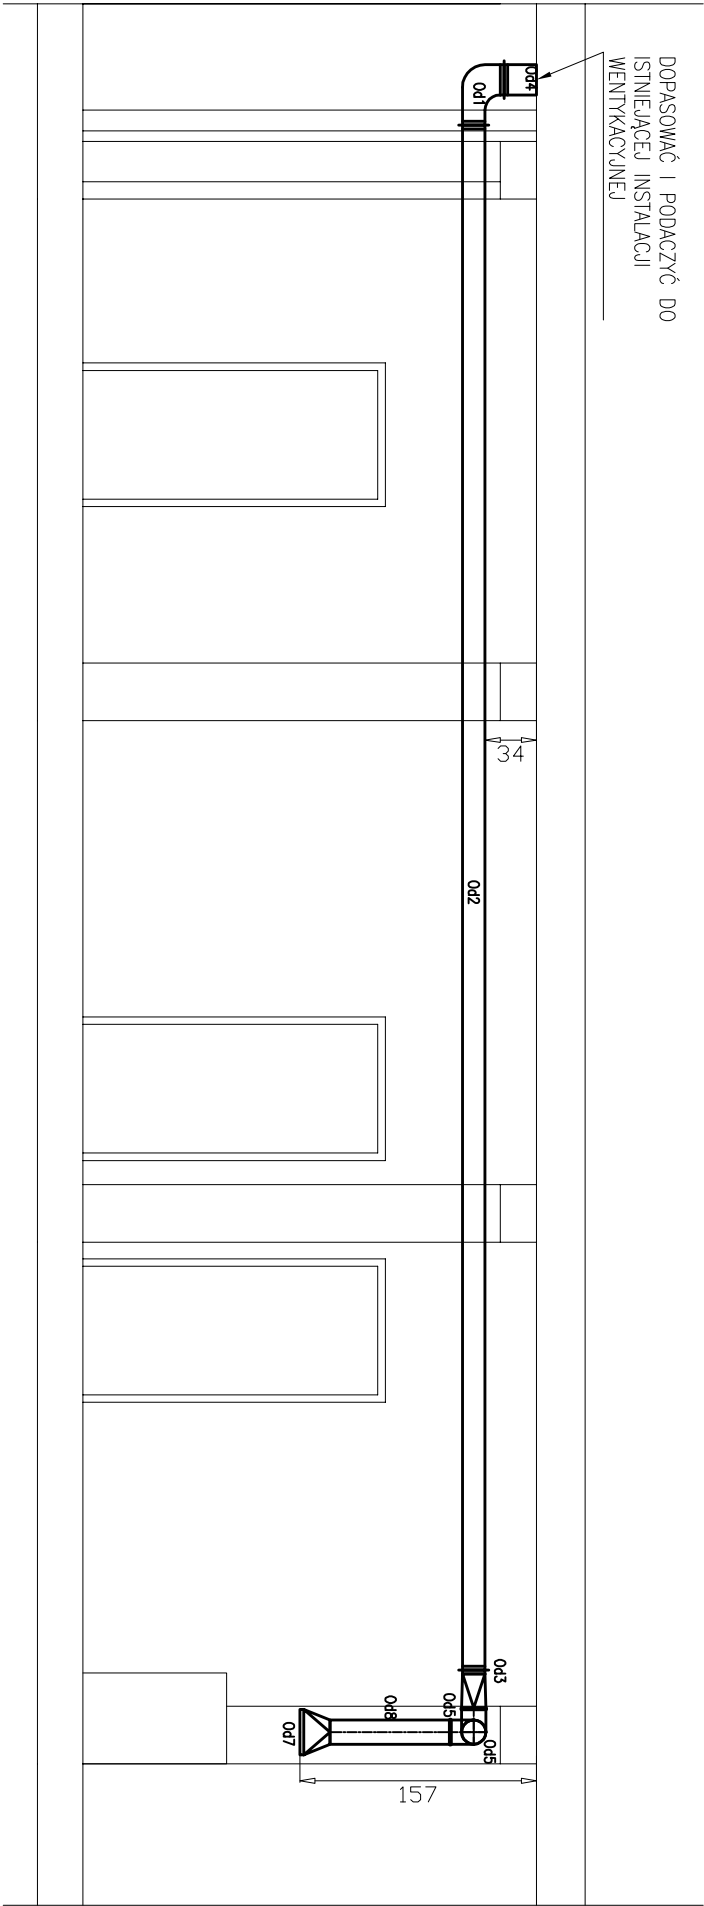

Instalatorstwo Sanitarne - Projektowanie i Wykonawstwo inż. Aleksander Jamrozek					
Pracownia projektowa: Rzeszów, ul. Instalatorów 3					
Inwestor:	Politechnika Rzeszowska 35-959 Rzeszów ul. Wincentego Pola 2				
Nazwa i adres obiektu:	Politechnika Rzeszowska 35-959 Rzeszów ul. Wincentego Pola 2, Budynek F Drukarnia				
Przedmiot opracowania:	Projekt wykonawczy wentylacji mechanicznej dla Drukarni w bud. F Politechniki Rzeszowskiej				Skala 1:50
Nazwa rysunku:	PRZEKRÓJ C-C				Nr rysunku 6
Zespół projektowy:	Imię, Nazwisko	Nr uprawnień		Data:	Podpis:
Projektował:	inż. A. Jamrozek	168/71		09. 2008	
Opracował:	mgr inż. D. Mirowski	-		09. 2008	
Sprawił:	mgr inż. K. Skwarczowski	128/73		09. 2008	