


**BUDYNEK LABORATORIUM Z KANAŁEM DIAGNOSTYCZNYM
DLA POTRZEB KATEDRY SILNIKÓW SPALINOWYCH I TRANSPORTU
POLITECHNIKI RZESZOWSKIEJ
DZIAŁKA NR 1775/58 obr.207
RZESZÓW, AL. POWSTAŃCÓW WARSZAWY**

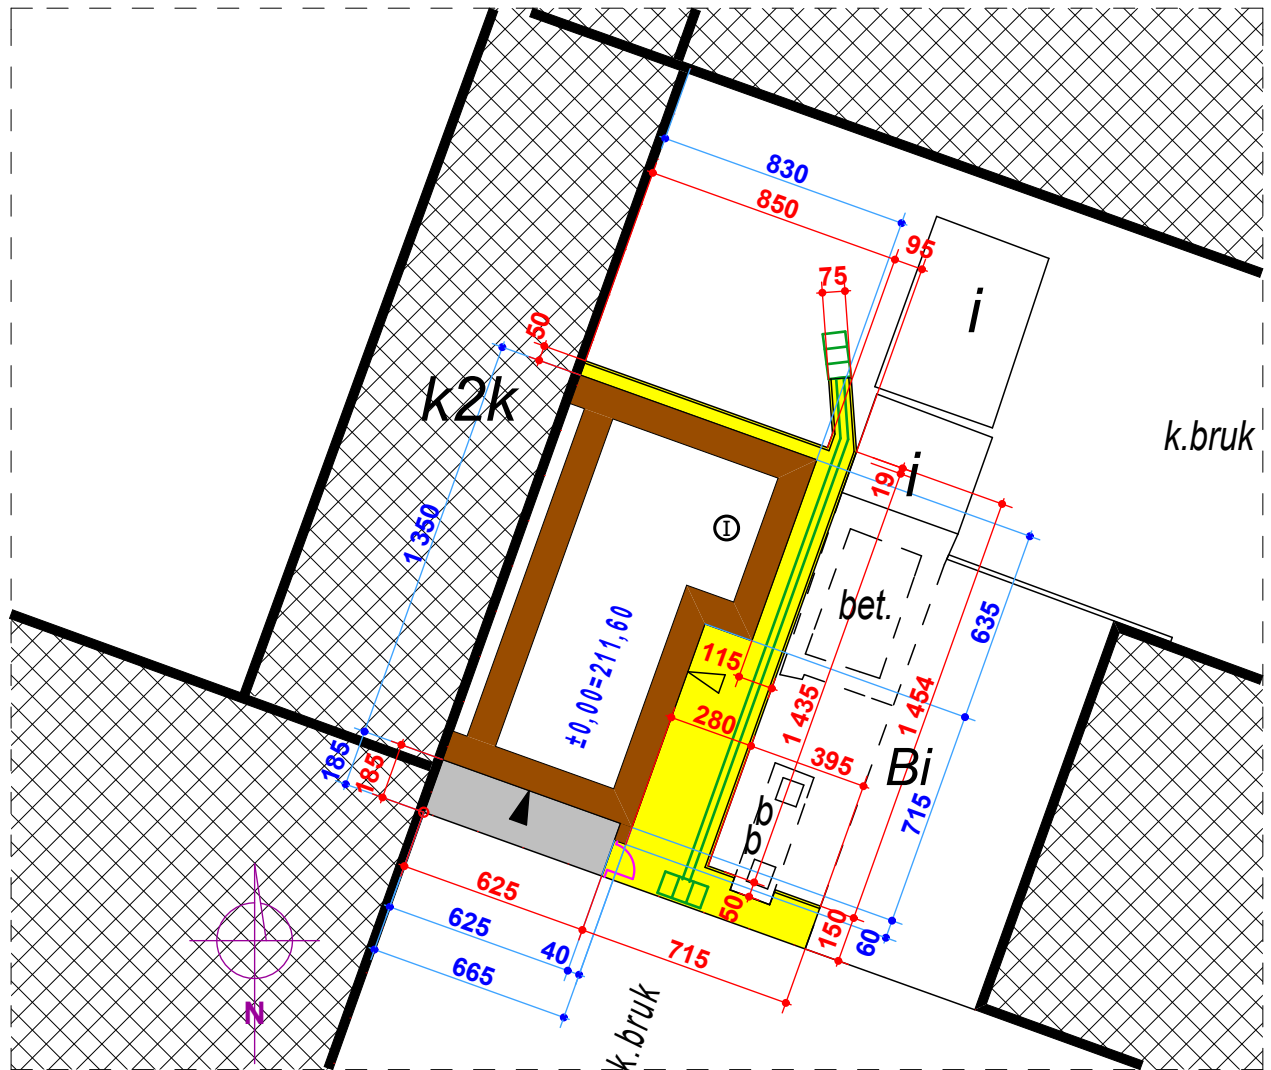

BUDYNKI ISTNIEJĄCE



BUDYNEK PROJEKTOWANY

±0,00=211,60 mnpm

PROJEKTOWANY POZIOM
POSADZKI PARTERU W BUDYNKU

PROJEKTOWANE NAWIERZCHNIE
Z KOSTKI BETONOWEJ



CIĄG JEZDNY: WJAZD DO BUDYNKU
KOSTKA gr. 8 cm, POW. 11,6 m²



CIĄG PIESZY: CHODNIK
KOSTKA gr. 6 cm, POW. 42,7 m² (brutto)



PROJEKTOWANE KRATY DESZCZOWE
i ODWODNIENIE LINIOWE

BIURO INWESTYCYJNE "PRO - INVEST"

Inwestor: POLITECHNIKA RZESZOWSKA im. I.ŁUKASIEWICZA
35-329 RZESZÓW, AL. POWSTAŃCÓW WARSZAWY 12

adres: RZESZÓW,
AL. POWSTAŃCÓW WARSZAWY
DZ. NR EW. 1775/58 obr.207

stadium: PW

obiekt: BUDOWA BUDYNKU LABORATORIUM
Z KANAŁEM DIAGNOSTYCZNYM
DLA POTRZEB KATEDRY
SILNIKÓW SPALINOWYCH I TRANSPORTU
POLITECHNIKI RZESZOWSKIEJ

PROJEKT ZAGOSPODAROWANIA TERENU -
UKŁAD PROJEKTOWANYCH NAWIERZCHNI

projektant:
mgr inż.arch.Wiesław Gorczak upr. A-246/88

skala: 1:250

sprawdzający:
mgr inż.arch.Grzegorz Słapiński upr. A-24/87

lipiec 2015

nr rys.ZT 2