


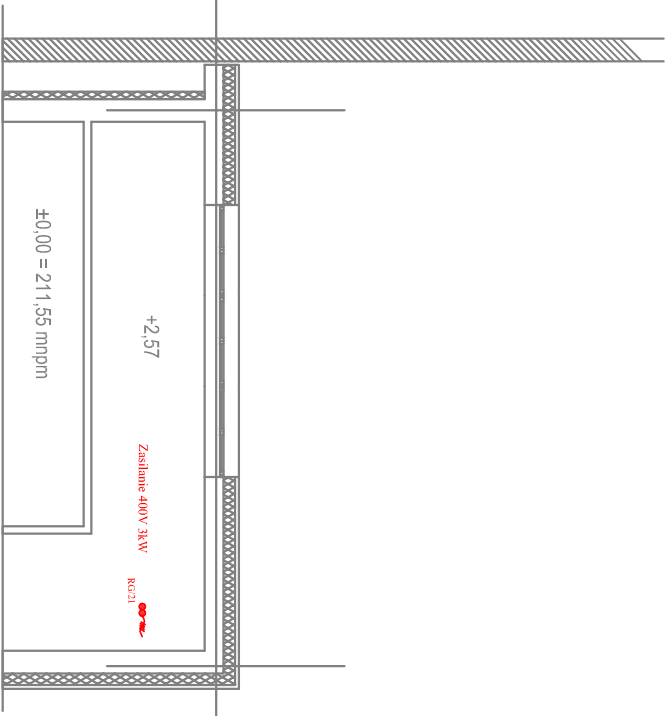

RZUT PRZYZIEMIA
1:100

- PE** - punkt elektryczno-logiczny; zestaw gniazd: 2xRJ45+2x230V
- PD** - szafka teletechniczna

BIURO INWESTYCYJNE "PRO - INVEST"	
Inwestor: POLITECHNIKA RZESZOWSKA Im. J.ŁUKASIEWICZA 36-329 RZESZÓW, AL. POWSTANCÓW WARSZAWY 12	
adres: RZESZÓW, AL. POWSTANCÓW WARSZAWY DZ. NR EW. 1775/68 obr.207	stadion: PW
obiekt: BUDOWA BUDYNKU LABORATORIUM Z KANAŁEM DIAGNOSTYCZNYM DLA POTRZEB KATEDRY SILNIKÓW SPALINOWYCH I TRANSPORTU POLITECHNIKI RZESZOWSKIEJ	
Instalacja zasilania urządzeń i gniazd	
projektant: mgr inż. Kazimierz Pomianek	skala: 1:100
sprawdzający: mgr inż. Zdzisław Pomianek	czerwiec 2015
upr. 23/172	nr rys. E02