


Instalacja odgromowa

- zwody poziome na uchwytach dystansowych
- dFeZn Ø 8
- złącze kontrolne instalacji odgromowej
- iglica wolnostojąca h=3m
- uzium fundamentowy - bednarka FeZn30x4

- wypust zasilający 1-fazowy 230V
- wypust zasilający 3-fazowy 400V

RZUT DACHU
1:100

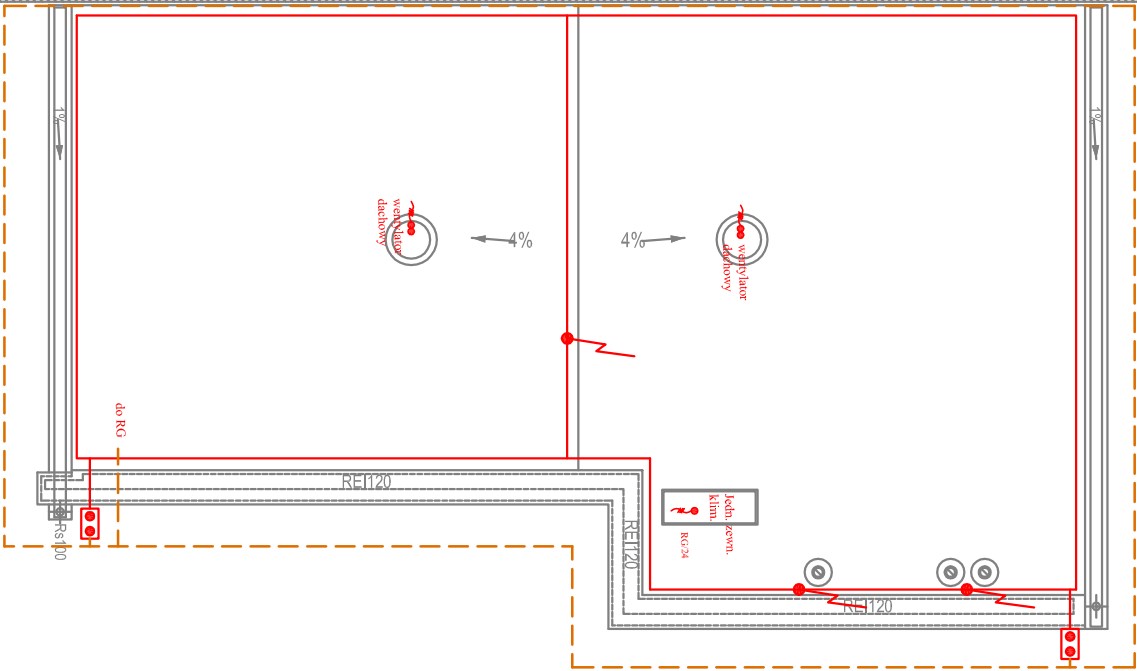

BIURO INWESTYCYJNE "PRO - INVEST"			
Inwestor:		POLITECHNIKA RZESZOWSKA im. LUKASIEWICZA 35-329 RZESZÓW, AL. POWSTAŃCÓW WARSZAWY 12	
adres:		RZESZÓW, AL. POWSTAŃCÓW WARSZAWY DZ. NR EW. 1775/58 obr.207	
obiekt:		BUDOWA BUDYNKU LABORATORIUM Z KANAŁEM DIAGNOSTYCZNYM DLA POTRZEB KATEDRY SIŁNIKÓW SPALINOWYCH I TRANSPORTU POLITECHNIKI RZESZOWSKIEJ	
RZUT DACHU - instalacja odgromowa + zasilanie urządzeń			
projektant: mgr inż. Kazimierz Pomianek		skala: 1:100	
sprawdzający: mgr inż. Zdzisław Pomianek		czerwiec 2015	
upr. 180/70		nr rys. E05	
upr. 231/72			