
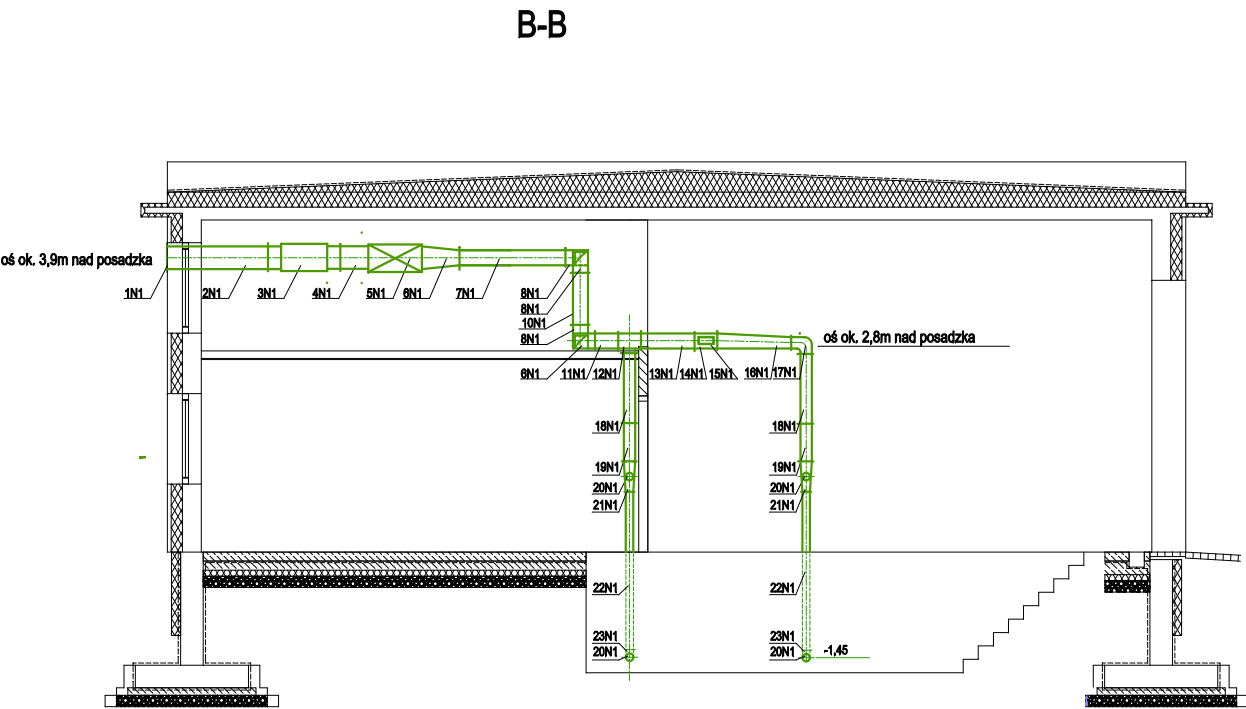


PRZEKROJE A-A B-B
1:100

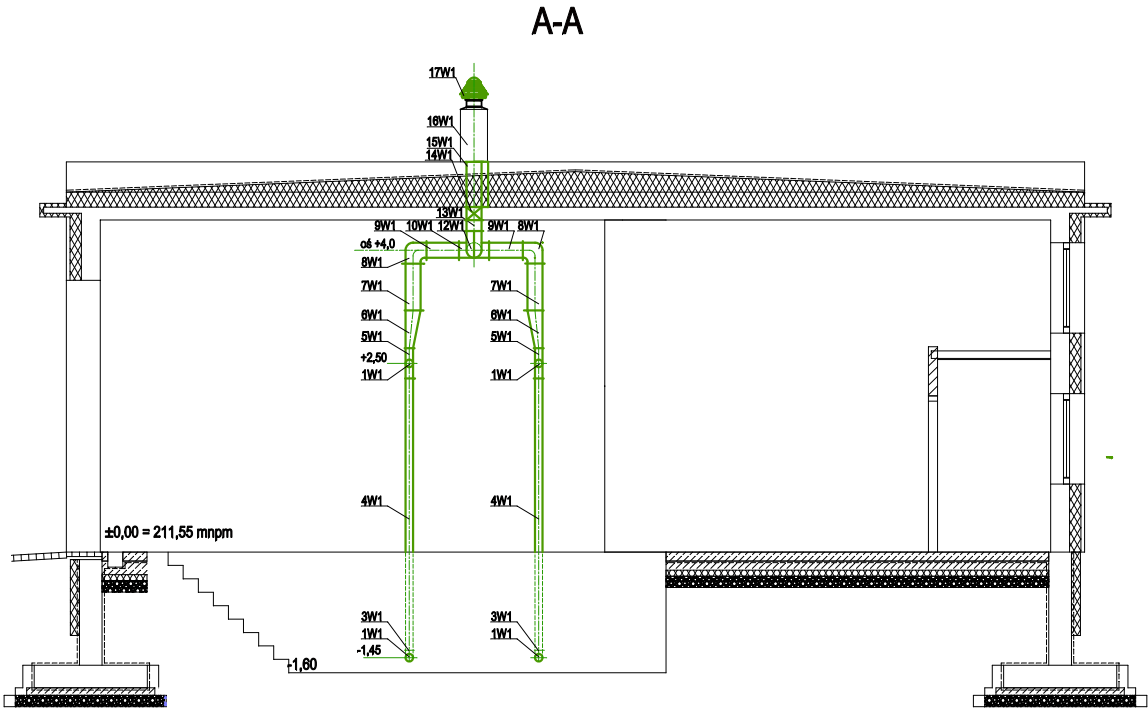

BIURO INWESTYCYJNE "PRO - INVEST"		
Inwestor: POLITECHNIKA RZESZOWSKA im. I.ŁUKASIEWICZA 35-329 RZESZÓW, AL. POWSTAŃCÓW WARSZAWY 12		
adres: RZESZÓW, AL. POWSTAŃCÓW WARSZAWY DZ. NR EW. 1775/58 obr.207		stadium: PW
obiekt: BUDOWA BUDYNKU LABORATORIUM Z KANAŁEM DIAGNOSTYCZNYM DLA POTRZEB KATEDRY SIŁNIKÓW SPALINOWYCH I TRANSPORTU POLITECHNIKI RZESZOWSKIEJ		
Przekroje - instalacja wentylacji		
projektant: mgr Inz. Ewa Wierzyńska upr. S-121/87		skala: 1:100
sprawdzający: mgr Inz. Witold Chmura upr. 5/96		06 - 2015
		nr rys.W 2