



RZUT PRZYZIEMIA
1:100

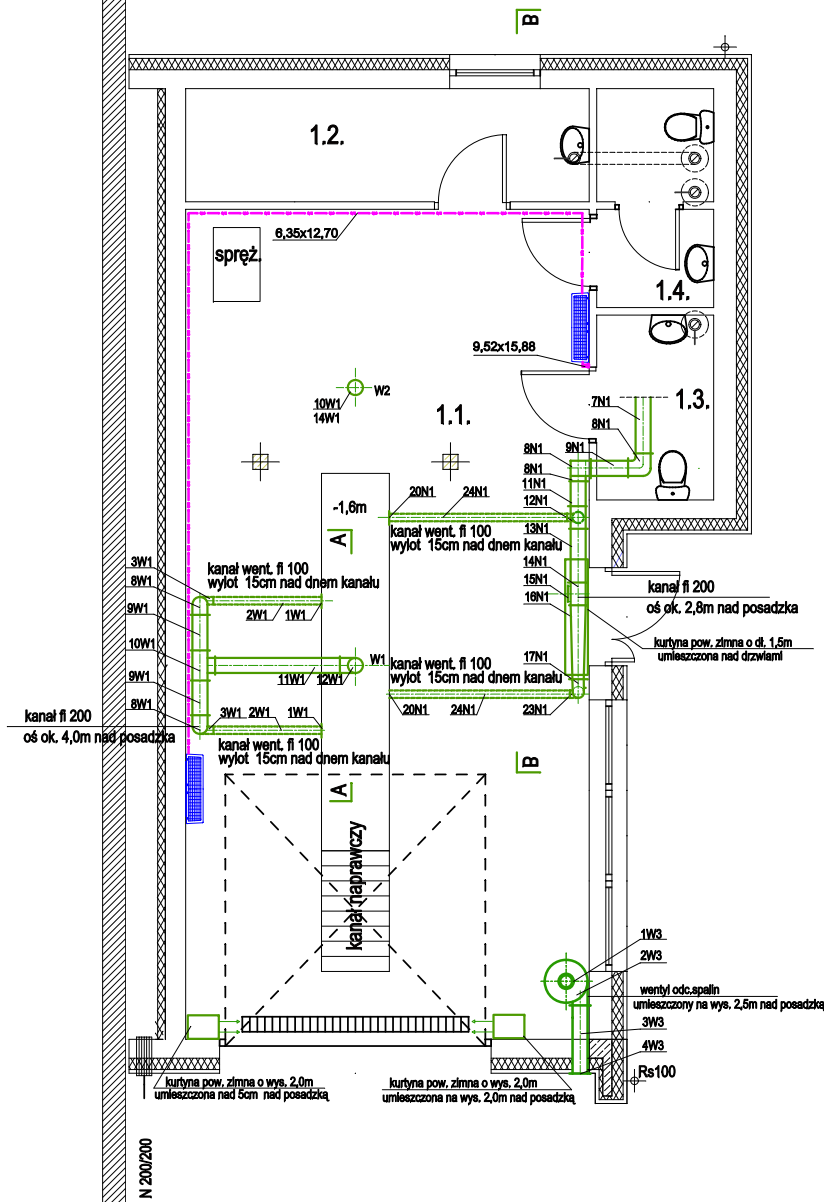


RZUT POZIOM +3,00
1:100

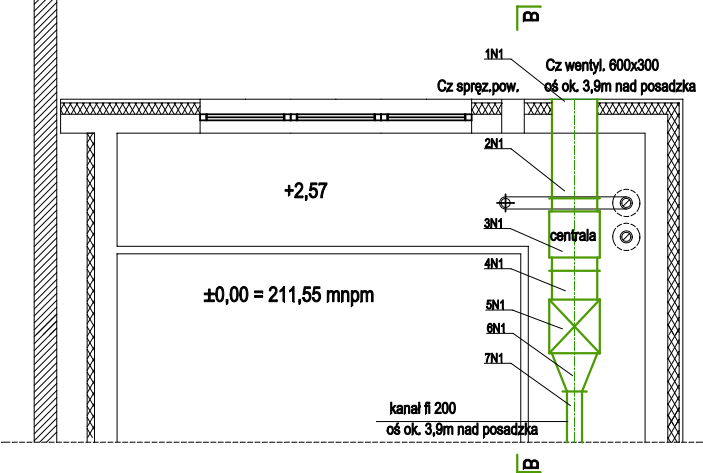

1.1.	WARSZTAT	PŁYTKI GRESOWE	PU=59,0 m2
1.2.	POKÓJ SOCJALNY	PŁYTKI GRESOWE	PU=8,0 m2
1.3.	WCD + NPS	PŁYTKI GRESOWE	PU=3,8 m2
1.4.	WCM + PRZEDSIONEK	PŁYTKI GRESOWE	PU=4,5 m2
RAZEM			PU=75,3 m2

-  jednostki chłodnicze scienne wewnętrzne po 3.5kW
-  jednostka chłodnicza zewnętrzna zlokalizowana na stropie budynku
-  Wentylator odciagu spalin

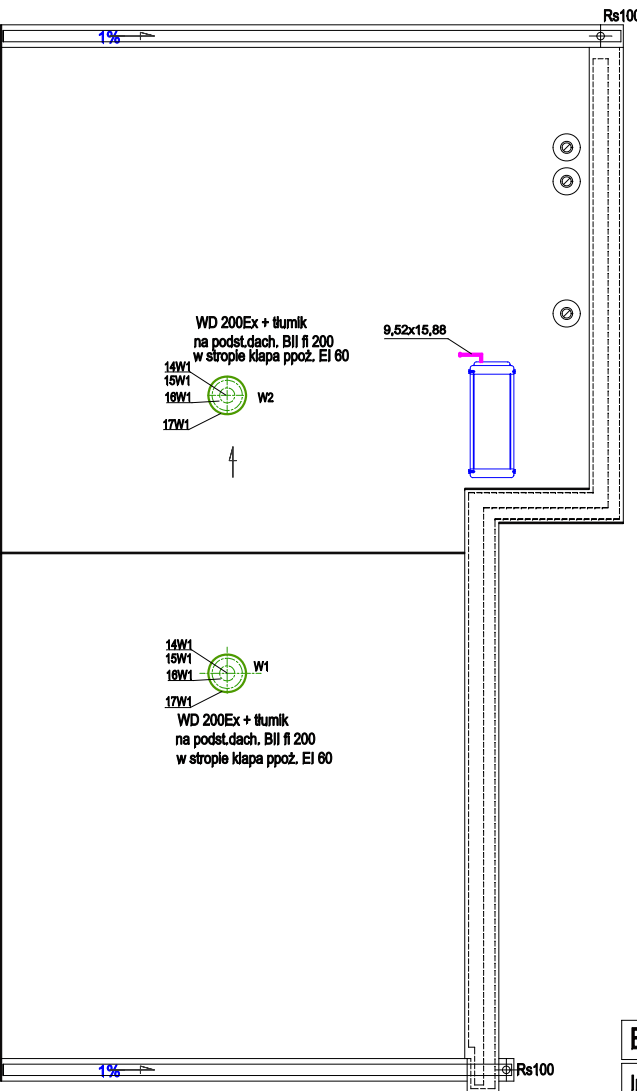

BIURO INWESTYCYJNE "PRO - INVEST"

Inwestor: POLITECHNIKA RZESZOWSKA im. I.ŁUKASIEWICZA
35-329 RZESZÓW, AL. POWSTAŃCÓW WARSZAWY 12

adres: RZESZÓW,
AL. POWSTAŃCÓW WARSZAWY
DZ. NR EW. 1775/58 obr.207

stadium: PW

obiekt: BUDOWA BUDYNKU LABORATORIUM
Z KANAŁEM DIAGNOSTYCZNYM
DLA POTRZEB KATEDRY
SILNIKÓW SPALINOWYCH I TRANSPORTU
POLITECHNIKI RZESZOWSKIEJ

RZUTY - instalacja wentylacji

projektant:
mgr Inz. Ewa Wierzyńska upr. S-121/87

skala: 1:100

sprawdzający:
mgr Inz. Witold Chmura upr. 5/96

06 - 2015

nr rys.W 1