


RZUT PRZYZIEMIA 1:100

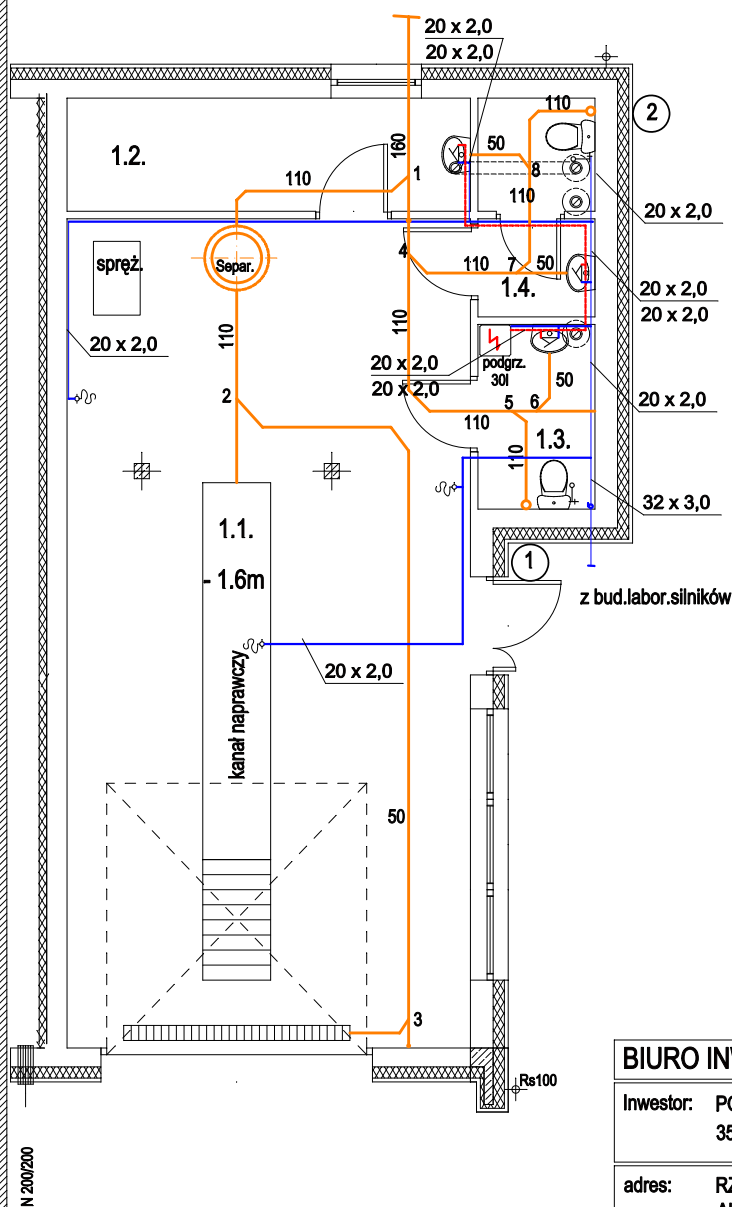

BIURO INWESTYCYJNE "PRO - INVEST"

Inwestor: POLITECHNIKA RZESZOWSKA im. I.ŁUKASIEWICZA
35-329 RZESZÓW, AL. POWSTAŃCÓW WARSZAWY 12

adres: RZESZÓW,
AL. POWSTAŃCÓW WARSZAWY
DZ. NR EW. 1775/58 obr.207

stadium: PW

obiekt: BUDOWA BUDYNKU LABORATORIUM
Z KANAŁEM DIAGNOSTYCZNYM
DLA POTRZEB KATEDRY
SILNIKÓW SPALINOWYCH I TRANSPORTU
POLITECHNIKI RZESZOWSKIEJ

RZUT PRZYZIEMIA - instalacja wod-kan.

projektant:
mgr Inz. Ewa Wierzyńska upr. S-121/87

skala: 1:100

sprawdzający:
mgr Inz. Witold Chmura upr. 5/96

marzec 2015

nr rys.WK1