


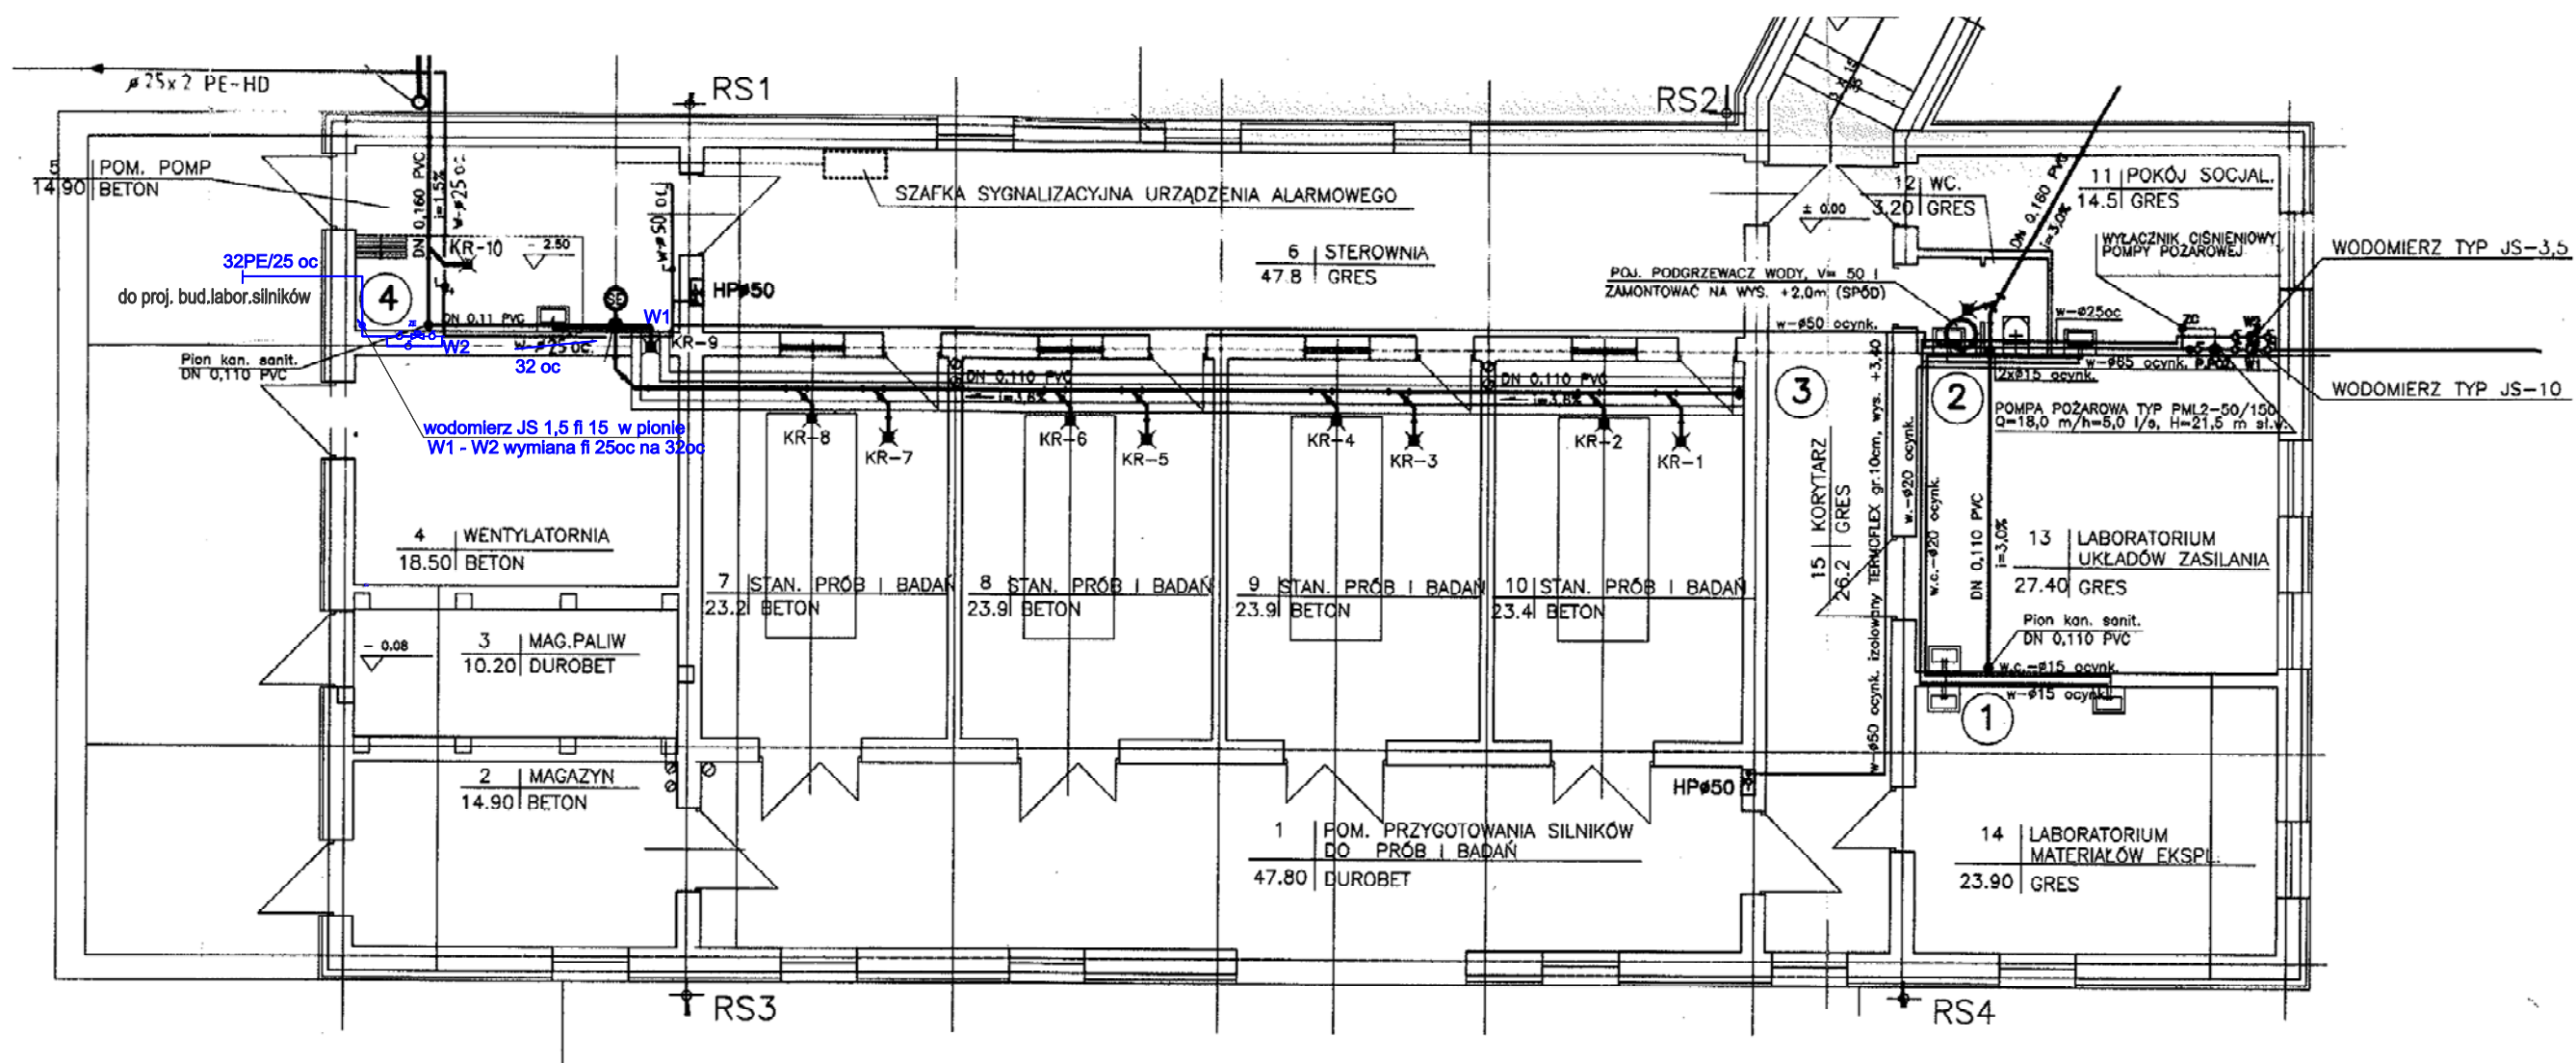

BIURO INWESTYCYJNE "PRO - INVEST"		
Inwestor: POLITECHNIKA RZESZOWSKA Im. I.ŁUKASIEWICZA 35-329 RZESZÓW, AL. POWSTAŃCÓW WARSZAWY 12		
adres: RZESZÓW, AL. POWSTAŃCÓW WARSZAWY DZ. NR EW. 1775/58 obr.207		stadium: PW
obiekt: BUDOWA BUDYNKU LABORATORIUM Z KANAŁEM DIAGNOSTYCZNYM DLA POTRZEB KATEDRY SILNIKÓW SPALINOWYCH I TRANSPORTU POLITECHNIKI RZESZOWSKIEJ		
RZUT PRZYZIEMIA ISTN.LABORATORIUM - instalacja wod-kan.		
projektant: mgr inż. Ewa Wierzyńska		skala: 1:100
upr. S-121/87		marzec 2015
sprawdzający: mgr inż. Witold Chmura		nr rys.WK2
upr. 5/96		