


do istniejącej szafy GPD
kortko kablowe KT 100/60
prowadzenie w przestrzeni sufitu podwieszanego

- kabel światłowodowy jednomodowy 8-żył
- kabel światłowodowy wielomodowy 8-żył
- kabel telefoniczny YTKSY 53x2x0,5
- kabel magistrali ekspanderów YTKSY 4x2x0,8
- kabel magistrali manipulatorów YTKSY 4x2x0,8
- kabel YTKSY 3x2x0,5 system przyzywowy

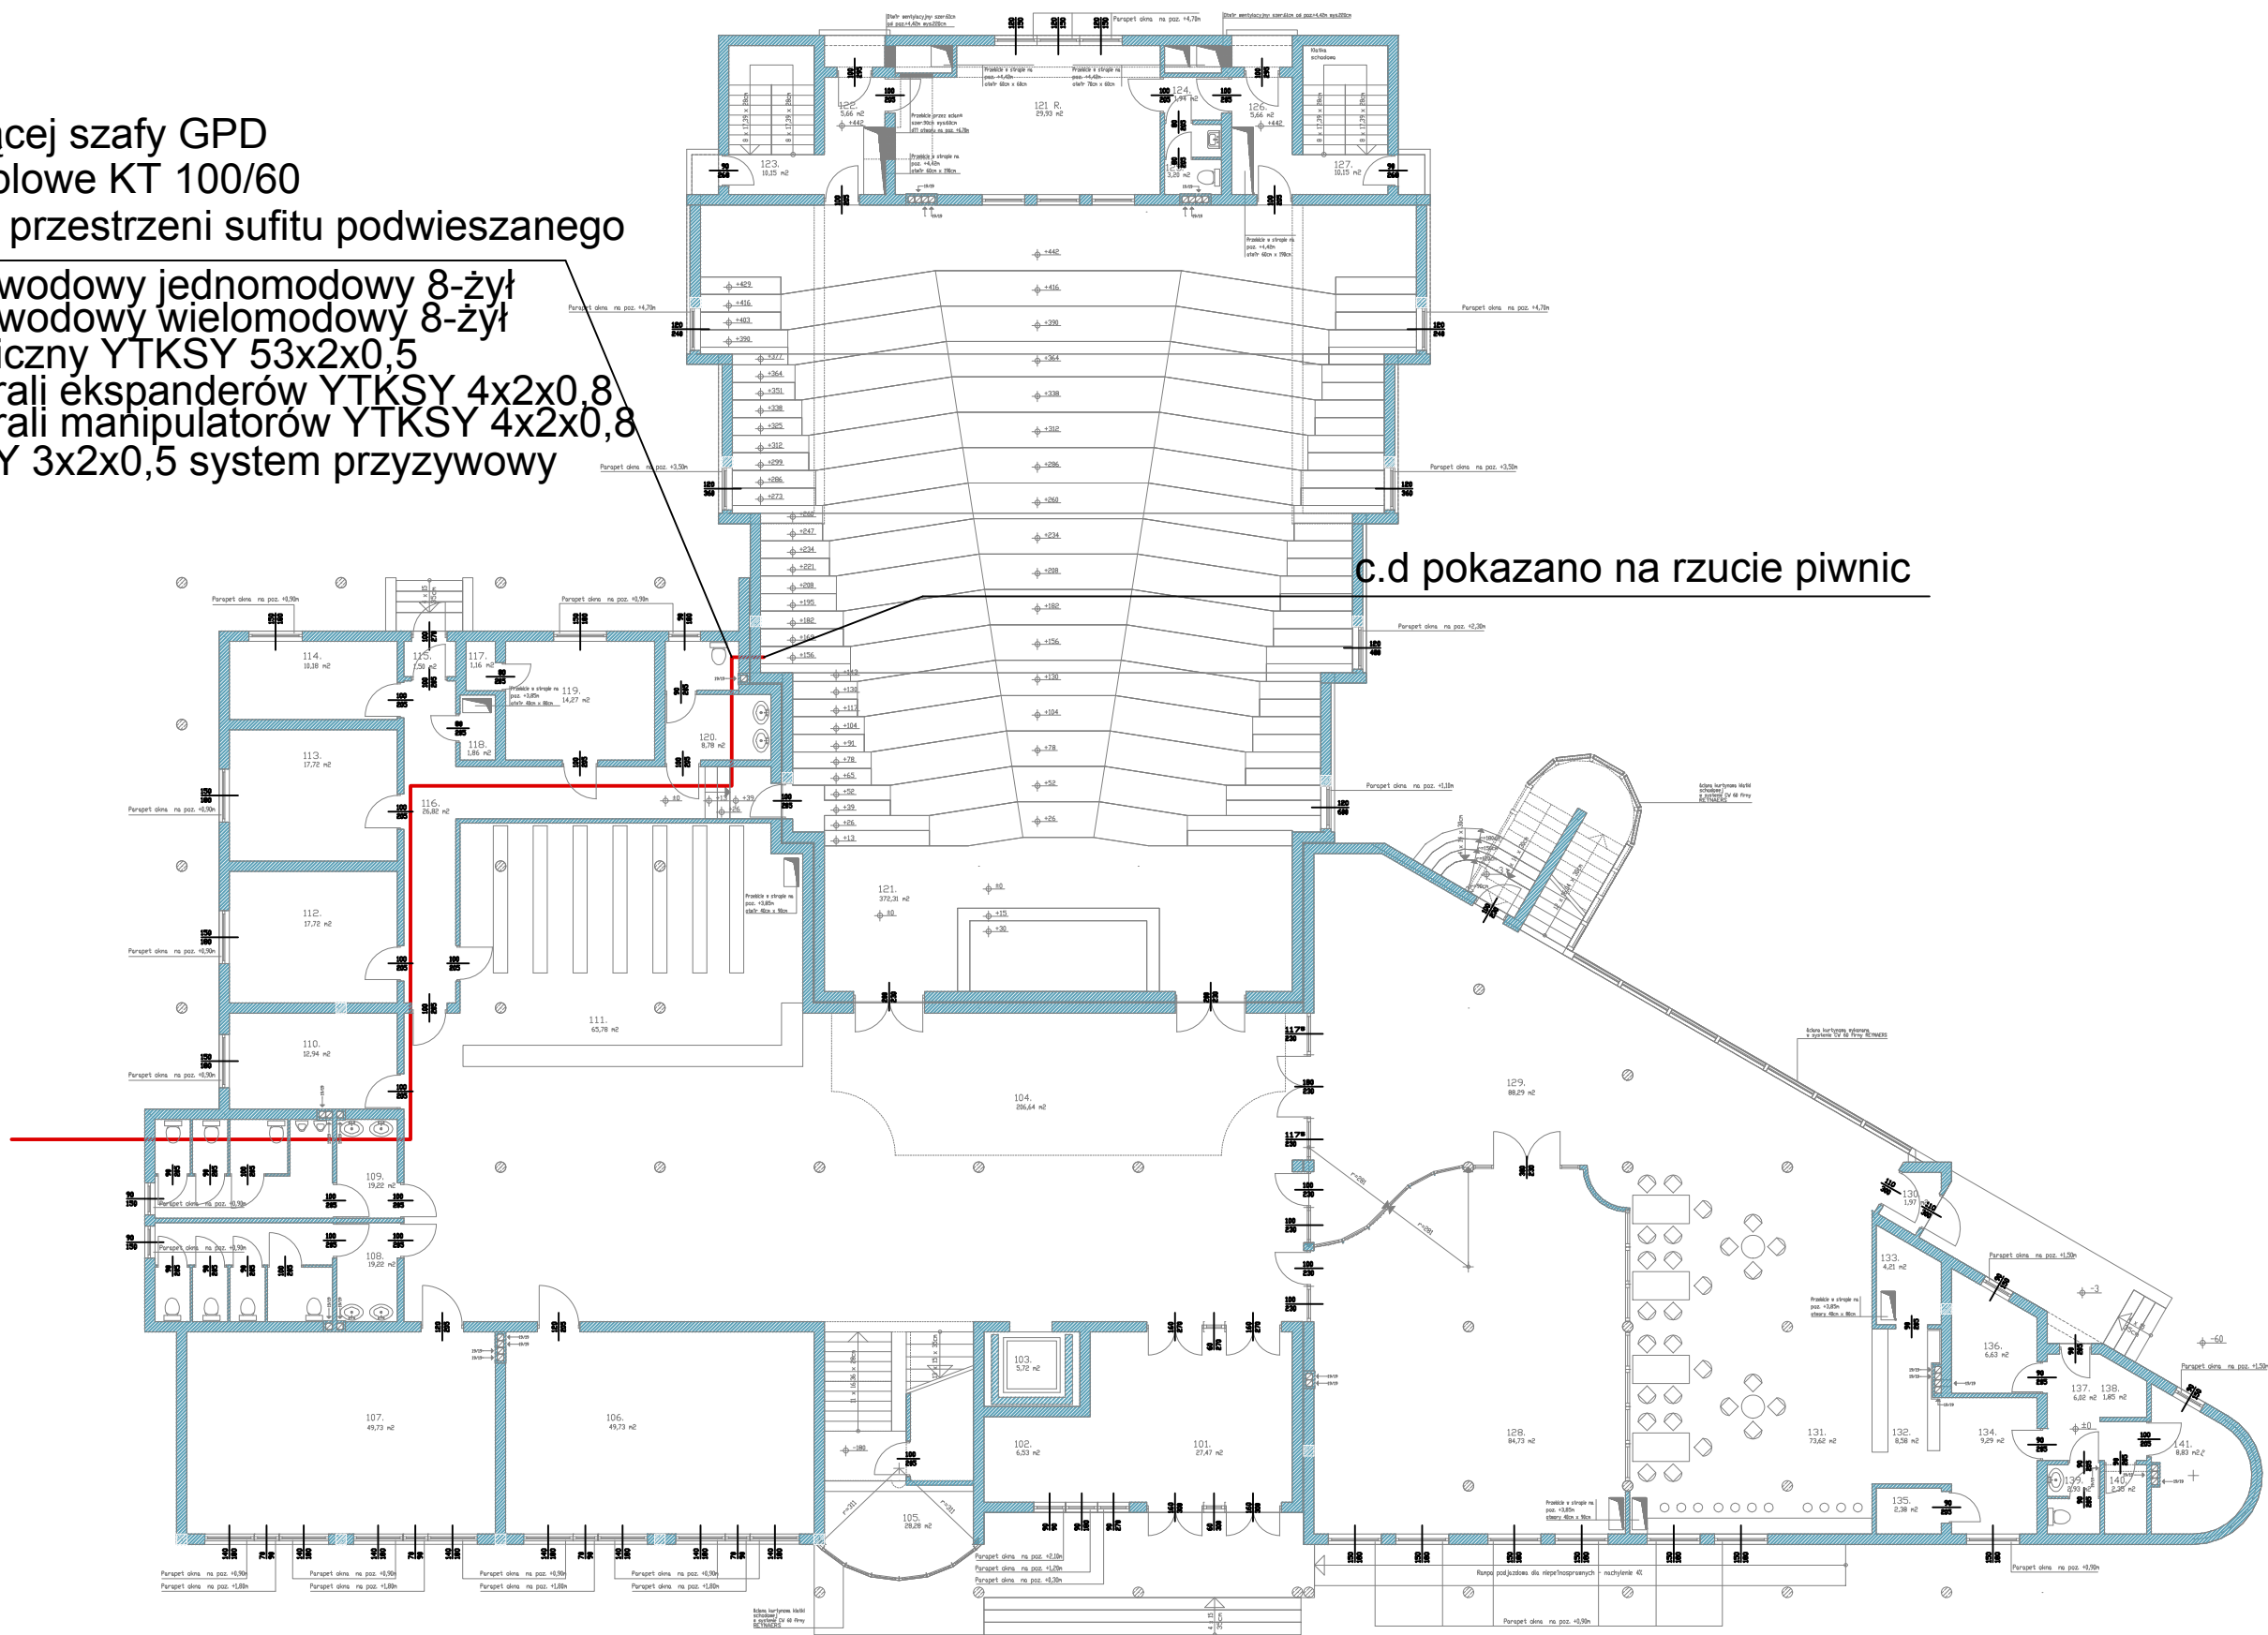


RZUT PARTERU SKALA 1:200

do istniejącej szafy GPD
XzKAXweke 10x2x0,8 w bud."V"

do istniejącej szafy GPD
kortko kablowe KT 100/60
prowadzenie pod stropem,
przez pom. techniczne koryto obudować ppoż.

- kabel światłowodowy jednomodowy 8-żył
- kabel światłowodowy wielomodowy 8-żył
- kabel telefoniczny YTKSY 53x2x0,5
- kabel magistrali ekspanderów YTKSY 4x2x0,8
- kabel magistrali manipulatorów YTKSY 4x2x0,8
- kabel YTKSY 3x2x0,5 system przyzywowy

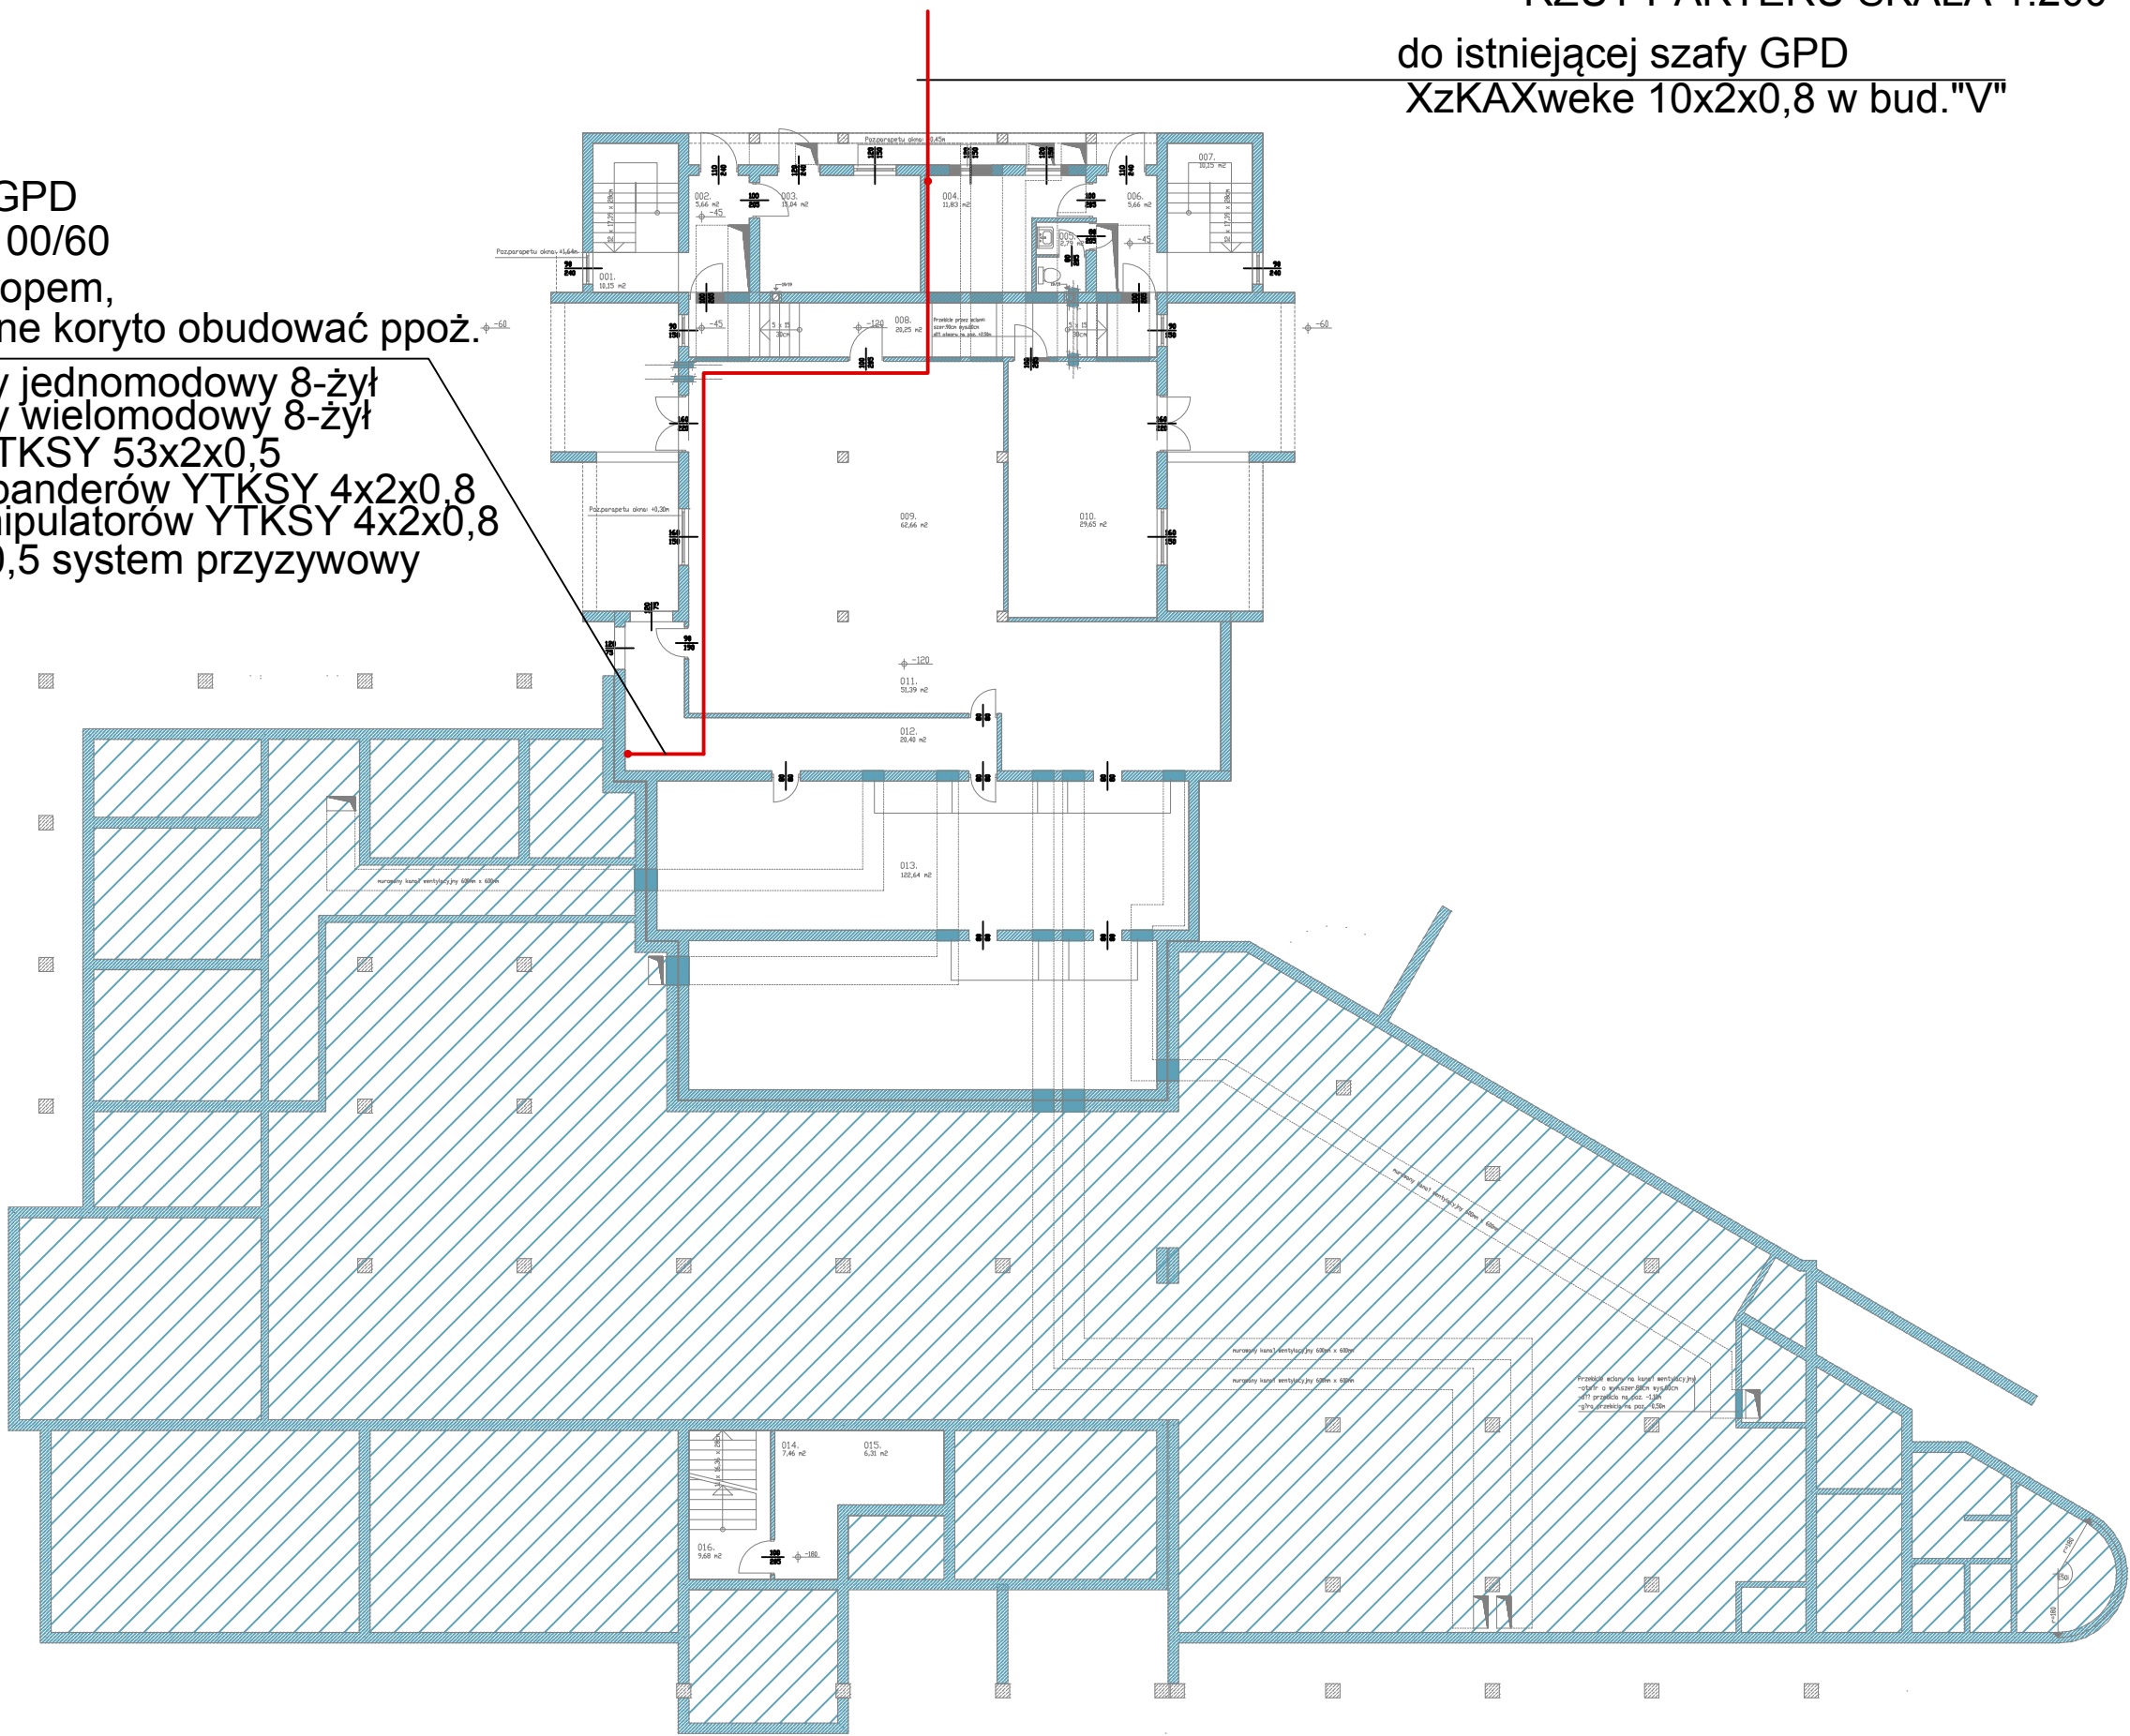

RZUT PIWNIC SKALA 1:200
SCHEMAT TRASY KABLOWEJ
PRZEZ ISTN. BUDYNEK S