


PROJEKT PRZEBUDOWY INSTALACJI
CENTRALNEGO OGRZEWANIA
RZUT PIWNIC
1 : 100

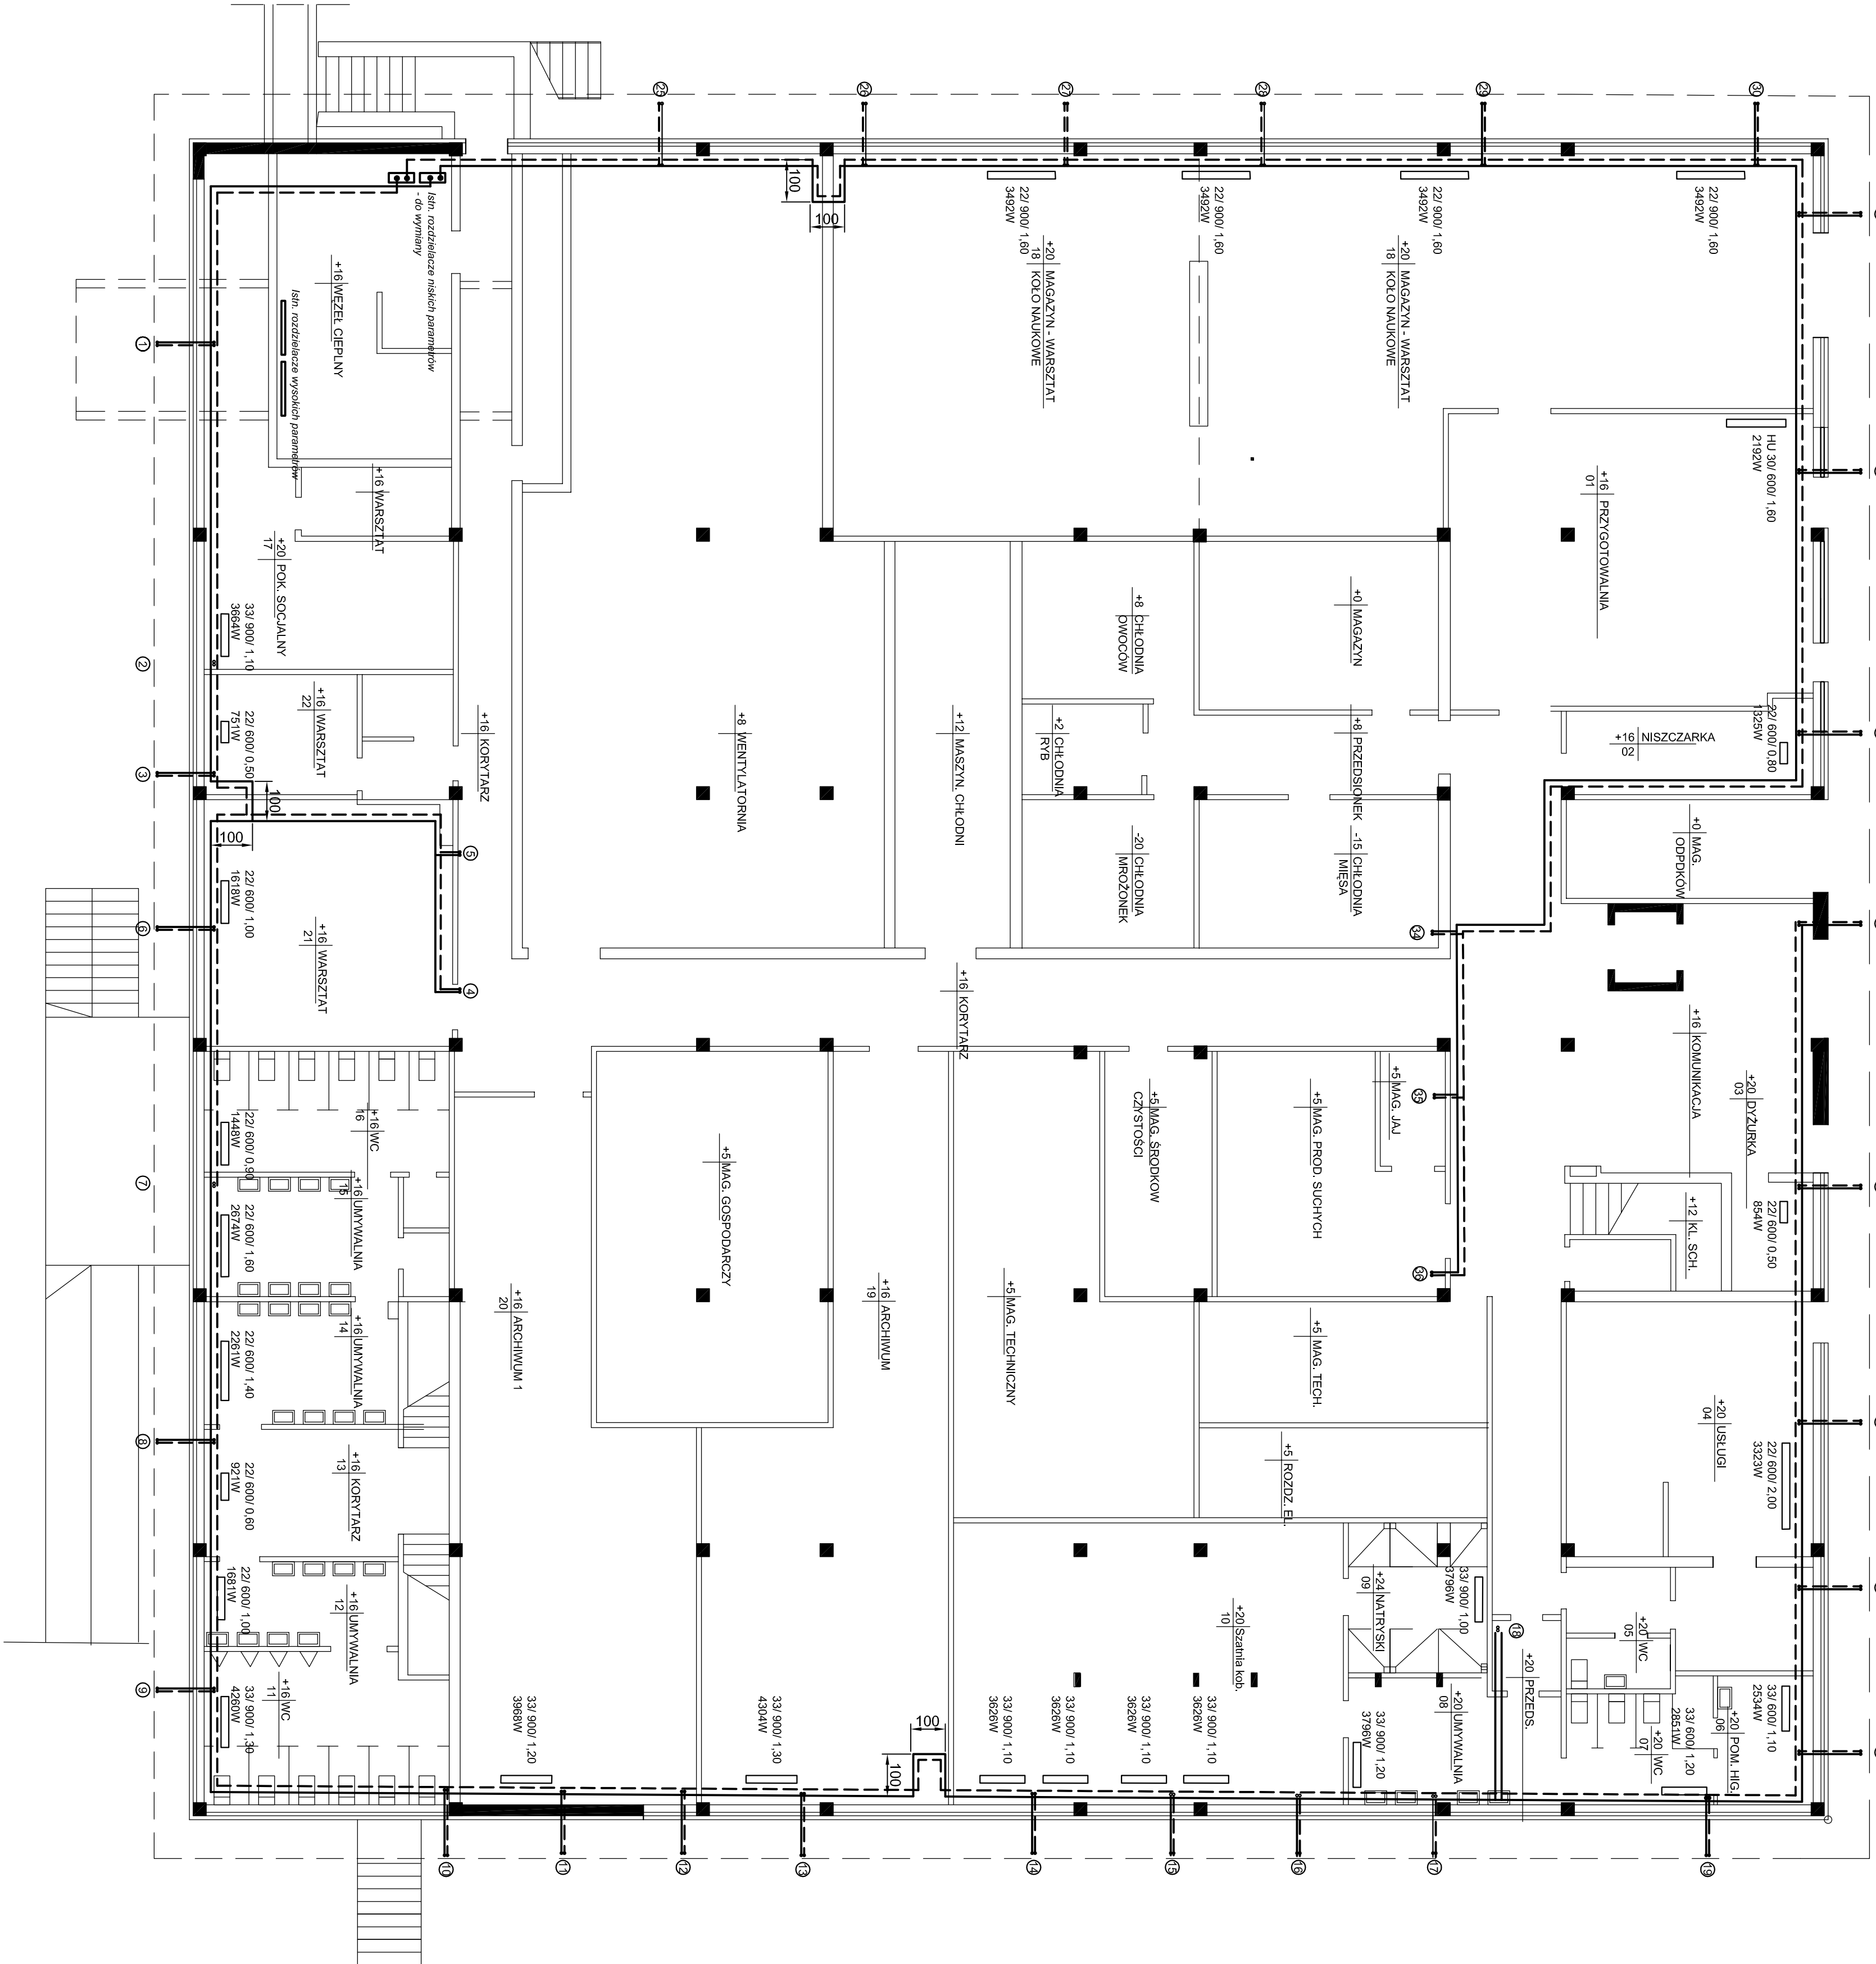

- 22/ 600/ 1,80
 - WK 22/ 600/ 0,60
 - HU 30/ 600/ 1,80
 - GK/ 2400
 - 4 segm. 280*280
- GRZEJNIK PŁYTOWY KOMPAKTOWY
- GRZEJNIK PŁYTOWY DOLNOZASILNY
- GRZEJNIK PŁYTOWY HIGIENICZNY
- GRZEJNIK KONTAKTOROWY WOLNOSTOJACY
- WYKONCZONY ŁAWECZKA

UWAGI:
ISTNIEJĄCA INSTALACJE OGRZEWANIA TAK NISKICH
JAK I WYSOKICH PARAMETRÓW WYPOSAŻONA W GRZEJNIKI
FAVERA I ŻELIŃNE CZŁONOWE NALEŻY W CAŁOŚCI
ZDEMONTOWAĆ.

NAZWA I ADRES OBIEKTU BUDOWLANEGO	Policznicza Rzeszowska Im. I. Łukasiewicza Al. Powstańców Warszawy 12, 35-959 Rzeszów BUDYNEK STOLÓWKI UL. AKADEMICKA 6	SKALA 1 : 100
ZESPÓŁ PROJEKTOWY	MAZWIŚKO I INIĘ	PODPIS NR UPB. BUD.
PROJEKTOWAŁ	INŻ. JERZY PŁOCHOCKI	S-254/79
OPRACOWAŁ		
SPRAWDZIŁ	MGR INŻ. ANNA GIEGON	PODKR182P/0035/17
STADIUM PRZEMOIT	PROJEKT BUDOWLANY PROJEKT PRZEBUDOWY INSTALACJI CENTRALNEGO OGRZEWANIA - RZUT PIWNIC	DATA LIPIEC 2016
		CO1