


**PROJEKT PRZEBUDOWY INSTALACJI
CENTRALNEGO OGRZEWANIA
INWENTARYZACJA SZKICOWA INST. ISTNIEJĄCEJ
RZUT PIWNIC 1 : 100**

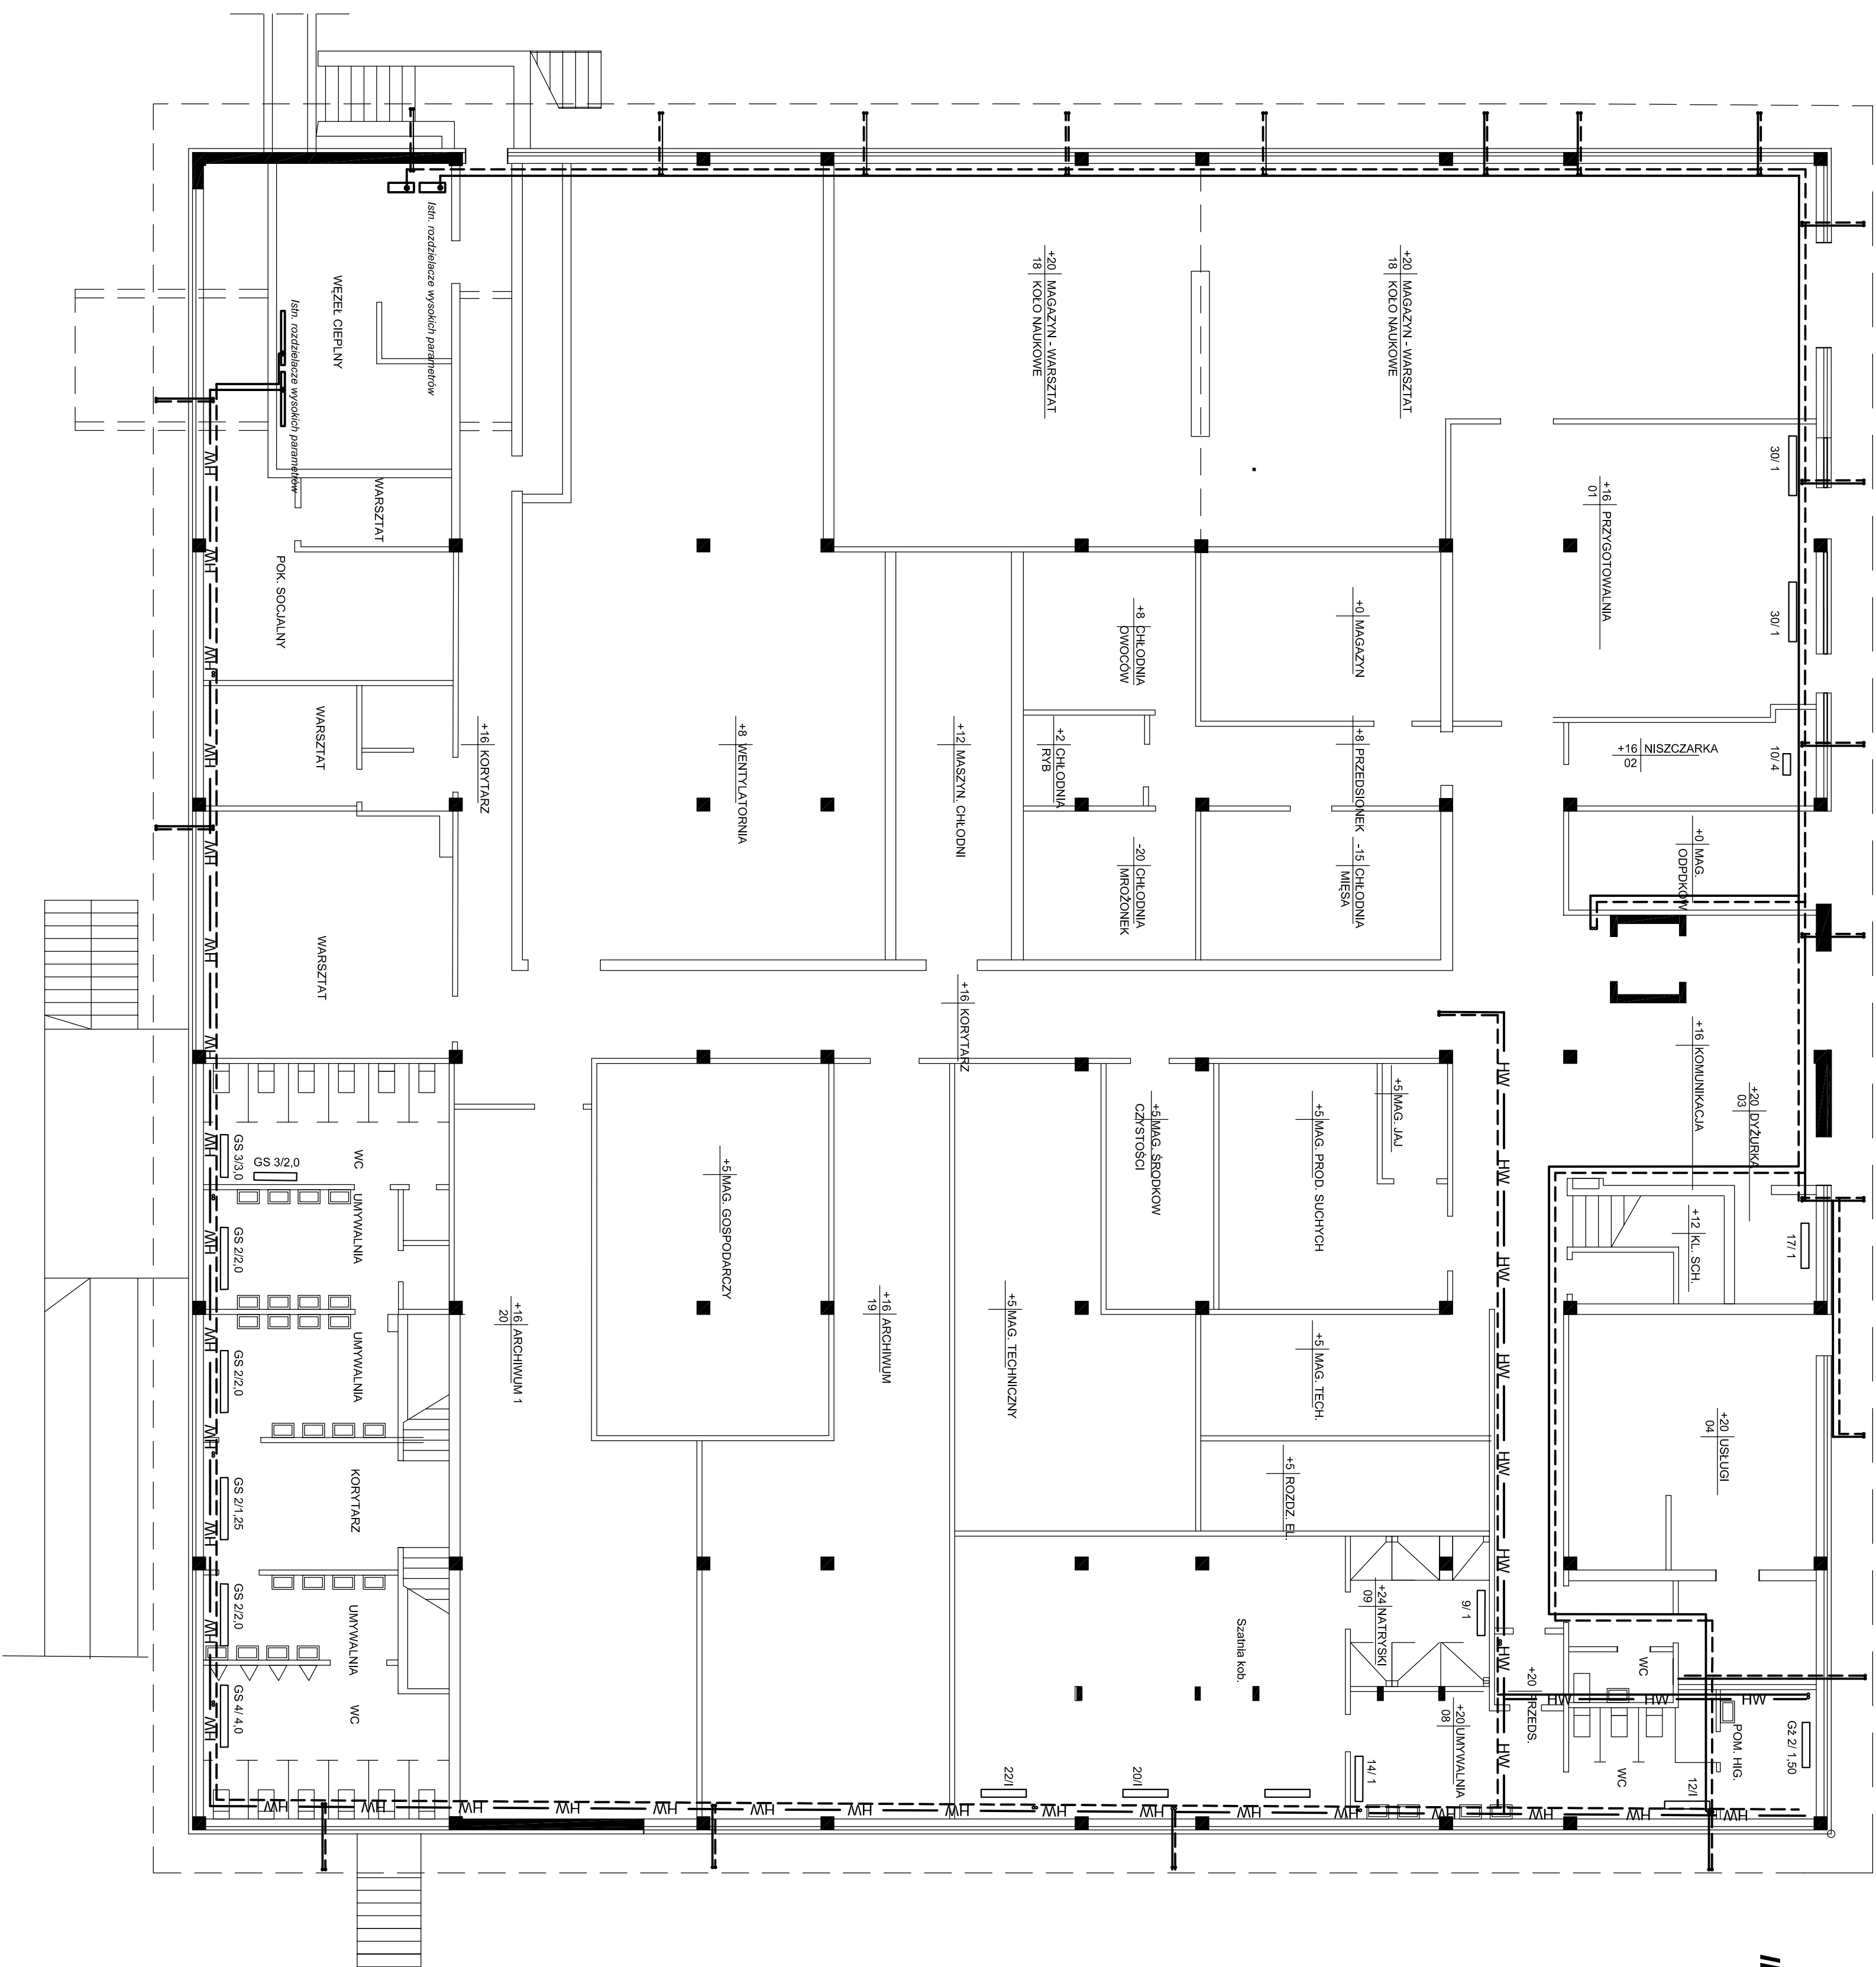

NAZWA I ADRES OBIEKTU BUDOWLANEGO	Politechnika Czestochowska im. L. Łukasiewicza Al. Powstańców Warszawy 17, 35-099 Częstochowa BUDYSEK STOŁOWY UL. AKADEMICKA 6			SKALA 1 : 100
ZESPÓŁ PROJEKTOWY	NAZWISKO I IMIE	PODPIS	NR UPR. BUD.	NR PRYS /C05
PROJEKTOWAŁ	INŻ. JERZY PŁOCIOCKI		S-54/79	
OPRACOWAŁ				
SPRAWDZIŁ	MGR INŻ. ANNA GIERON		PEK0182P005117	
STADIUM	PROJEKT BUDOWANY	DATA	LIPeC 2016	
PRZEMOIT	PROJEKT PRZEBUDOWY INSTALACJI C.O. - RZUT PŁYNIC INWENTARYZACJA SKŁONOWA INST. ISTNIEJĄCEJ			