


MAPA DO CELÓW PROJEKTOWYCH

skala 1:500
Jednostka ewidencyjna: 186301 / Rzeszów
Obręb ewidencyjny: 207 Śródmieście
Arkusze: 124,291422 - 306 - 4,8 - 1984

Układ adniesienia poziomy: 200087
Układ adniesienia wysokościowy: Kransztadt '86'
Rzeszów, L.Dz.Zam: GE.6642.1647.2014
Obszar aktualizacji oznaczono linią przerywaną.
Mapa aktualna w oznaczonym zakresie wg stanu na dzień 02.07.2013 Łaszcza: 63/2014
Wydrukowano z aktualnej bazy GUGIK.

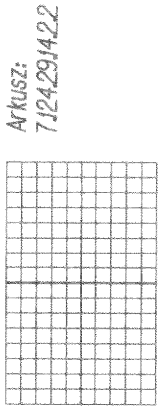

Arkusze:
7,124,291422

Informacja o słusznościach gruntowych
nie badano - ze względu na charakter inwestycji.

Wykonawca:
Lugina Filipowska


Lugina Filipowska

URZĄD MIASTA RZESZOWA
WYDZIAŁ ORODZENIA
35-003 Rzeszów, ul. Repercyjna 13
tel. 017 878 49 50


Spisano z numerami 2109 w Rzeszowie
Wykonano projektowanie, uproszczone
lokalizacje i trasy urządzeń podziemnych

Nazwa data: 17.07.2014

INSPEKTOR
Wł
mgr inż. Józef Wilk

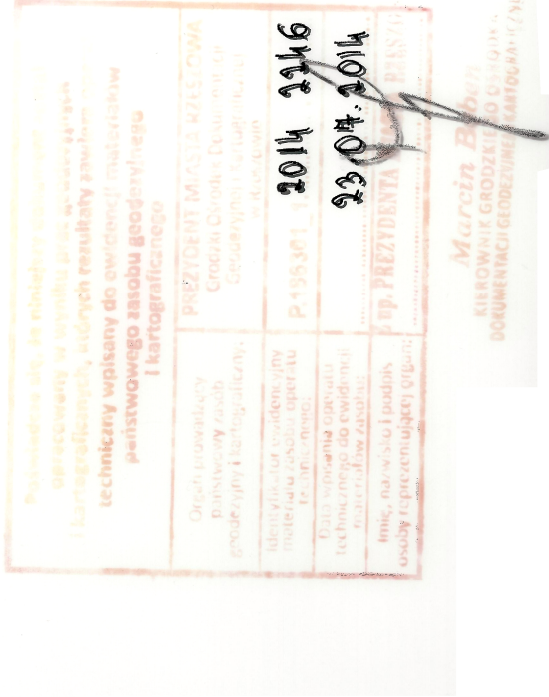

PREZYDENT MIASTA RZESZOWA
WYDZIAŁ GEODEZJI I KARTOGRAFII
ODZIAŁ UZGADNIANIA DOKUMENTACJI PROJEKTOWYCH
Na podstawie art. 286 ust. 1 ustawy z dnia 17 maja 1989 r.
- Prawo geodezyjne i kartograficzne (Dz. U. z 2010 r. nr 193,
później geodezyjna i kartograficzna) i dokumentacja była przedmiotem
nawady koordynacyjnej przeprowadzonej w Rzeszowie
przy ul. Kopernika 15 w dniu 05.11.2014 r. 10.11.2014
Z up. PREZYDENTA MIASTA RZESZOWA
mgr inż. Józef Wilk
Józef Wilk
KIEROWNIK ODZIAŁU
Uzgodnienia Dokumentacji Projektowych

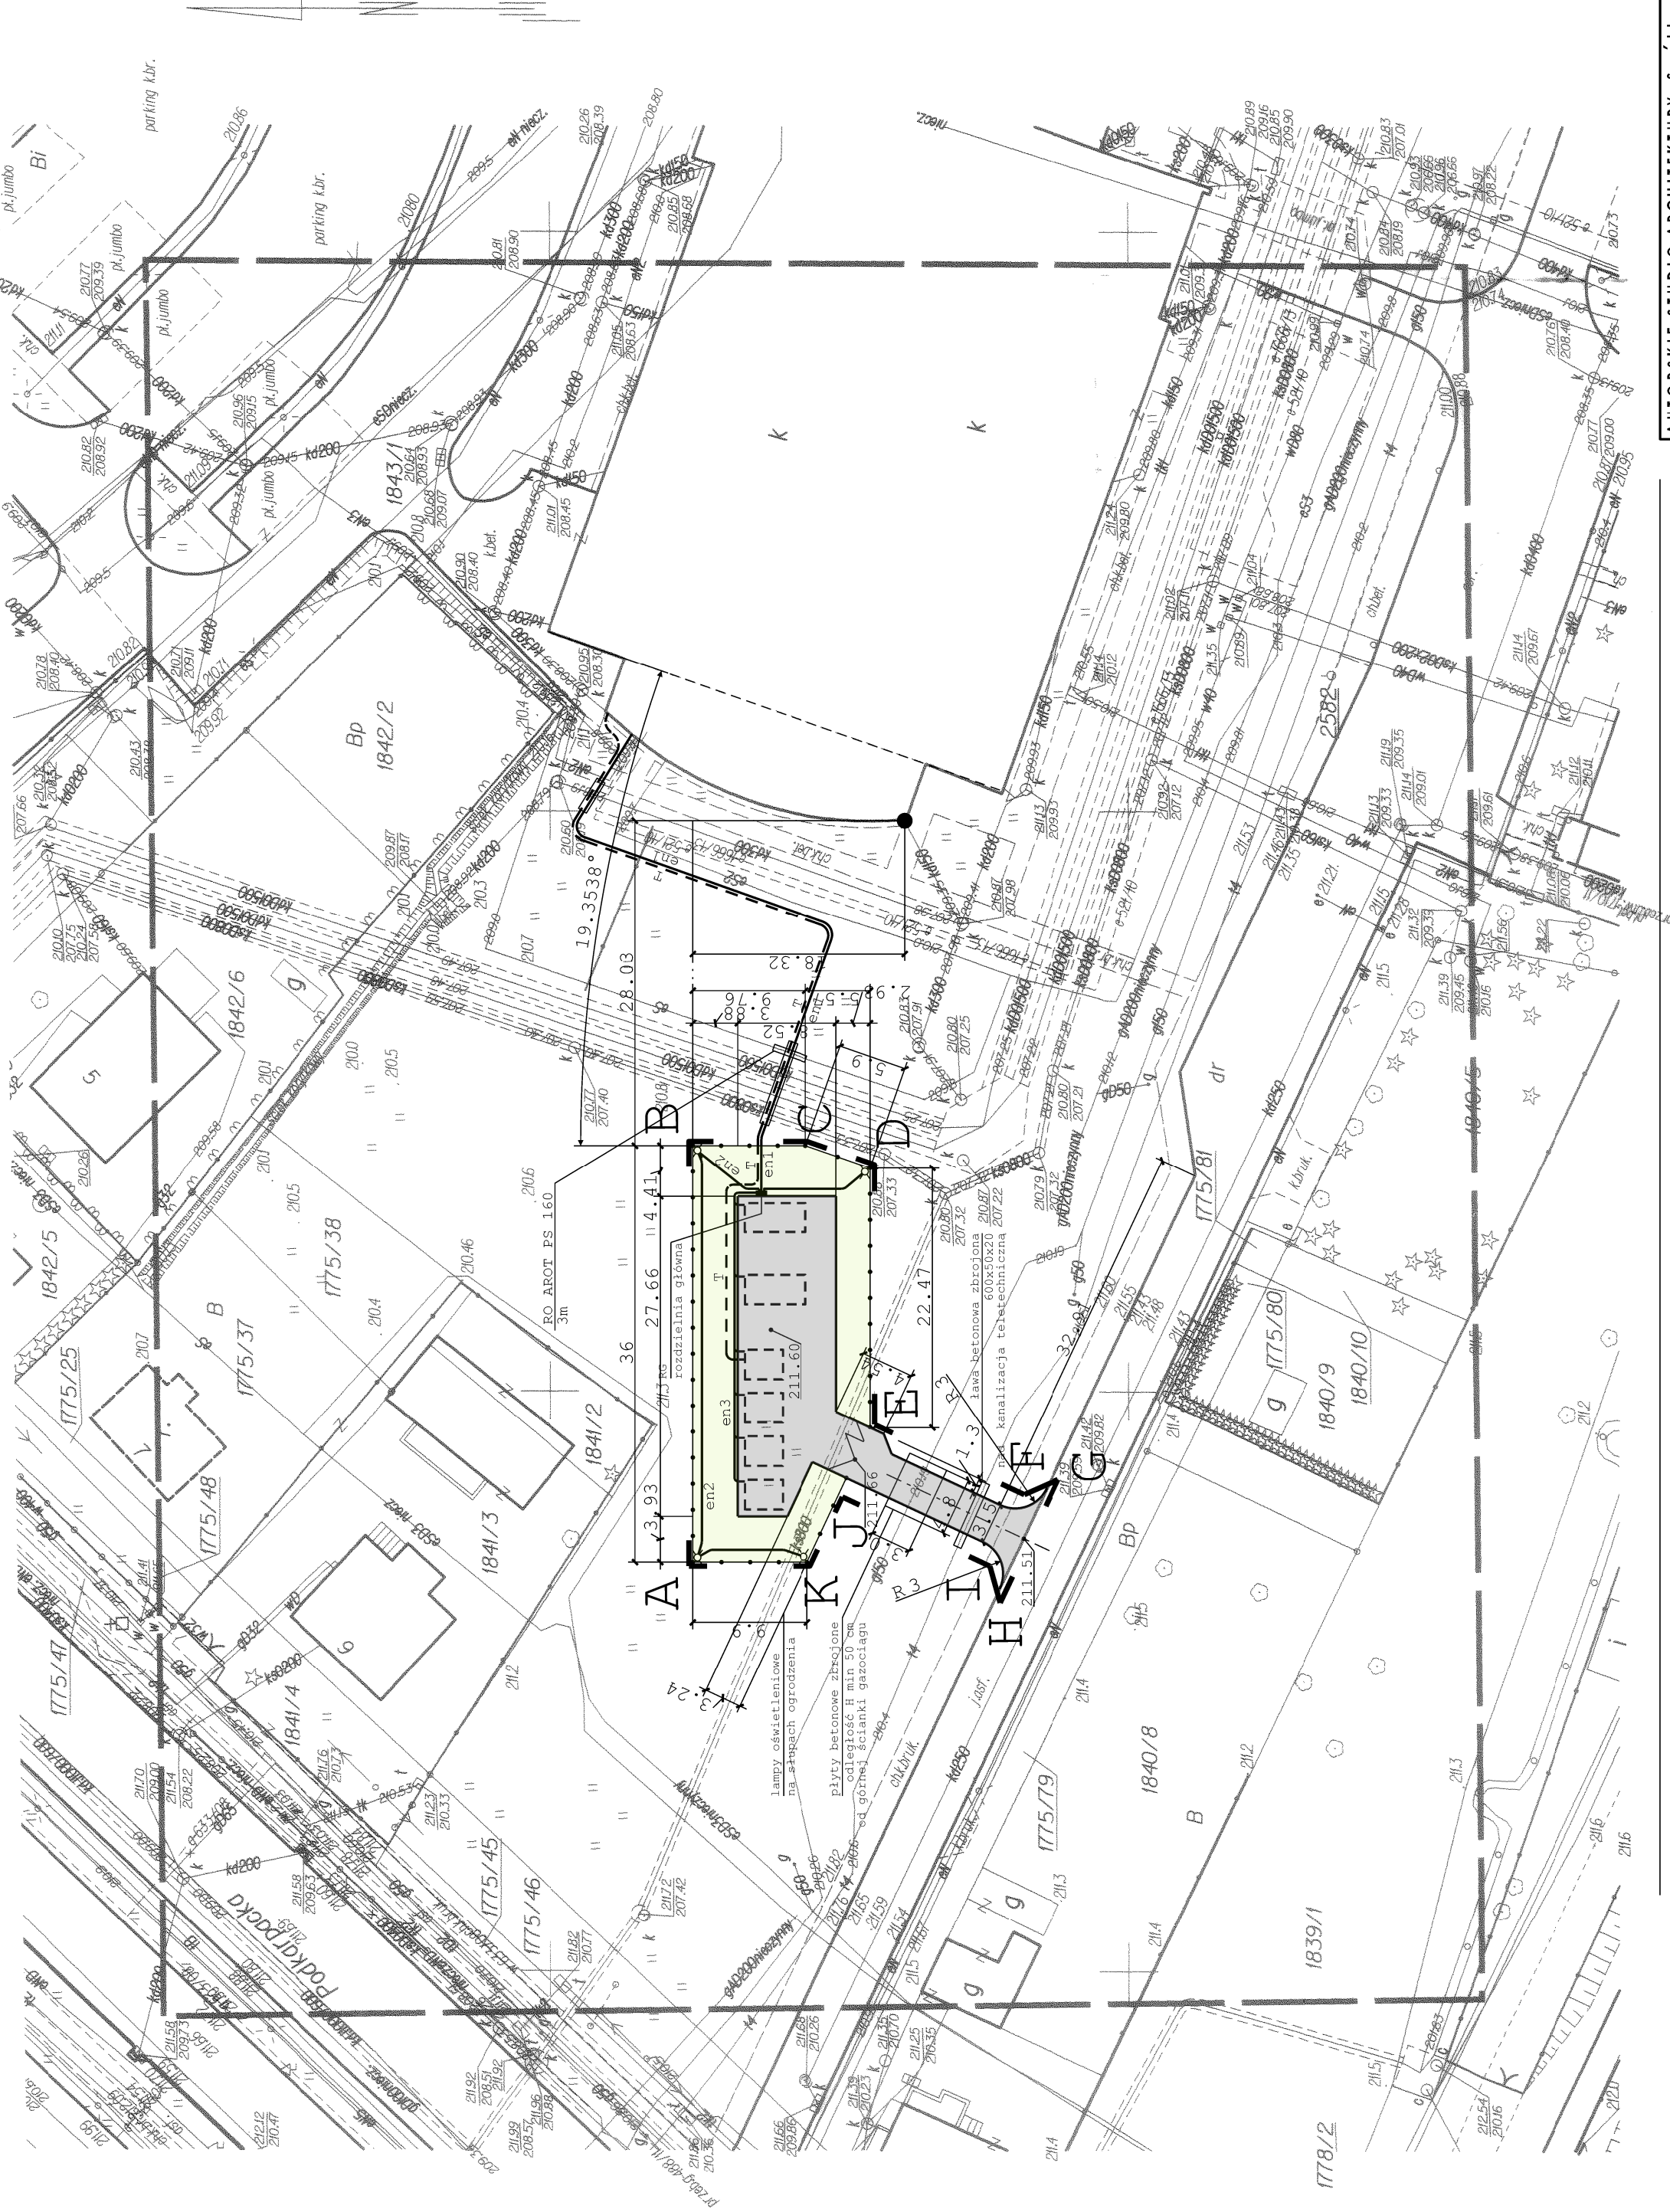

LEGENDA

Projektowana elementy zagospodarowania terenu	Projektowana infrastruktura podziemna
lokalizacja kontenerów badawczych	kabel zasilający YAKY 4x70 - PRZYŁĄCZE
utwardzenie kostka betonowa	kabel oświetleniowy wewnętrzny YKY 3x4 - PRZYŁĄCZE
ogrodzenie ażurowe	kable zasilające kontenery YKY 5x6mm - PRZYŁĄCZE
brama i furtka	----- kabel światłowodowy - PRZYŁĄCZE
powierzchnia biologicznie czynna	mapa ta jest zgodna z mapą do celów projektowych
brama i furtka	arch. Wojciech Fałat

A linie rozgraniczające teren inwestycji

AUTORSKIE STUDIO ARCHITEKTURY Spółka z o.o.	
35-210 RZESZÓW, ul. CHŁOPICKIEGO 3 www.asa-architekt.pl biuro@asa-architekt.pl	
inwestor	
POLITECHNIKA RZESZOWSKA 35-559 Rzeszów Al. Powstańców Warszawy 12	
obiekt / lokalizacja	
Utworzenie terenu wraz z dojazdem, ogrodzeniem i niezbędną infrastrukturą dla kontenerów badawczych ZBO WBiS Politechniki Rzeszowskiej.	
Działka nr 1775/58 obr. 207	
forma	
projekt budowlany	
projektant	
arch. Wojciech Fałat	nr uprawnień
RA/0981	
projektant branżowy	
instalacje elektryczne	
inż. Grzegorz Osior	LUB0129/POEO/04
drogi	LUB0129/POEO/04
inż. Leszek Hładki	skala
temat rysunku	1:500
projekt zagospodarowania terenu	numer
	Z 01