



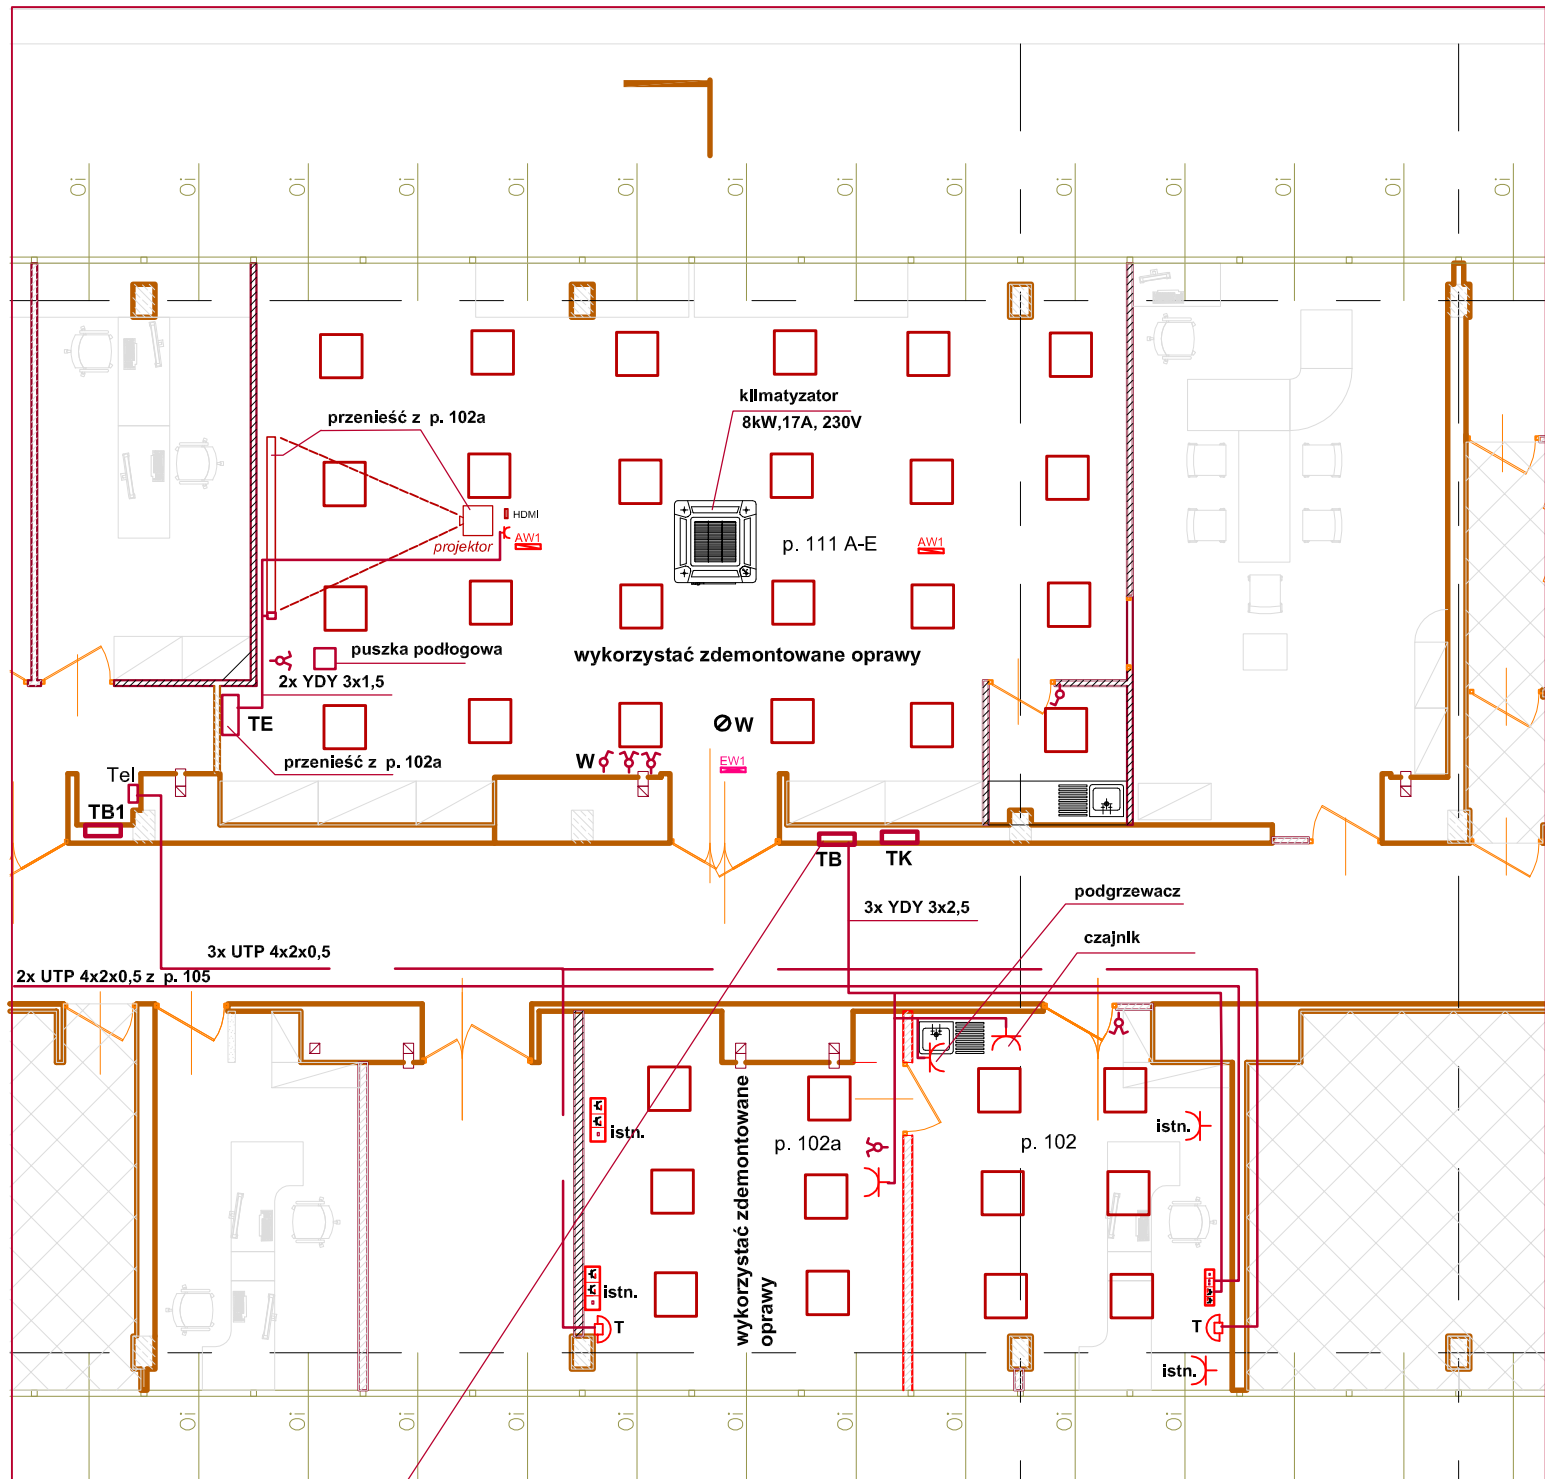

Oznaczenia:

- 2x230V +1xRJ45
- GNIAZDO 2x230V z BOLCEM
- Łącznik świecznikowy
- Oprawa 4x18W , 840 w suficie podwieszanym
- Oprawa oświetlenia awaryjnego
- Oprawa oświetlenia ewakuacyjnego

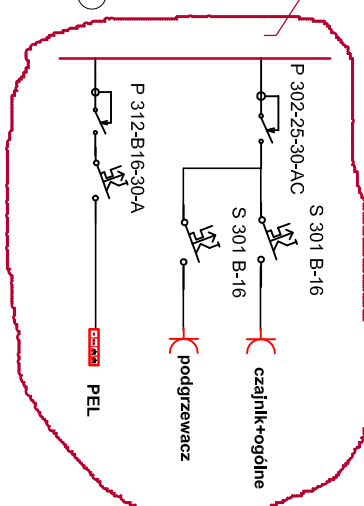

TB rozbudować jak wyżej

SKALA 1:100

BUDYNEK "L27" POLITECHNIKI RZESZOWSKIEJ
INSTALACJE ELEKTRYCZNE sala 111 A-E i 102

inż. Aleksander Śnieżek
nr upr. E-80/77