


Politechnika Rzeszowska

Budynek "B" Wydziału Elektrotechniki i Informatyki

Rzut dachu skala 1:100

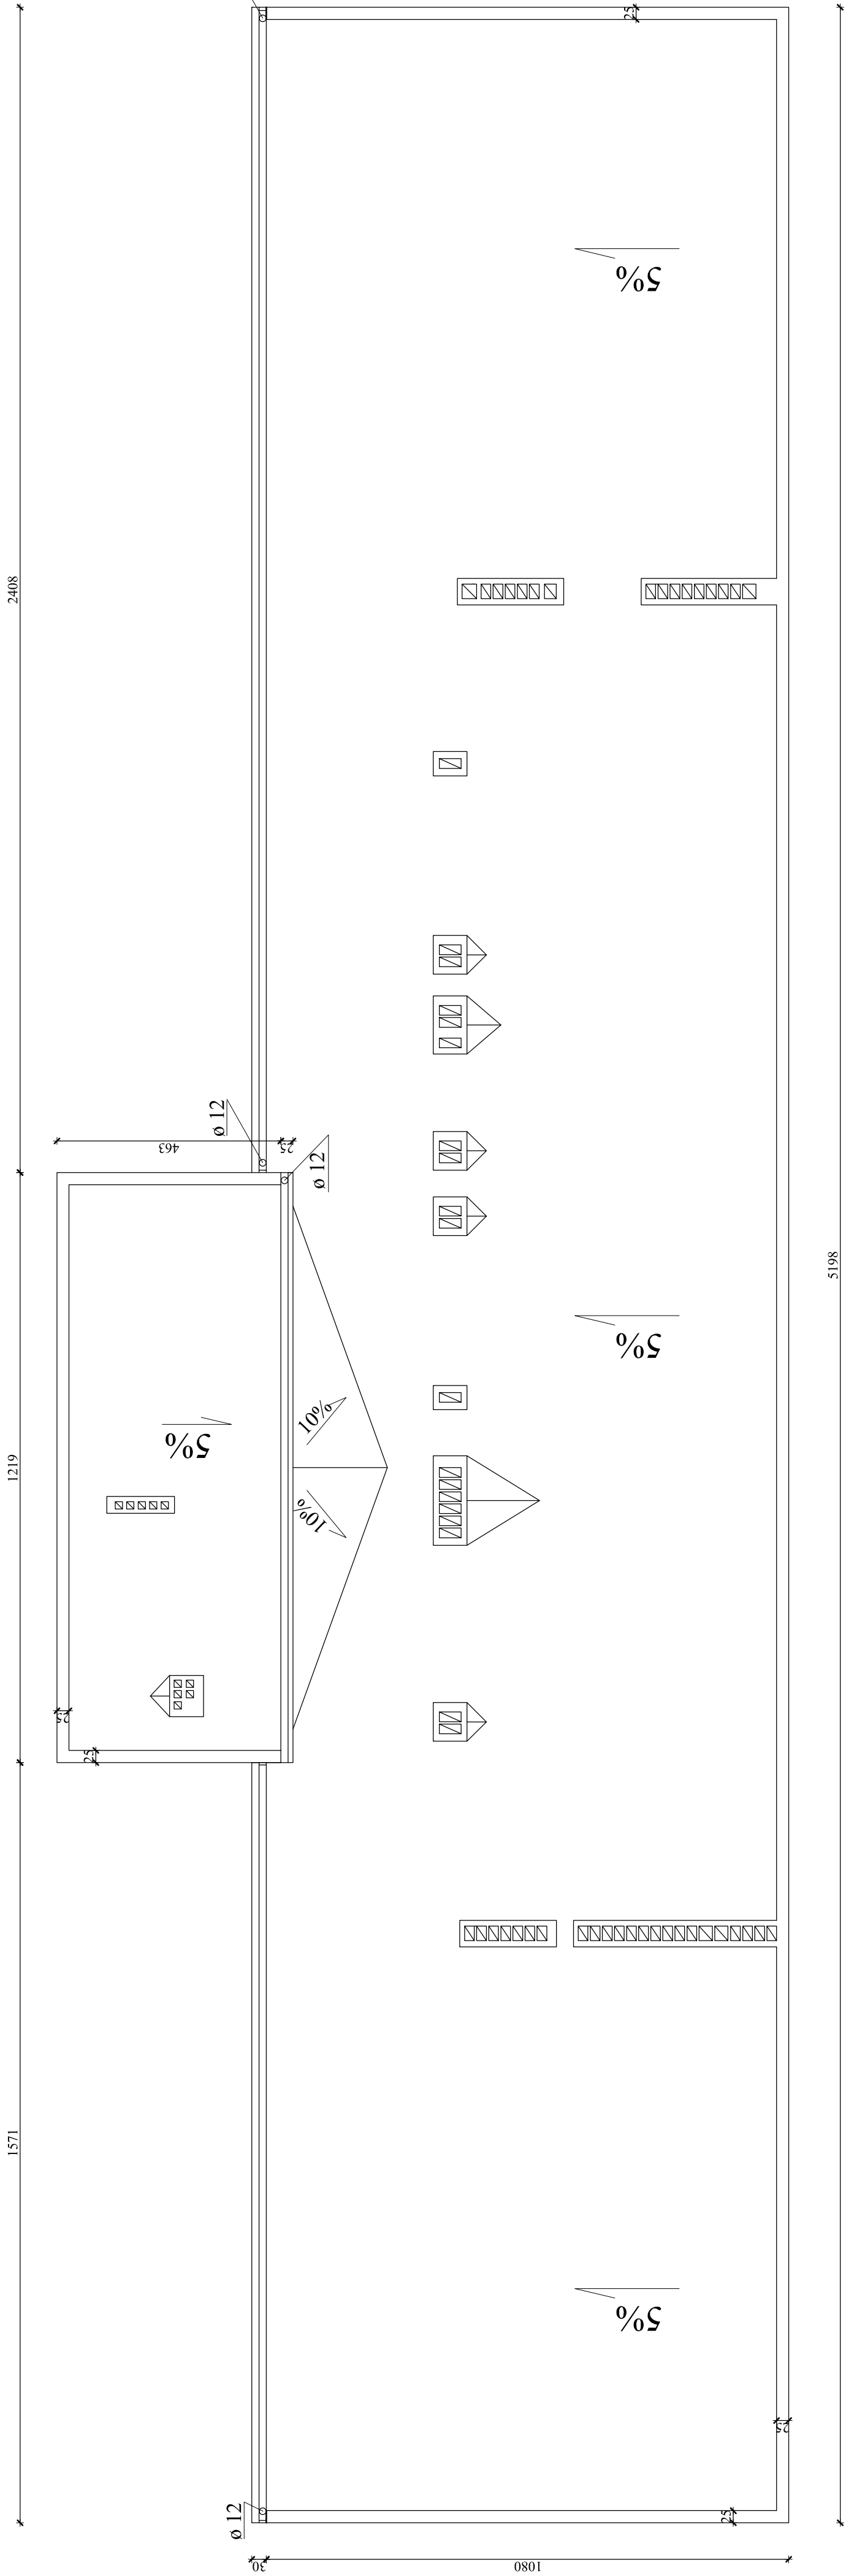

<div>Pracownia Audytorska inż. Jacek Stępień ul. Bławana 22/27 - 400 Ostrowiec Św. tel./fax (041) 265 40 62</div>		Numer rysunku: 3		Branża: Architektura	Skala: 1:100		
		3					
Funkcja:	Imię i nazwisko:	Nr upr.	Podpis:	Inwestor: Politechnika Rzeszowska ul. Ignacego Łukasiewicza ul. W. Pola 2 35-959 Rzeszów	Adres: Budynek "B" Wydziału Elektrotechniki i Informatyki ul. W. Pola 2 35-959 Rzeszów		
Projektował:	mgr inż. Zbigniew Doktor	227/KL/72					
Opracował:	mgr inż. Bartosz Wieckiewicz	----				Redakcja projektu: Data opracowania: wrzesień 2007 r.	
Opracował:						PROJEKT TERMOMODERNIZACJI	
Opracował:						Temat:	
Sprawdził:						Rzut dachu	
				Stadanie: PB			