


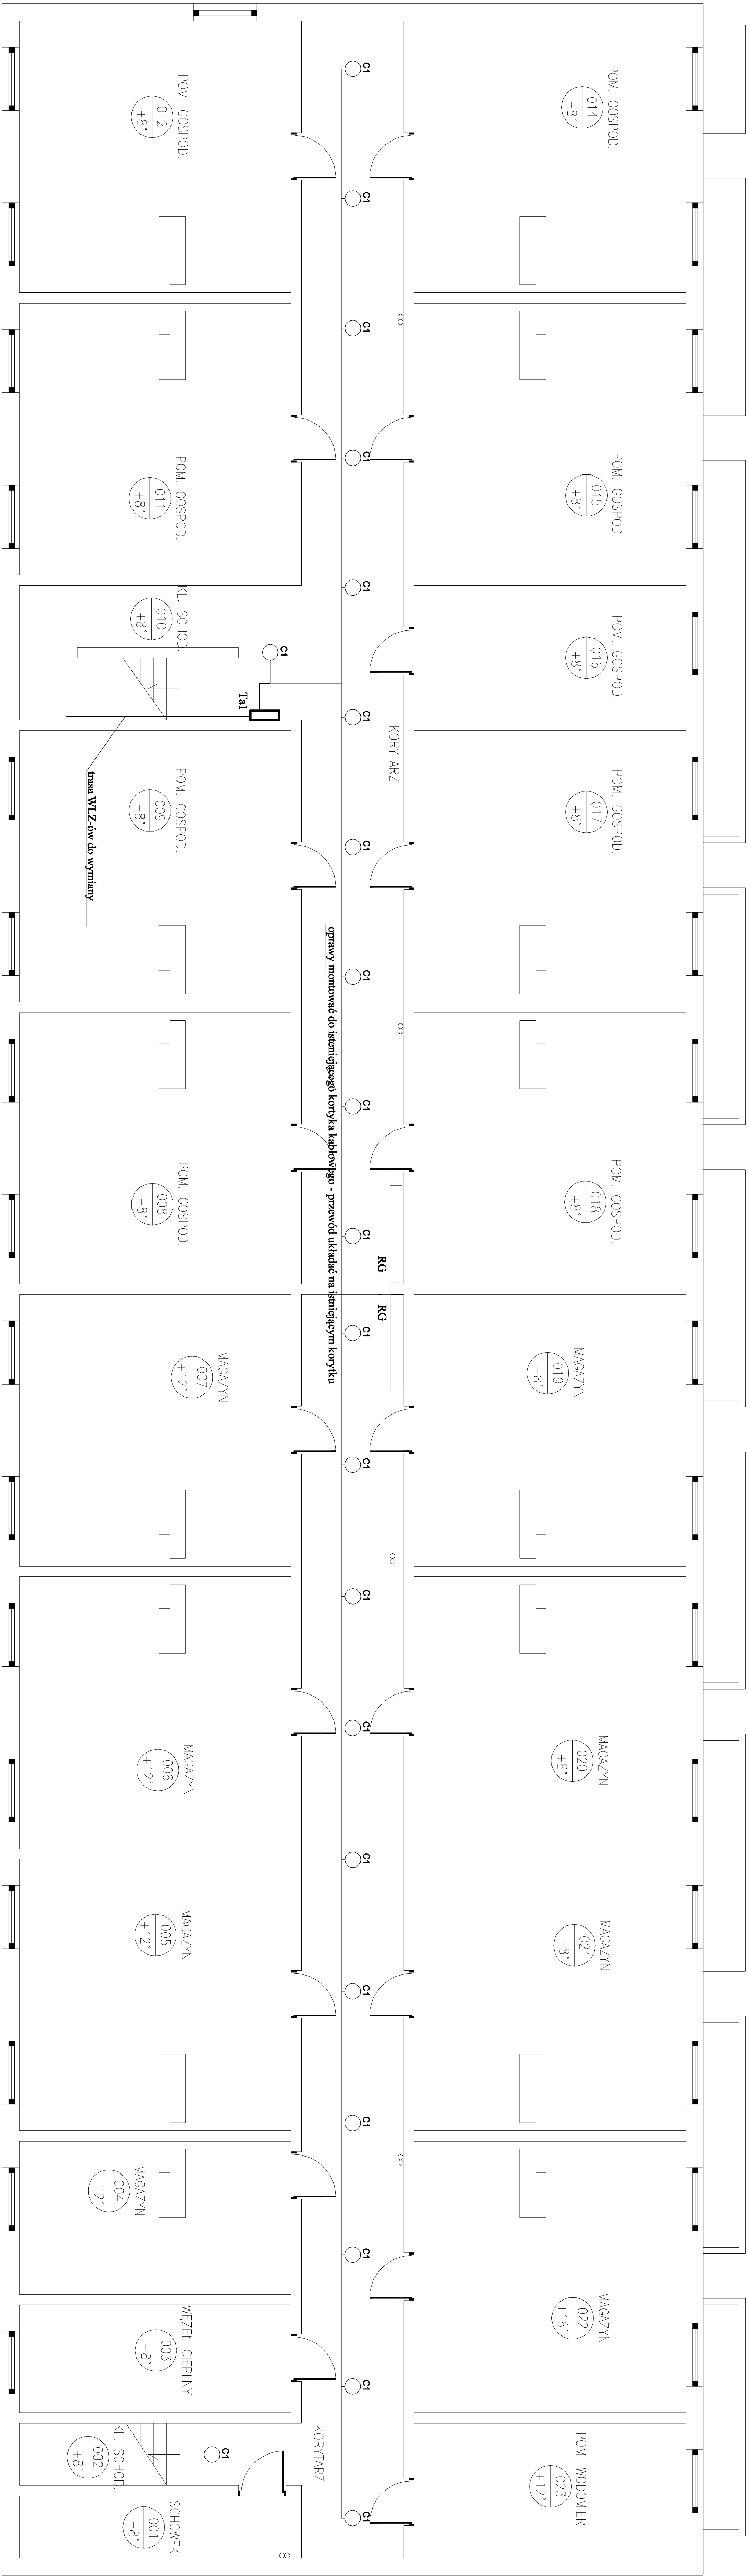

Rzut PIWNICY

LEGENDA DOT. OŚWIETLENIA		
A1	A1	Oprawa LED 23W CR IP44
B1	B1	Oprawa LED 45W CR IP44
C1	C1	Oprawa LED 15W CR IP44

OBIEKT		
Projekt wykonawczy instalacji ciepłej wody użytkowej dla budynku "R"		
[Pole techniczne]		
INWESTOR		
POLITECHNIKA RZESZOWSKA im. IGNACEGO ŁUKASIEWICZA		
35-082 RZESZÓW AL. ARMI I KRAJOWEJ 12		
PROJEKTANT	mgr inż. Grzegorz Osior	LUB/0129/P/OE/04
OPRACOWANIE		
SPRAWDZANIE	mgr inż. Andrzej Monczur	E-51/93
RYSUNEK	Rzut piwnicy	NR RYSUNKU
BRANŻA	ELEKTRYCZNA	SKALA 1:100
FAZA	PROJEKT WYKONAWCZY	DATA VI 2017