


Rzut PARTERU

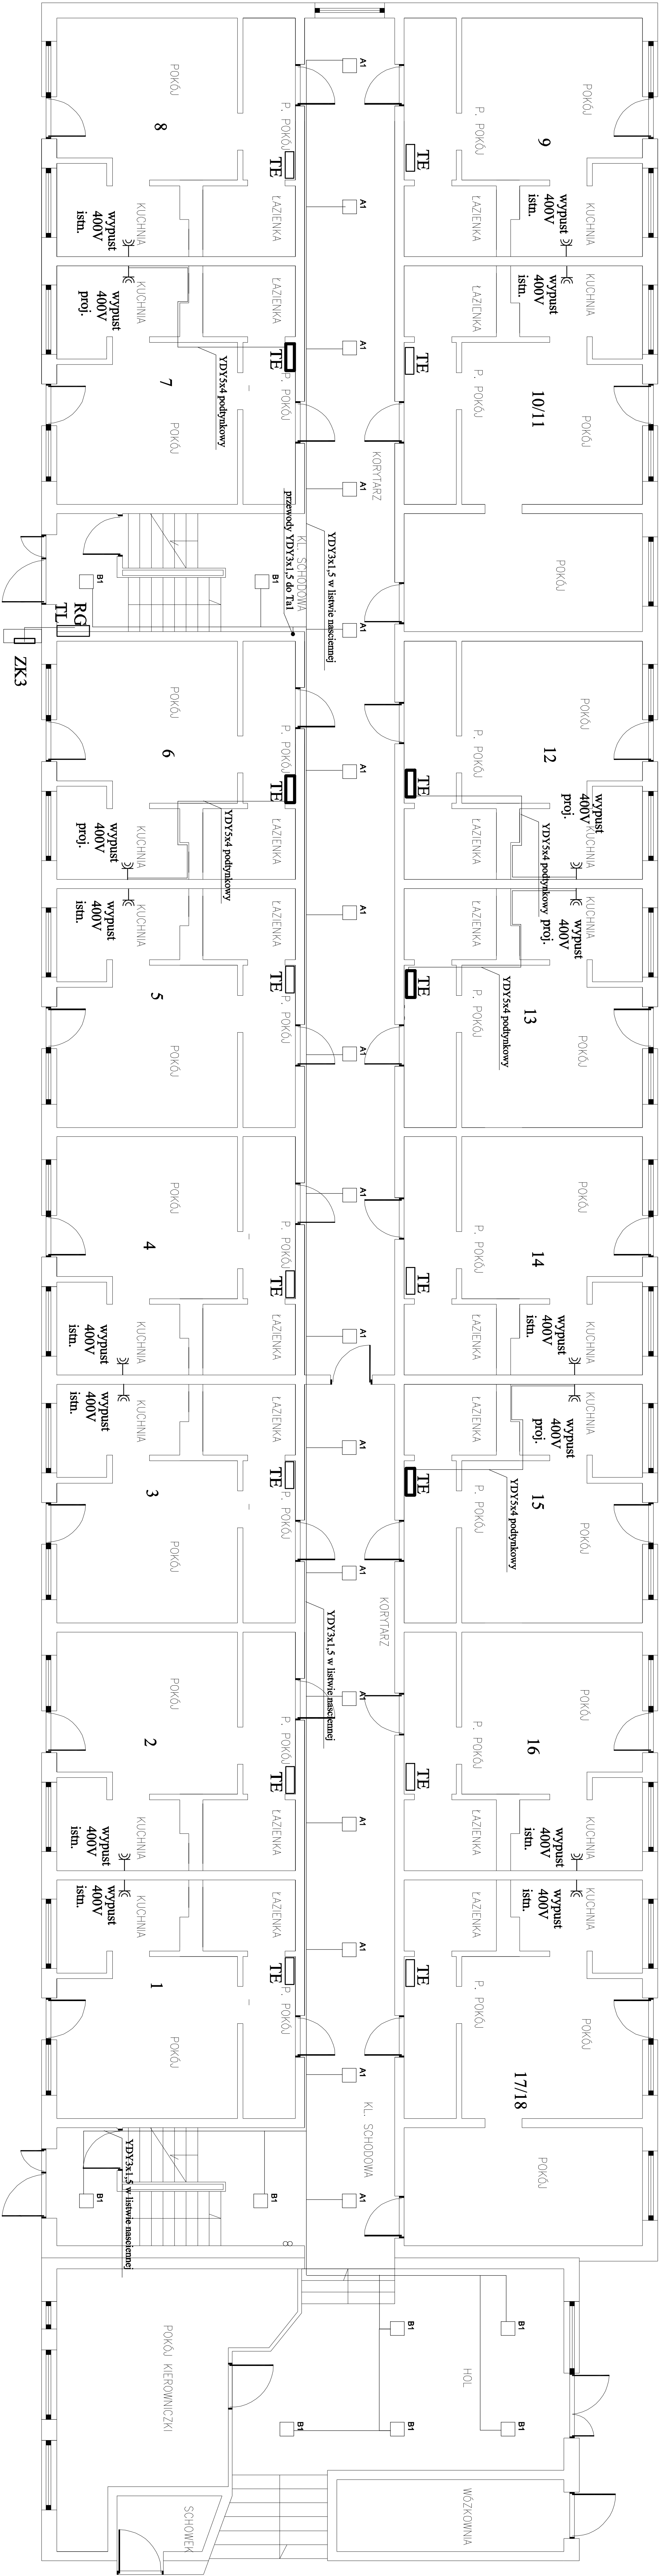

LEGENDA DOT. OŚWIETLLENIA		
	A1	Oprawa LED 23W CR IP44
	B1	Oprawa LED 45W CR IP44
	C1	Oprawa LED 15W CR IP44

UWAGA! TABLICE NOWE I PRZYŁĄCZ KUCHENKI NALEŻY WYKONAĆ W POKOJACH NR 6, 7, 12, 13, 15

⬇ - PUSZKA PRZYŁĄCZENIOWA 3F 400V
⚡ KUCHENKI INDUKCYJNEJ

OBJEKT		Projekt wykonawczy instalacji ciepłej wody użytkowej dla budynku "R"	
Projekt wykonawczy instalacji ciepłej wody użytkowej dla budynku "R"		PoliTechniki Rzeszowskiej	
INWESTOR		POLITECHNIKA RZESZOWSKA im. IONACEGO ŁUKASIEWICZA	
PROJEKTANT		mgr inż. Grzegorz Osioł	PODPIS
OPRACOWAŁ		LUB/0129/P/OOE/04	
SPRAWDZAŁ			
RYSUNEK		mgr inż. Andrzej Moneczur E-51/93	NR RYSUNKU
BRAUNZA		Rzut portieru	rys. nr E3
FAZA		PROJEKT WYKONAWCZY	SKALA 1:100 DATA VI 2017