


Rzut PARTERU

SKALA 1:100

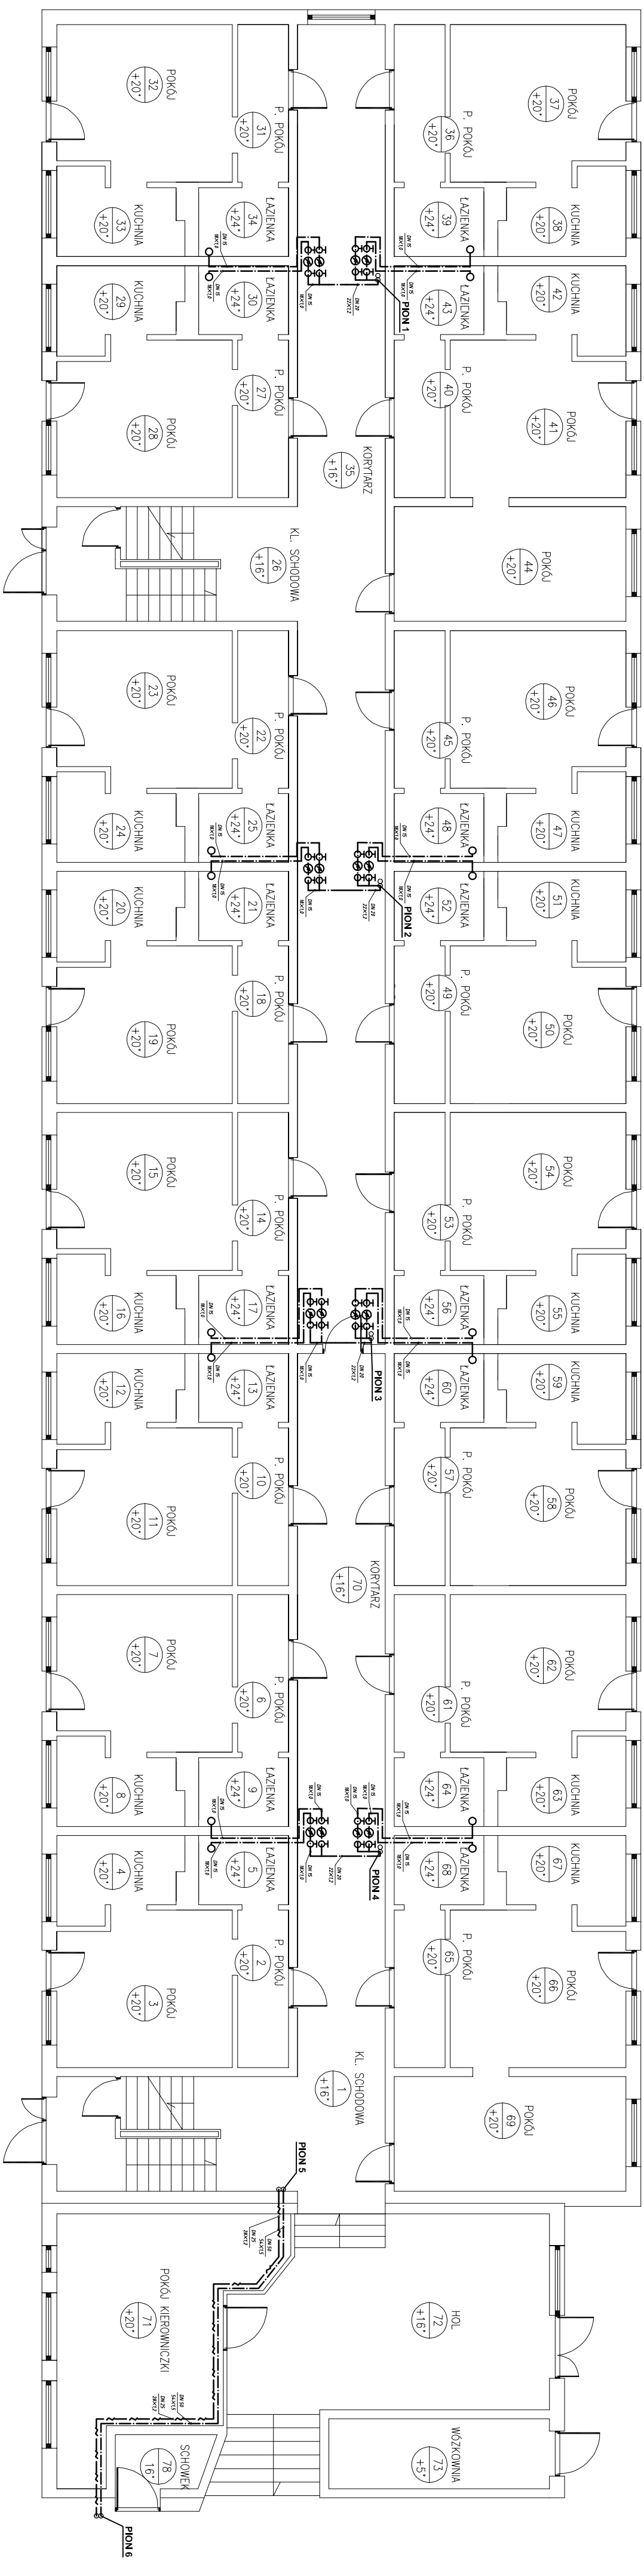

- WŁĄCZYĆ ZASILANIA C.W.U.
- OZNAČENIE PIONU
- WŁĄCZYĆ W INSTALACJE POZIOME Ciepłej Wody
- ZAMKŃ TERMOSTATYCZNĄ
- WODOMIERNIK
- ZAMKŃ ODCINNIACZY
- INSTALACJA Ciepłej Wody
- INSTALACJA CYRKULACJI

OBJEKT	Projekt wykonawczy instalacji ciepłej wody użytkowej dla budynku "B" Politechniki Rzeszowskiej	
INWESTOR	POLITECHNIKA RZESZOWSKA im. IGNACEGO ŁUKASIEWICZA 35-082 RZESZÓW AL. POWSTAŃCÓW WARSZAWY 12	
PROJEKT - INALACJE SANITARNE	inż. Barbora Koziej S-40/76	PODPIS
OPRACOWAŁ	mgr inż. Mateusz Storożczuk	
SPRAWDZIŁ	inż. Eugeniusz Basiak S-219/89	
RSZUDEK	Rzut parteru	NR RYSUNKU Dys. nr 2
BRANŻA	SANITARIKA	SKALA 1:100
RYZA	PROJEKT WYKONAWCZY	DATA MAJ 2017