


RZUT PIWNIC – BUDYNEK "R"
SKALA 1:100

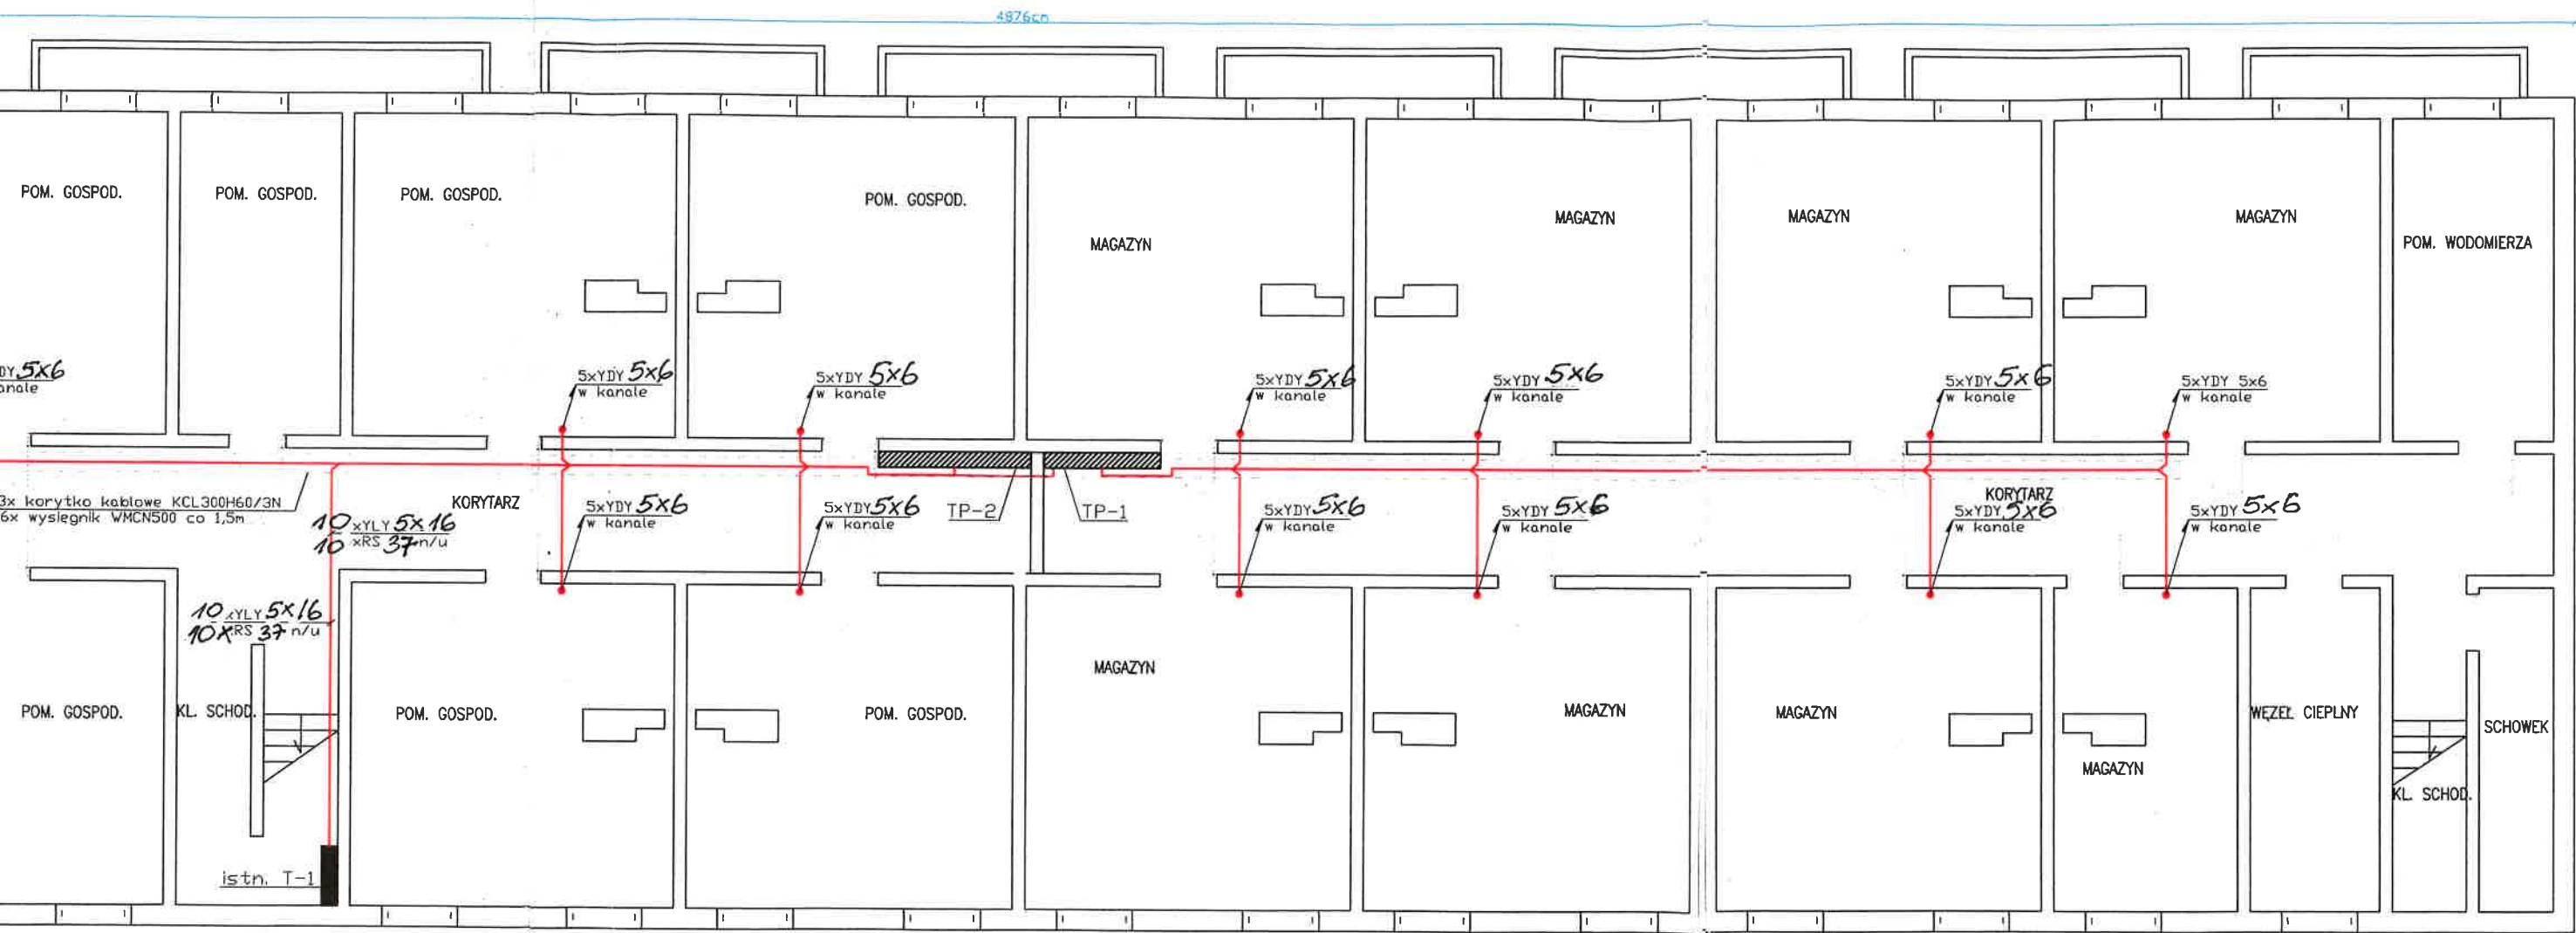

OBIEKT: Dom Asystenta PRZ Przebudowa instalacji elektrycznych z pomiarem		Przebudowa instalacji elektrycznych z pomiarem Kierownictwo robót: M.E-91'35	
PLAN INSTALACJI NA POZIOMIE PIWNIC			
INWESTOR: Politechnika Rzeszowska 35-959 Rzeszów			
PROJEKT BRANŻY ELEKTRYCZNEJ	NR RYS.	SKALA 1:100	

RZUT PIWNIC – BUDYNEK "R"

SKALA 1:100

