


POLITECHNIKA RZESZOWSKA
REGIONALNE CENTRUM DYDAKTYCZNO - KONFERENCYJNE
I BIBLIOTECZNO - ADMINISTRACYJNE
FRAGMENT CZĘŚCI BIBLIOTECZNEJ

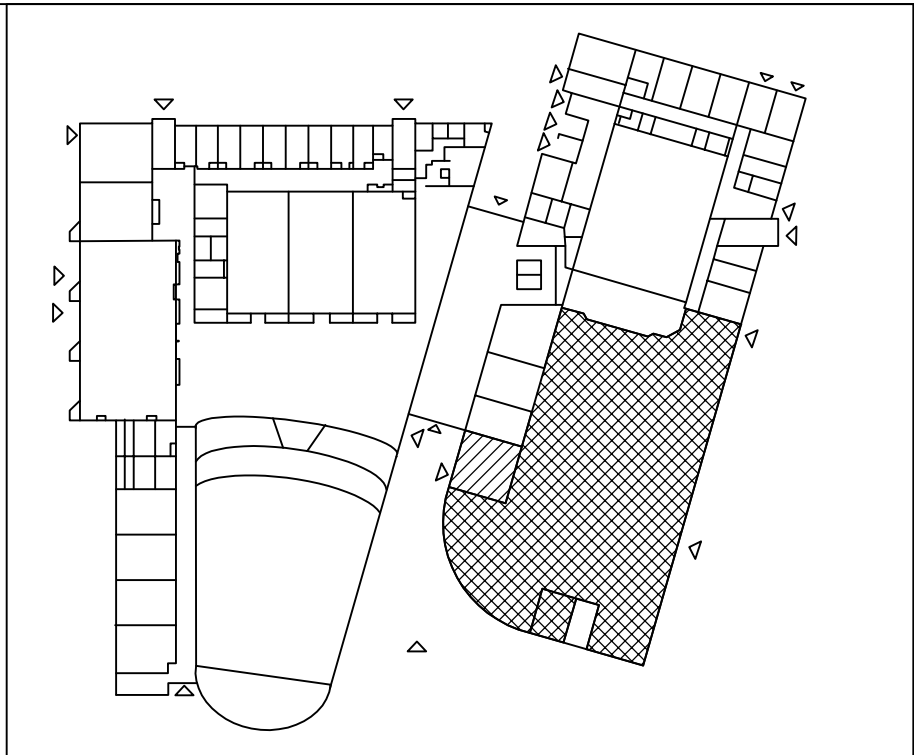

- LEGENDA:
- G4S — Instalacja chłodnicza ciecz / gaz
 - - - - Instalacja skroplin
 - (R) Klimatyzator ścienny
 - Klimatyzator podsufitowy
 - Klimatyzator kasetonowy
 - ⊗ Rewizja

System KL-6, KL 6.1-4 szt
Klimatyzator jedn. wewn. typ podsuftowy
Qch ≥ 7.10Qg ≥ 6.0kW
wym. 235/1289/650 mm
waga: 30 kg
poziom dś akustycz.: 29/36/41 dB(A)
Zasilanie 1N 230V 67W (wypust)
wyp. w moduł kontraktora ośnienego

System KL-6, KL 6.2-4 szt
Klimatyzator jedn. wewn. typ kasetonowy
Qch ≥ 7.10Qg ≥ 6.0kW
wym. 235/1289/650 mm
waga: 30 kg
poziom dś akustycz.: 29/36/41 dB(A)
Zasilanie 1N 230V 67W (wypust)
wyp. w moduł kontraktora ośnienego



System KL-6, KL 6.3-1 szt
Klimatyzator jedn. wewn. typ kasetonowy
Qch ≥ 7.10Qg ≥ 6.0kW
wym. 235/950/350 mm
waga: 20 kg
poziom dś akustycz.: 28/31/35 dB(A)
Zasilanie 1N 230V 36W (wypust)
wyp. w moduł kontraktora ośnienego

System KL-6, KL 6.4-1 szt
Klimatyzator jedn. wewn. typ kasetonowy
Qch ≥ 8.0Qg ≥ 9.0kW
wym. 235/950/350 mm
waga: 20 kg
poziom dś akustycz.: 28/31/35 dB(A)
Zasilanie 1N 230V 36W (wypust)
wyp. w moduł kontraktora ośnienego

System KL-6, KL 6.5-1 szt
Klimatyzator jedn. wewn. typ ścienny
Qch ≥ 2.80Qg ≥ 3.2kW
wym. 275/790/208 mm
waga: 11 kg
poziom dś akustycz.: 28/33/36 dB(A)
Zasilanie 1N 230V 17W (wypust)
wyp. w moduł kontraktora ośnienego

System KL-6, KL 6.6-1 szt
Klimatyzator jedn. wewn. typ ścienny
Qch ≥ 4.50Qg ≥ 5.0kW
wym. 320/1050/228 mm
waga: 15 kg
poziom dś akustycz.: 33/36/41 dB(A)
Zasilanie 1N 230V 43W (wypust)
wyp. w moduł kontraktora ośnienego

UWAGI:
- główne rurociągi prowadzić w przestrzeni sufitu podwieszanego;
- wszystkie przejścia przez stropy i ściany oddzielenia pożarowego zabezpieczyć masami o odporności ogniowej dla danej przegrody;
- projektowane trasy instalacji należy sprawdzić przed rozpoczęciem montażu z uwagi na istniejące już instalacje w budynku;
- kolejność wykonywania projektowanych instalacji należy skoordynować z pozostałymi instalacjami;
- wynikiem końcowym rozwiązań na budowie będzie w porozumieniu z Projektantem.

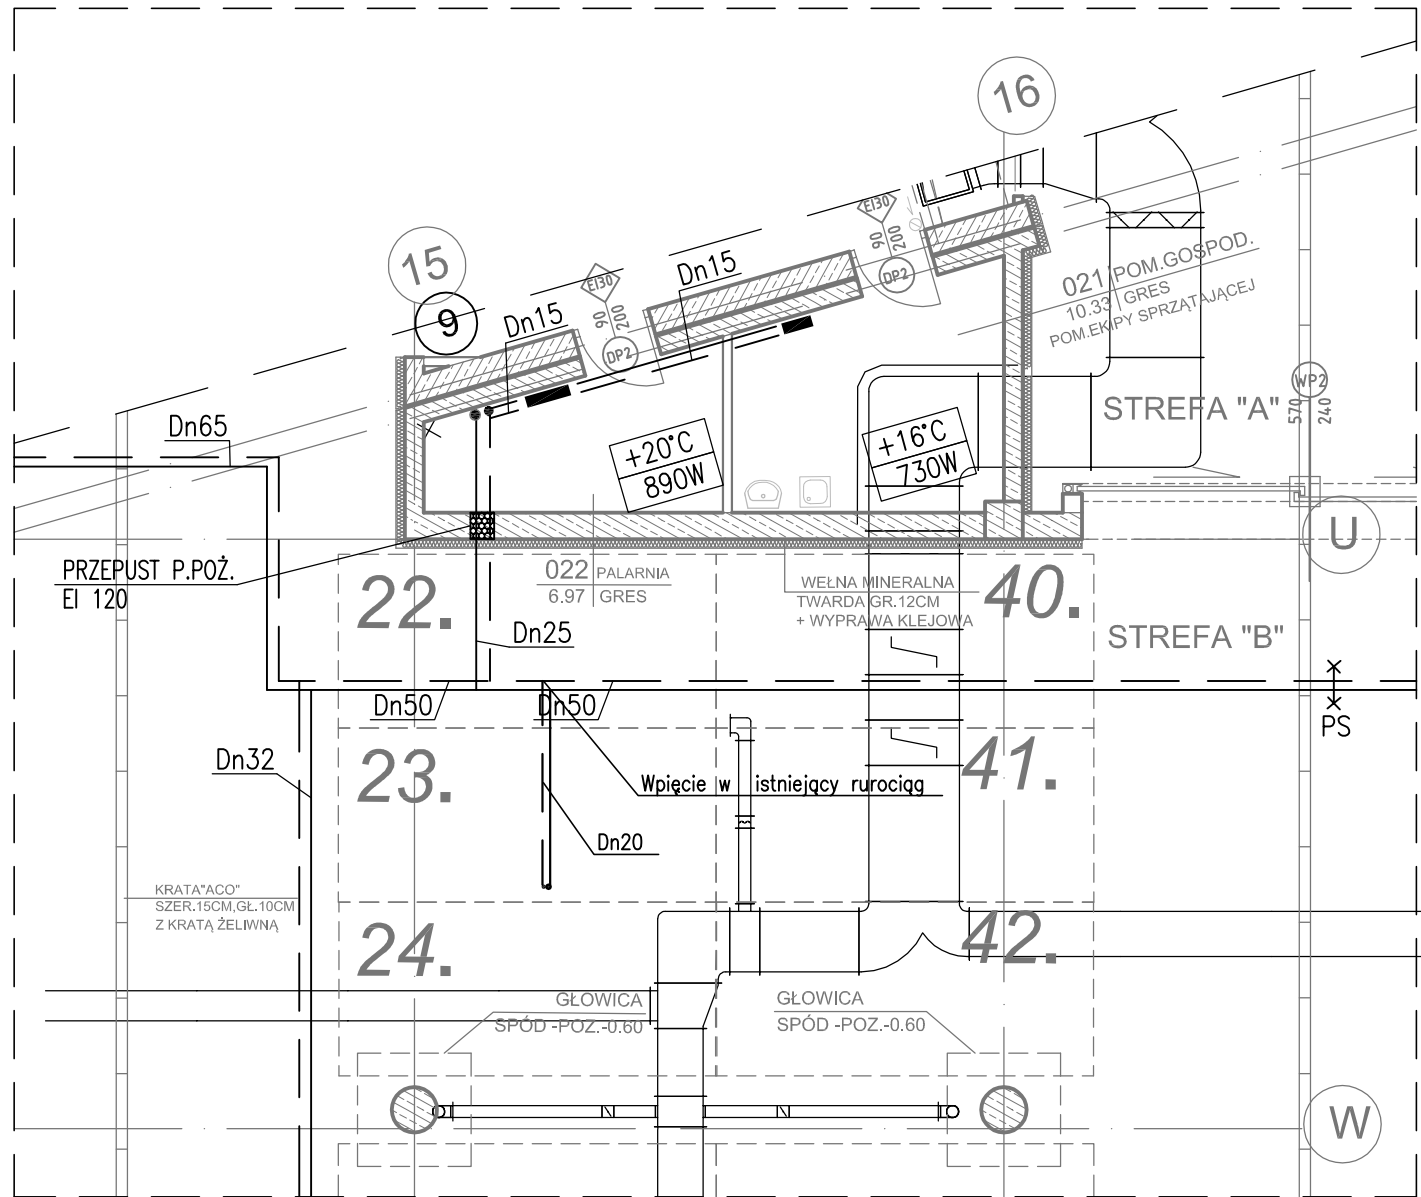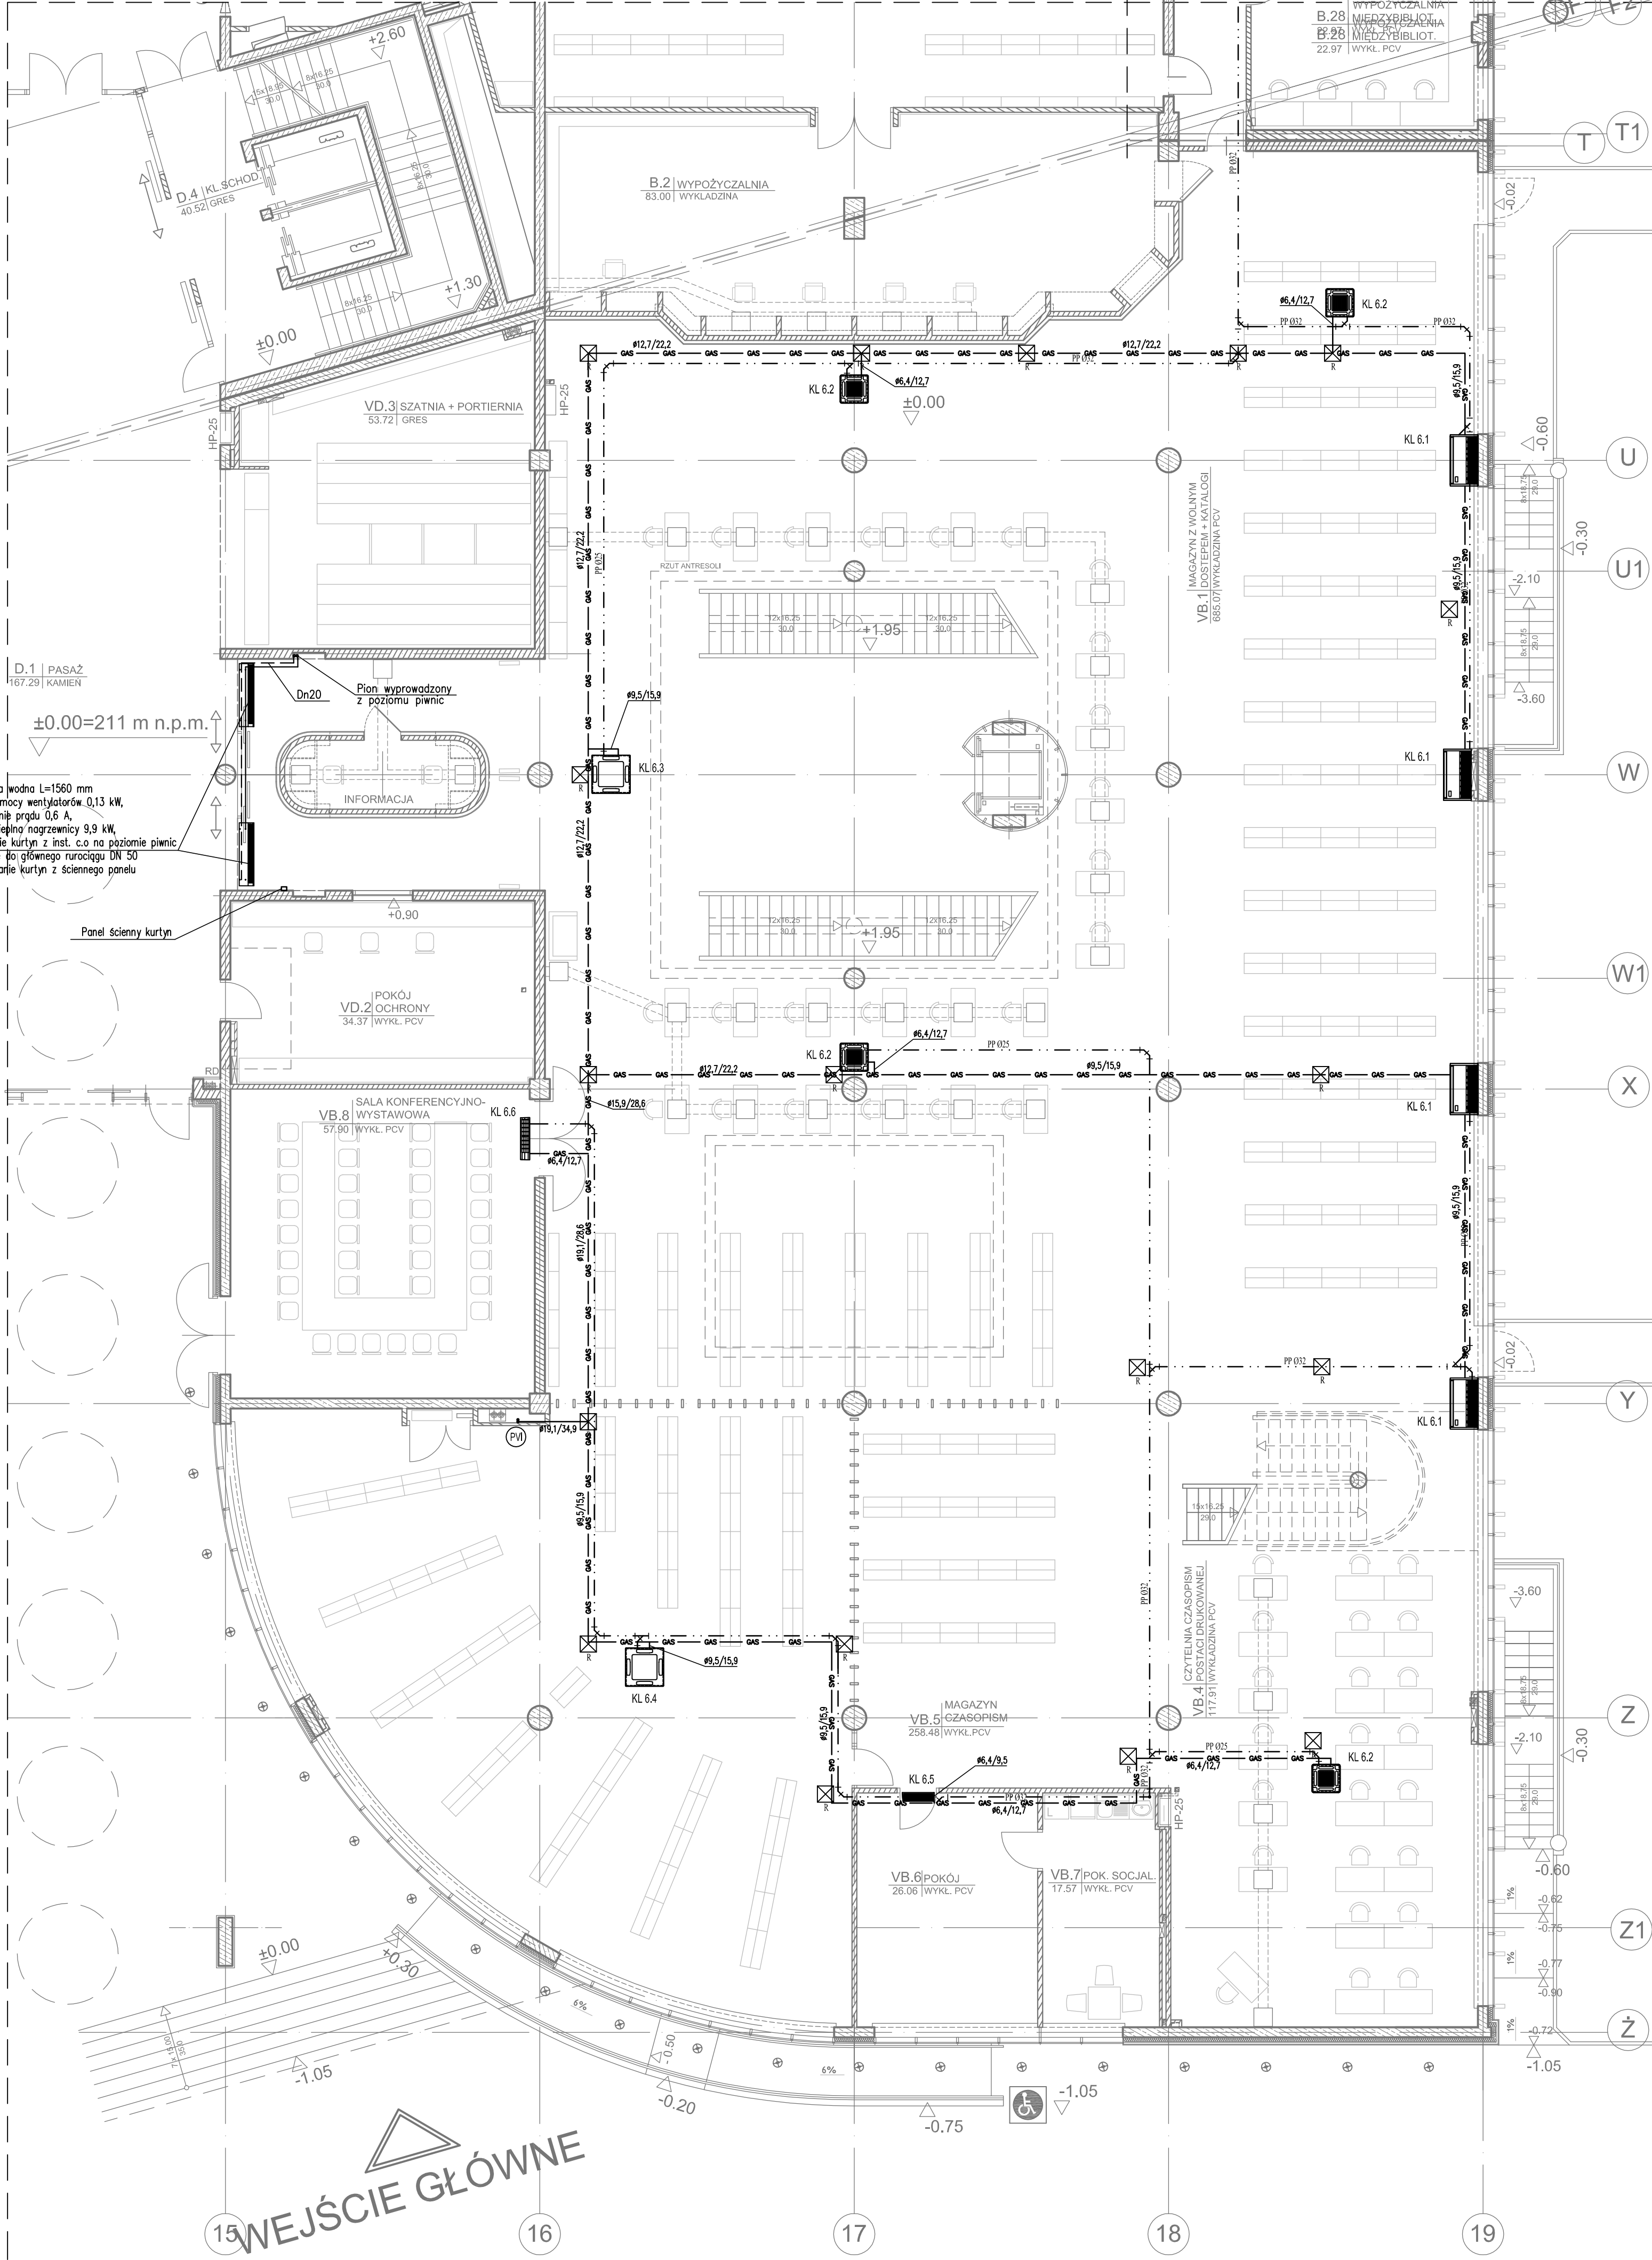

Opis: Regionalne Centrum Dydaktyczno - Konferencyjne i Biblioteczno - Administracyjne Politechniki Rzeszowskiej			
Adres: 35-959 Rzeszów, al. Powstańców Warszawy 12 - dz. nr 1775/91			
Inwestor: Politechnika Rzeszowska im. I.Łukasiewicza, al. Powstańców Warszawy 12, 35-959 Rzeszów			
Tytuł: KLIMATYZACJA – RZUT PARTERU – FRAGMENT CZĘŚCI BIBLIOTECZNEJ – UKŁAD KL-6			Stadium/Bronzo: PW / IS
Projektant: mgr inż. Rafał BERGIEL POK/0273/POOS/13			Skala: 1:100
Data: 12.2017			Nr rys.: S-09