
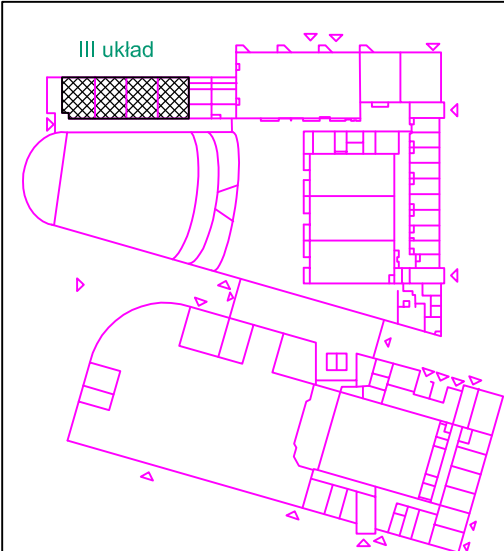


POLITECHNIKA RZESZOWSKA
REGIONALNE CENTRUM DYDAKTYCZNO - KONFERENCYJNE
I BIBLIOTECZNO - ADMINISTRACYJNE
FRAGMENT CZĘŚCI DYDAKTYCZNEJ

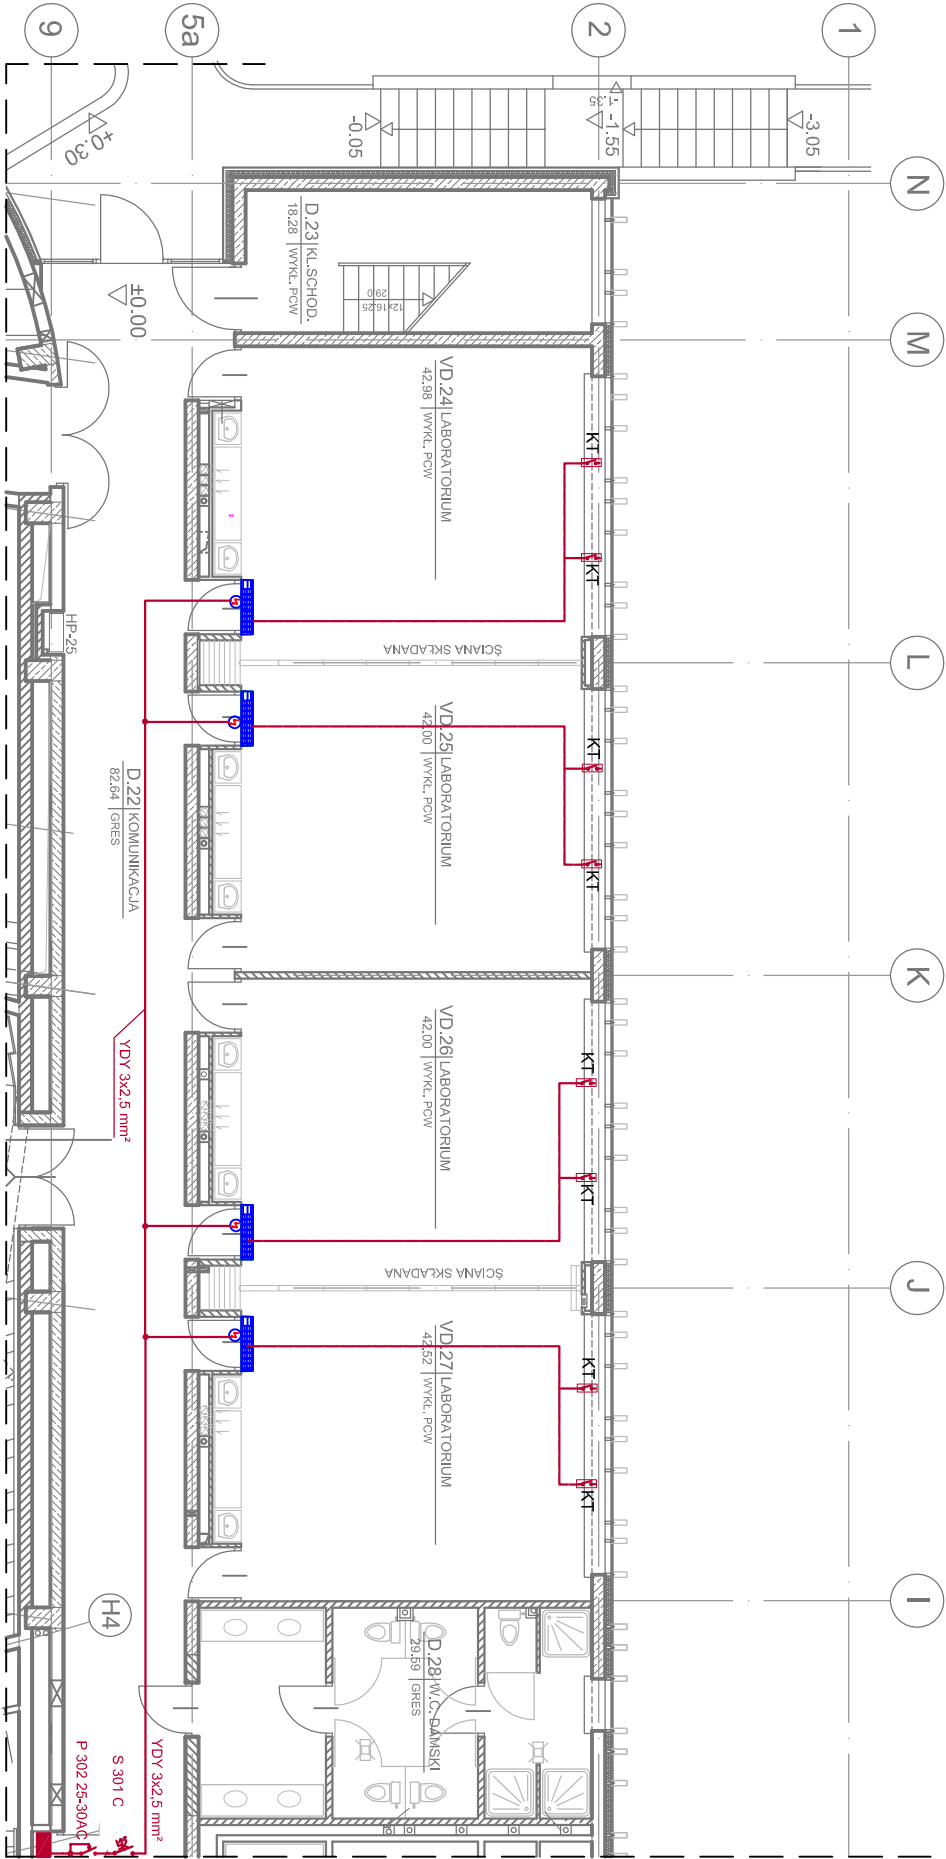

- KT Kontrakt
- Przewód OMV 2x0.75
- Przewód VDY 3x2.5 mm²

Obiekt: Regionalne Centrum Dydaktyczno - Konferencyjne i Biblioteczno - Administracyjne Politechniki Rzeszowskiej				Stadium/Branża: PW/IE	
Adres: 35-959 Rzeszów, Al. Powstańców Warszawy - dz. nr 1775/91				Skala: 1:100	
Inwestor: Politechnika Rzeszowska Im. Łukasiewicza, al. Powstańców Warszawy 12, 35-959 Rzeszów				Nr rys.: E-06	
Tytuł: KLIMATYZACJA - RZUT PARTERU - FRAGMENT CZĘŚCI DYDAKTYCZNEJ INSTALACJE ELEKTRYCZNE				Data: 12.2017	
Projektant: Inż. ALEXANDER ŚNIEZEK E-80/77				Podpis:	