


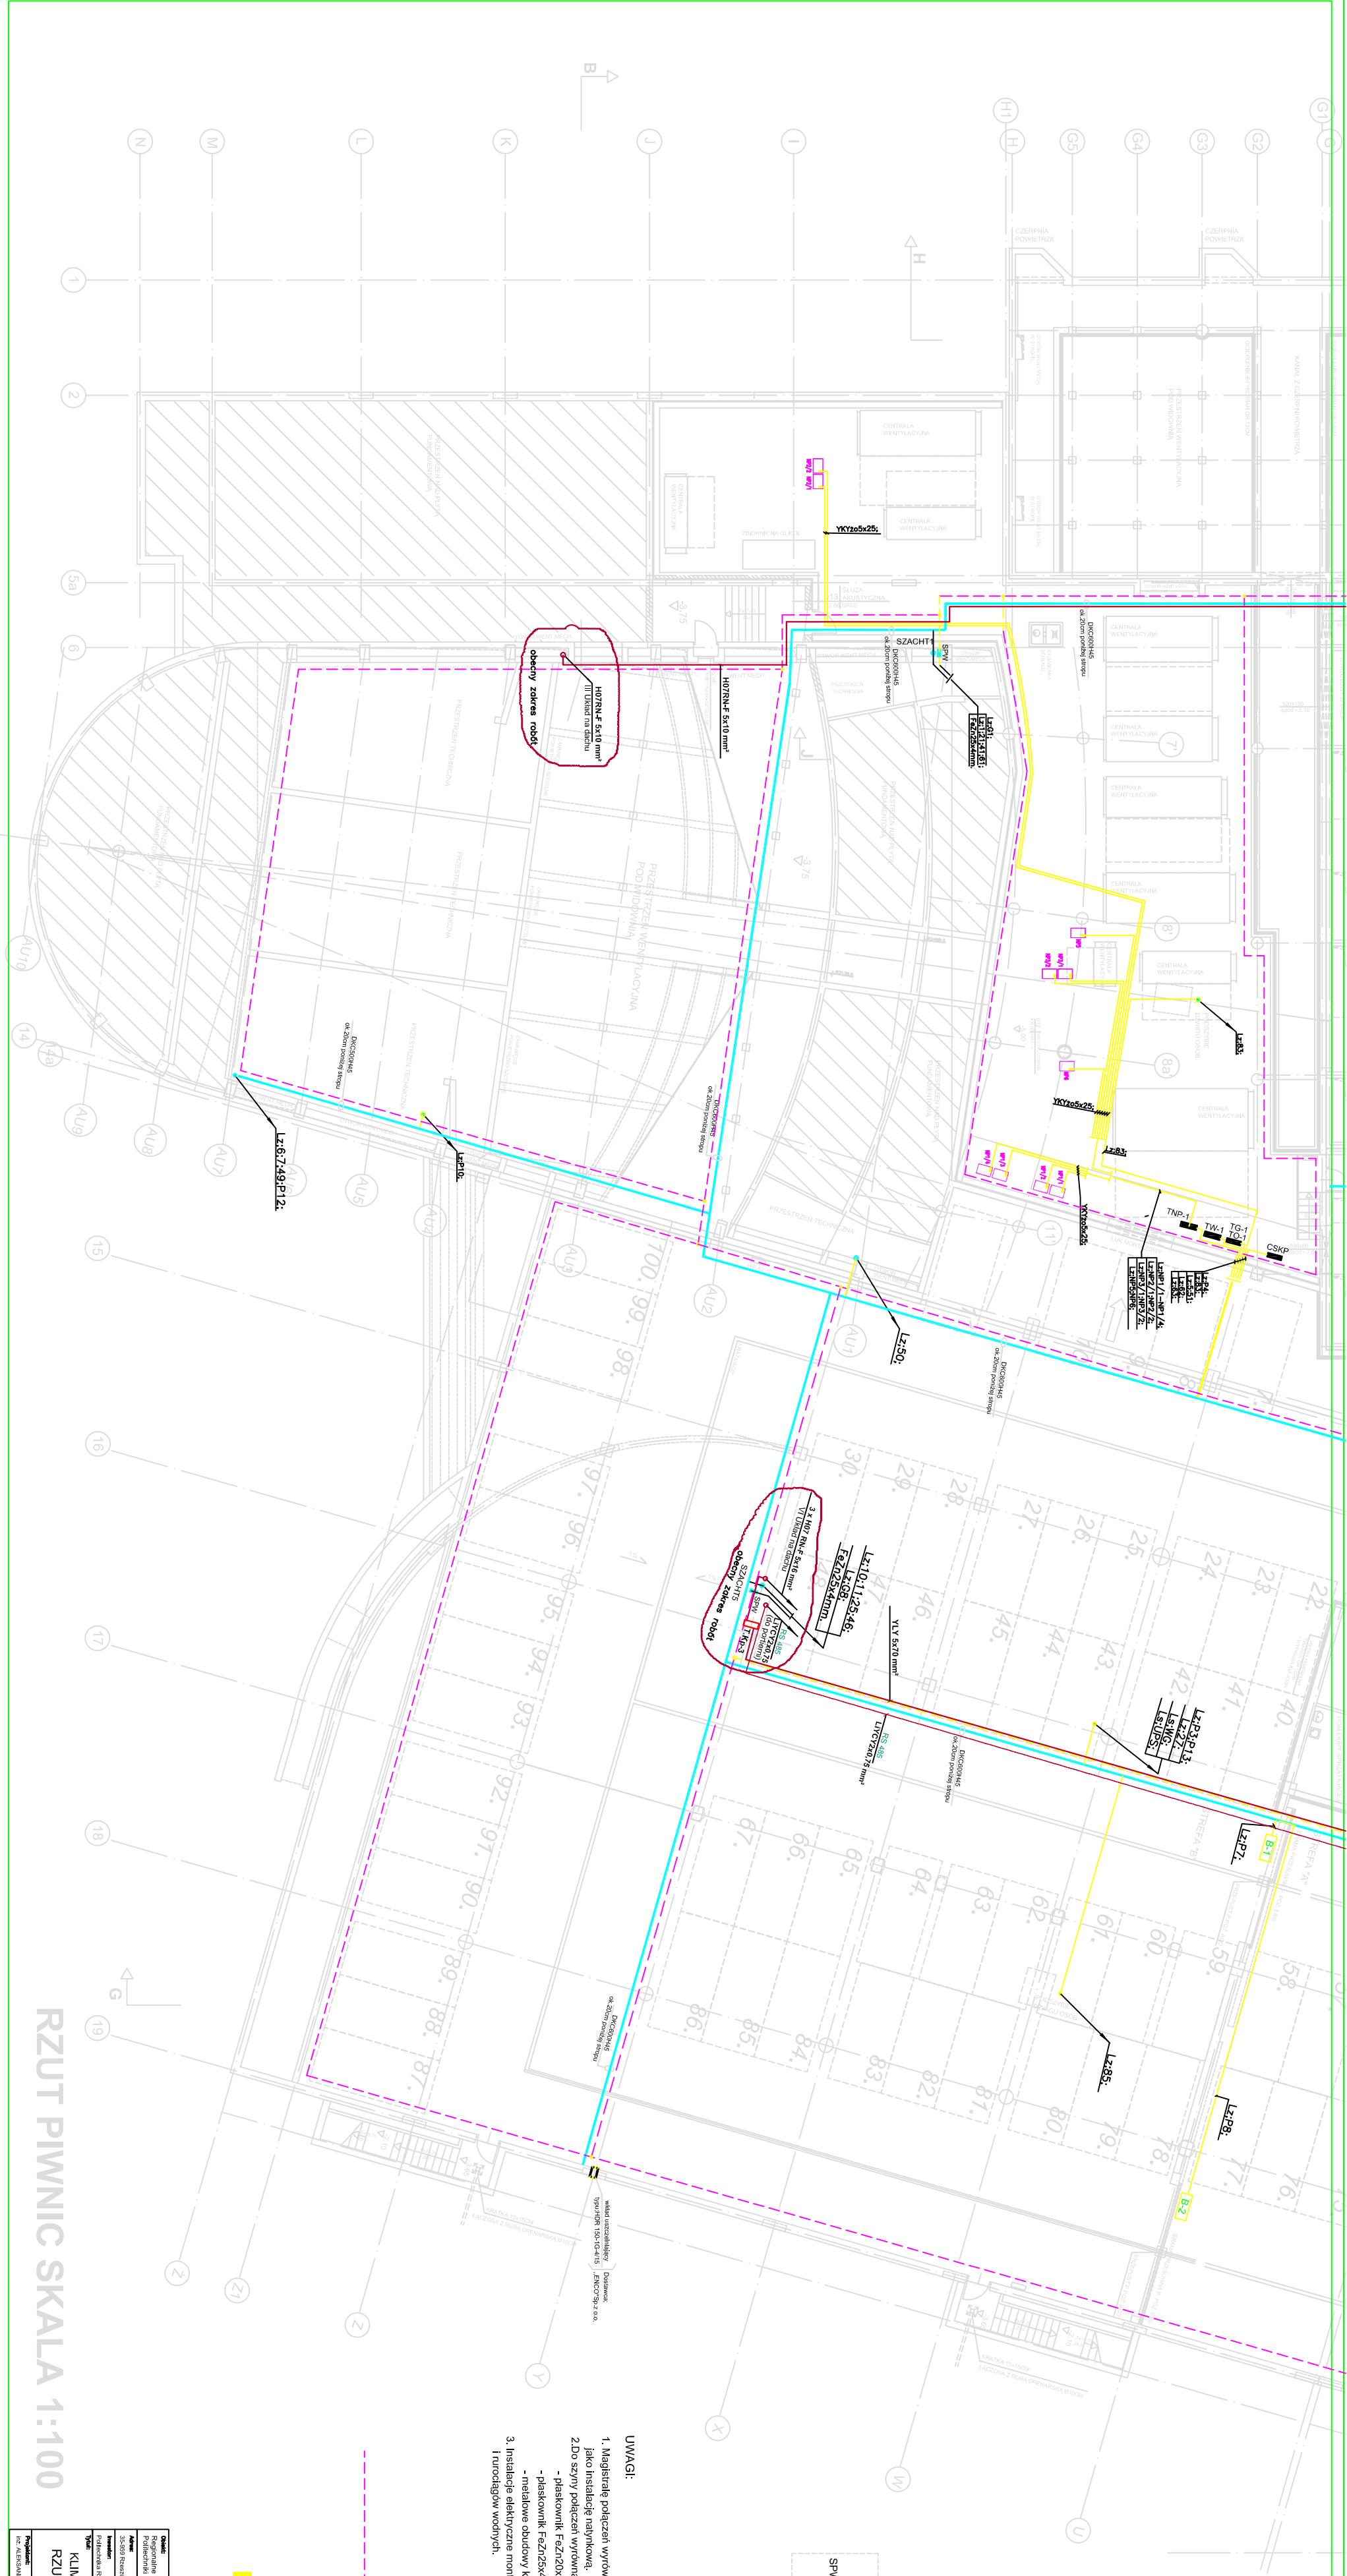

RZUT PIWNIC SKALA 1:100

RZUT PIWNIC CZĘŚĆ 2

Nazwa		Regionale Centrum Dystrykcyjno - Kominacyjnej Białostoko - Kierunek	
Podmiot wykonujący		Societ Instalacji, Al. Powstańców Warszawy - 40, 17-735	
Data		12.05.2024	
Temat		Klimatyzacja - Instalacje Elektryczne	
Rzut Piwnic Część 2		PV/IE	
Skala		1:100	
Miejscowość		Białystok	
Miejscowość		E-14	

- UWAGI:
- Magazyny połączeń wykonanych wykonanie płaskownik Fz20 25x4mm jako instalacje nagłówek.
 - Zob. sekcję połączeń wykonanych (cał. SPW, YPK, SYP, przelaz):
 - płaskownik Fz20 25x4mm ułożony poziomo wzdłuż koryta elektrycznego,
 - płaskownik Fz20 25x4mm ułożony pionowo w szachtach instalacyjnych,
 - metalowe obudowy kanałów wentylacyjnych i trurodów wodnych (przewod. 10/16),
 - 3. Instalacje elektryczne montować w szachtach korytarzy z montażem kanałów wentylacyjnych i trurodów wodnych.

