
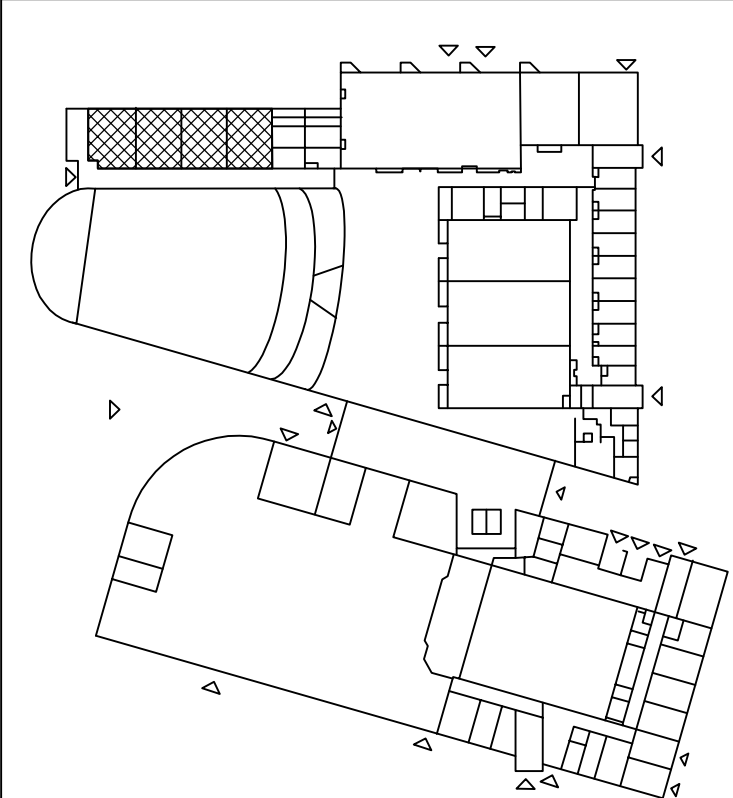


POLITECHNIKA RZESZOWSKA
REGIONALNE CENTRUM DYDAKTYCZNO - KONFERENCYJNE
I BIBLIOTECZNO - ADMINISTRACYJNE
FRAGMENT CZĘŚCI DYDAKTYCZNEJ

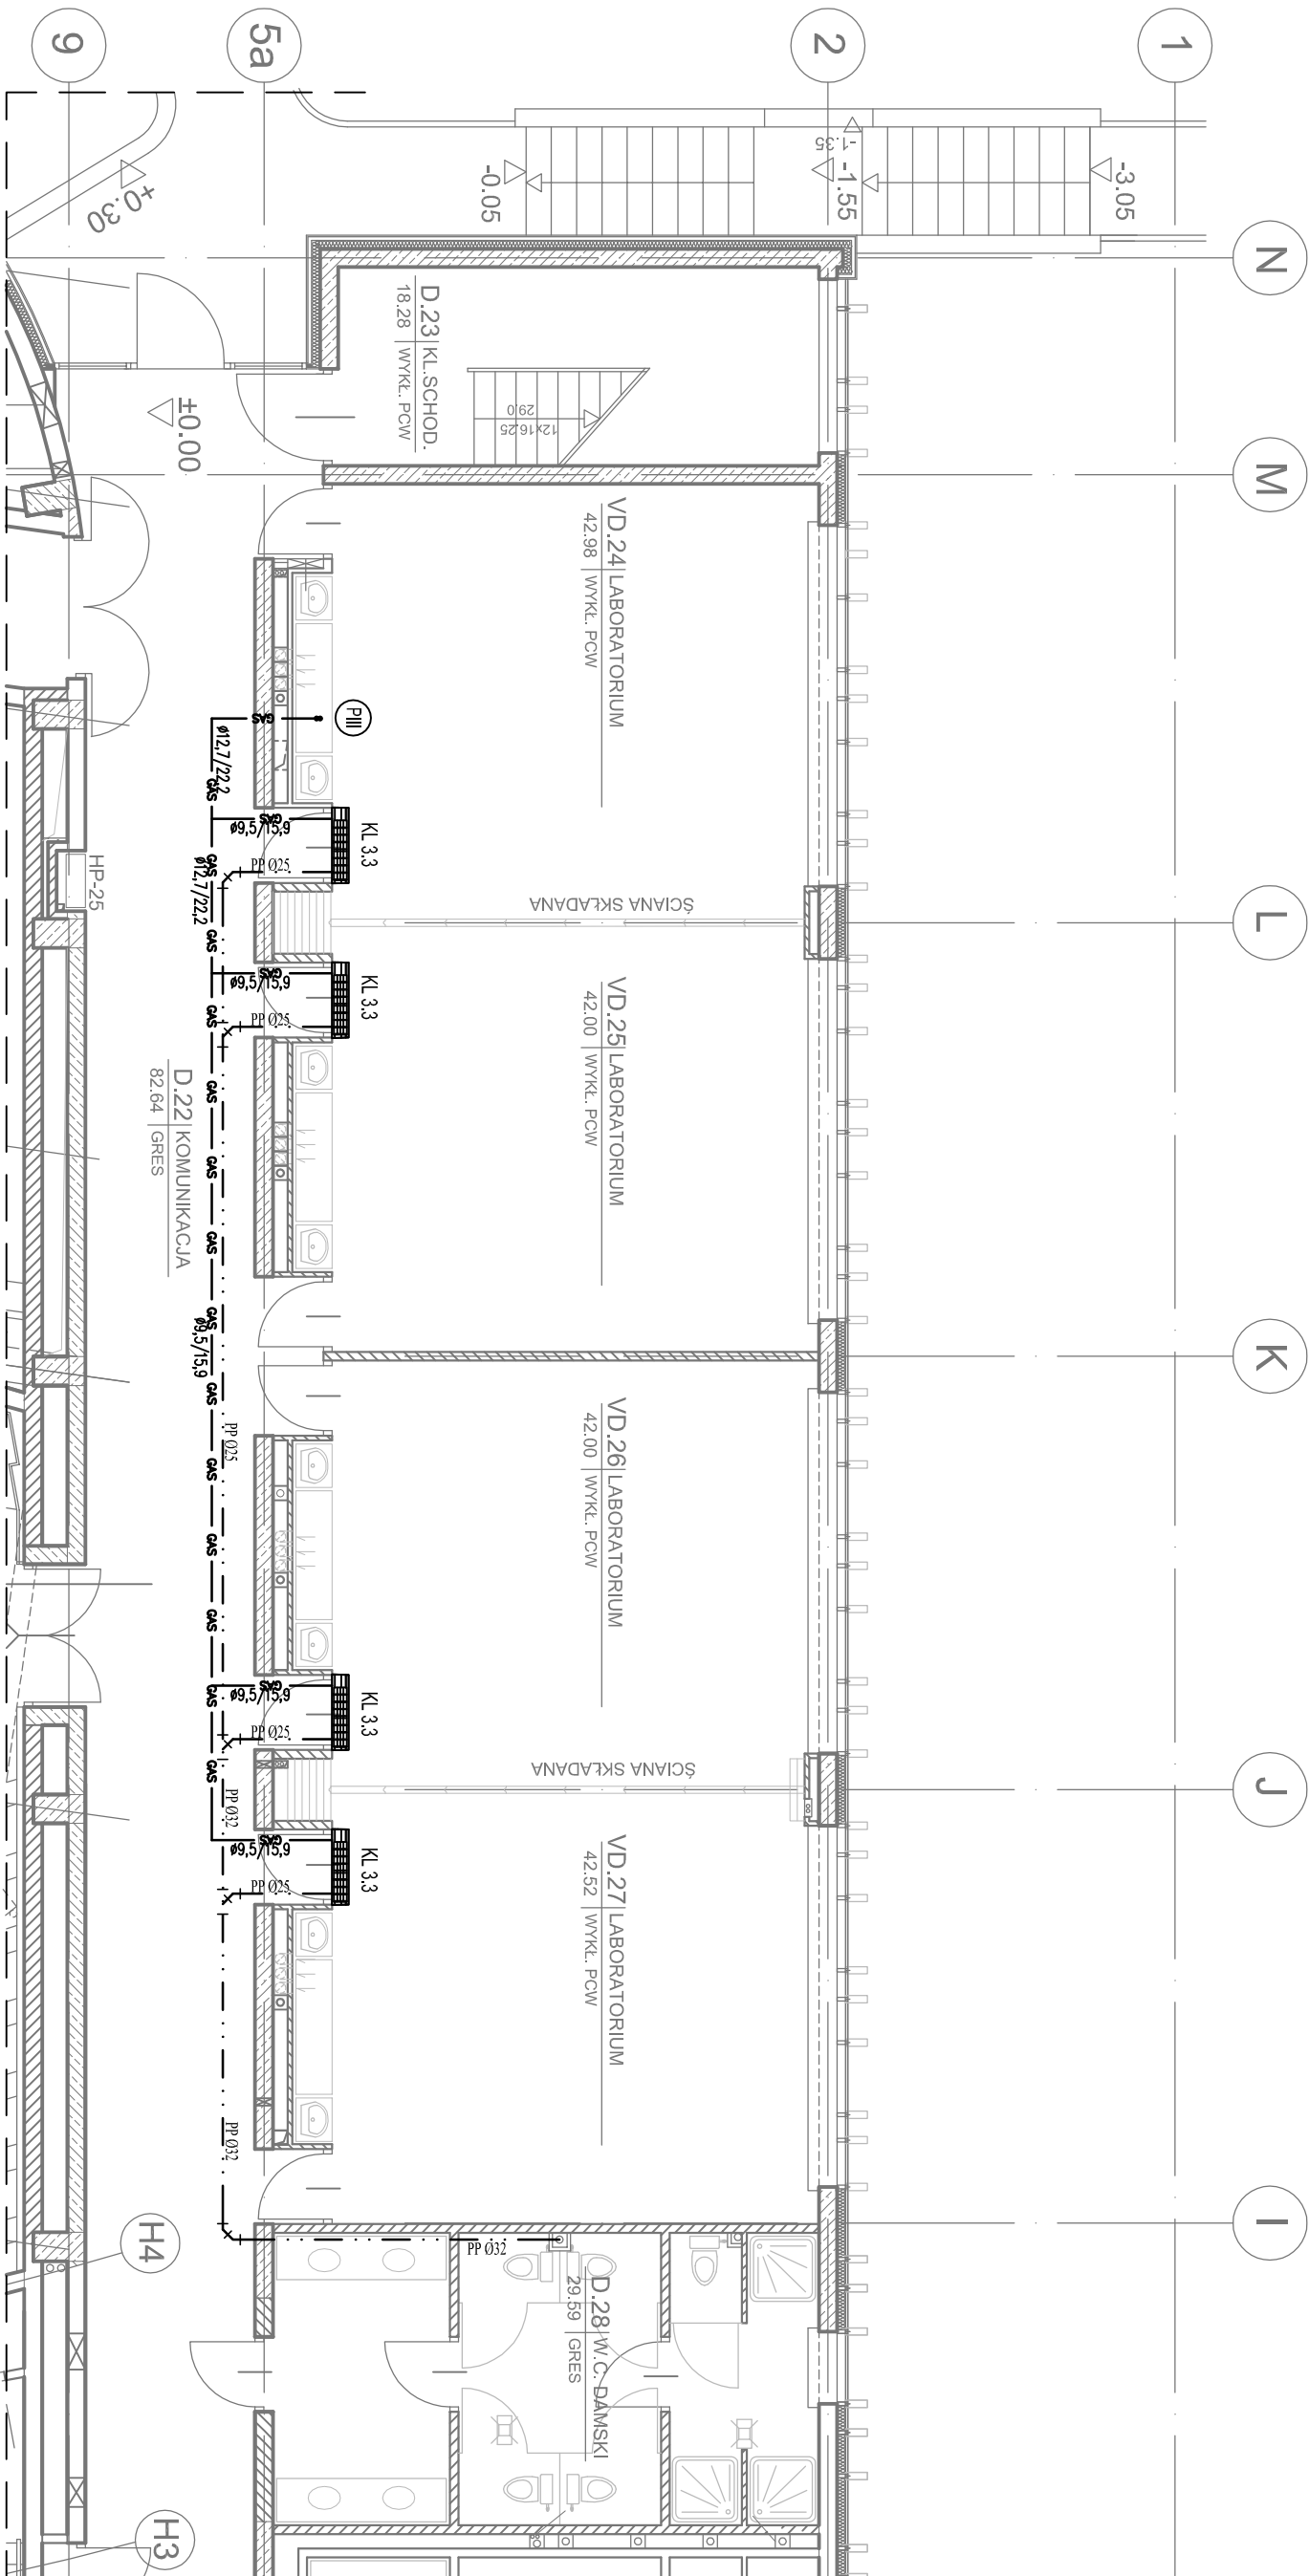

LEGENDA:

— oas — Instalacja chłodnicza ciecz / gaz

- - - - - Instalacja skroplin

(PI) Pion instalacji freonowej

Klimatyzator ścienny

Klimatyzator podsufitowy

System KL-3, KL 3.3 4 szt.
Klimatyzator jedn. wewn. typ ścienny
Och ≥ 7,10g ≥ 8,0kW
wymiar: 320*1050*228 mm
waga: 15 kg
poziom ciś akustycz.: 34/39/46 dB(A)
Zasilanie 1N 230V 50W (wypust)
wyp. w moduł kontraktora okienego

UWAGI:

- główne rurociągi prowadzić w przestrzeni sufitu podwieszanego;
- wszystkie przejścia przez stropy i ściany oddzielenia pożarowego zabezpieczyć masami o odporność ogniową dla danej przegrody;
- projektowane trasy instalacji należy sprawdzić przed rozpoczęciem montażu z uwagą na istniejące już instalacje w budynku;
- kolejność wykonywania projektowanych instalacji należy skoordynować z pozostałymi instalacjami;
- wyniki liczby rozwiązać na budowie bądź w porozumieniu z Projektantem.

Obiekt: Regionalne Centrum Dydaktyczno - Konferencyjne i Biblioteczno - Administracyjne Politechniki Rzeszowskiej			
Adres: 35-959 Rzeszów, al. Powstańców Warszawy 12 - dz. nr 1775/91			
Inwestor: Politechnika Rzeszowska Im. I. Łukasiewicza, al. Powstańców Warszawy 12, 35-959 Rzeszów			
Tytuł: KLIMATYZACJA – RZUT PARTERU – FRAGMENT CZĘŚCI DYDAKTYCZNEJ – UKŁAD KL-3			Stadium/Branża: PW / IS
Projektant: mgr inż. Rafał BERGIEL PDK0273/POOS/13			Skala: 1:100
Data: 12.2017			Nr rys.: S-04