


INSTALACJA C.C.W.U.
RZUT PARTERU
skala 1:100

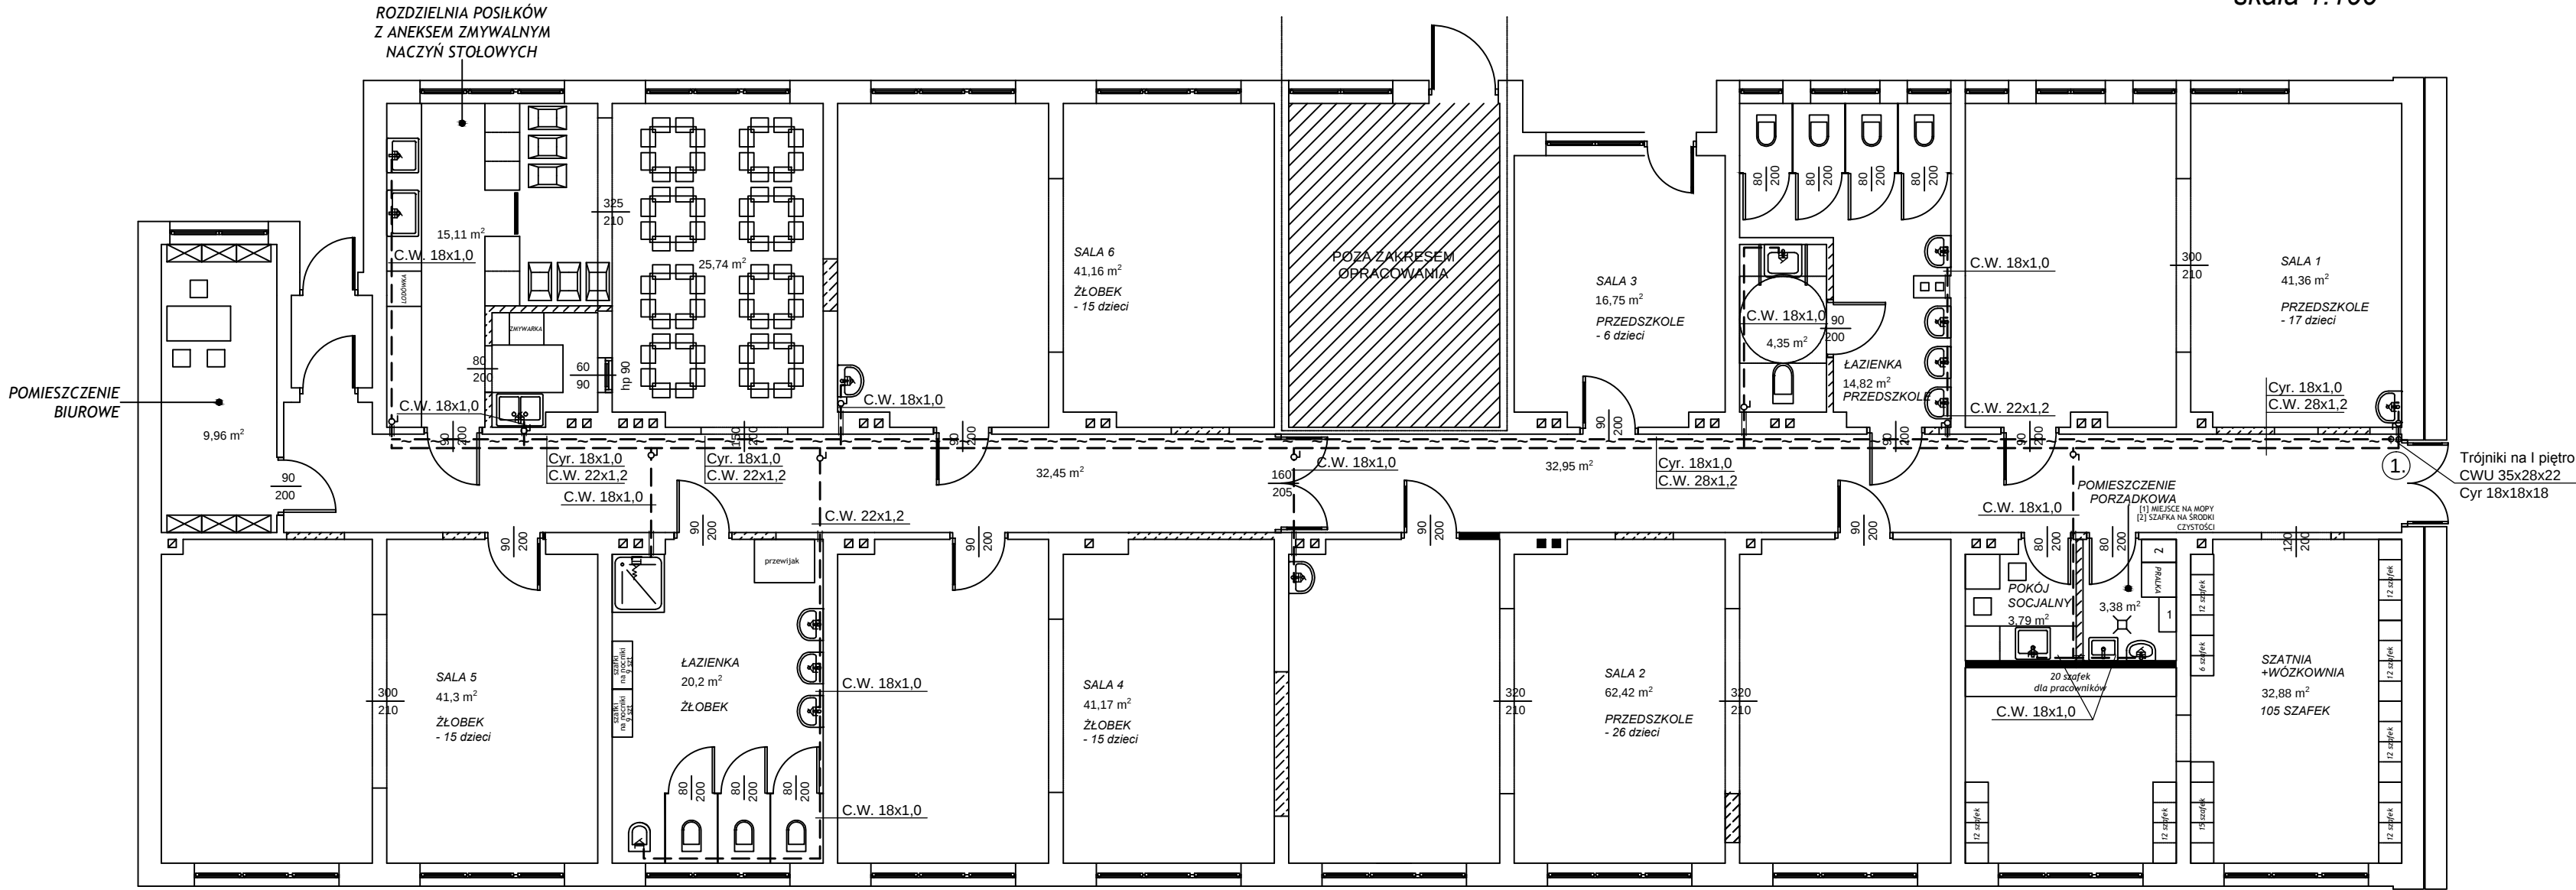

LEGENDA:

- - proj. instalacja ciepłej wody
- - - - proj. instalacja cyrkulacji
- 1. - proj. piony wodociągowe
- 5 - proj. zawór odcinający

Projekt jest w rozumieniu ustawy o prawie autorskim i prawach pokrewnych utworem architektoniczno-urbanistycznym i jest chroniony prawem autorskim.

ZESPÓŁ PROJEKTOWY INSTALACJI SANITARNYCH inż. Barbara Koziej 35-051 Rzeszów; ul. Staszica 25/56 tel. 0 606 721 486			
adres inwestora:	POLITECHNIKA RZESZOWSKA IM. IGNACEGO LUKASIEWICZA AL. POWSTAŃCÓW WARSZAWY 12, 35-959 RZESZÓW		
nazwa:	PROJEKT WYKONAWCZY C.C.W.U. DO POMIESZCZEŃ NOWOPOWSTAŁEGO ŻŁOBKA I PRZEDSZKOLA W BUDYNKU BYŁEJ PRZYCHODNI ZDROWIA – BUDYNEK "J"		
adres inwestycji:	RZESZÓW, UL. PODKARPACKA 1A, DZIAŁKA NR 1775/58, OBR 207.		
faza:		PROJEKT WYKONAWCZY	
zespół projektowy		nr uprawnień	data: 05.2018r.
Opracował	mgr inż Marcin Sioma		podpis
Projektował	inż.Barbara Koziej	S – 40/76	
Sprawdzający	inż.Eugeniusz Basiak	S–279/89	
temat rys.:	Instalacja C.C.W.U. RZUT PARTERU	format:	skala: nr rys. 1:100 2