
 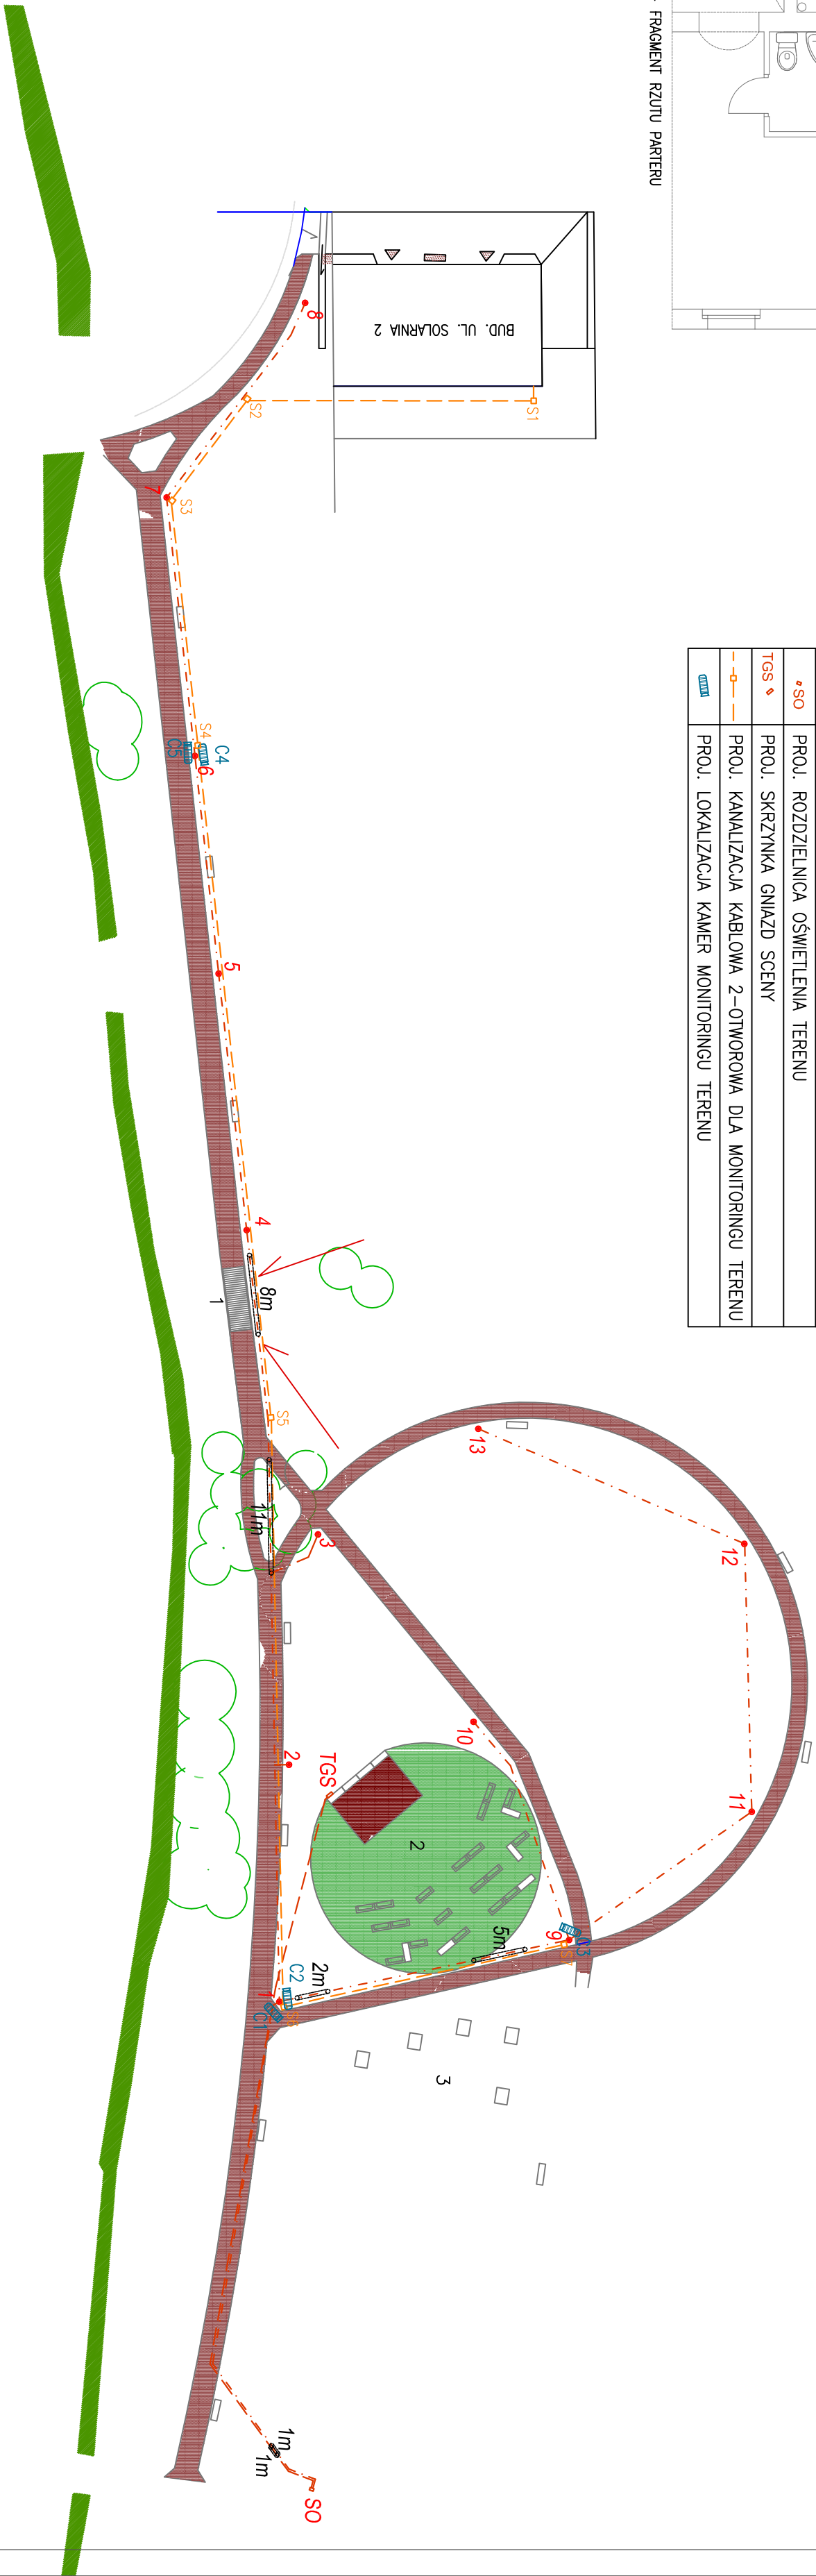


BUD. UL. SOLARNIA 2 – FRAGMENT RZUTU PARTERU

LEGENDA	
1	PROJEKT. MOSTEK DREWNIANY
2	PROJEKT. MAŁY AMFITEATR
3	PROJEKT. ZIELONA SIŁOWNIA
	PROJEKT. CIĄGI PIESZE
	LAWKI WPOCZYNKOWE + KOSZE NA ŚMIECI
	PROJEKT. LATARNIA PARKOWA (SYLWETKA WG RYS. 4E)
	PROJ. KABEL OŚWIEPLENIA TERENU
	PROJ. KABEL ELEKTROEN. nN
	PROJ. KABEL W RURZE OSŁONOWEJ KARBOWANEJ fi 75mm
	PROJ. ROZDZIELNICA OŚWIEPLENIA TERENU
	PROJ. SKRZYNIKA GNIAZD SCENY
	PROJ. KANALIZACJA KABLOWA 2-OTWOROWA DLA MONITORINGU TERENU
	PROJ. LOKALIZACJA KAMER MONITORINGU TERENU



		"ELTIS" PRACOWNIA PROJEKTOWA		tel.:34 366 95 65	
		Częstochowa, ul. Warszawska 125		tel.:502 312 216 ; 502 561 226	
		www.eltis.com.pl		e-mail: eltis@eltis.com.pl	
Nazwa obiektu i adres	REWITALIZACJA ZUBOŻONYCH TERENÓW PUBLICZNYCH w WOŹNIKACH ZAGOSPODAROWANIE ZDEGRADOWANEGO TERENU WZDŁUŻ POTOKU ŁANA NA POTRZEBY UTWORZENIA PRZESTRZENI PUBLICZNEJ WOŹNIKI, DZ. NR EWID. 274/36, 315/36, 328/36				Skala 1:500
Przedmiot rysunku	PLAN WYKONANIA INSTALACJI ELEKTRYCZNYCH				Nr rys. 1E
Projektował	mgr inż. Szymon Szmidt	Instal.elekt.	SLK/5430/PWOE/14	12.2017r	
Sprawił	inż. Tadeusz Szmidt	Instal.elekt.	FT-83861/105/1552/82	12.2017r	