


RZUT PIWNICY

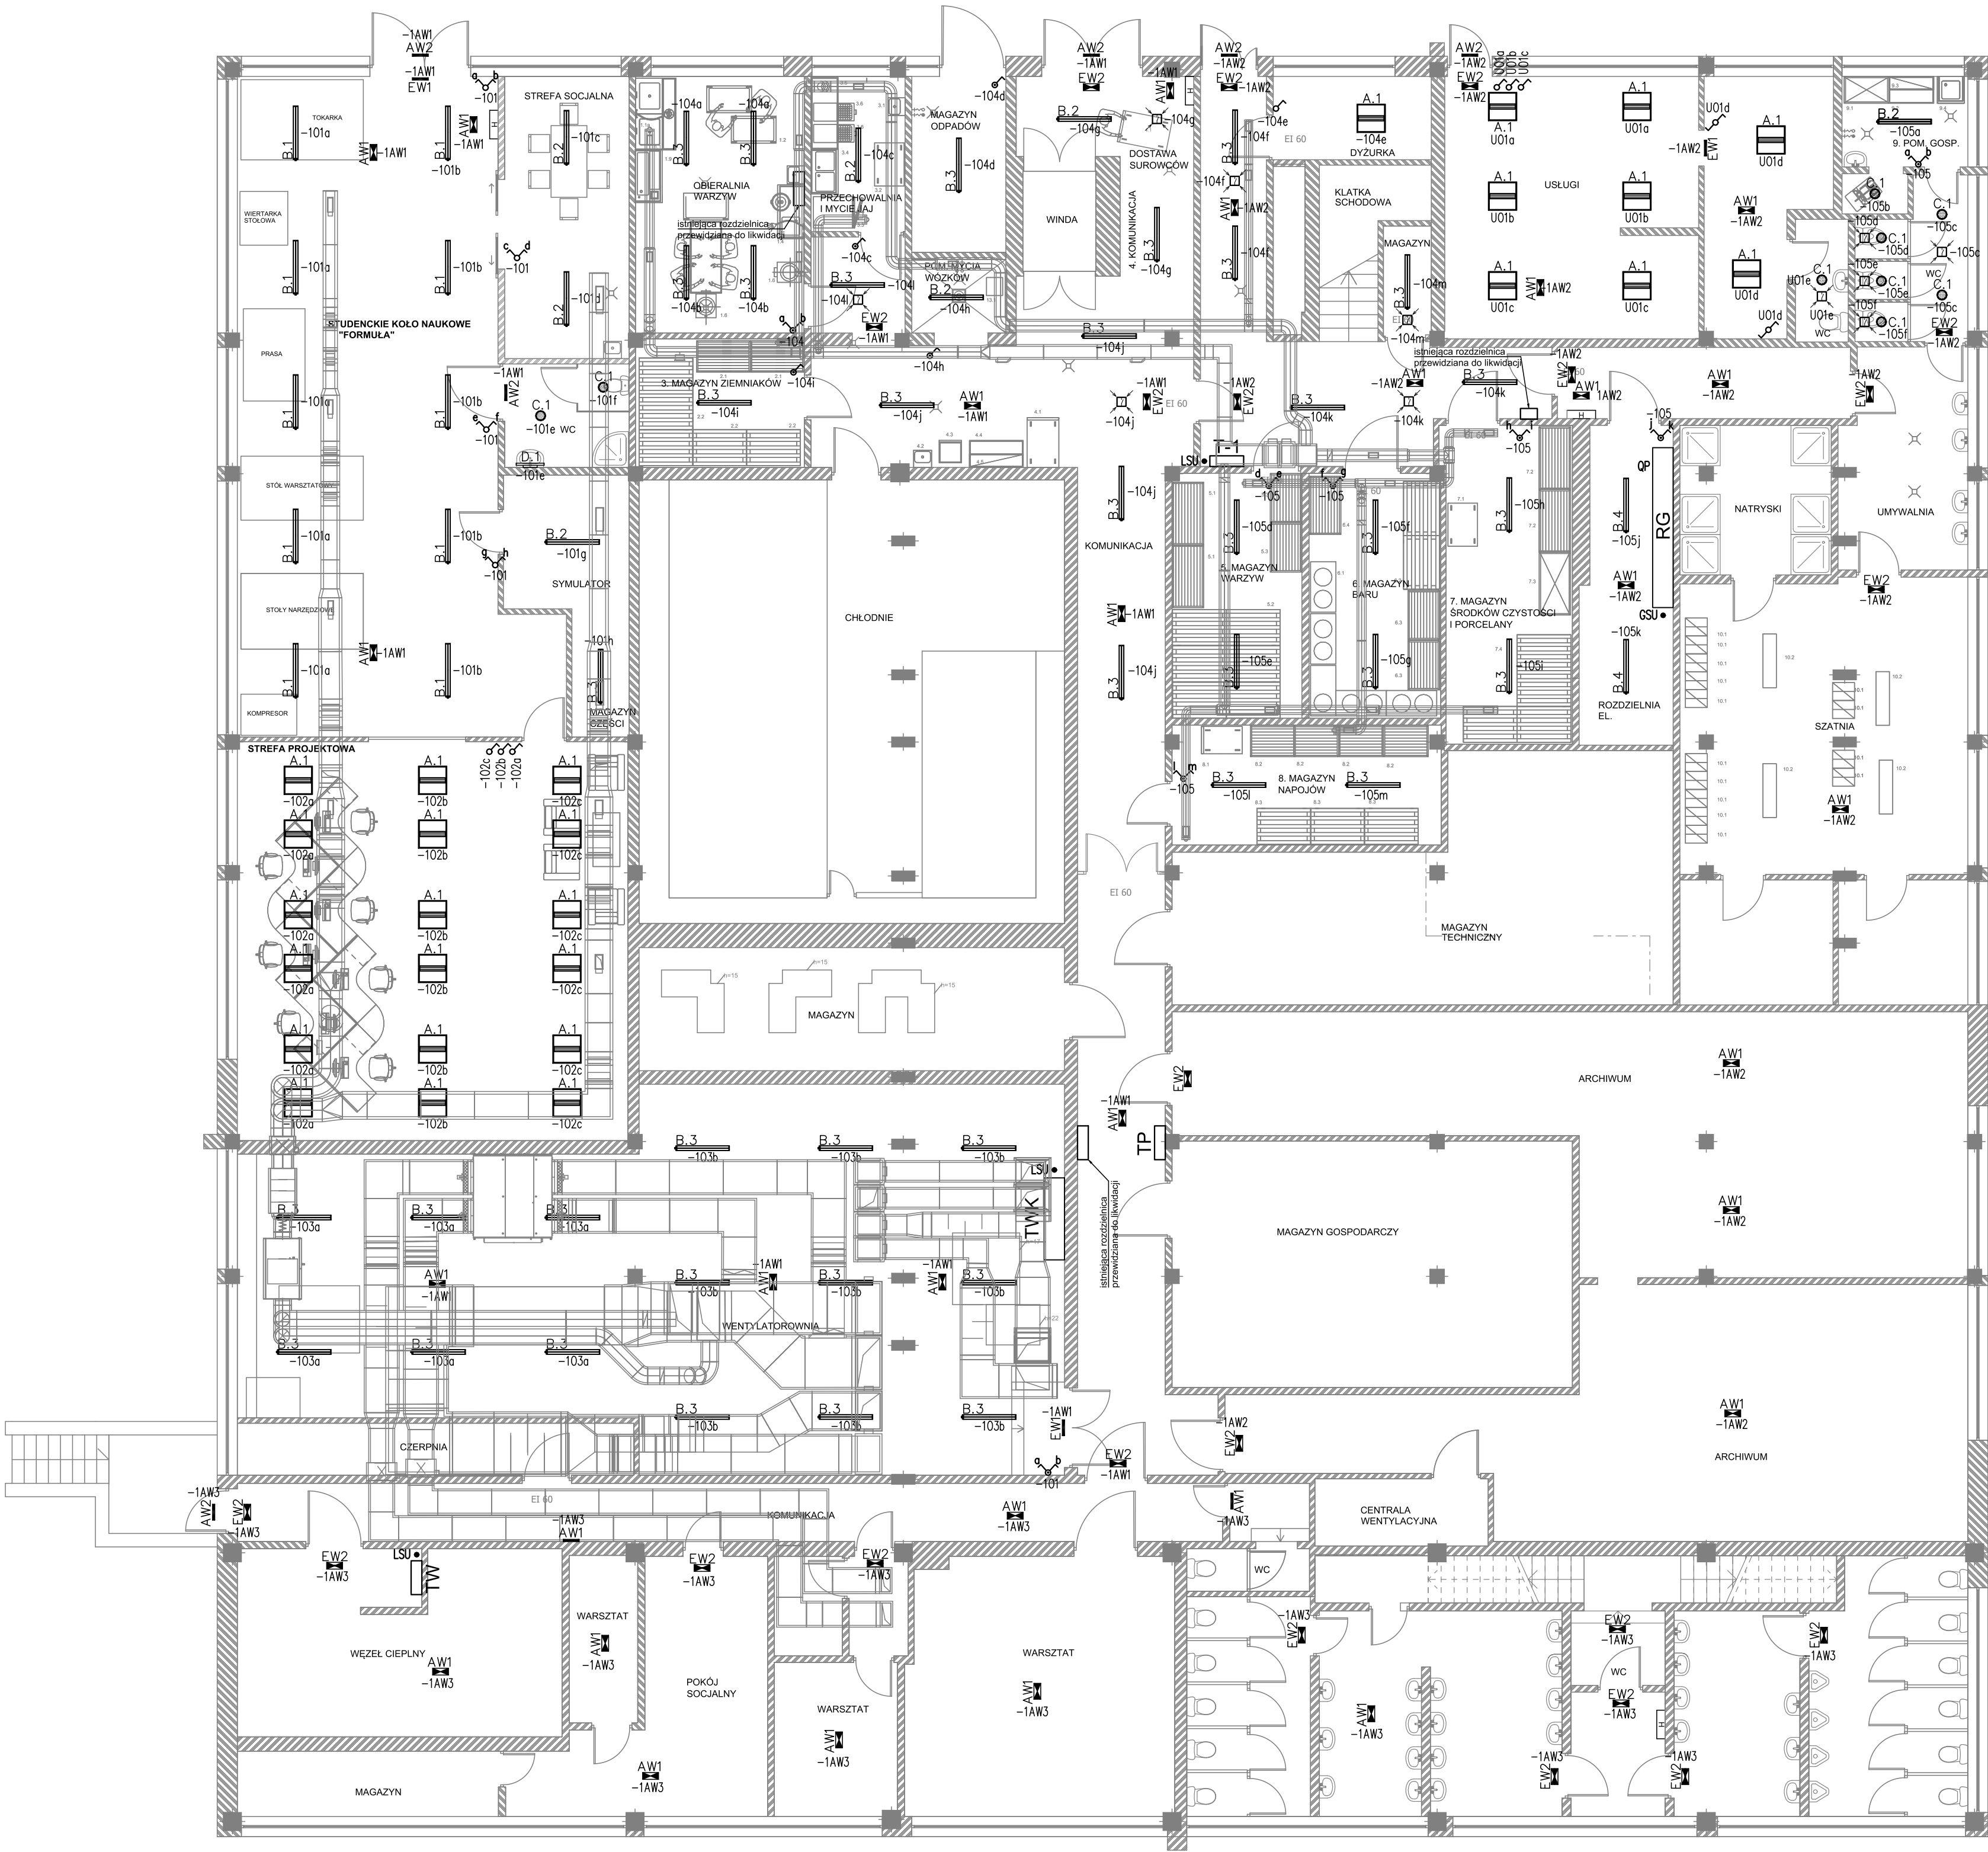

LEGENDA

- OP Główny wyl. pożarowy budynku
SZR Istniejący SZR do przeniesienia z pomieszczenia rozdzielnic el.
RG Projektowana wymienniana rozdzielnica główna budynku
TWK Tablica wentylacji i klimatyzacji - wykonana na I etapie
TW Istniejąca tablica węzła ciepłego
TK Projektowana tablica kuchni
T0 Projektowana tablica parteru
T-1 Projektowana tablica piwnicy w miejsce istniejącej
TW Istniejąca tablica windy
TP Istniejąca tablica piwnicy
TL Istniejąca tablica łącznika (do przeniesienia)
TI2 Istniejąca tablica pomieszczeń Klubu Absolwenta
TB1 Istniejąca tablica pomieszczeń biurowych
TB2 Istniejąca tablica pomieszczeń biurowych
PP ● Przycisk wyzwalający wyłącznik przeciwpożarowy budynku
CSU ● Główna szyna uziemniająca
LSU ● Lokalna szyna połączeń wyrównawczych
Czujnik obecności z korekcją nat. oświetlenia
Wyłącznik 1-biegunowy, IP-20
Wyłącznik 1-biegunowy, IP-44
Wyłącznik świecznikowy, IP-20
Wyłącznik świecznikowy, IP-44
Wyłącznik schodowy, IP-20
Wyłącznik schodowy, IP-44
Wyłącznik krzyżowy, IP-20
Gniazdo 1-fazowe L+N+PE, IP-20 DATA
Gniazdo 1-fazowe L+N+PE, IP-20
Gniazdo 1-fazowe L+N+PE, IP-44
Gniazdo 3-fazowe 3L+N+PE, IP-54 z wyłącznikiem
Wypust do urządzeń (według opisu na planie)
TX- Dwa gniazda RJ-45 kat.6 (gniazdo podwójne)
TV- Gniazdo TV 75 Ohm
PDN Nowy proj. Punkt Dystrybucyjny na potrzeby LAN, KD i monitoringu
PD- Istniejący Punkt Dystrybucyjny na potrzeby LAN, KD i monitoringu
CSSP Istniejąca centrala systemu sygnalizacji pożarowej
CA Istniejąca centrala alarmowa
Re Istniejący rejestrator monitoringu CCTV
Cm Proj. centrala monitorowania awaryjnych

UWAGA

Instalacje elektryczne na poziomie piwnicy prowadzić w korytach kablowych podwieszonych pod sufitem np. 200x50mm. Opisy zastosowanych opraw oświetleniowych przedstawiono w opisie technicznym. Należy stosować natynkowe łączniki oświetlenia.

ModernEko		Wojciech Świerczyński		
tel. 882 - 147 - 538		ul. Pietrusińskiego 12 lok.9		
42-207 Częstochowa				
Investor:	Politechnika Rzeszowska im. Ignacego Łukasiewicza al. Powstańców Warszawy 12, 35-959 Rzeszów			
Faza:	PROJEKT BUDOWLANY			
Branża:	Elektryczna			
Temat:	Przebudowa wybranych pomieszczeń Stołówki Studenckiej Politechniki Rzeszowskiej położonej przy ul. Akademickiej 8 w Rzeszowie ul.Akademicki 8, 35-084 Rzeszów, dz. nr 1775/91, obręb 6207, jedn. ewid. 186301_1			
Projektował:	mgr inż. Grzegorz Drelich	SLK/0605/POOE/04	specjalność elektryczna	
Sprawił:	mgr inż. Jan Kostrzanowski	UAN-VIII-7342/156/94	specjalność elektryczna	
Rzut piwnicy - instalacja oświetlenia			Skala 1:100	Nr rysunku E1