


RZUT PIWNICY

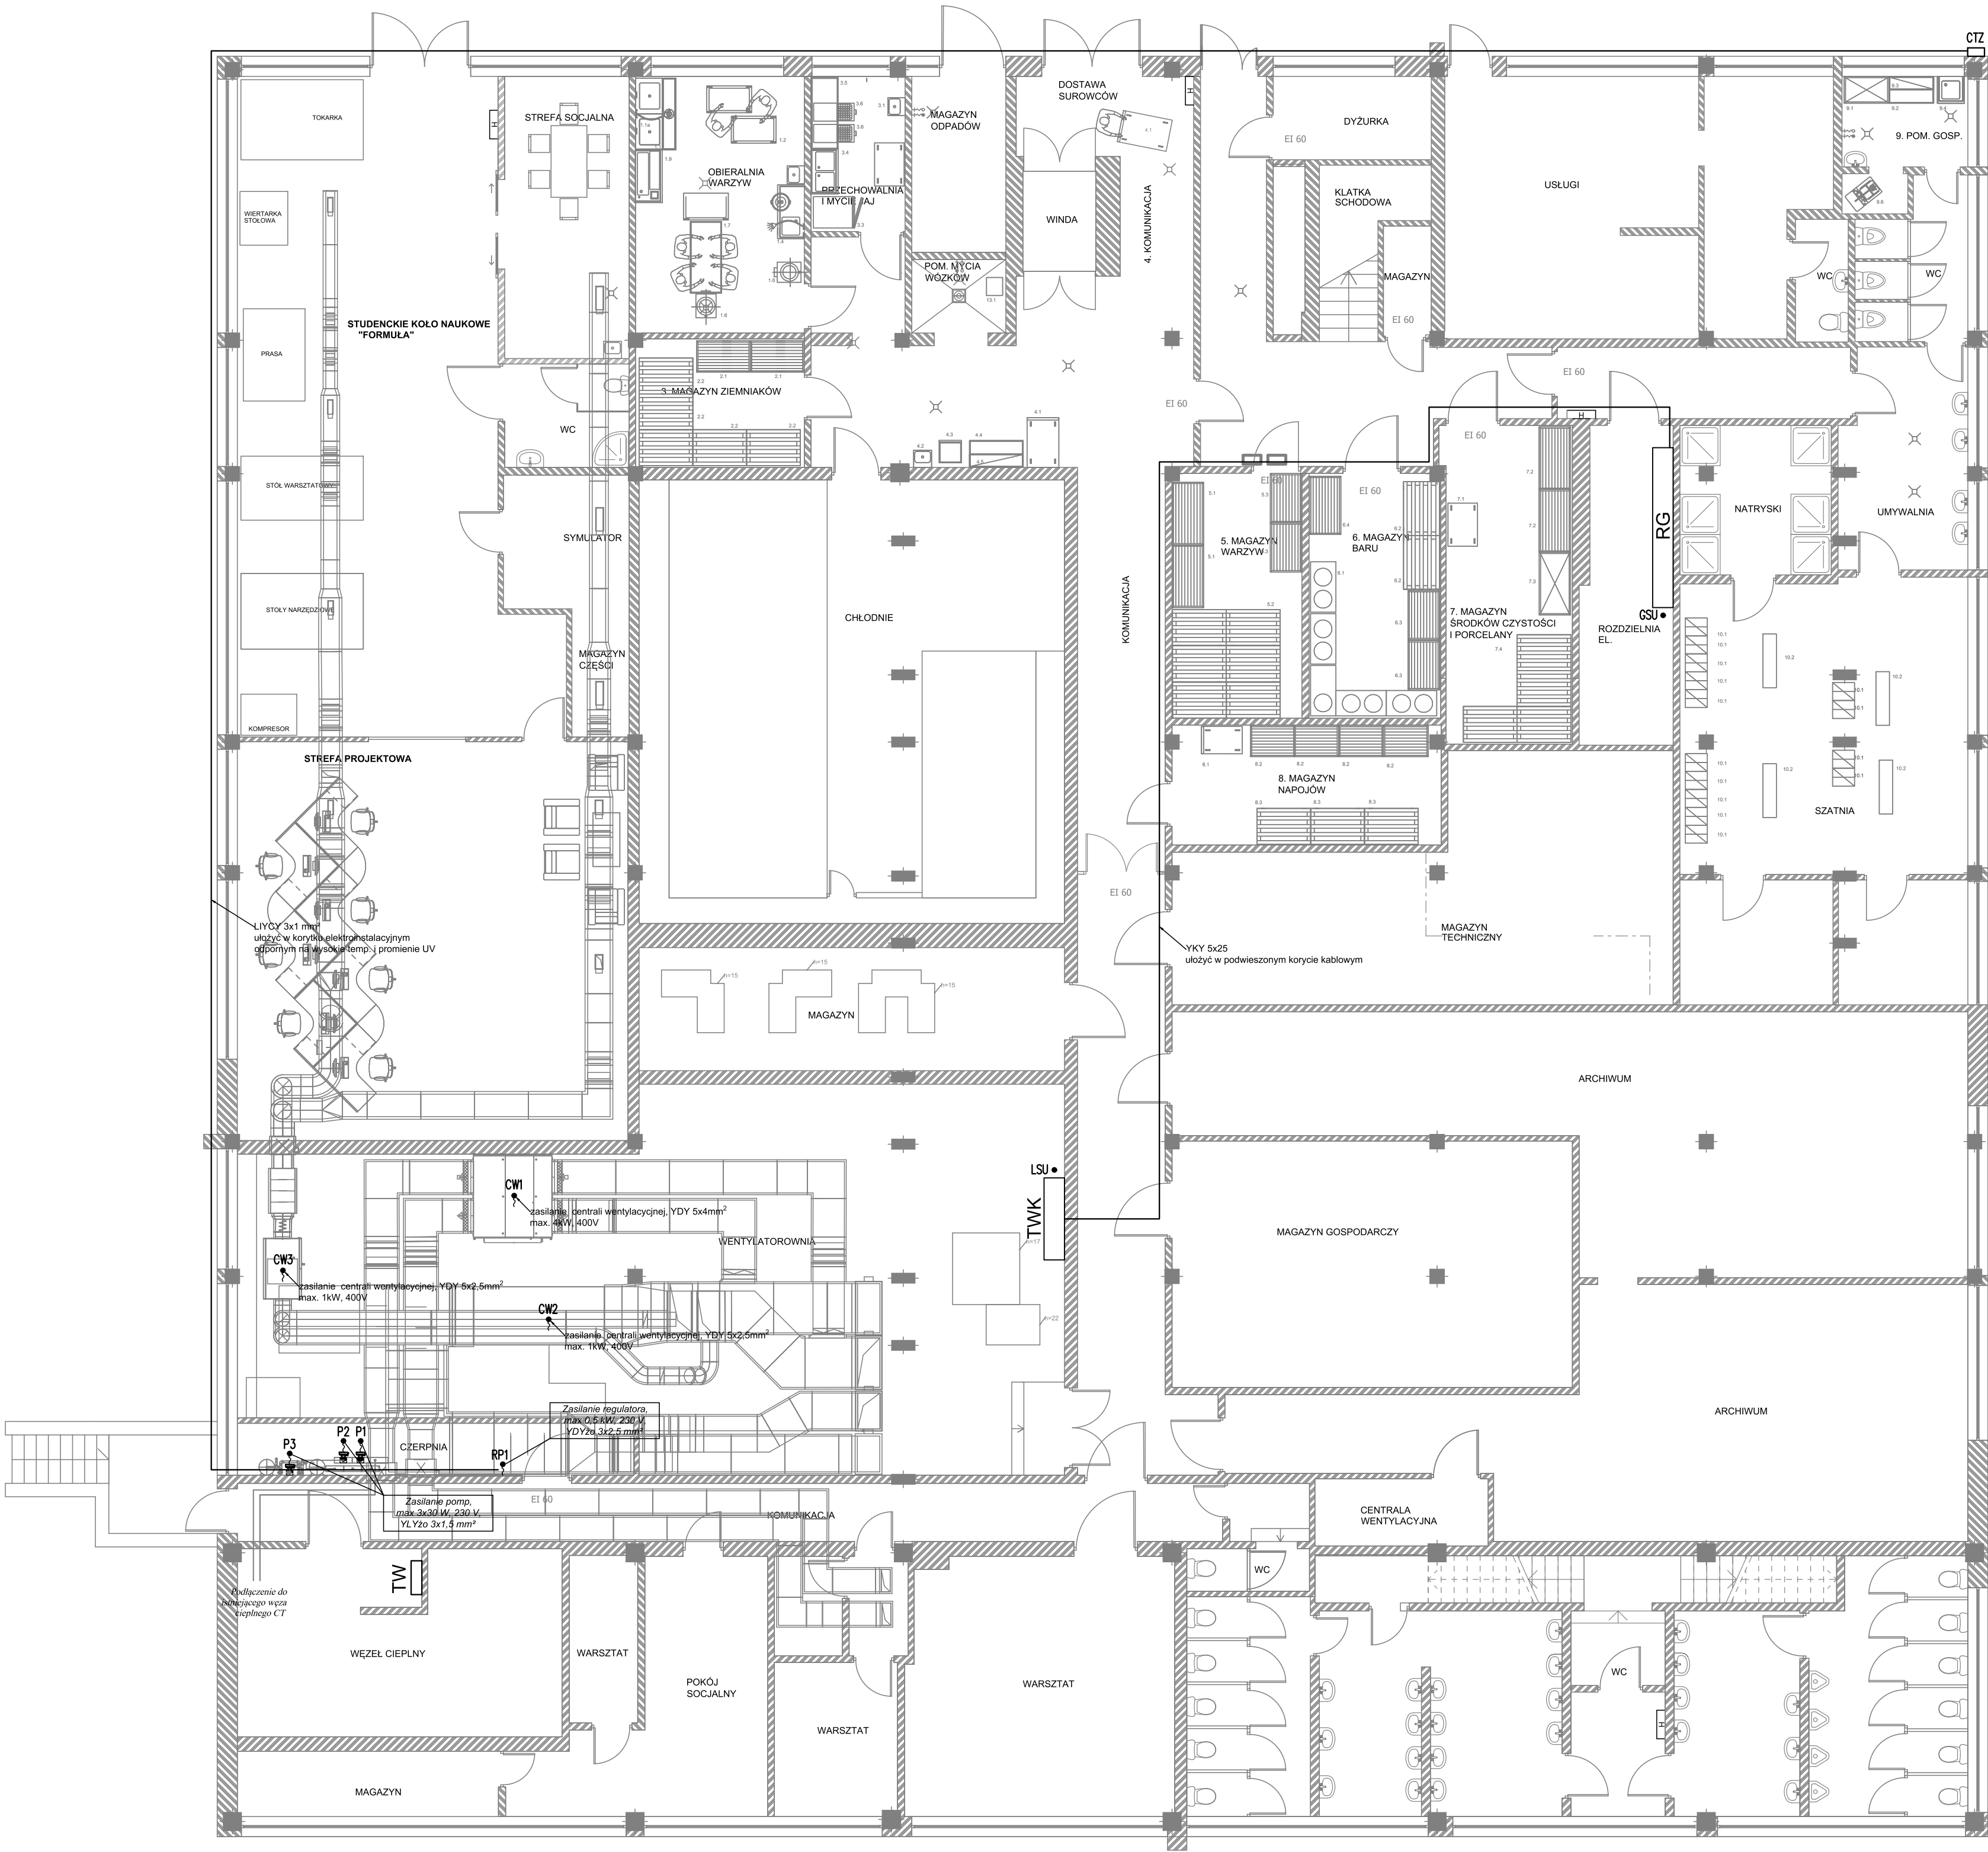

LEGENDA

- RG Istniejąca rozdzielnia główna budynku
- TW Istniejąca tablica węża ciepłego
- TWK Projektowana tablica wentylacji i klimatyzacji
- ↑ Wypust do urządzeń (według opisu na planie)
- GSU • Główna szyna uziemiająca
- LSU • Lokalna szyna uziemiająca
- CTZ Czujnik temperatury zewnętrznej

UWAGA
Instalacje elektryczne na poziomie piwnicy prowadzić w korytach kablowych podwieszonych pod sufitem np. 200x50mm. Należy stosować osprzęt natynkowy. W miejscach przejścia kabli między strefami pożarowymi oraz dla ochrony izolacji przewodów przy przejściach przez ścianki konstrukcji wsporczych należy stosować przepusty ochronne.

ModernEko		Wojciech Świerczyński	
tel. 882 - 147 - 538		ul. Pietrusińskiego 12 lok.9 42-207 Częstochowa	
Investor:	Politechnika Rzeszowska im. Ignacego Łukasiewicza al. Powstańców Warszawy 12, 35-959 Rzeszów		
Faza:	PROJEKT BUDOWLANY		
Branża:	Elektryczna		
Temat:	Przebudowa wybranych pomieszczeń Stółki Studenckiej Politechniki Rzeszowskiej położonej przy ul. Akademickiej 8 w Rzeszowie ul.Akademicki 8, 35-084 Rzeszów, dz. nr 1775/91, obręb 0207, jedn. ewid. 186301_1		
Projektował:	mgr inż. Grzegorz Drelich	SLK/0605/POOE/04	specjalność elektryczna
Sprawił:	mgr inż. Jan Kostrzanowski	UAN-VIII-7342/156/94	specjalność elektryczna
Rzut piwnicy - zasilanie urządzeń		Skala 1:100	Nr rysunku E10