


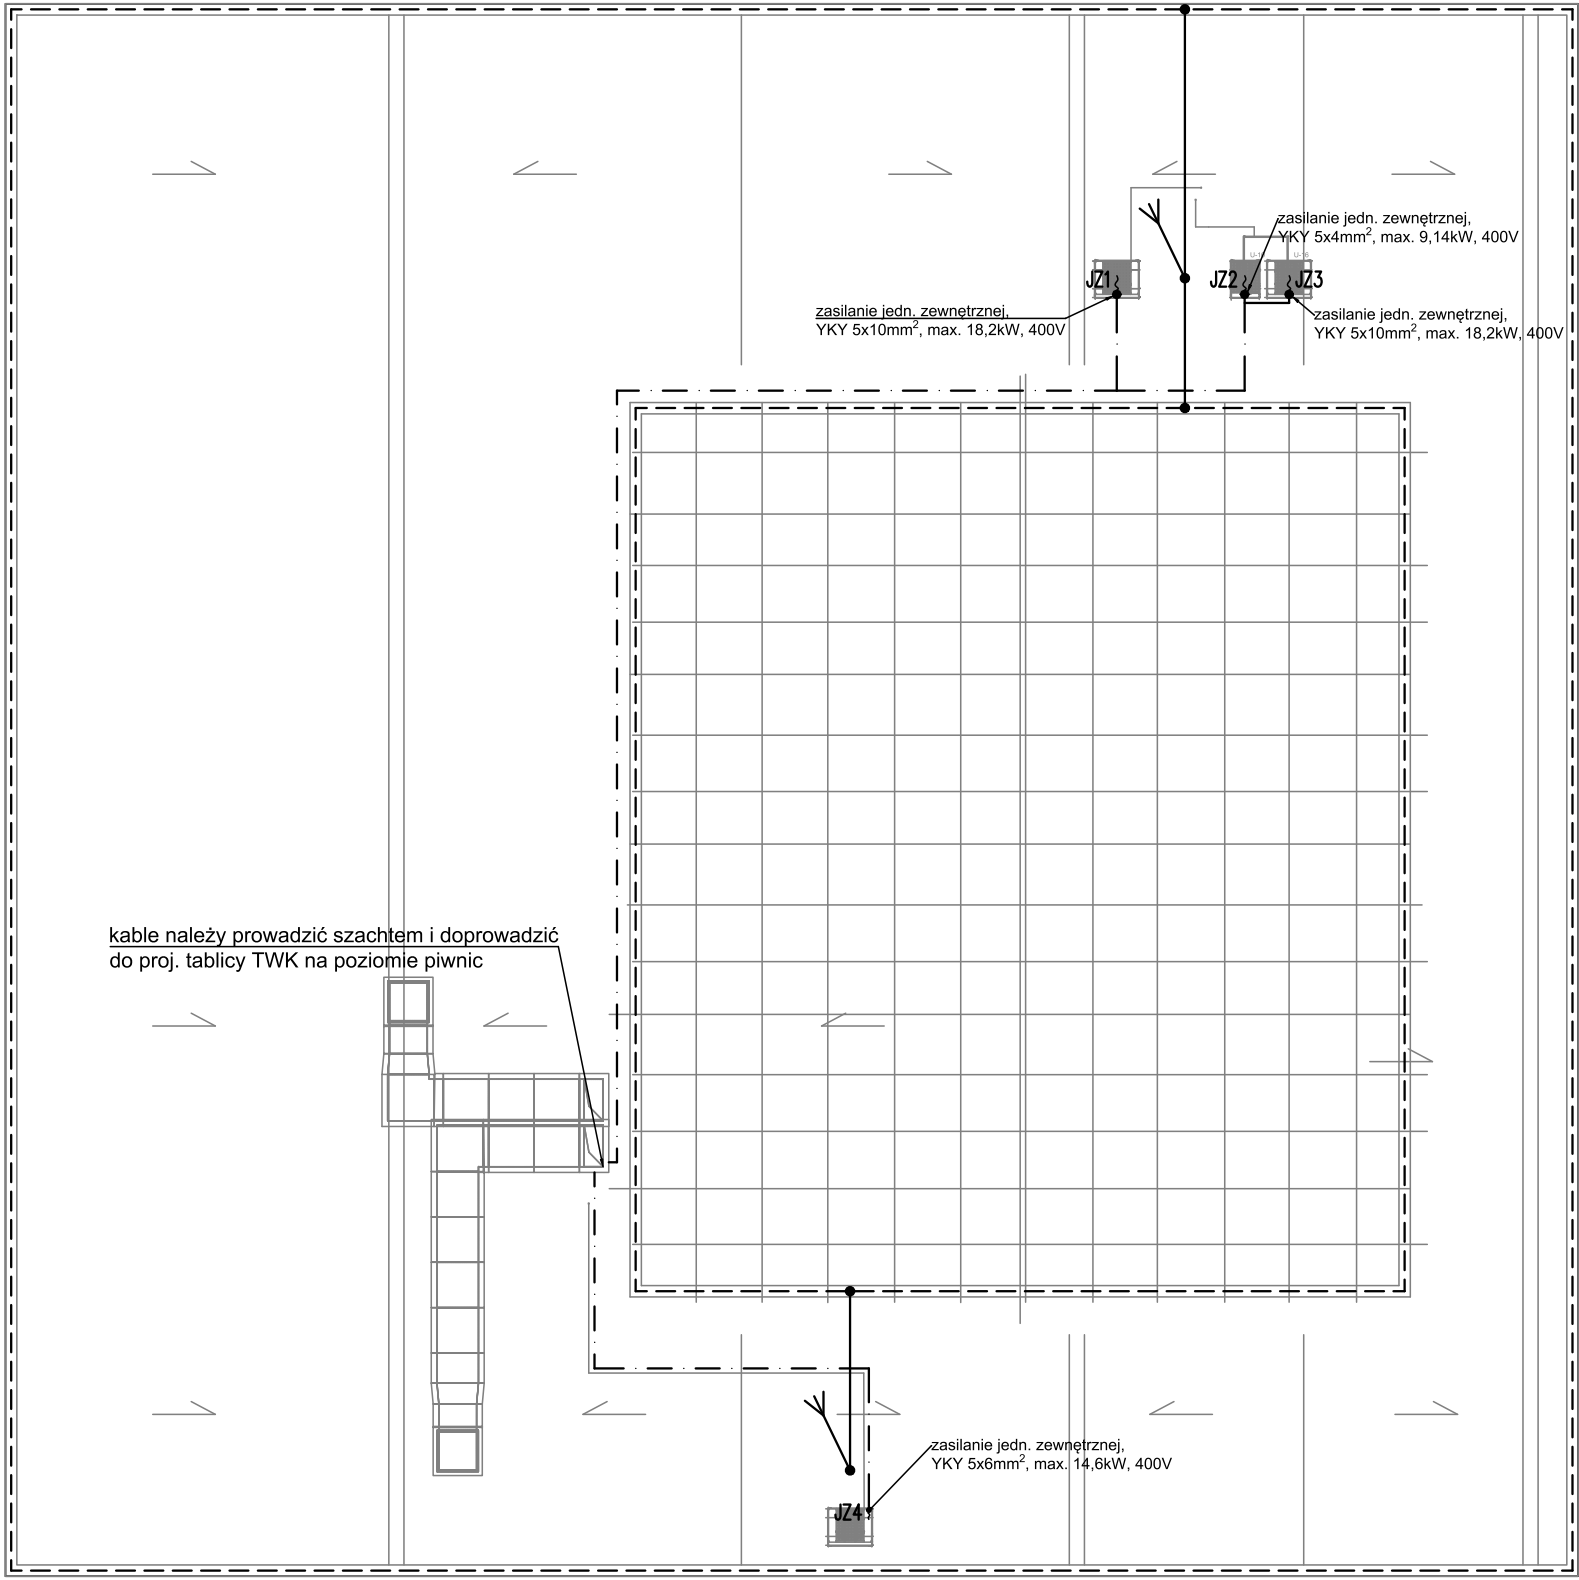

- O Z N A C Z E N I A :
- Proj. iglica odgromowa na podstawie systemowej do dachów płaskich, H=4m
 - Proj. zwód poziomy, stalowy ocynk. $\varnothing$ 8 mm na wspornikach systemowych
 - Zwód poziomy istniejący
 - Proj. wspornik złącze krzyżowe przewód okrągły – okrągły
 - Proj. trasa kabli zasilających jednostki zewnętrzne (układać w korytach kablowych odpornych na promienie UV i wysokie temperatury)
 - Proj. wypust do urządzeń (według opisu na planie)

ModernEko			Wojciech Świerczyński ul. Pietrusińskiego 12 lok.9 tel. 882 - 147 - 538 42-207 Częstochowa		
Inwestor:	Politechnika Rzeszowska im. Ignacego Łukasiewicza al. Powstańców Warszawy 12, 35-959 Rzeszów				
Faza:	PROJEKT BUDOWLANY				
Branża:	Elektryczna				
Temat:	Przebudowa wybranych pomieszczeń Stołówki Studenckiej Politechniki Rzeszowskiej położonej przy ul. Akademickiej 8 w Rzeszowie ul.Akademicki 8, 35-084 Rzeszów, dz. nr 1775/91, obręb 0207, jedn. ewid. 186301_1				
Projektował:	mgr inż. Grzegorz Drelich	SLK/0605/POOE/04	specjalność elektryczna	VII 2018	
Sprawdził:	mgr inż. Jan Kostrzanowski	UAN-VIII-7342/156/94	specjalność elektryczna	VII 2018	
Rzut dachu - instalacja odgromowa i zasilanie urządzeń				Skala 1:200	Nr rysunku E12