


RZUT PARTERU

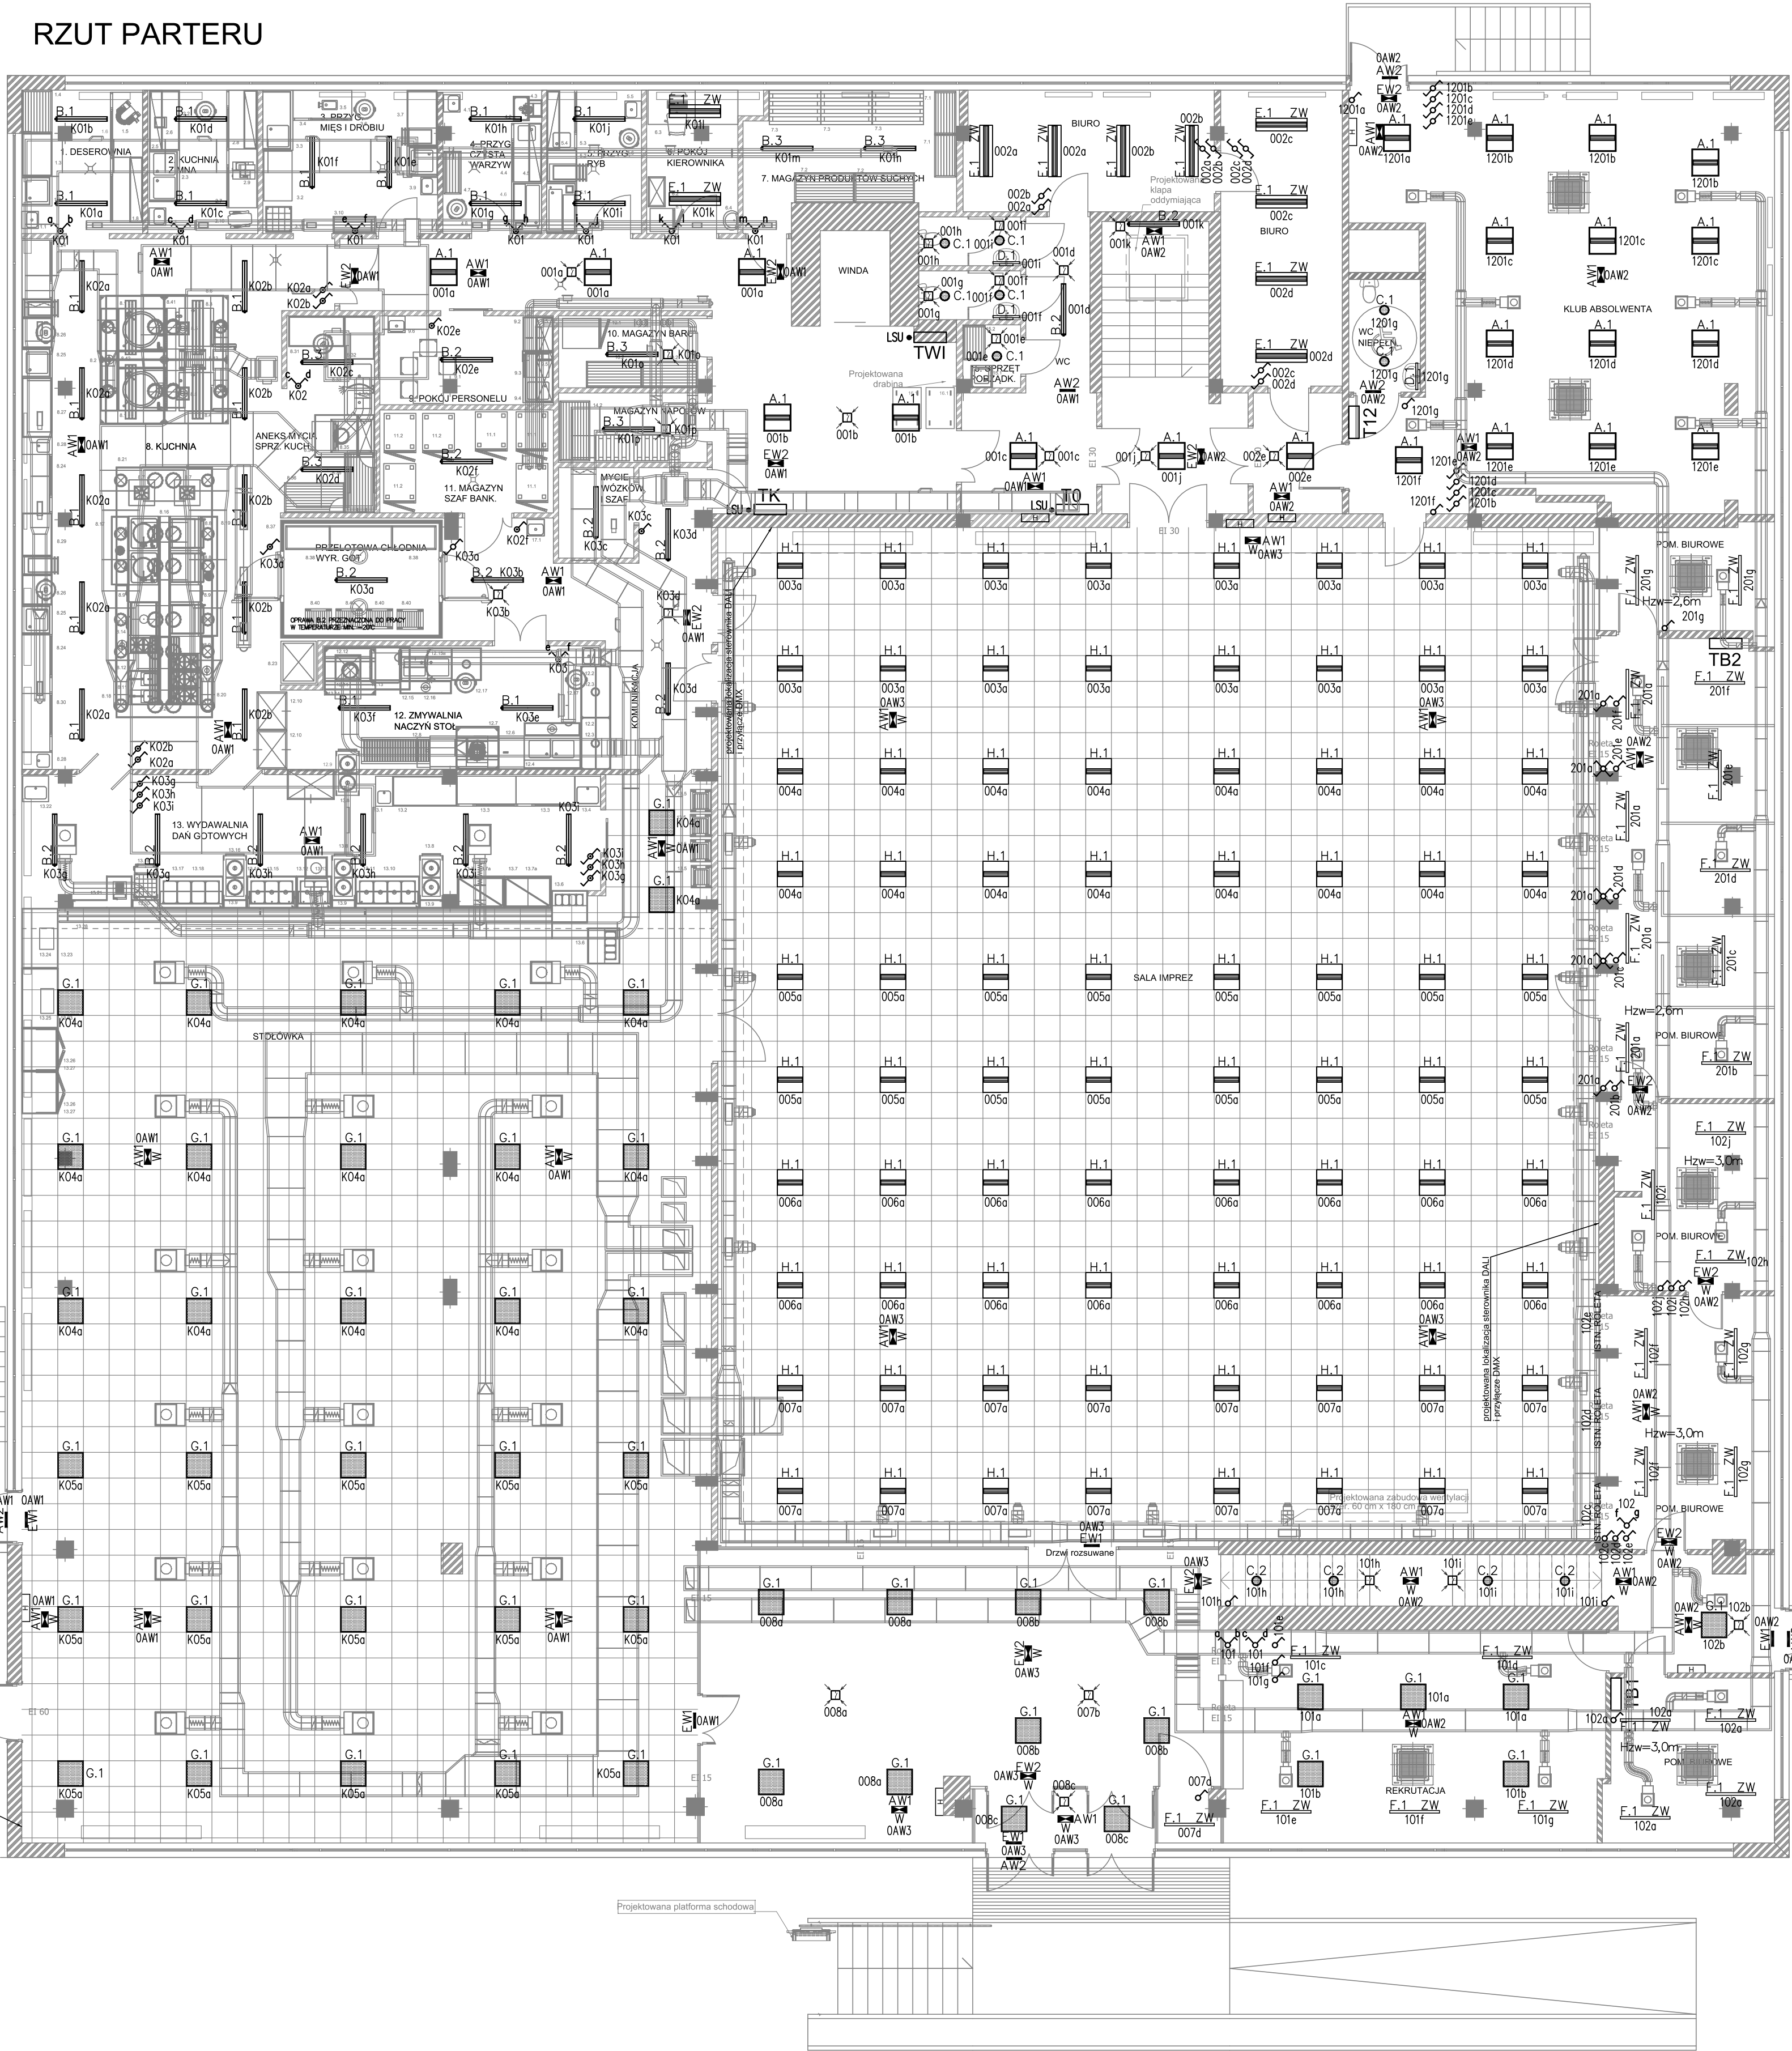

LEGENDA

- ZK+OP** Modernizowane złącze kablowe + nowy wyłącznik pożarowy
- RG** Projektowana wymienniana rozdzielnica główna budynku
- TWK** Tablica wentylacji i klimatyzacji - wykonana na I etapie
- TK** Istniejąca tablica węzła ciepłego
- TP** Projektowana tablica kuchni
- T0** Projektowana tablica parteru
- T-1** Projektowana tablica piwnicy w miejsce istniejącej
- TM** Istniejąca tablica windy
- TP** Istniejąca tablica piwnicy
- T12** Istniejąca tablica pomieszczeń Klubu Absolwenta
- TB1** Istniejąca tablica pomieszczeń biurowych
- TB2** Istniejąca tablica pomieszczeń biurowych
- PP** Przycisk wyzwalający wyłącznik przeciwpożarowy budynku
- GSU** Główna szyna uziemiająca
- LSU** Lokalna szyna połączeń wyrównawczych
- C** Czujnik obecności z korekcją nat. oświetlenia
- W1** Wyłącznik 1-biegunowy, IP-20
- W2** Wyłącznik 1-biegunowy, IP-44
- W3** Wyłącznik świecznikowy, IP-20
- W4** Wyłącznik świecznikowy, IP-44
- W5** Wyłącznik schodowy, IP-20
- W6** Wyłącznik schodowy, IP-44
- W7** Wyłącznik krzyżowy, IP-20
- G1** Gniazdo 1-fazowe L+N+PE, IP-20 DATA
- G2** Gniazdo 1-fazowe L+N+PE, IP-20
- G3** Gniazdo 1-fazowe L+N+PE, IP-44
- G4** Gniazdo 3-fazowe 3L+N+PE, IP-54 z wyłącznikiem
- Wp** Wypust do urządzeń (według opisu na planie)
- D** Dwa gniazda RJ-45 kat.6 (gniazdo podwójne)
- TVJ** Gniazdo TV 75 Ohm
- PDN** Nowy proj. Punkt Dystrybucyjny na potrzeby LAN, KD i monitoringu
- PD** Istniejący Punkt Dystrybucyjny na potrzeby LAN, KD i monitoringu
- CSSP** Istniejąca centrala systemu sygnalizacji pożarowej
- CA** Istniejąca centrala alarmowa
- Re** Istniejący rejestrator monitoringu CCTV
- Cm** Proj. centrala monitorowania oprav awaryjnych

UWAGA
Instalacje elektryczne na poziomie parteru prowadzić wtykowo. Po wykonaniu prac związanych z kładzeniem kabli i przewodów należy zaprzewić bruzdy, zatynkować, wygładzić oraz pomalować. Należy stosować podtytkowe łączniki oświetlenia. Opisy zastosowanych oprav oświetleniowych przedstawiono w opisie technicznym.

ModernEko		Wojciech Świerczyński	
tel. 882 - 147 - 538		ul. Pietrusińskiego 12 lok.9	
Inwestor:		Politechnika Rzeszowska im. Ignacego Łukasiewicza	
Faza:		PROJEKT BUDOWLANY	
Branża:		Elektryczna	
Temat:		Przebudowa wybranych pomieszczeń Stołówki Studentek Politechniki Rzeszowskiej położonej przy ul. Akademickiej 8 w Rzeszowie	
Projektował:		mgr inż. Grzegorz Drelich	SLK/0605/POOE/04
Sprawdził:		mgr inż. Jan Kostrzanowski	UAN-VIII-7342/156/94
Rzut parteru - instalacja oświetlenia		Skala 1:100	
		Nr rysunku E2	