


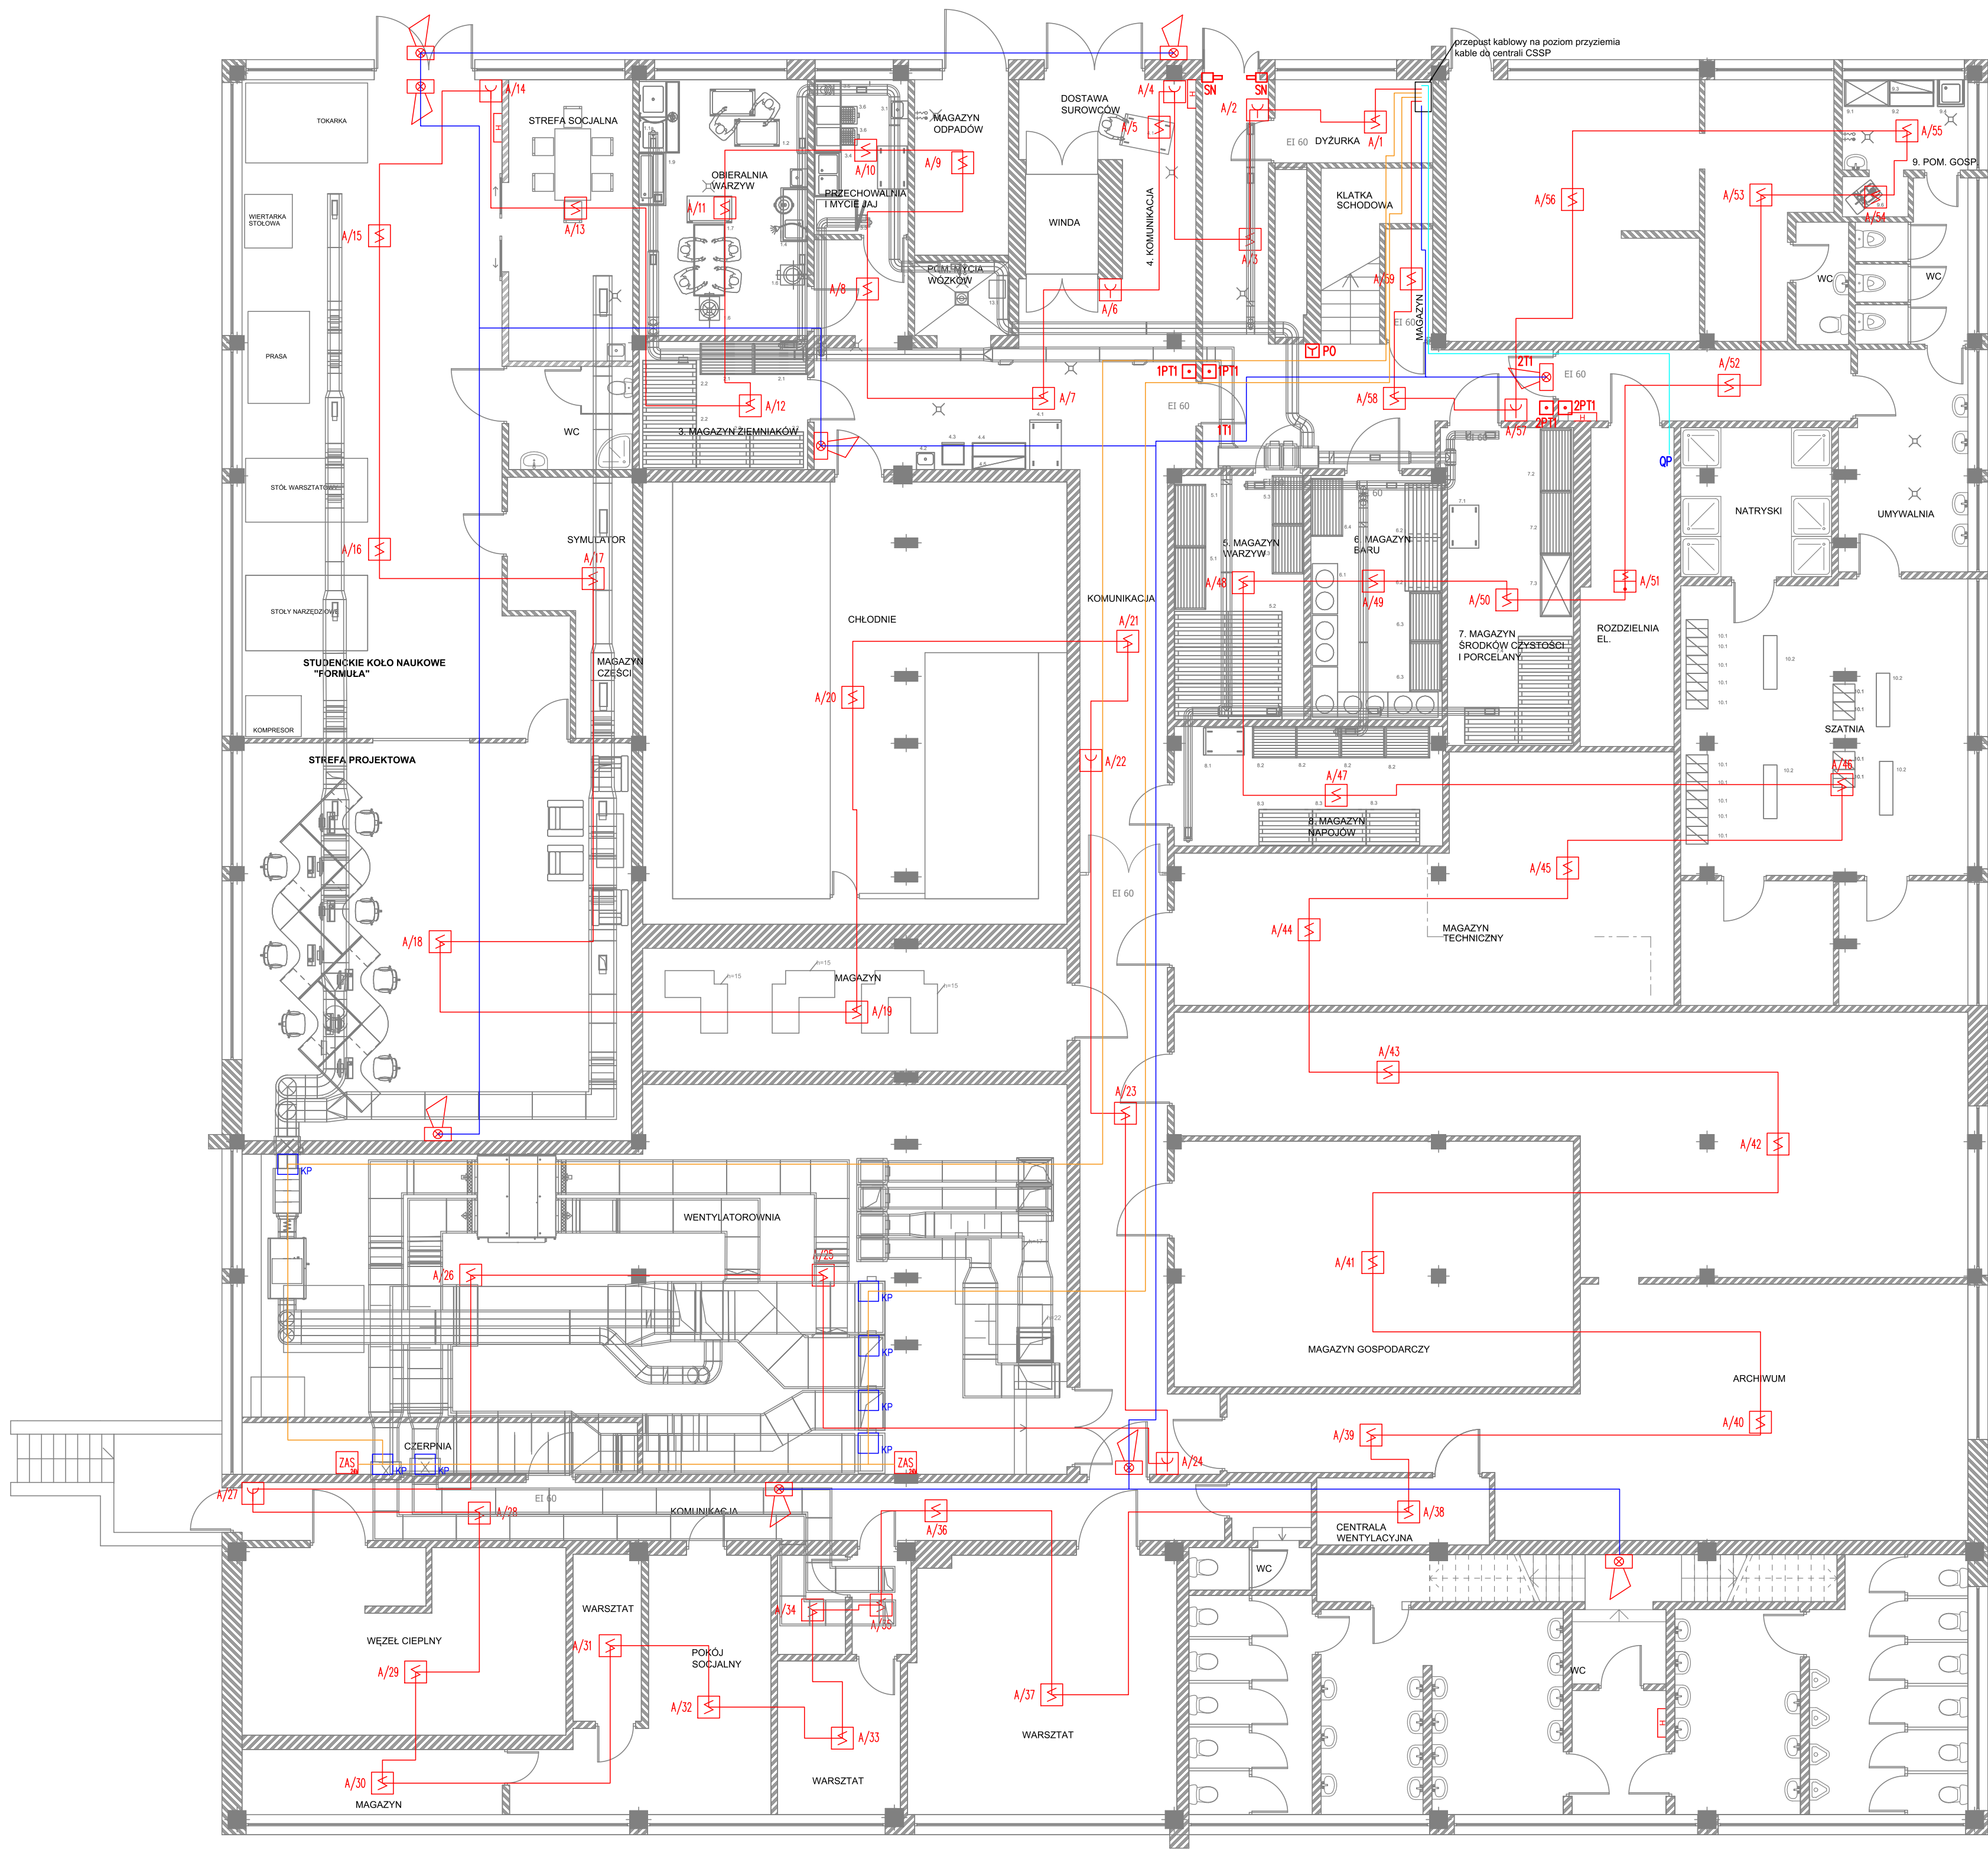

- LEGENDA:
- Centrala SSP
 - Czujka optyczna
 - Czujka optyczna-temp.
 - Ręczny Ostrzegacz Pożarowy
 - Wskaźnik zadziałania
 - Wskaźnik optyczny w gnieździe czujki
 - Signalizator akustyczno-optyczny systemu SSP
 - Zasilacz 24V na potrzeby zasilania siłowników klap odcinających i zasilania napędów drzwi przesuwanych
 - Moduł komunikacyjny do sterowania siłownikami klap odcinających i komunikacji z centralą oddymiania klatki schodowej
 - Przycisk załączenia oddymiania klatki schodowej
 - Czujka optyczna dymu
 - Siłownik napowietrzania klatki schodowej
 - Trzymacz elektromagnetyczny
 - Przycisk zwalniający trzymacz elektromagnetyczny
 - Centrala oddymiania i trzymacze elektromagnetycznych

- Przewód YnTKSY 1x2x1mm²
- Przewód HTKSH PH90 1X2X1mm²
- Przewód HDGs 3x2,5mm²
- Przewód HTKSH PH90 1X2X0,8mm²

ModernEko		Wojciech Świerczyński	
tel. 882 - 147 - 538		ul. Pietrusińskiego 12 lok. 9	
Inwestor:		Politechnika Rzeszowska im. Ignacego Łukasiewicza	
Faza:		PROJEKT BUDOWLANY	
Branża:		Elektryczna	
Temat:		Przebudowa wybranych pomieszczeń Stołówki Studenckiej Politechniki Rzeszowskiej położonej przy ul. Akademickiej 8 w Rzeszowie	
Projektował:		mgr inż. Grzegorz Drelich	SLK/0605/POOE/04
Sprawdził:		mgr inż. Jan Kostrzanowski	UAN-VIII-7342/156/04
Rzut piwnicy - instalacja SSP		Skala 1:100	
		Nr rysunku E5	