


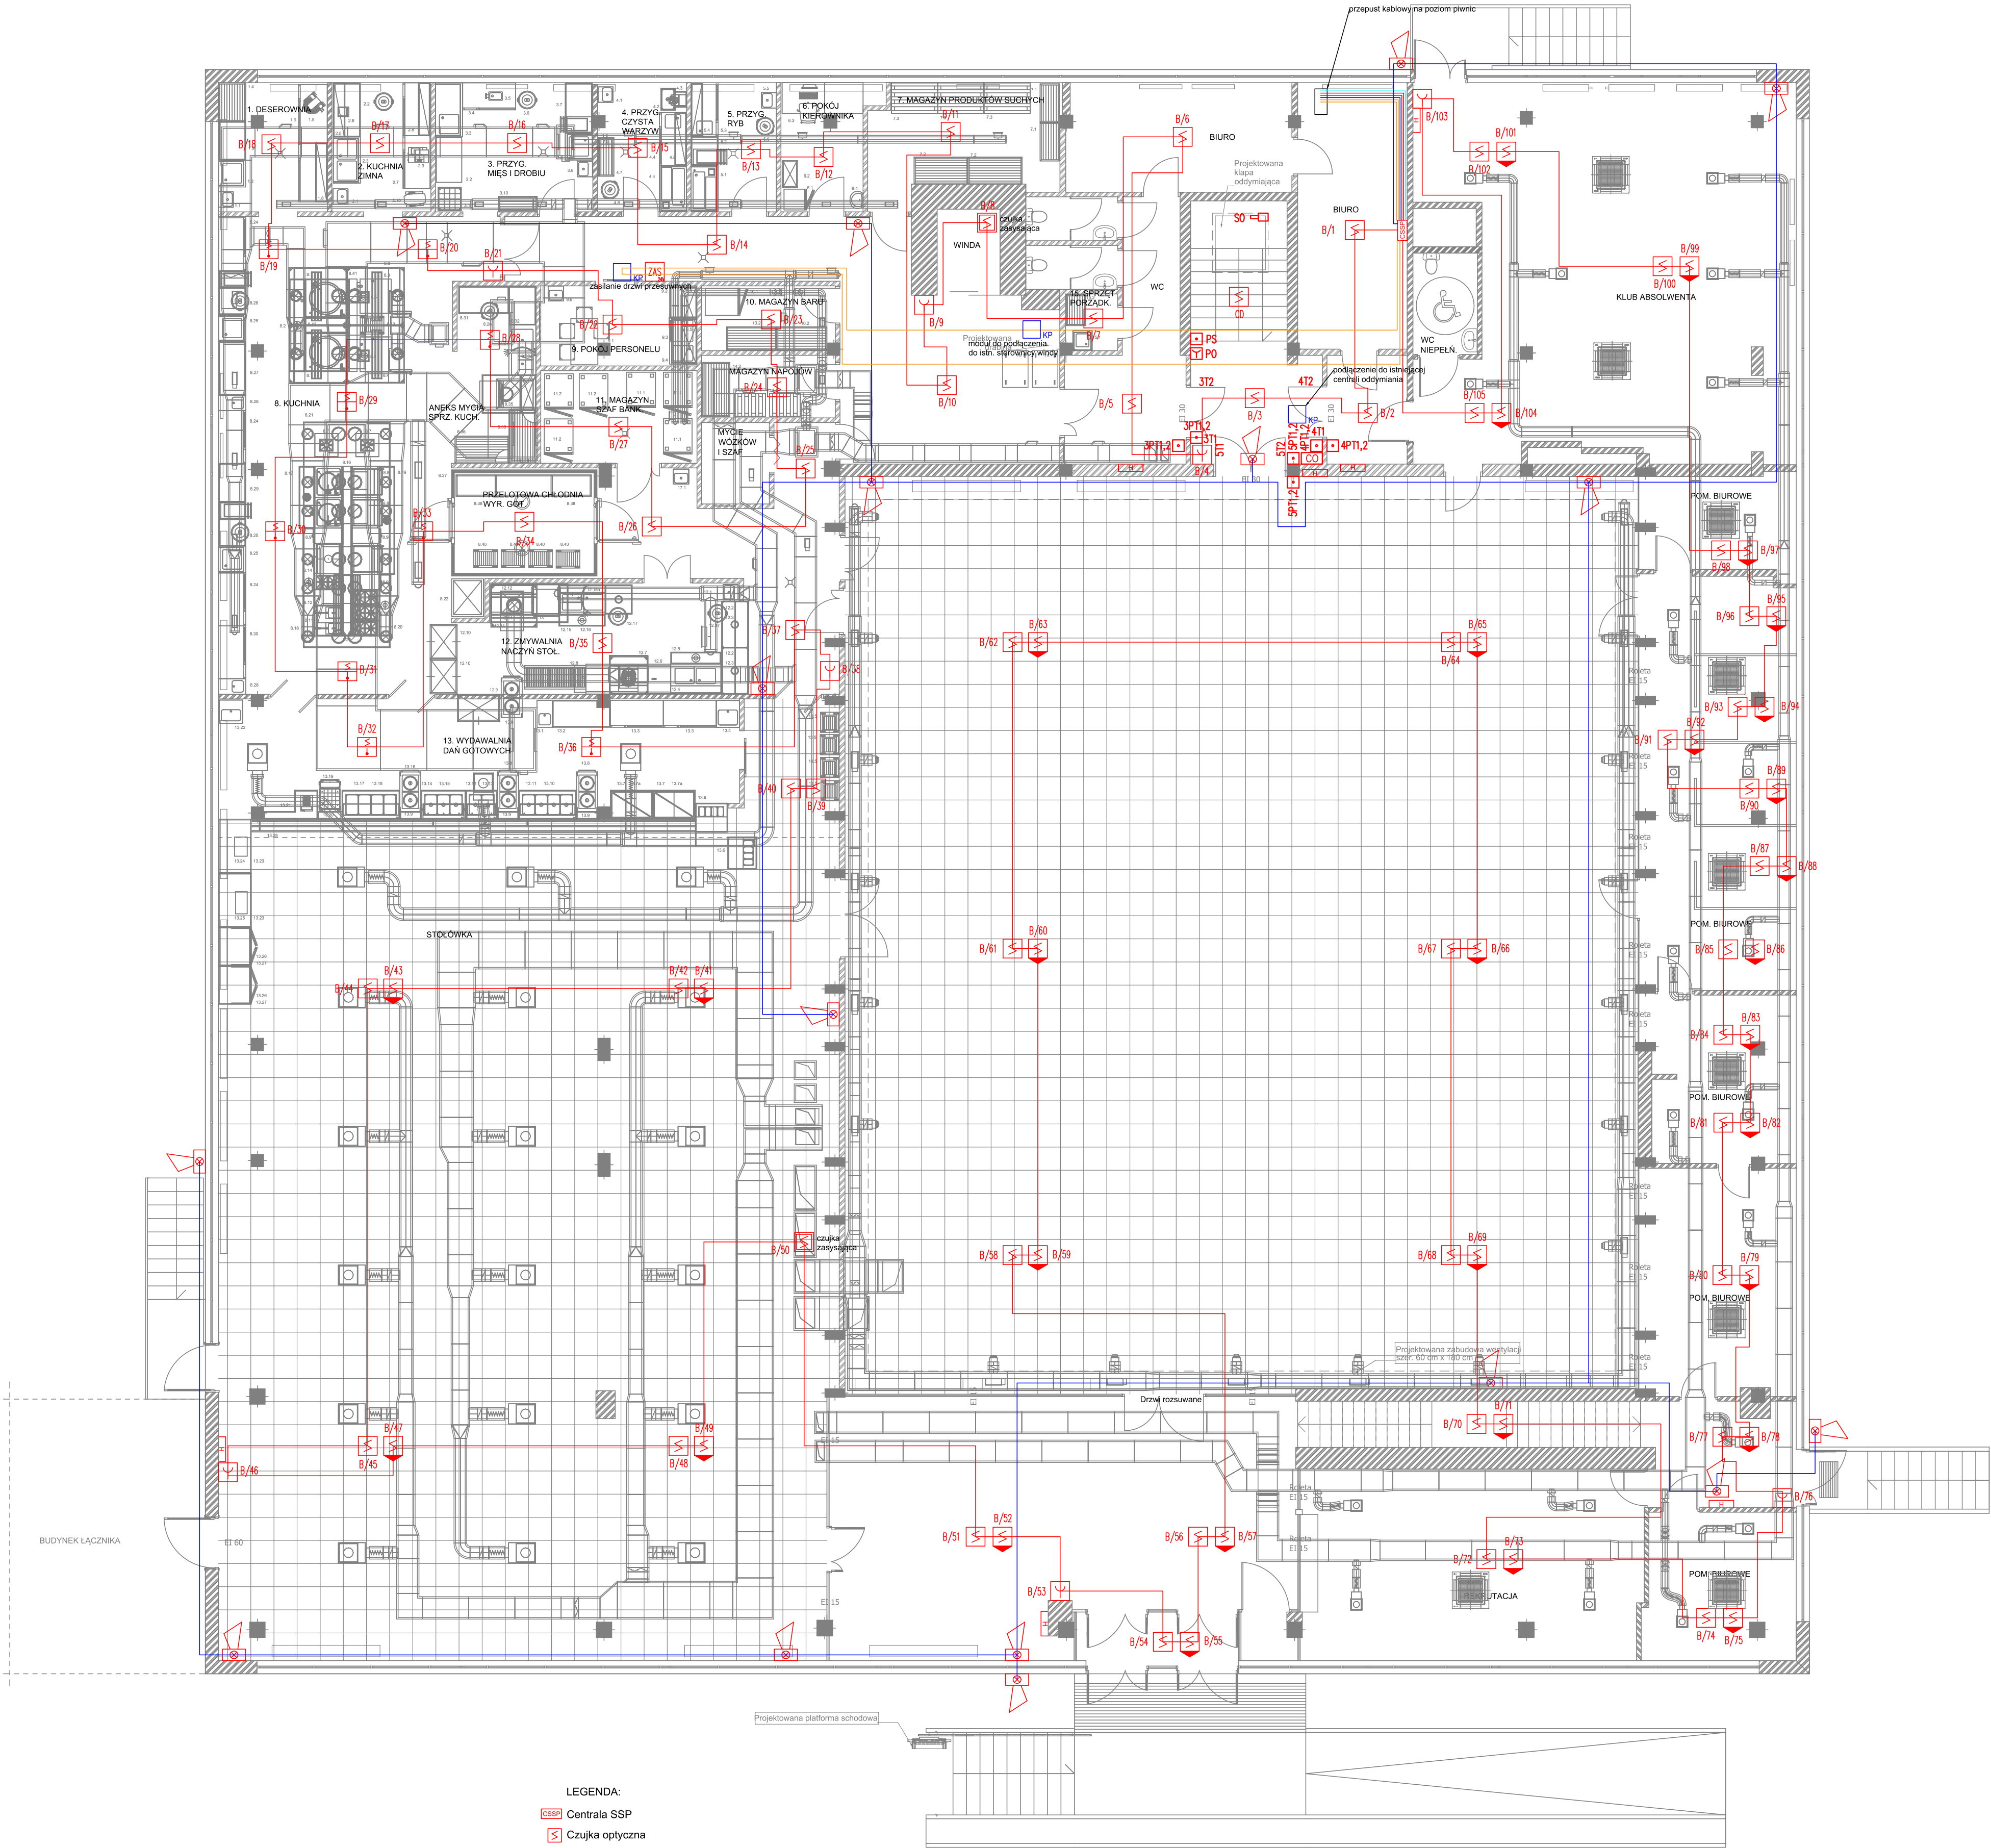

- LEGENDA:
- CSRP Centrala SSP
 - ☐ Czujka optyczna
 - ☐ Czujka optyczna-temp.
 - ☐ Ręczny Ostrzegacz Pożarowy
 - ☐ Wskaźnik zadziałania
 - ☐ Wskaźnik optyczny w gnieździe czujki
 - ☐ Sygnalizator akustyczno-optyczny systemu SSP
 - ☐ Zasilacz 24V na potrzeby zasilania siłowników kłap odcinających i zasilania napędów drzwi przesuwanych
 - ☐ Moduł komunikacyjny do sterowania siłownikami kłap odcinających i komunikacji z centralą oddymiania klatki schodowej
 - ☐ Przycisk załączenia oddymiania klatki schodowej
 - ☐ Czujka optyczna dymu
 - ☐ Siłownik napowietrzania klatki schodowej
 - ☐ Siłownik kłapy oddymiającej klatki schodowej
 - ☐ Trzymacz elektromagnetyczny
 - ☐ Przycisk zwalnający trzymacz elektromagnetyczny
 - ☐ Centrala oddymiania i trzymacze elektromagnetycznych

- Przewód YnTKSY 1x2x1mm²
- Przewód HTKSH PH90 1X2X1mm²
- Przewód HDGs 3x2,5mm²
- Przewód HTKSH PH90 1X2X0,8mm²

ModernEko		Wojciech Świerczyński	
tel. 882 - 147 - 538		ul. Pietrusińskiego 12 lok.9	
Inwestor:		Politechnika Rzeszowska im. Ignacego Łukasiewicza	
Faza:		PROJEKT BUDOWLANY	
Branża:		Elektryczna	
Temat:		Przebudowa wybranych pomieszczeń Stołówki Studenckiej Politechniki Rzeszowskiej położonej przy ul. Akademickiej 8 w Rzeszowie	
Projektował:		mgr inż. Grzegorz Drelich	SLK/0605/POOE/04
Sprawdził:		mgr inż. Jan Kostrzanowski	UAN-VIII-7342/156/94
Rzut parteru - instalacja SSP		Skala 1:100	
		Nr rysunku E6	