


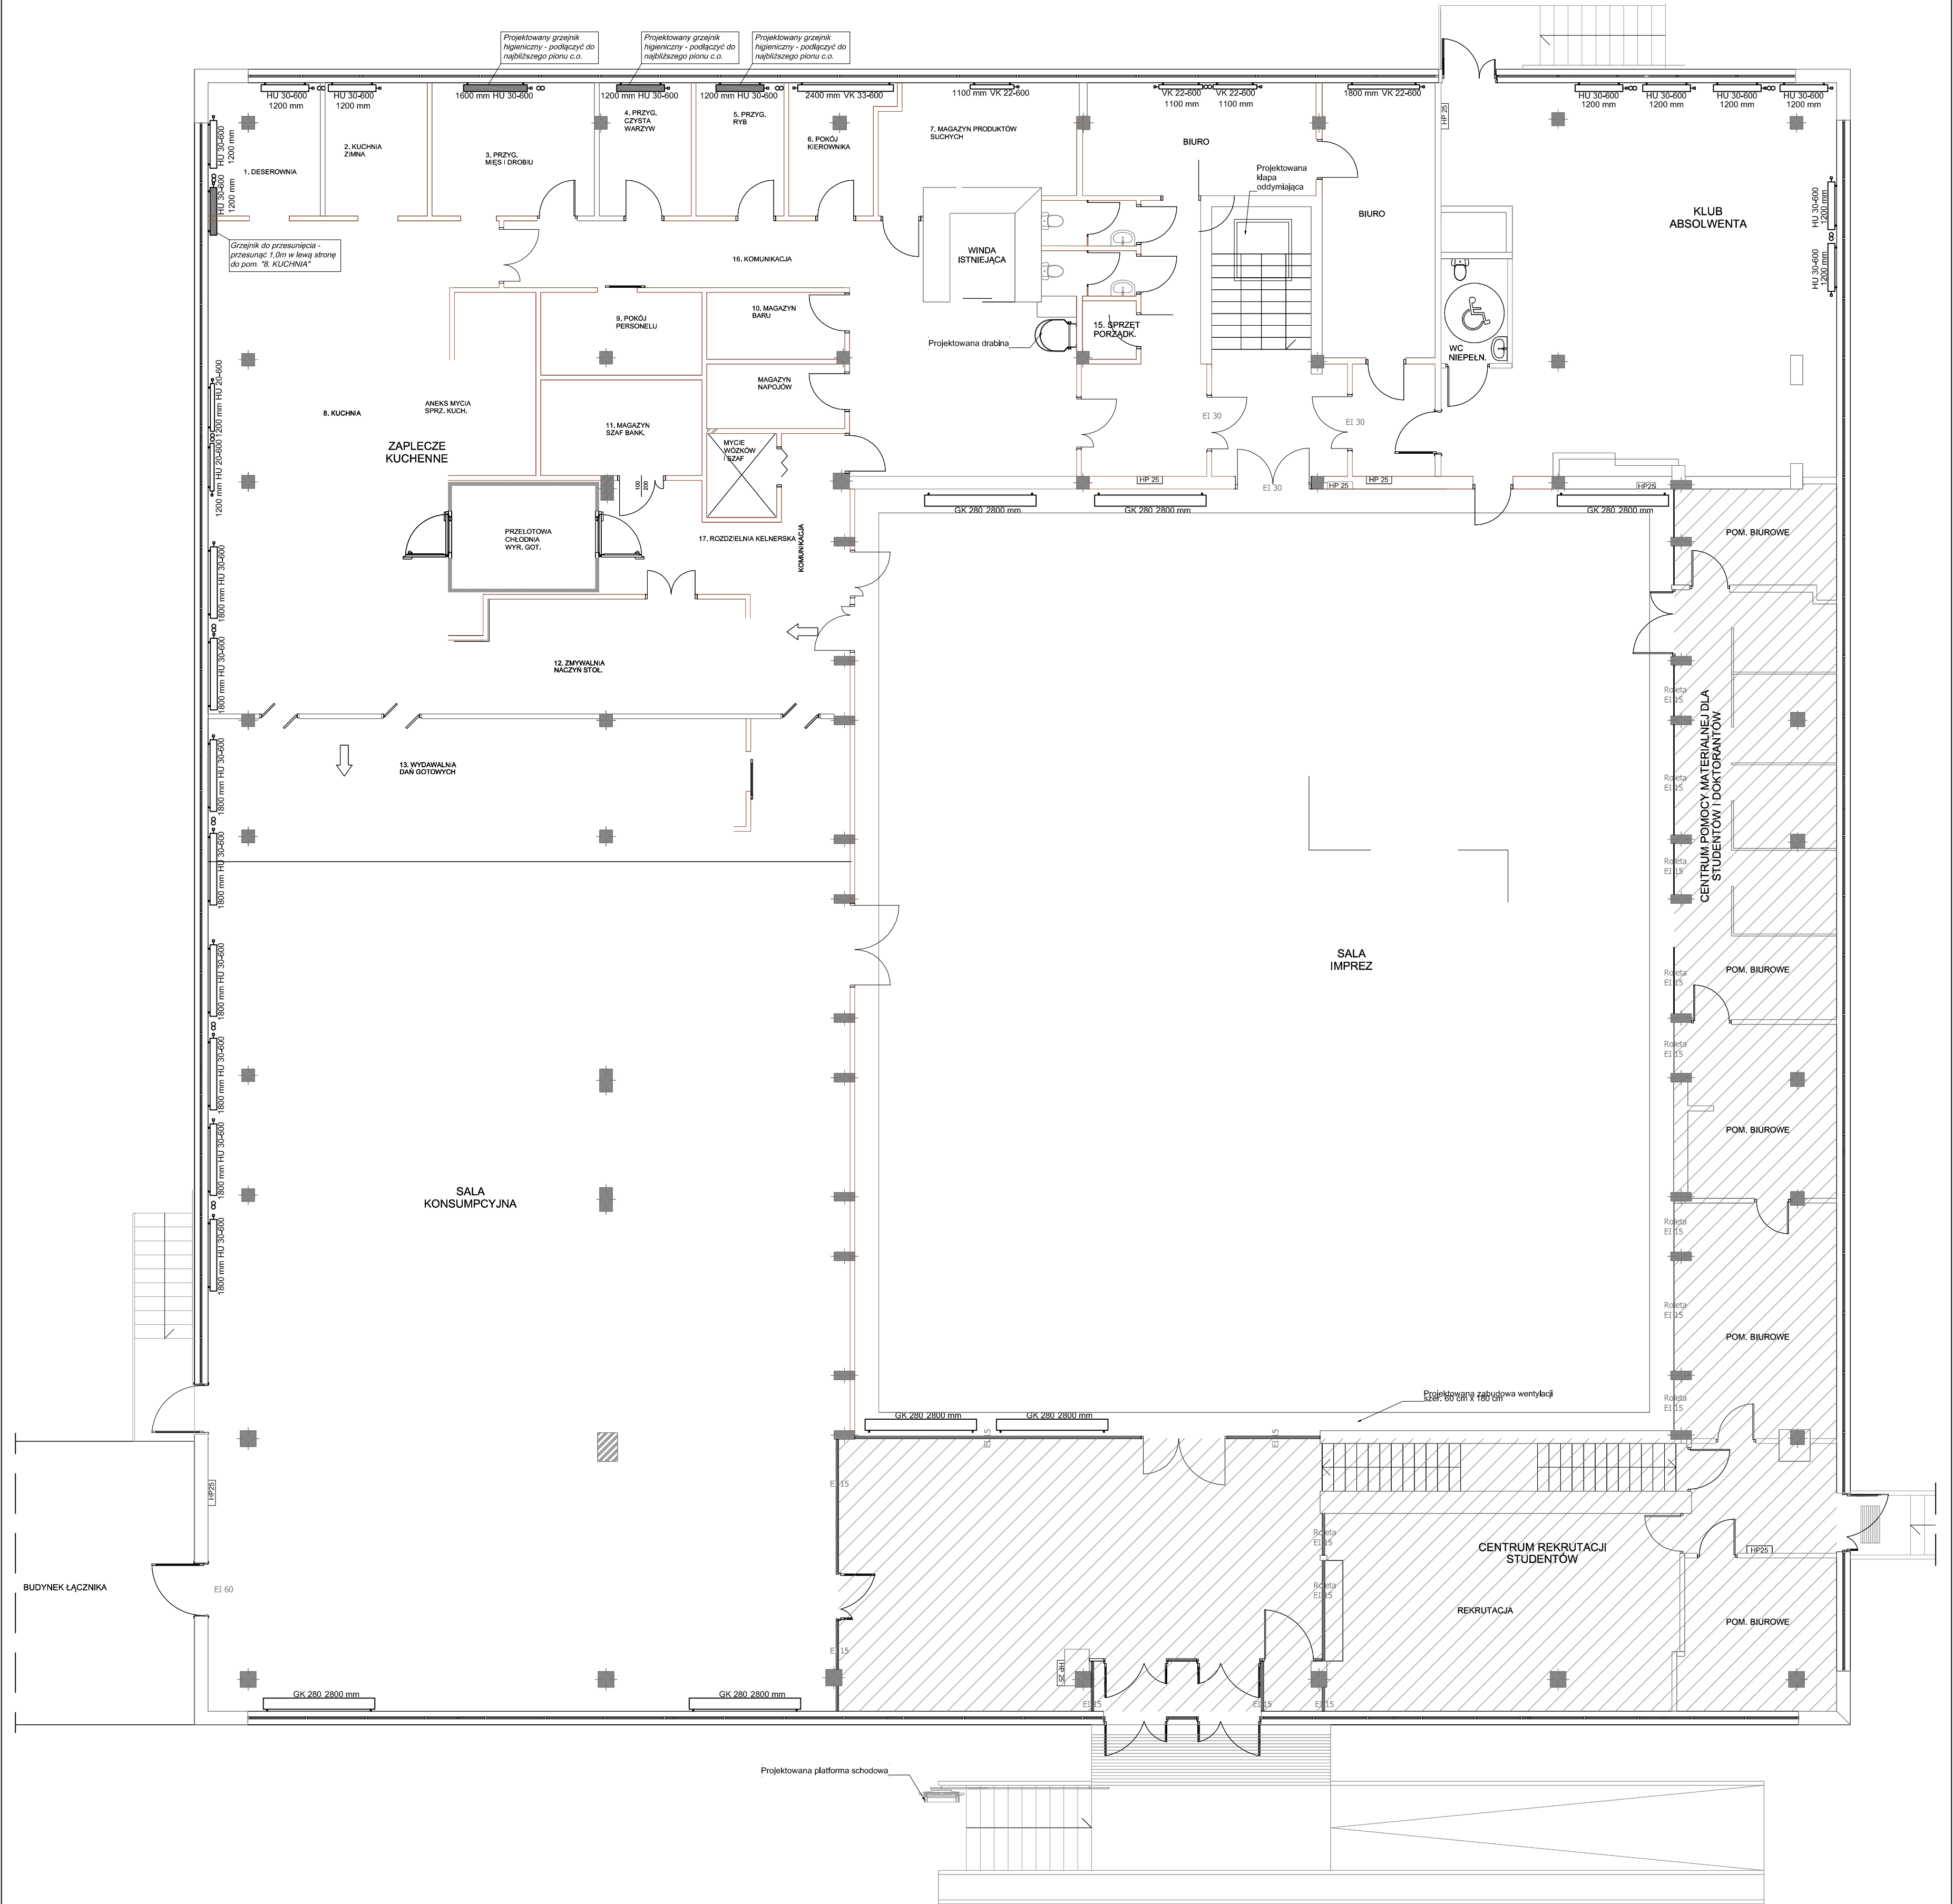

LEGENDA:

- 

grzejnik niezintegrowany bocznozasilany – projektowany
- 

grzejnik higieniczny dolnozasilany – projektowany
- 

grzejnik niezintegrowany bocznozasilany – istniejący
- 

grzejnik zintegrowany dolnozasilany – istniejący
- 

grzejnik higieniczny dolnozasilany – istniejący
- 

grzejnik konwektorowy – istniejący
- 

istniejący pion instalacji centralnego ogrzewania

ModernEko		Wojciech Świerczyński	
tel. 882 - 147 - 538		ul. Piętrusińskiego 12 lok.9	
Inwestor:		Politechnika Rzeszowska im. Ignacego Łukasiewicza	
Faza:		PROJEKT BUDOWLANY	
Branża:		Sanitarna	
Temat:		Przebudowa wybranych pomieszczeń Stołówki Studenckiej Politechniki Rzeszowskiej położonej przy ul. Akademickiej 8 w Rzeszowie	
Projektował:		mgr inż. Seweryn Urbański	
Sprawdził:		mgr inż. Kamila Dziubek	
Rzut parteru - instalacja centralnego ogrzewania		Skala 1:100	
		Nr rysunku C2	