

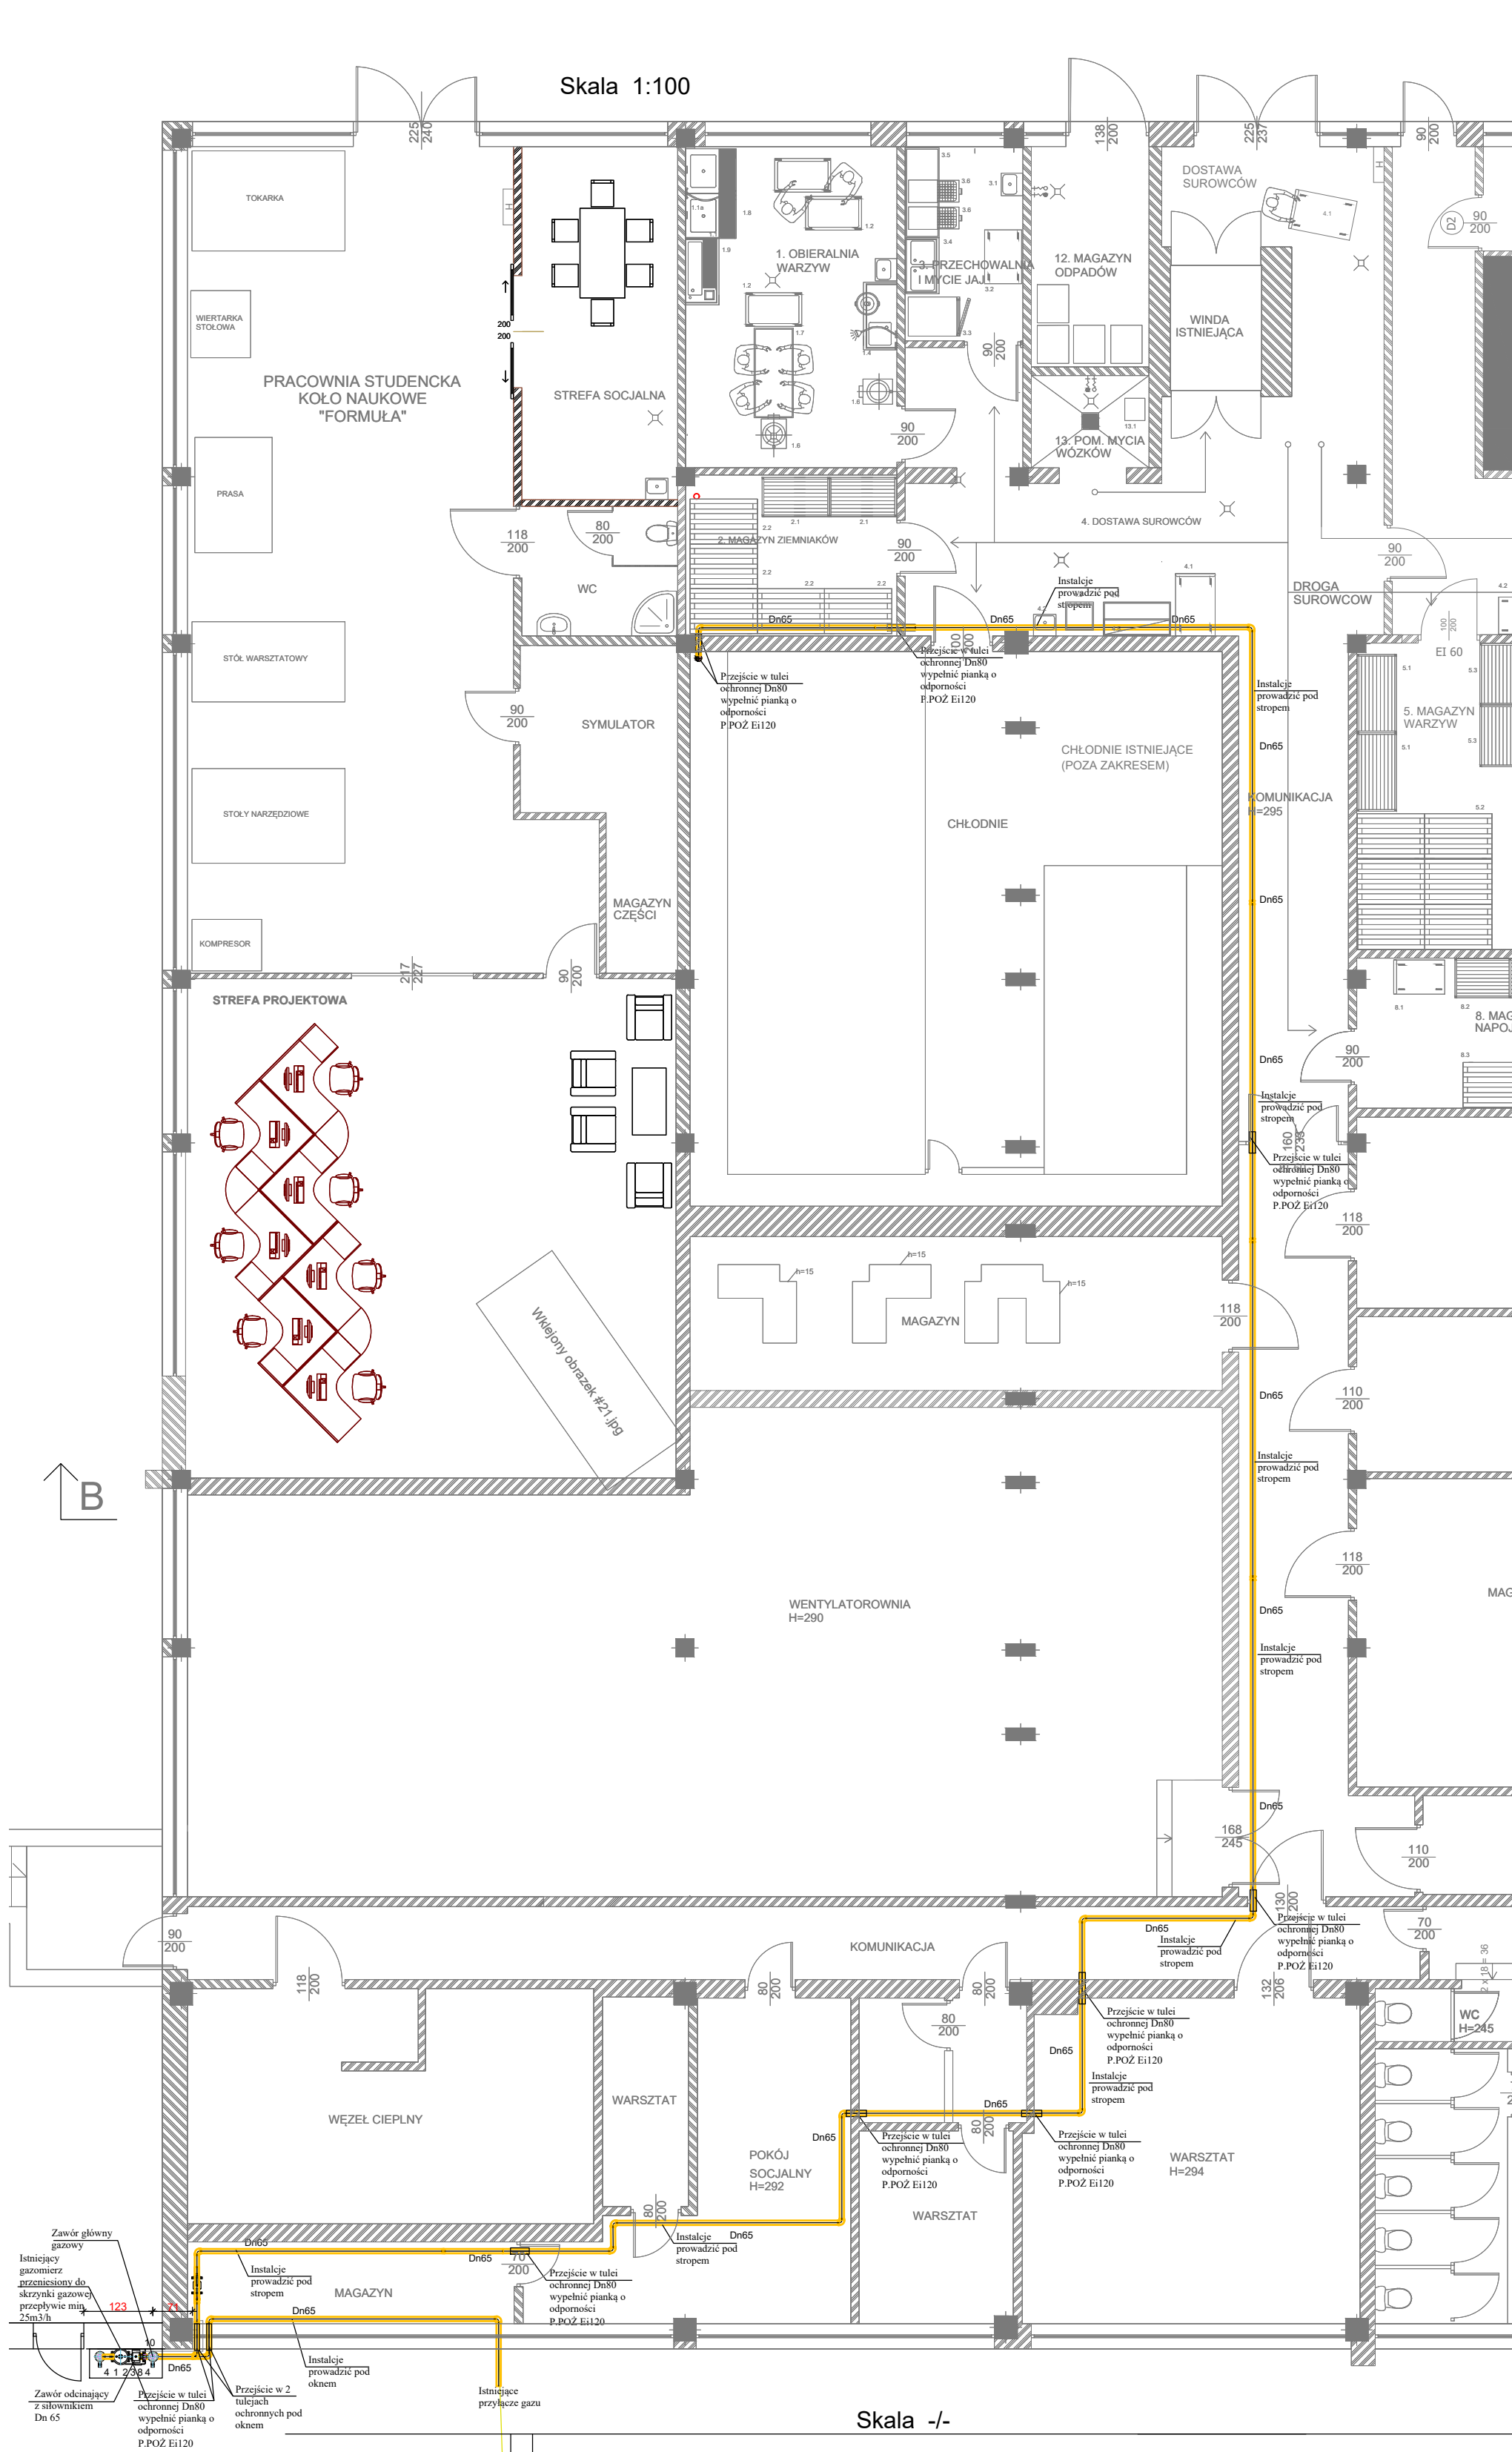


RZUT PIWNICY

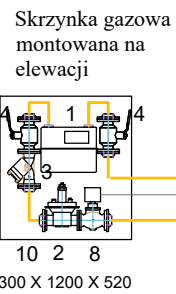


RZUT PARTERU

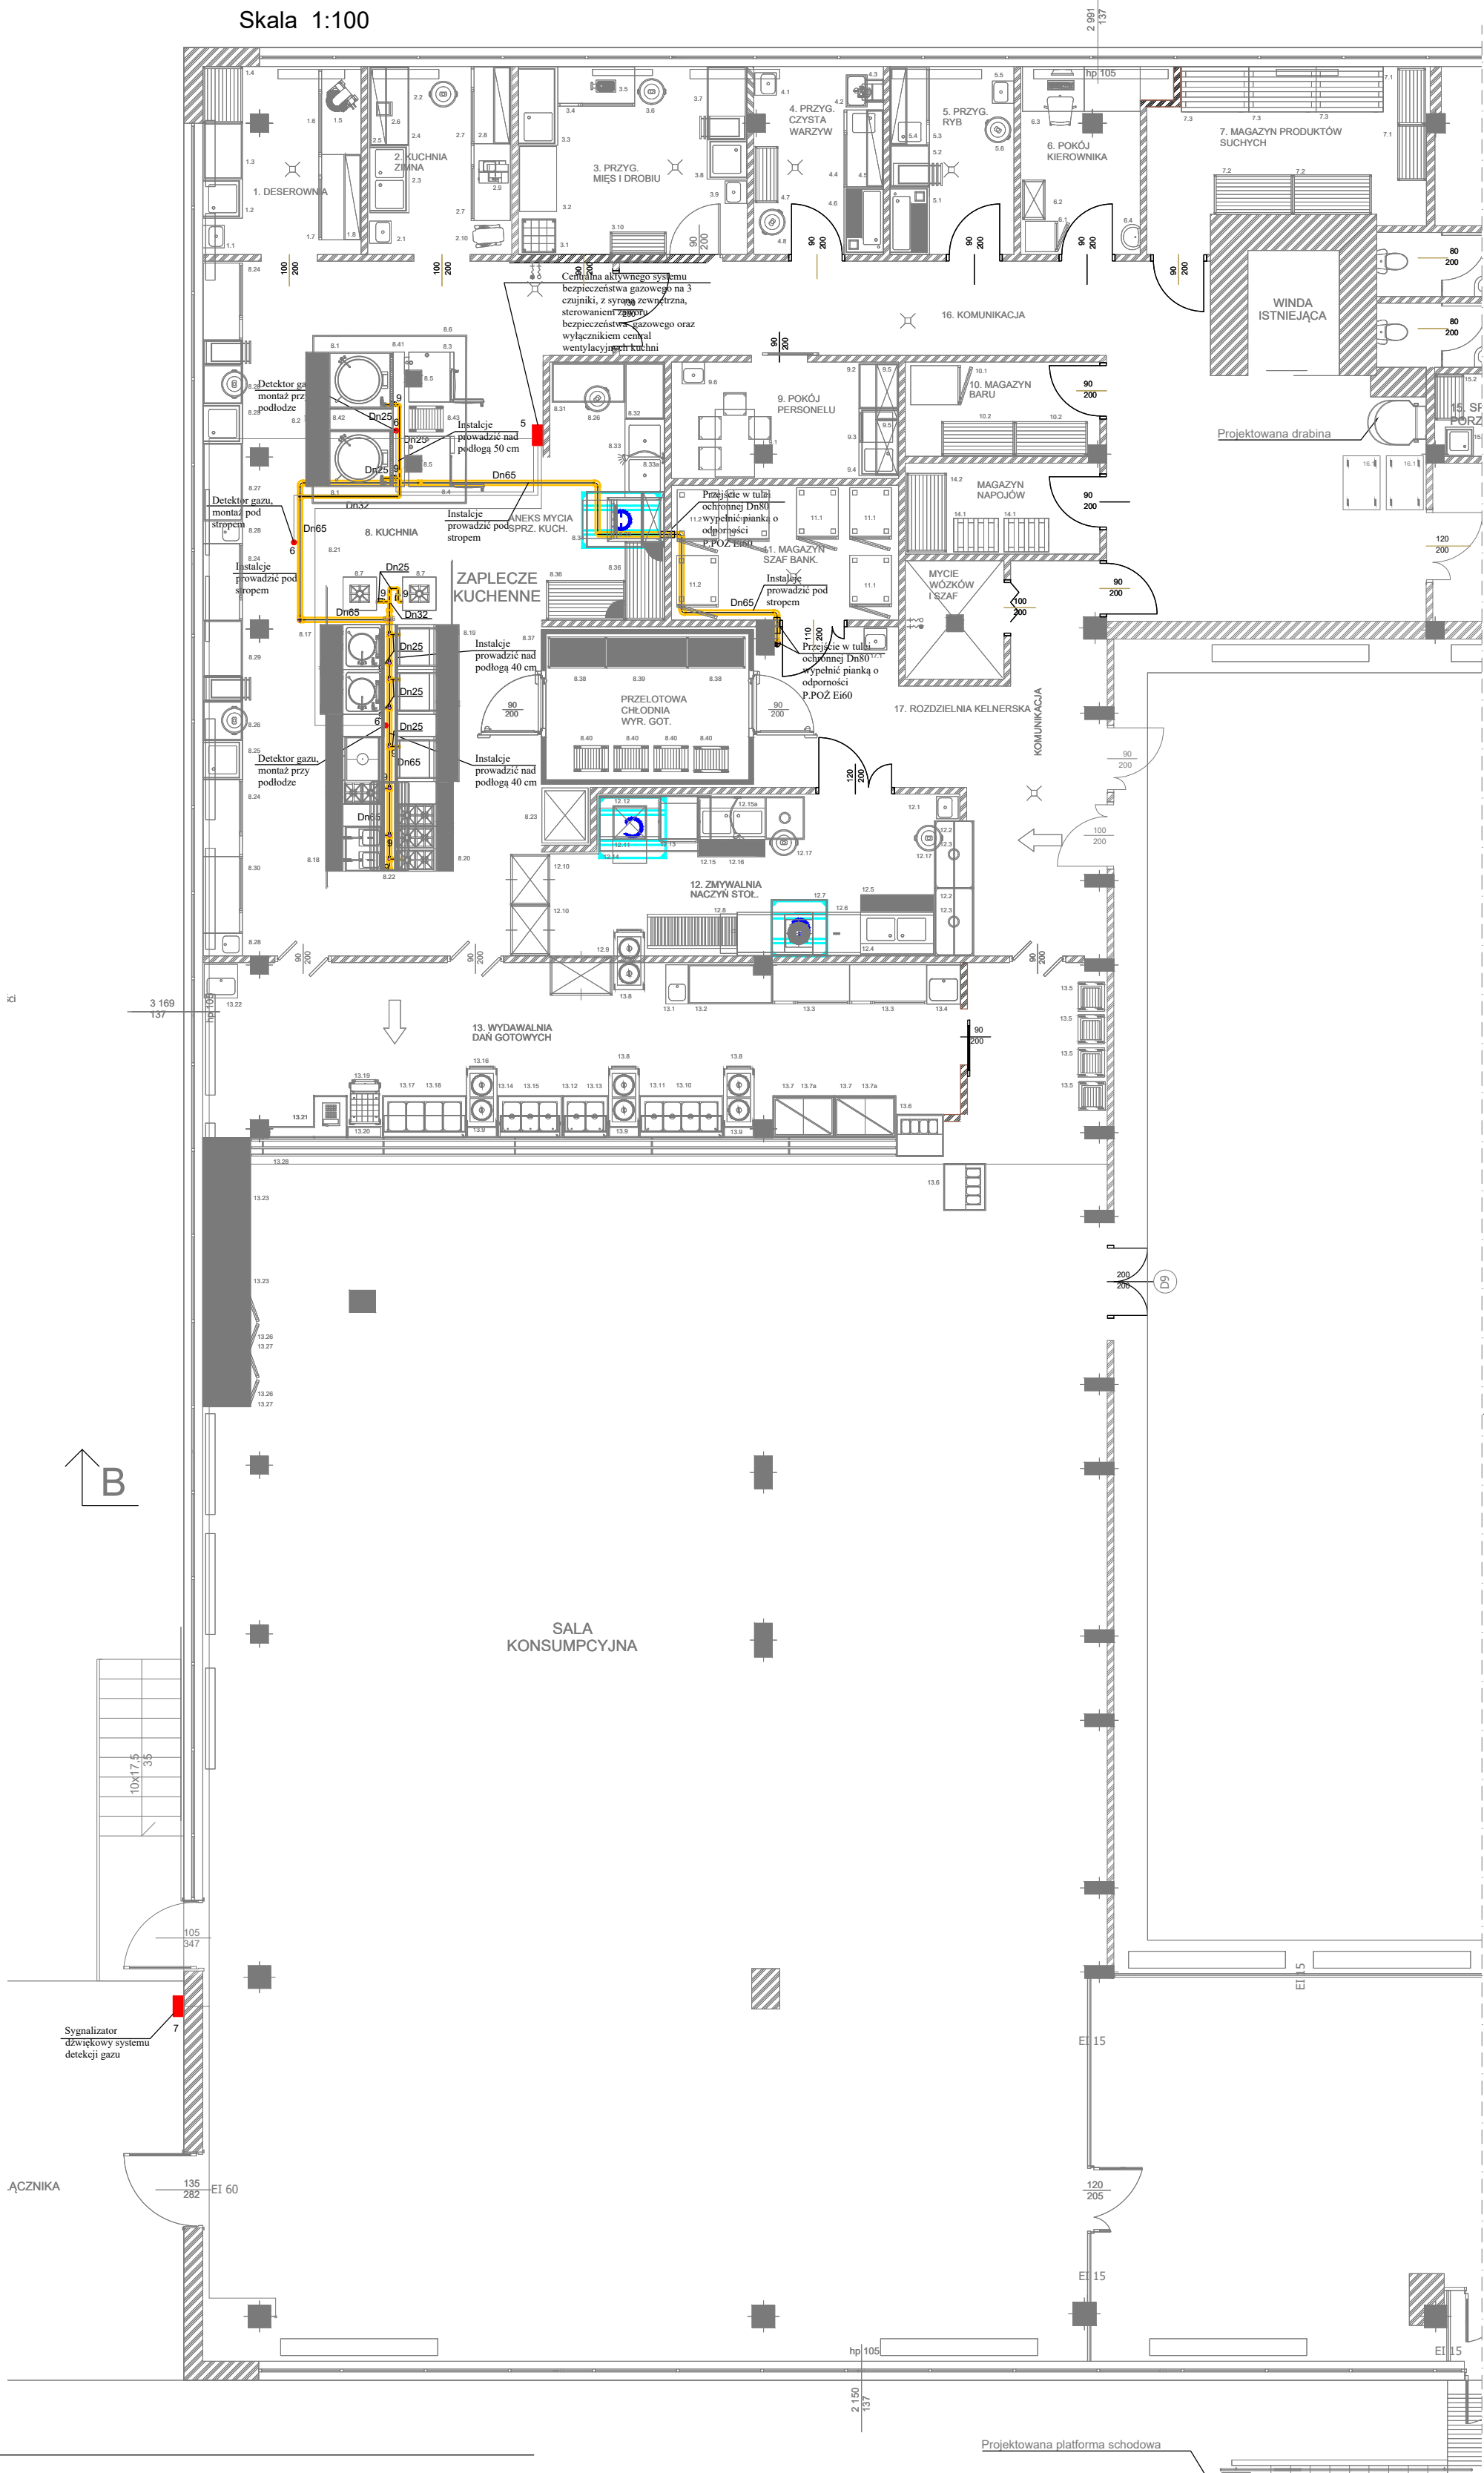

Skrzynka gazowa montowana na elewacji

10 2 8
1300 X 1200 X 520

Skala -/-

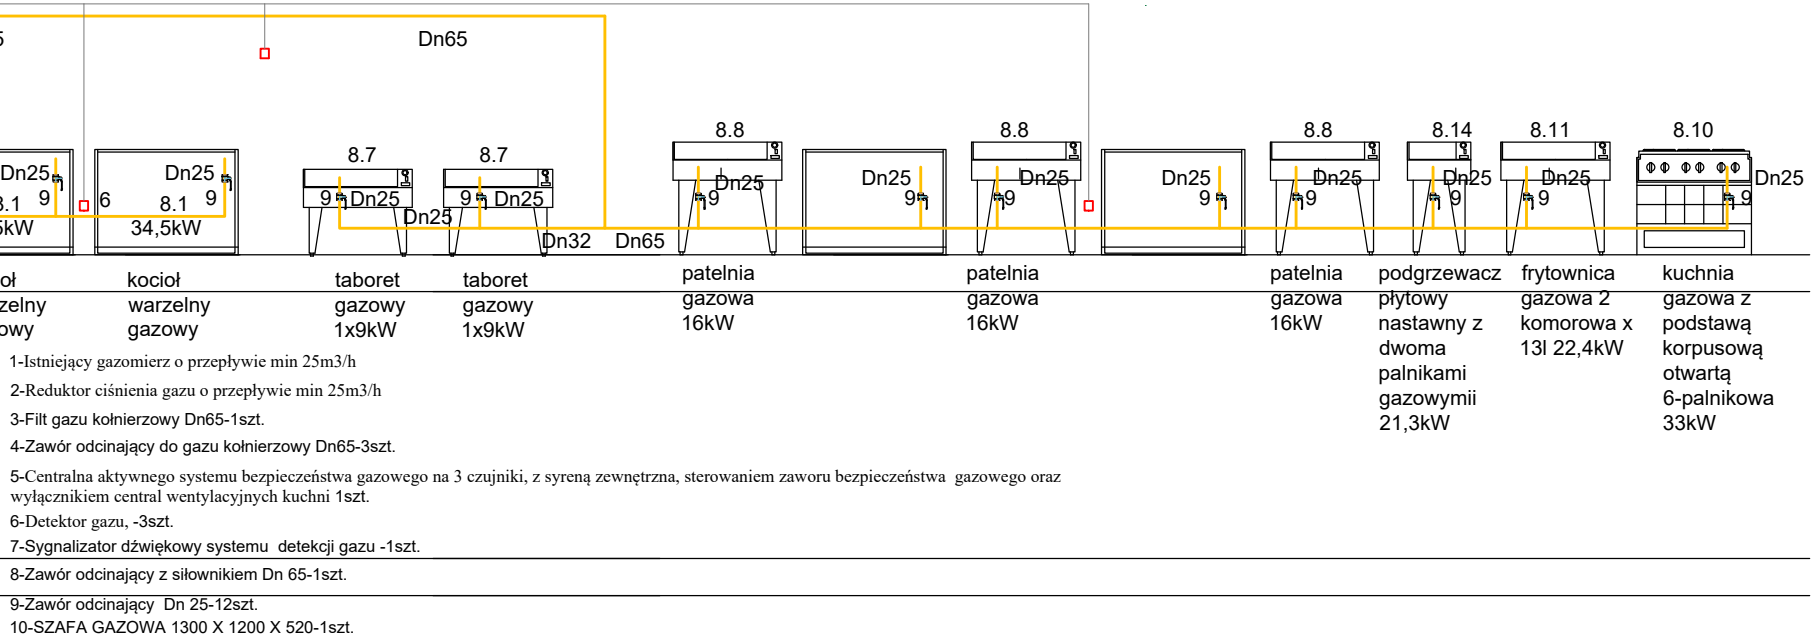

- 1-Istniczący gazomierz o przepływie min 25m³/h
- 2-Reduktor ciśnienia gazu o przepływie min 25m³/h
- 3-Filtr gazu kolinerowy Dn65-1szt.
- 4-Zawór odcinający do gazu kolinerowy Dn65-3szt.
- 5-Centralna aktywnego systemu bezpieczeństwa gazowego na 3 czujniki, z syreną zewnętrzną, sterowaniem zaworu bezpieczeństwa gazowego oraz wyłącznikiem central wentylacyjnych kuchni 18zt.
- 6-Detektor gazu, -3szt.
- 7-Sygnalizator dźwiękowy systemu detekcji gazu -1szt.
- 8-Zawór odcinający z silownikiem Dn 65-1szt.
- 9-Zawór odcinający Dn 25-12szt.
- 10-SZAFKA GAZOWA 1300 X 1200 X 520-1szt.

ModernEko		Wojciech Świerczyński			
tel. 882 - 147 - 538		ul. Pietrusińskiego 12 lok.9			
42-207 Częstochowa					
Investor:	Politechnika Rzeszowska im. Ignacego Łukasiewicza al. Powstańców Warszawy 12, 35-959 Rzeszów				
Faza:	PROJEKT BUDOWLANY				
Branża:	Sanitarna				
Temat:	Przebudowa wybranych pomieszczeń Stołówki Studenckiej Politechniki Rzeszowskiej położonej przy ul. Akademickiej 8 w Rzeszowie ul.Akademicki 8, 35-084 Rzeszów, dz. nr 1775/9/1, obręb 0207, jedn. ewid. 18630/1				
Projektował:	mgr inż. Seweryn Urbański	SLK/3876/POOS/11	specjalność instalacyjna	VII 2018	
Sprawdził:	mgr inż. Kamila Dziubek	SLK/2753/POOS/09	specjalność instalacyjna	VII 2018	
Rzut piwnicy, parteru i rozwinięcie -wewnętrzna instalacja gazowa				Skala 1:100 -/-	Nr rysunku G1