


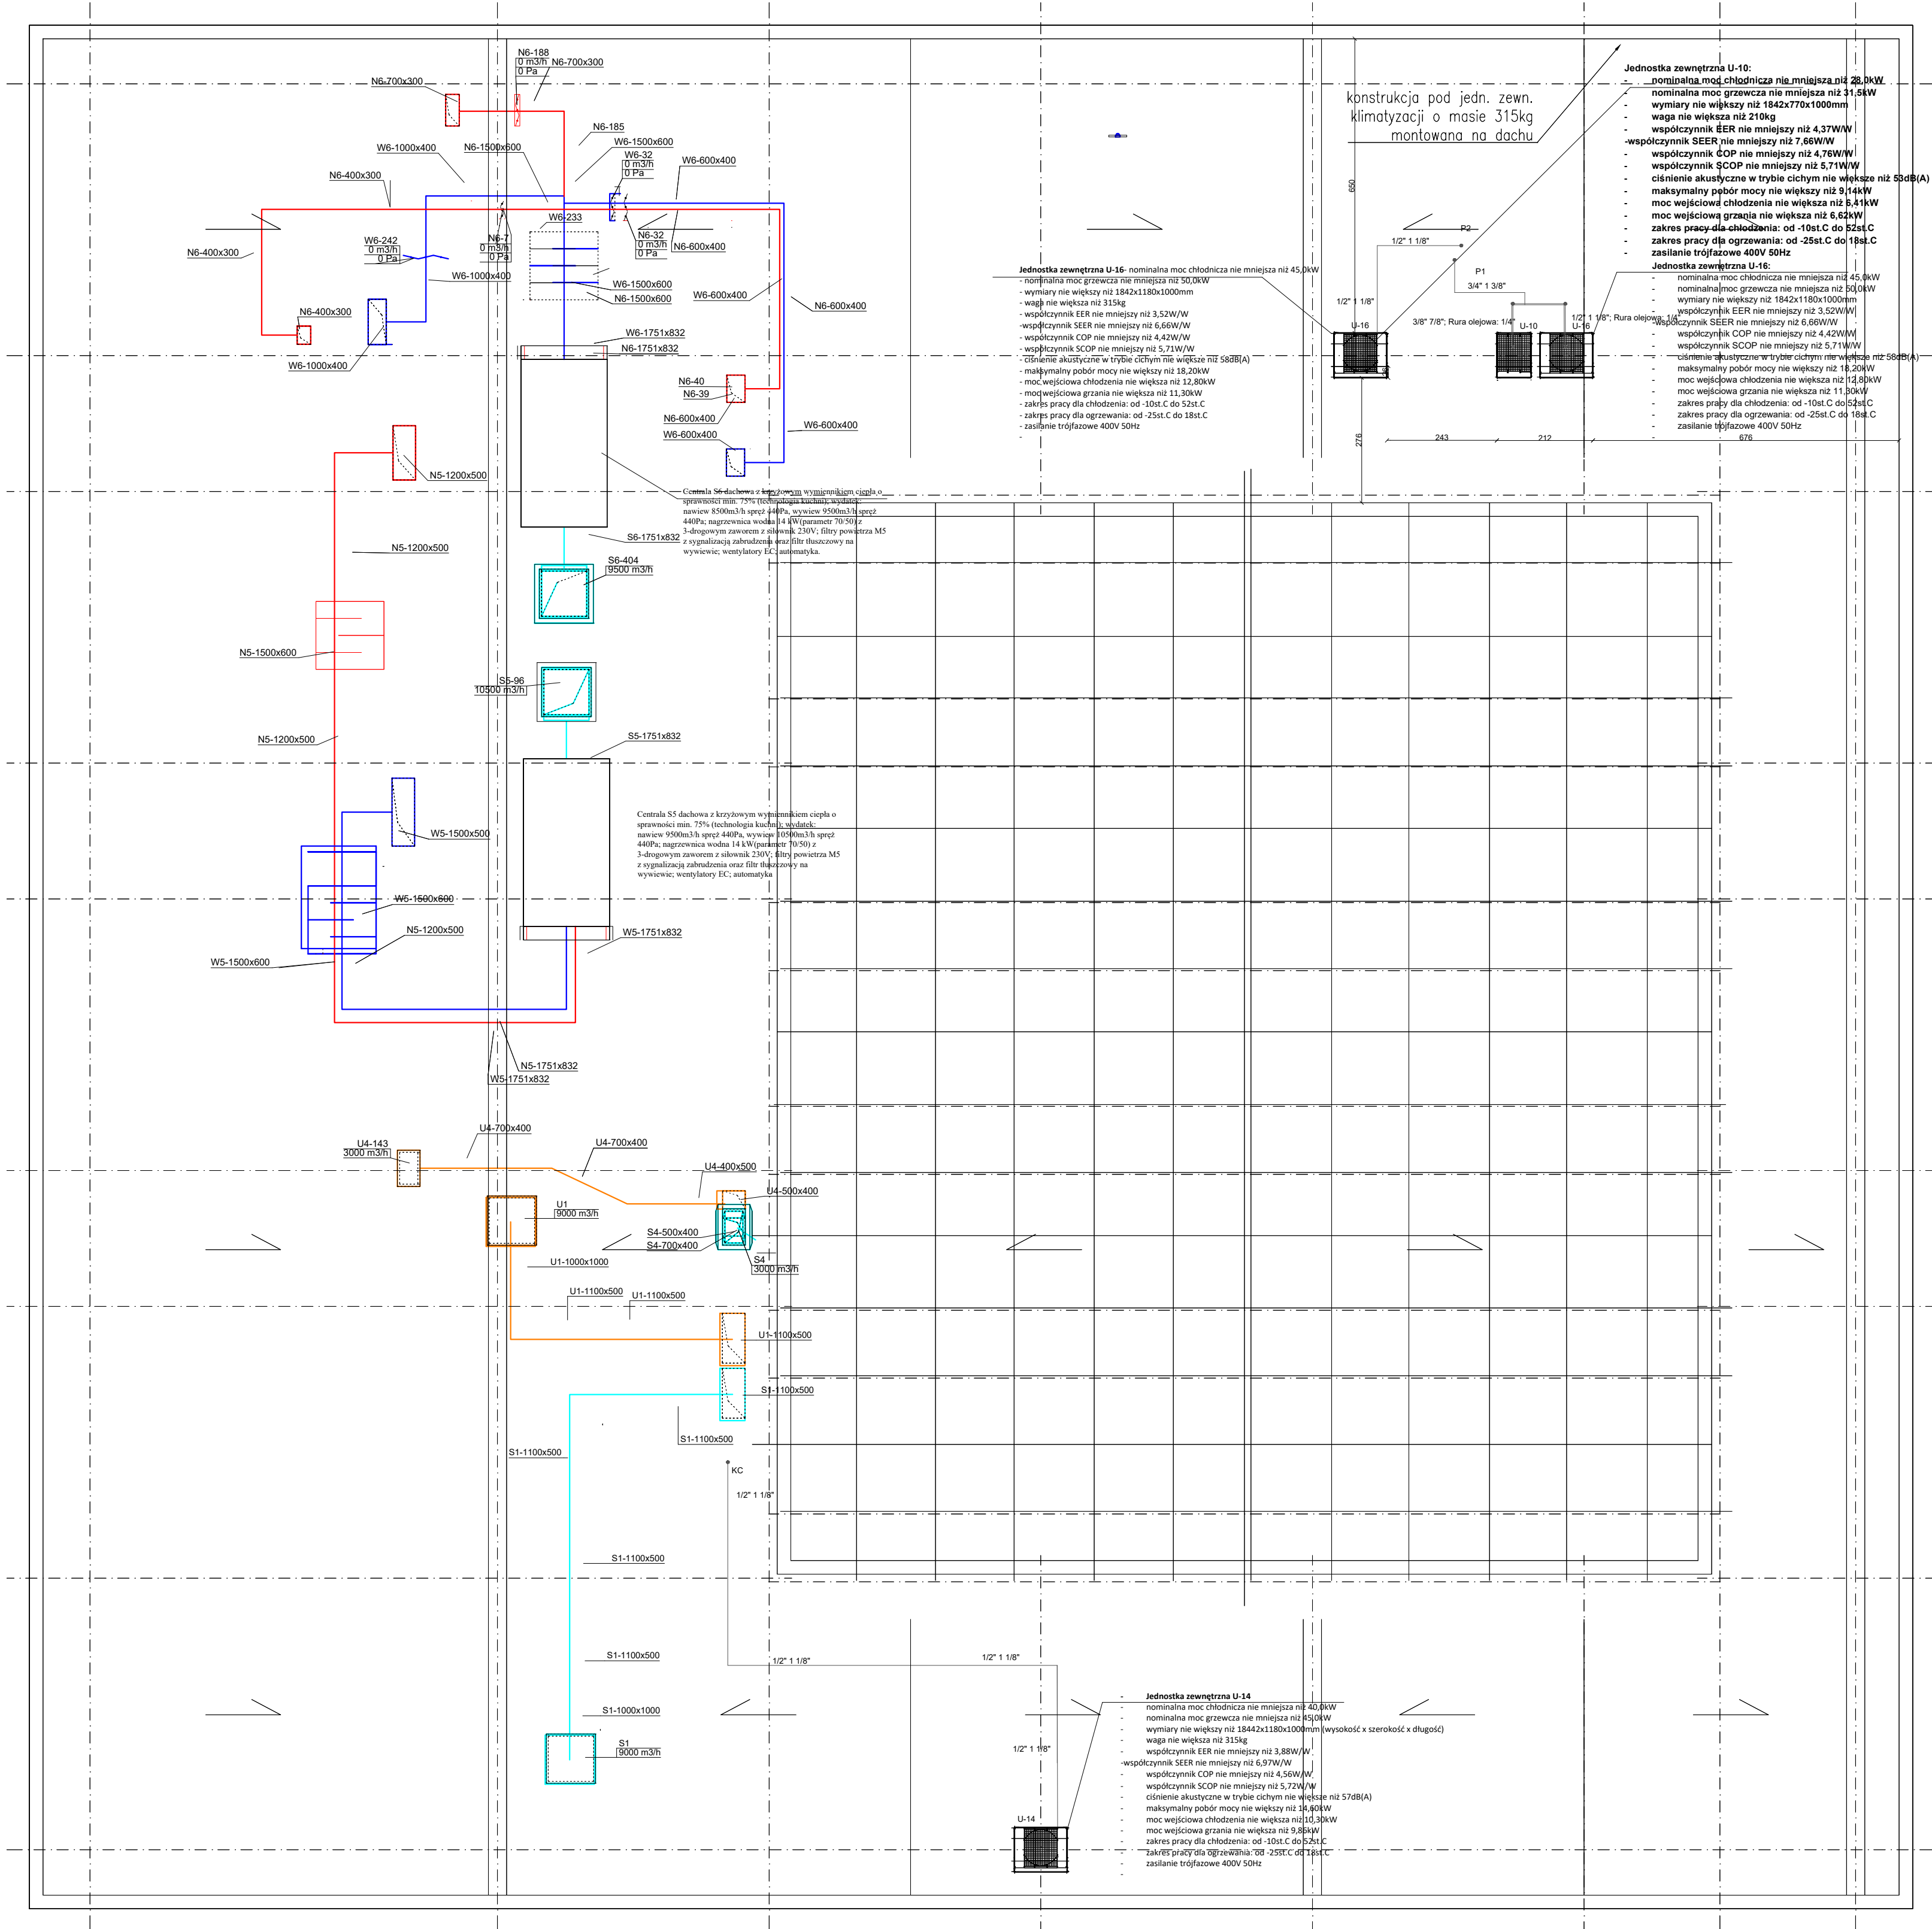

|                                                 |                                                                                                                                                                                                                   |                              |                          |             |               |
|-------------------------------------------------|-------------------------------------------------------------------------------------------------------------------------------------------------------------------------------------------------------------------|------------------------------|--------------------------|-------------|---------------|
| <b>M modernEko</b>                              |                                                                                                                                                                                                                   | Wojciech Świerczyński        |                          |             |               |
| tel. 882 - 147 - 538                            |                                                                                                                                                                                                                   | ul. Pietrusińskiego 12 lok.9 |                          |             |               |
| 42-207 Częstochowa                              |                                                                                                                                                                                                                   |                              |                          |             |               |
| Inwestor:                                       | Politechnika Rzeszowska im. Ignacego Łukasiewicza<br>al. Powstańców Warszawy 12, 35-959 Rzeszów                                                                                                                   |                              |                          |             |               |
| Faza:                                           | PROJEKT BUDOWLANY                                                                                                                                                                                                 |                              |                          |             |               |
| Branża:                                         | Sanitarna                                                                                                                                                                                                         |                              |                          |             |               |
| Temat:                                          | Przebudowa wybranych pomieszczeń Stołówek Studenckiej Politechniki Rzeszowskiej położonej przy ul. Akademickiej 8 w Rzeszowie<br>ul.Akademicki 8, 35-084 Rzeszów, dz.nr 1175/91, obręb 0207, jedn. ewid. 186301_1 |                              |                          |             |               |
| Projektował:                                    | mgr inż. Seweryn Urbański                                                                                                                                                                                         | SLK/3876/POOS/11             | specjalność instalacyjna | VII 2018    |               |
| Sprawił:                                        | mgr inż. Kamila Dziubek                                                                                                                                                                                           | SLK/2753/POOS/09             | specjalność instalacyjna | VII 2018    |               |
| Rzut dachu - instalacja wentylacji mechanicznej |                                                                                                                                                                                                                   |                              |                          | Skala 1:100 | Nr rysunku w3 |