


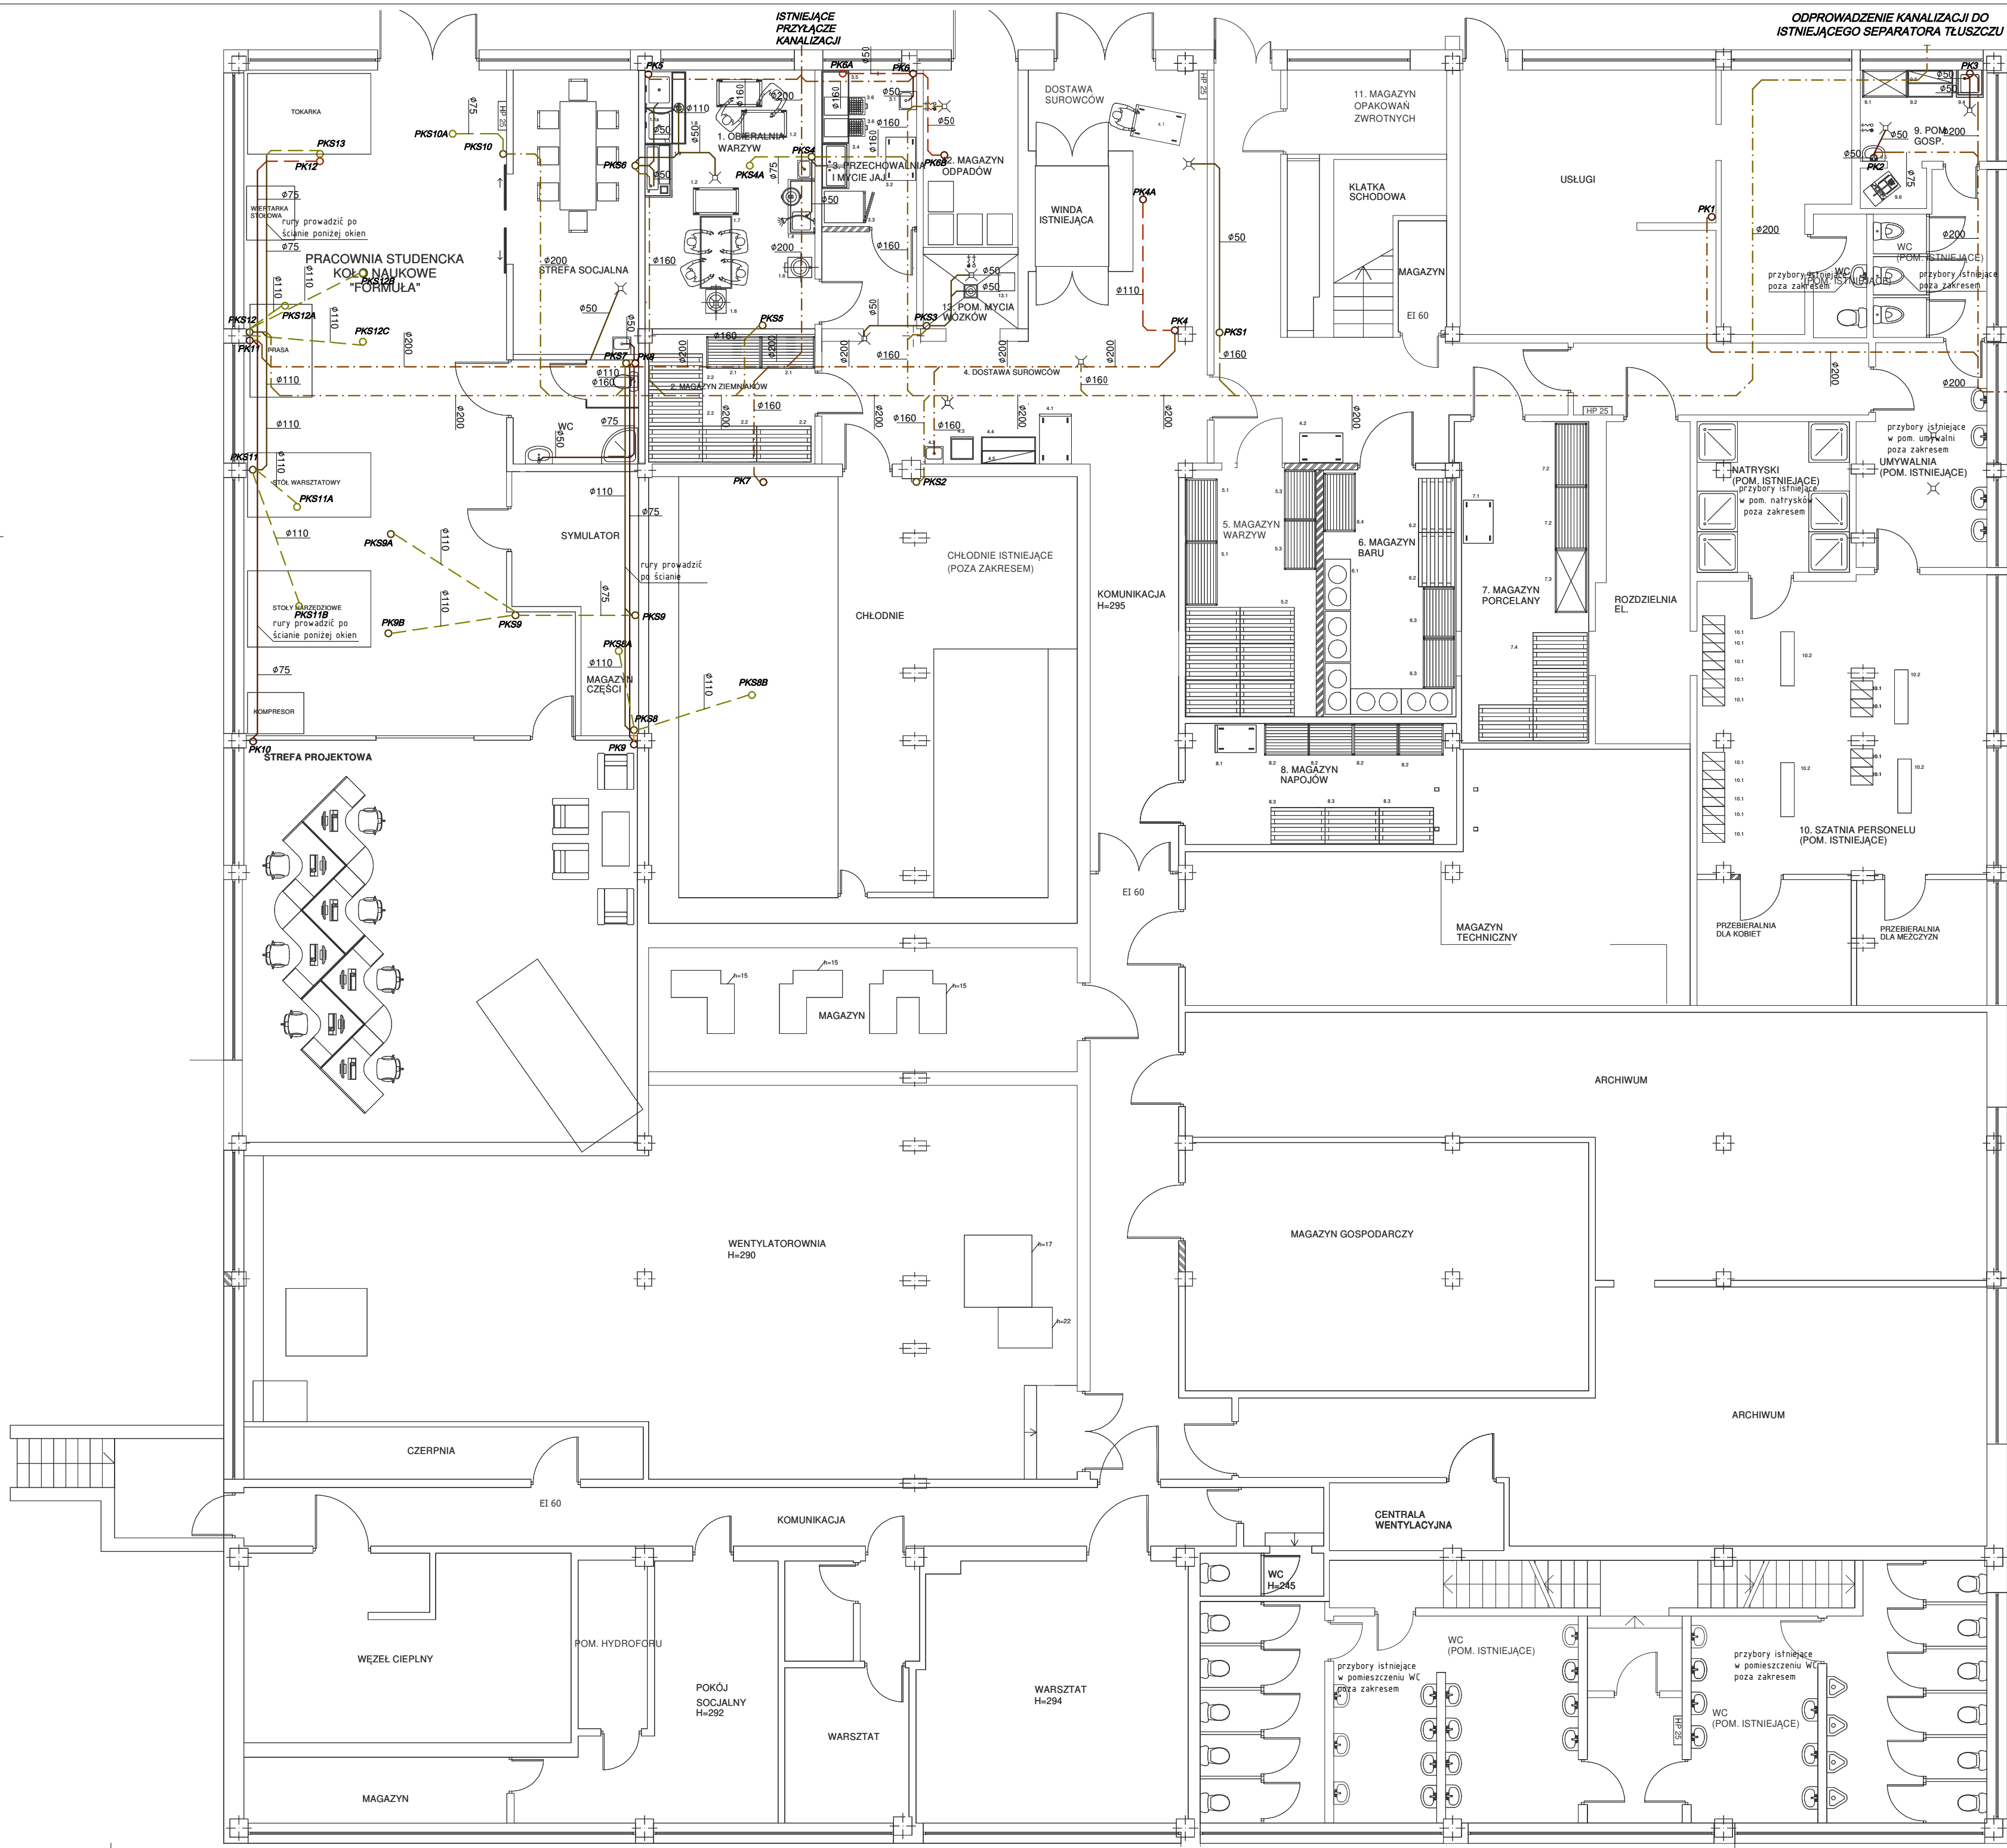

ISTNIEJĄCE PRZYŁĄCZE KANALIZACJI

ODPROWADZENIE KANALIZACJI DO ISTNIEJĄCEGO SEPARATORA TŁUSZCZU

1. PIWNICA

1.1. OBIERALNIA WARZYSTW

1.1.1. stół z basenem 2-komorowym h=400

1.1.2. bateria

1.2. basen jedyny

1.3. umywalka z wyłącznikiem kolanowym i wylewką

1.4. stół ze zlewem 1-komorowym odniana prawa

1.4.2. bateria

1.5. pojemnik jedyny

1.6. obieracka do ziemniaków O20202.1 wydajność 600-450kg/h

1.7. stół do ockowania

1.8. odwodnienie liniowe jednoczęściowe z syfonem umieszczonym centralnie, ruszty antypoślizgowe Z3x23

1.9. stół do obróbki warzyw odniana prawa

2. MAGAZYN ZIEMNIAKÓW

2.1. Regał z czterema półkami pełnymi stałymi

2.2. paleta ładunkowa KAISER+KRAFT

3. PRZECIECHOWALNIA I MYCIE

3.1. umywalka z wyłącznikiem kolanowym i wylewką

3.2. wózek transportowy jednopółkowy

3.3. szafa chłodnicza 700l drzwi lewe

3.4. stół ze zlewem 2-komorowym

3.5. stół szkieletowy

3.6. naświetlacz do jaj dwupółkowy poj. 30 szt.

4. DOSTAWA SUROWCÓW

4.1. wózek transportowy platformowy

4.2. umywalka z wyłącznikiem kolanowym i wylewką

4.3. waga pomostowa do 150kg rubin 150

4.4. stół szkieletowy z półką

4.5. półka wisząca podwójna

5. MAGAZYN WARZYSTW

5.1. regał z czterema półkami pełnymi stałymi

5.2. paleta ładunkowa KAISER+KRAFT

5.3. regał z czterema półkami pełnymi stałymi

6. MAGAZYN BARU

6.1. Regał z czterema półkami pełnymi stałymi

6.2. paleta ładunkowa KAISER+KRAFT

6.3. miejsce na kegi

7. MAGAZYN PORCELANY

7.1. wózek transportowy 2-półkowy

7.2. Regał z czterema półkami pełnymi

7.3. Szafa magazynowa z drzwiami skrzydłowymi

7.4. paleta ładunkowa KAISER+KRAFT

8. MAGAZYN NAPOJÓW

8.1. wózek transportowy dwupółkowy

8.2. Regał z czterema półkami pełnymi

8.3. paleta ładunkowa KAISER+KRAFT

9. POMIESZCZENIE GOSPODARCZE

9.1. szafa magazynowa z drzwiami skrzydłowymi

9.2. stół korpusowy z drzwiami suwanymi

9.3. półka wisząca podwójna

9.4. zlew porządkowy

9.5. umywalka z wyłącznikiem kolanowym i wylewką

9.6. urządzenie do mycia i dezynfekcji Karcher

10. SZATNIA

10.1. szafki ubraniowe

10.2. ława szatniowa

11. MAGAZYN OPAKOWAN ZWIOTNYCH

12. POMIESZCZENIE NA ODPADY

12.1. pojemniki na odpady

13. POMIESZCZENIE MYCIA WÓZKÓW

13.1. urządzenie do mycia i dezynfekcji Karcher

LEGENDA:

projektowana kanalizacja sanitarna

projektowana kanalizacja sanitarna prowadzona w gruncie

projektowana kanalizacja sanitarna prowadzona pod strykiem

projektowana kanalizacja odprowadzająca ścieki do separatora tłuszczu

projektowana kanalizacja odprowadzająca ścieki do separatora tłuszczu prowadzona pod strykiem

projektowana kanalizacja odprowadzająca ścieki do separatora tłuszczu prowadzona w gruncie

projektowana wentylacja kanalizacji

PK1

PKS1

pion instalacji kanalizacji

pion instalacji kanalizacji odprowadzający ścieki do separatora tłuszczu

UWAGA:

–rurciągi montować na konsolach, uchwytych montażowych

–rysunki należy rozpatrywać łącznie z rysunkami branży budowlanej i elektrycznej

–roboty przewidziane do wykonania przez Wykonawcę robót budowlanych – opis robót znajduje się w specyfikacji technicznej wykonania i odbioru robót

ModernEko

Wojciech Świerczyński

ul. Pietrusińskiego 12 lok.9

tel. 882 - 147 - 538

42-207 Częstochowa

Investor:

Politechnika Rzeszowska im. Ignacego Łukasiewicza

al. Powstańców Warszawy 12, 35-959 Rzeszów

Faza:

PROJEKT BUDOWLANY

Branża:

Sanitarna

Temat:

Przebudowa wybranych pomieszczeń Stołówki Studenckiej Politechniki Rzeszowskiej położonej przy ul. Akademickiej 8 w Rzeszowie

ul.Akademicka 8, 35-001 Rzeszów,

dz. nr 1775/91, obręb 0207, jedn. ewid. 186301_1

Projektował:

mgr inż. Seweryn Urbański

SLK/3876/POOS/11

specjalność instalacyjna

VII 2018

Sprawdził:

mgr inż. Kamila Dziubek

SLK/2753/POOS/09

specjalność instalacyjna

VII 2018

Rzut piwnicy - instalacja kanalizacji

Skala 1:100

Nr rysunku WK3