


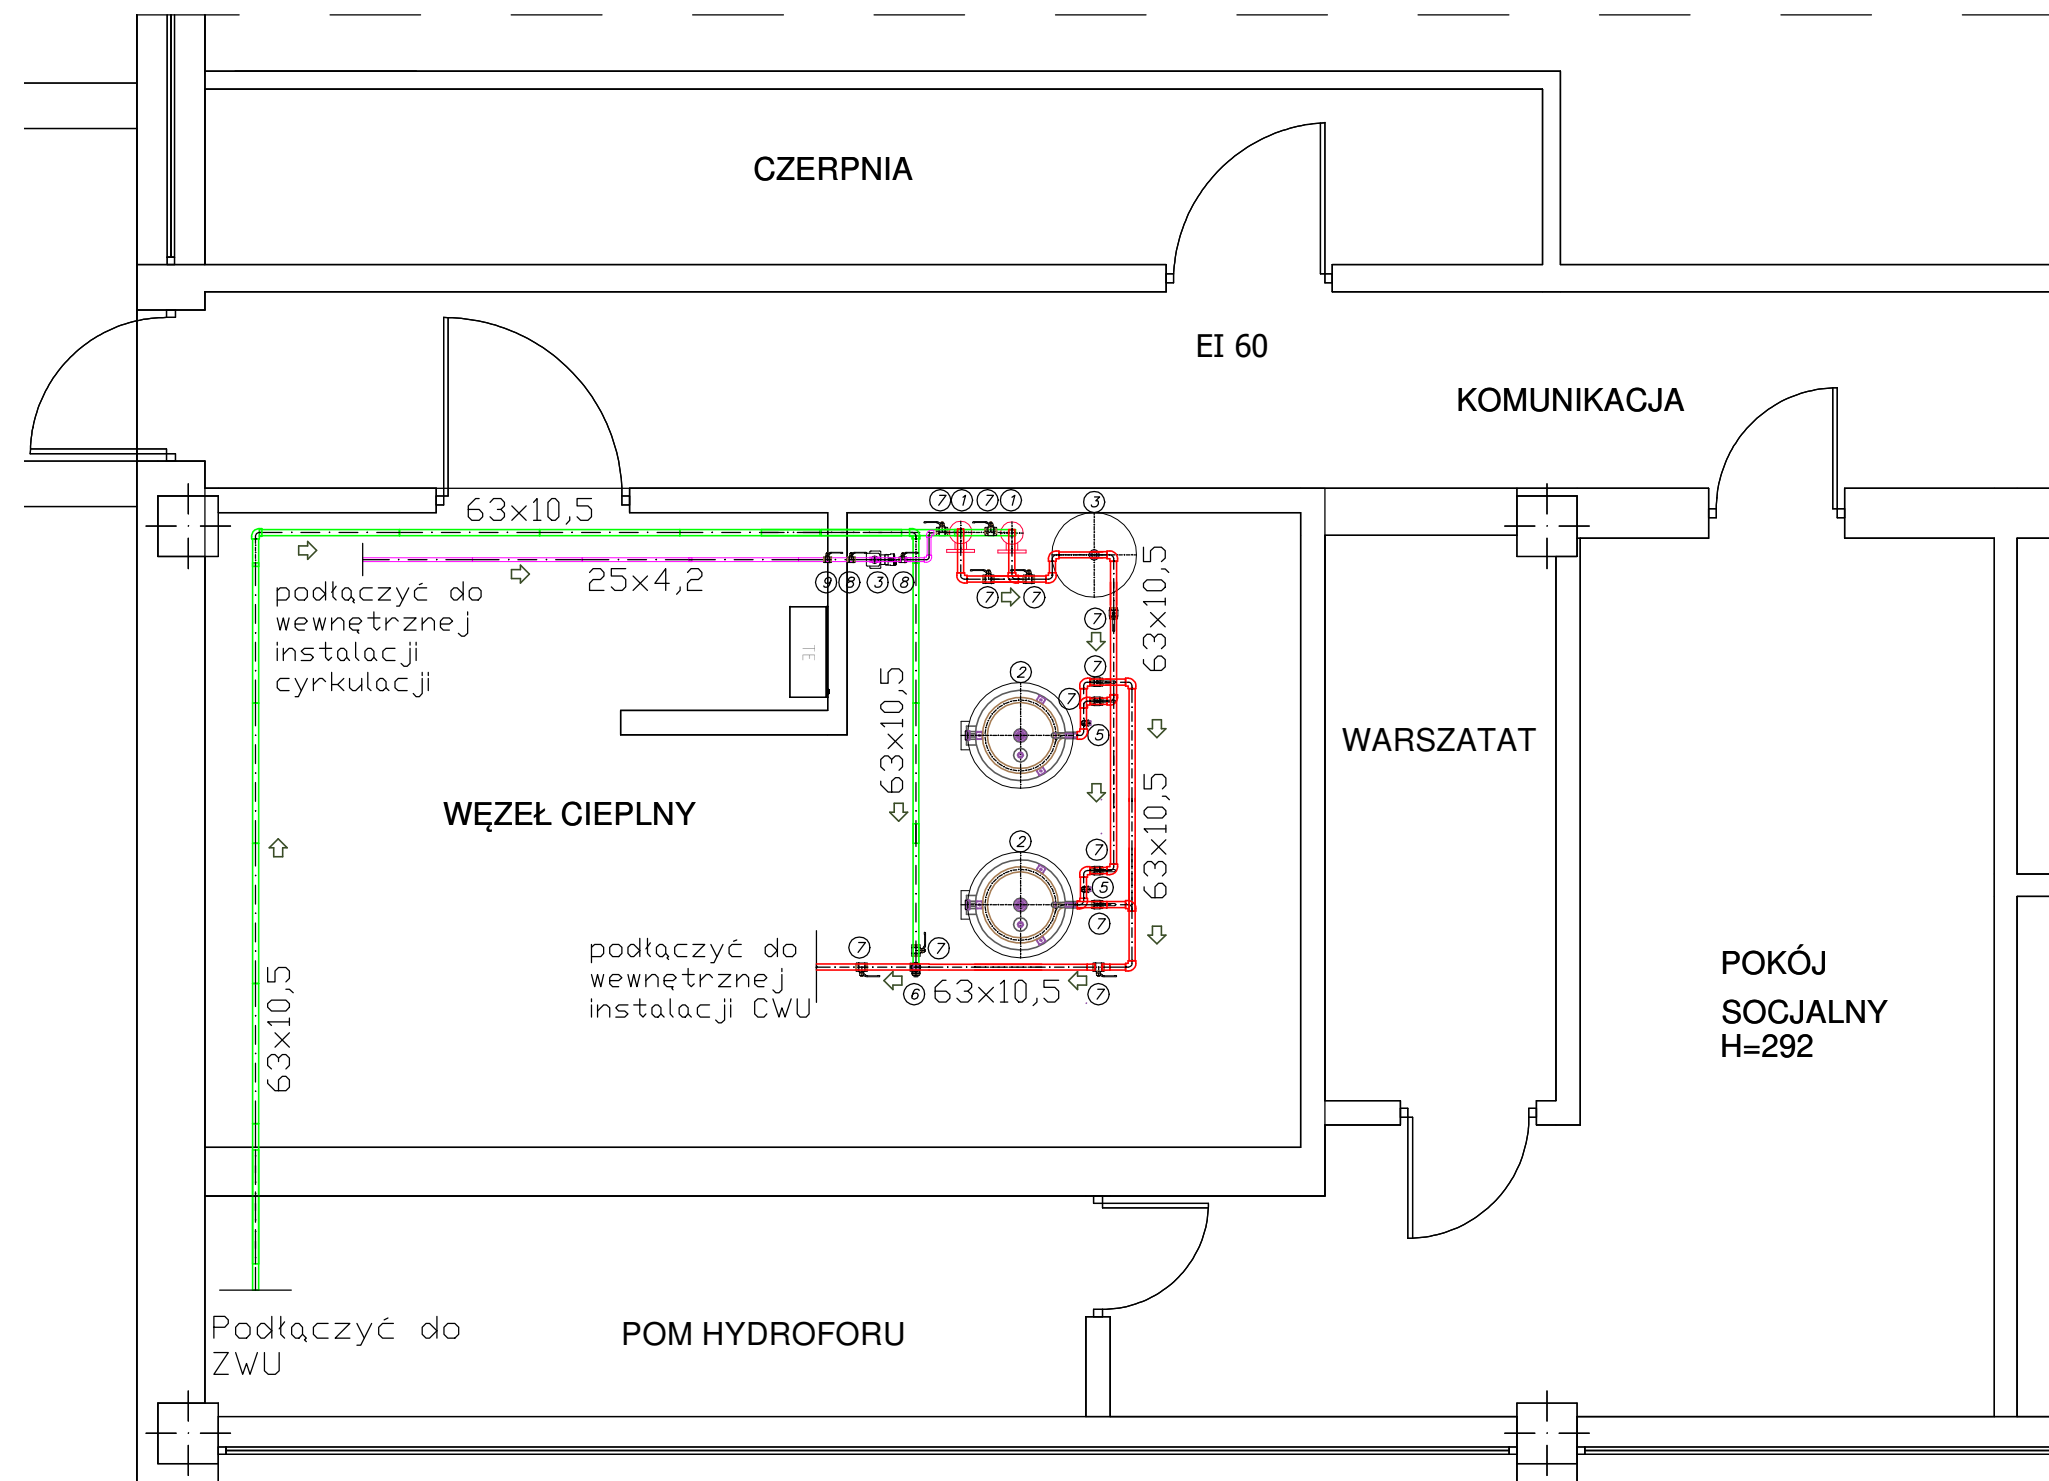

- ① Istniejący Rurowy Wymiennik ciepła typu Jad
- ② Proj. Zasobnik cwu pojemność 500l 2szt.
- ③ Proj. Naczynie przeponowe o poj 100l -1szt.
- ④ Proj. Pompa cyrkulacyjna-1szt.
- ⑤ Proj. Zawór bezpieczeństwa 3/4 "-2szt.
- ⑥ Proj. Zawór termostatyczny trójdrogowy z funkcją antylegionella 1 1/2 "-1szt.
- ⑦ Proj. Zawór odcinający Ø40 -12szt.
- ⑧ Proj. Zawór odcinający Ø20 -2szt.
- ⑨ Proj. Zawór zwrotny Ø20 -1szt.
- ⑩ Proj. Regulator obsługujący schemat -1szt.

ModernEko			Wojciech Świerczyński		
			ul. Pietrusińskiego 12 lok.9		
tel. 882 - 147 - 538			7-207 Częstochowa		
Inwestor:	Politechnika Rzeszowska im. Ignacego Łukasiewicza al. Powstańców Warszawy 12, 35-959 Rzeszów				
Faza:	PROJEKT BUDOWLANY				
Branża:	Sanitarna				
Temat:	Przebudowa wybranych pomieszczeń Stołówki Studenckiej Politechniki Rzeszowskiej położonej przy ul. Akademickiej 8 w Rzeszowie ul.Akademicka 8, 35-001 Rzeszów, dz. nr 1775/91, obręb 0207, jedn. ewid. 186301_1				
Projektował:	mgr inż. Seweryn Urbański	SLK/3876/POOS/11	specjalność instalacyjna	VII 2018	
Sprawił:	mgr inż. Kamila Dziubek	SLK/2753/POOS/09	specjalność instalacyjna	VII 2018	
Rzut Piwnicy - Podłączenie projektowanych zasobników cwu				Skala 1:50	Nr rysunk Z2