


I PIĘTRO  
SKALA 1:75

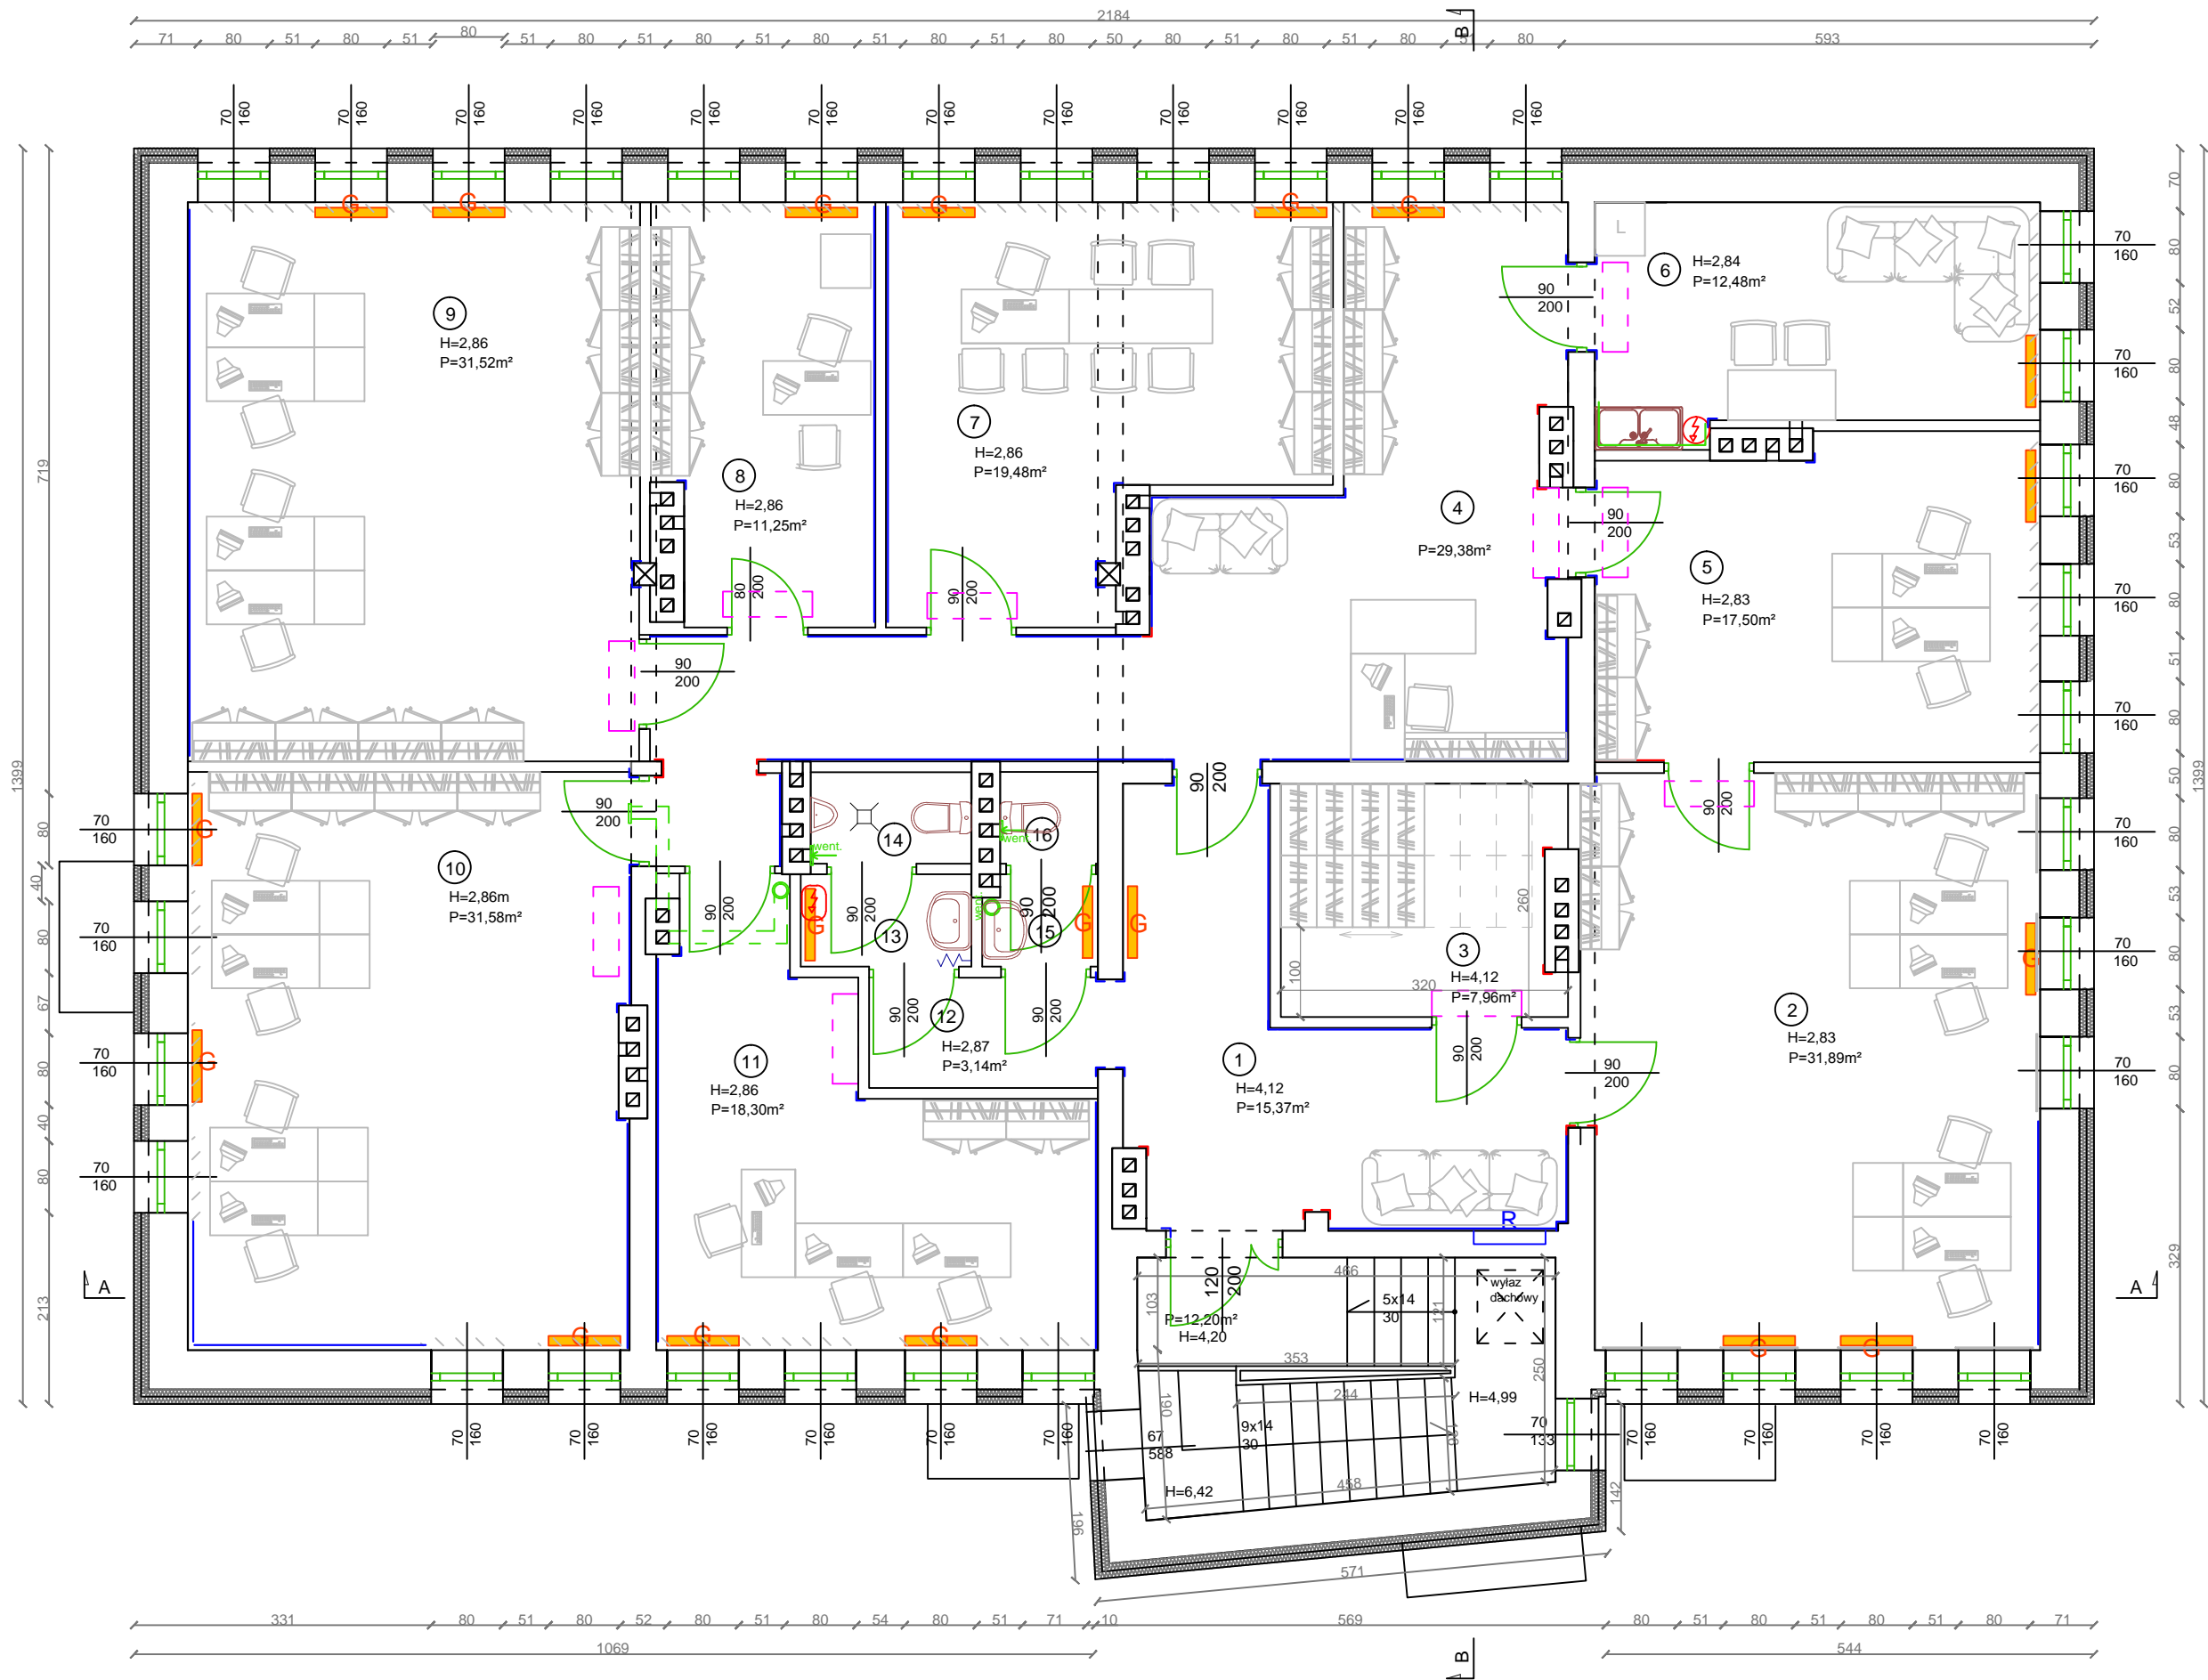

Nr	Pomieszczenie	Powierzchnia m²	Kubatura m³
1.	Komunikacja	15,37	63,32
2.	Biuro	31,89	90,25
3.	Archiwum	7,96	32,80
4.	Sekretariat	29,38	83,15
5.	Biuro	17,50	49,53
6.	Pom. socjalne	12,48	35,44
7.	Biuro	19,48	55,71
8.	Biuro	11,25	32,18
9.	Biuro	31,52	90,15
10.	Biuro	31,58	90,32
11.	Biuro	18,30	52,34
12.	Komunikacja	3,14	9,01
13.	Przedsiónek	1,96	5,63
14.	WC męskie	1,82	5,22
15.	Przedsiónek	1,27	3,64
16.	WC damskie	1,11	3,19
RAZEM:		236,01	701,86

LEGENDA:

- jednostka wewnętrzna klimatyzatora
- jednostka zewnętrzna klimatyzatora
- grzejniki płytowe
- wentylacja mechaniczna
- rozdzielnicza elektryczna
- elektryczny podgrzewacz wody
- żaluzje pionowe, rolety okienne
- istniejące płytki ściennie
- istniejące narożniki, listwy ochronne
- projektowane narożniki, listwy ochronne
- umeblowanie, w ramach działań Inwestora
- przesuwne regały archiwalne

WYKONAWCA: W-POL SP. Z O.O. UL. KPT. JANIEGO 12, 44-200 RYBNIK		PROJEKTOWAŁ:  JĘDRZEJ BĄKOWSKI	NR UPRAWNIEN 19/09/ SLOKK	PODPIS I DATA 16.08.2019r.
INWESTOR: POWIATOWE CENTRUM USŁUG WSPÓLNYCH W KĘDZIERZYNIE-KOZŁU		SPRAWDZIŁ:  		
ADRES INWESTYCJI: UL. DAMROTA 30, 47-220 KĘDZIERZYN-KOZŁE		OPRACOWAŁ:  JOANNA WILK		16.08.2019r.
NAZWA OPRACOWANIA: "PRZEBUDOWA I MODERNIZACJA POMIESZCZEŃ POWIATOWEGO CENTRUM USŁUG WSPÓLNYCH W KĘDZIERZYNIE-KOZŁU WRAZ Z WYPOSAŻENIEM - ETAP I i ETAP II"				
NAZWA RYSUNKU: RZUT I PIĘTRA - wyposażenie			SKALA: 1:75	NR RYS.: B.13
BRANŻA ARCHITEKTONICZNO - BUDOWLANA		STADIUM DOKUMENTACJI PROJEKT WYKONAWCZY		