


PARTER
SKALA 1:100

LEGENDA OPRAW OŚWIETLENIA PODSTAWOWEGO:		
Powiatowe Centrum Usług Wspólnych		
	I.1	Oprawa świetławkowa TC-F 36W
	I.2	Oprawa świetławkowa 4x18W
	I.3	Oprawa świetławkowa 2x58W
	I.4	Oprawa świetławkowa 2x36W
	I.5	Oprawa świetławkowa 1x18W
LEGENDA OPRAW OŚWIETLENIA AWARYJNEGO I EWAKUACYJNEGO:		
	AW1	Oprawa awaryjna
	EW1	Oprawa ewakuacyjna
UWAGI:		
1. Oprawy dosłwiecające urządzenia ppoż montować na wysokości 2,5m na wysięgniku lub zwieszając „na sztywno”.		
2. Rodzaj, kierunek piktogramów oraz miejsce montażu opraw kierunkowych należy ustalić z nadzorem ppoż.		
3. Oprawy kierunkowe instalować centralnie nad osiłą drogi ewakuacyjnej.		
	Łącznik jednobiegunowy, 10A, 250V, w ramce	
	Łącznik dwubiegunowy, 10A, 250V, w ramce	
	Łącznik schodowy, 10A, 250V, w ramce	
	Czujnik ruchu sufitowy 360 stopni	
	Gniazdo/Zestaw gniazd 250V, 16A, w ramce x1, x2, x3 z wtykiem ochronnym	
	Gniazdo/Zestaw gniazd 250V, 16A, w ramce x1, x2, x3 z wtykiem ochronnym IP44	
	gniazdo rj45 kat. 5e i gniazdo rj12 w ramce pojedynczej	
	Zestaw gniazd HDMI + RJ45 + gniazdo 230V 16A	
	Wypust kablowy	
	Przycisk sterowania oświetleniem	

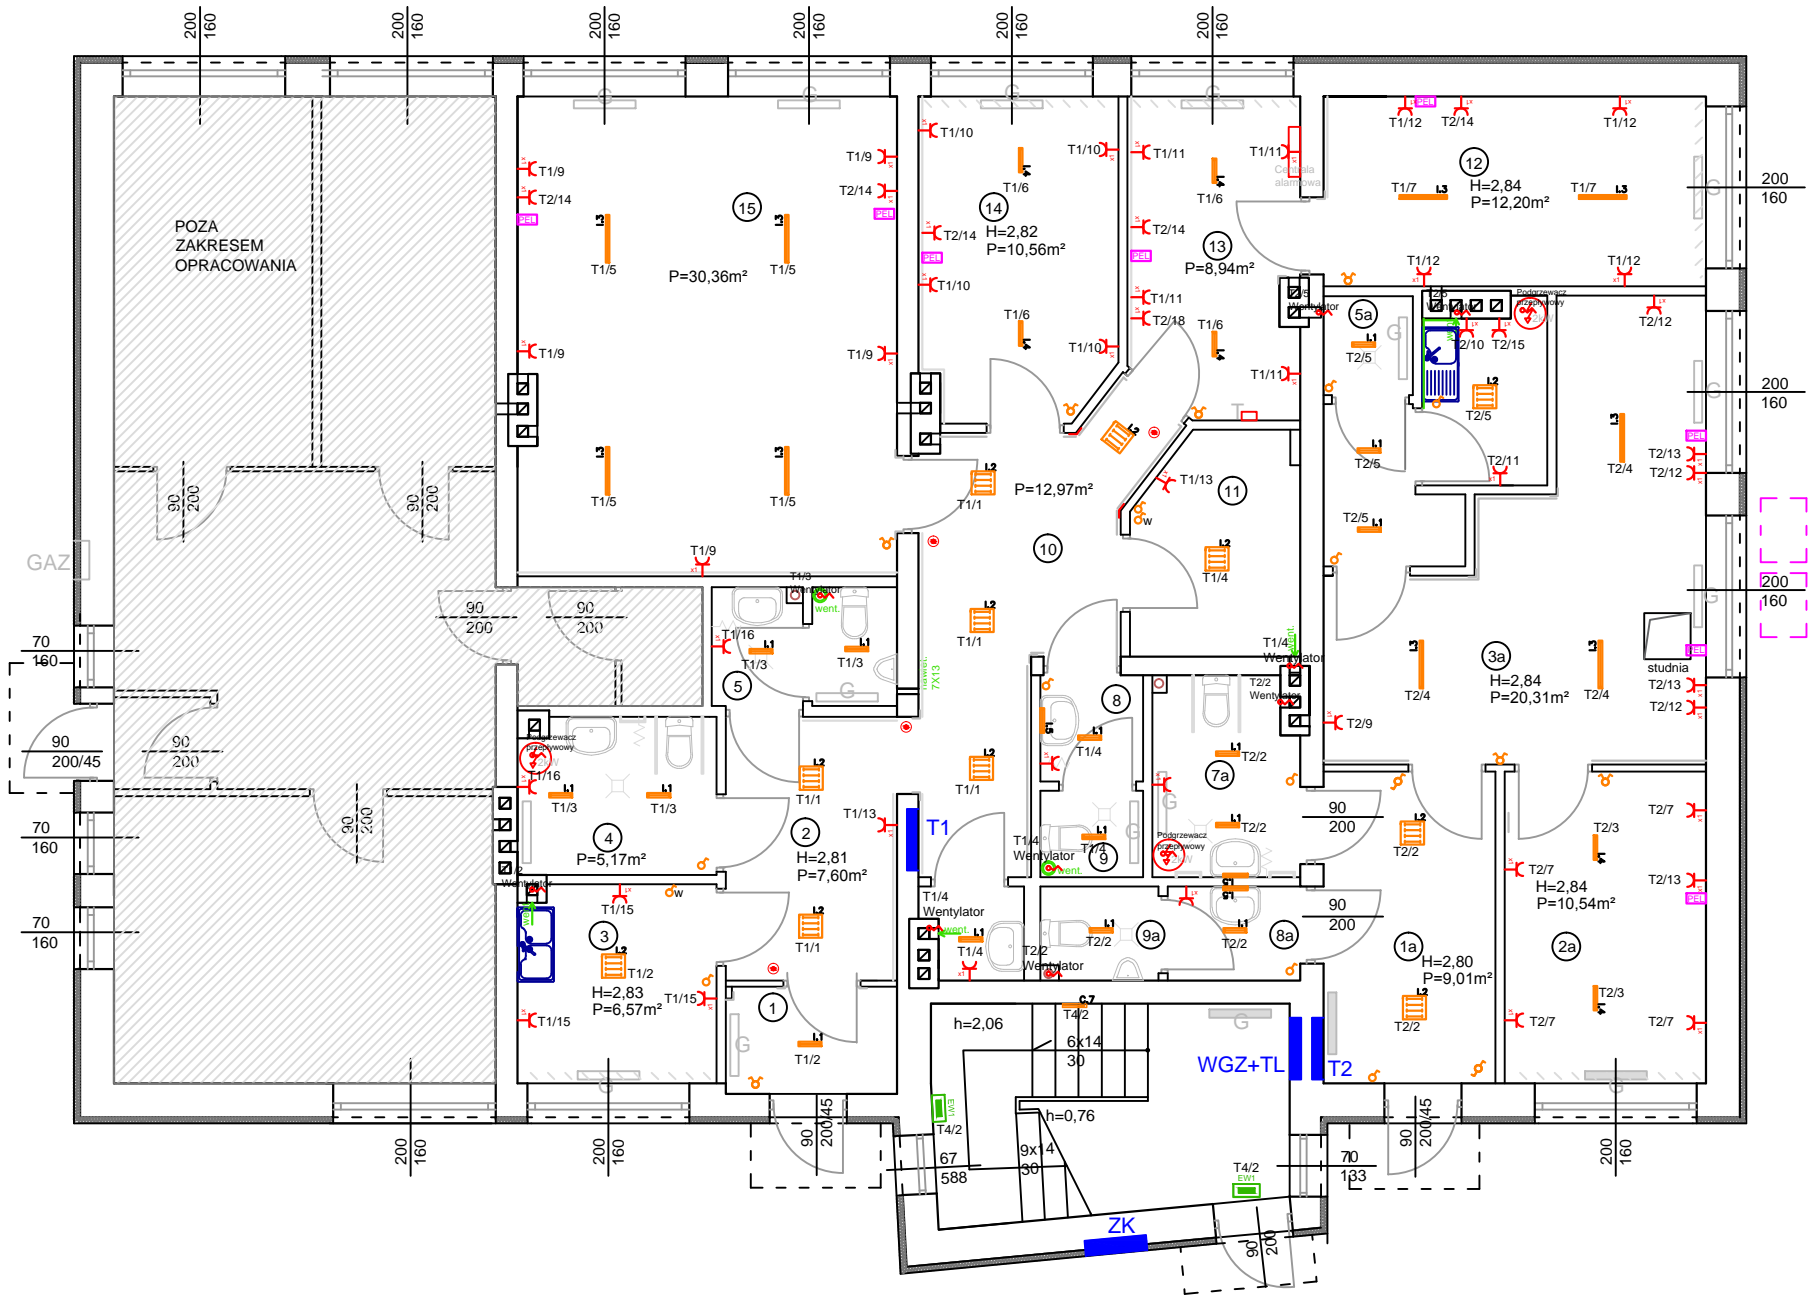

UWAGI:

- Na rysunkach przedstawiono stan istniejący.
- Zakres niniejszego opracowania ogranicza się do instalacji wewnętrznych.
- Zgodnie z zasadami i praktyką wykonywania projektów budowy obiektów w budynkach użytkowanych, niemożliwe jest podanie w dokumentacji pełnego, absolutnego zakresu robót. Podczas prac, mimo sporządzenia inwentaryzacji budowlanej i dołożenia szczególnej staranności przy ustalaniu stanu faktycznego terenu, ujawniają się konieczności zwiększenia lub zmniejszenia zakresu lub czynności i obmiaru, różna może być także pracochłonność. Niektóre decyzje projektowe mogą być podjęte dopiero podczas realizacji robót, po odkryciu istniejącego uzbrojenia terenu. Wszelkie niejasności powstałe podczas realizacji winny być zgłaszane do decyzji i rozwiązania branżowym inspektorom nadzoru i nadzoru autorskiego w trybie roboczym.

WYKONAWCA:	NAZWISKO	NR UPRAWNIEN	PODPIS I DATA
W-POL SP. Z O.O. UL. KPT. JANIEGO 12, 44-200 RYBNIK	LESZEK TARNOGRODZKI	OPL/0310/ PWOE/07	06.08.2019r.
INWESTOR:	KAROL WUJEC	OPL/0737/ POOE/11	06.08.2019r.
ADRES INWESTYCJI:	ANNA OLEJNIK-LIZAK		06.08.2019r.
NAZWA OPRACOWANIA:			
"PRZEBUDOWA I MODERNIZACJA POMIESZCZEŃ POWIATOWEGO CENTRUM USŁUG WSPÓLNYCH W KĘDZIERZYNIE-KOŹLU WRAZ Z WYPOSAŻENIEM - ETAP I i ETAP II"			
NAZWA RYSUNKU:	SKALA		NR RYS.:
RZUT PARTERU - stan istniejący	1:100		E.1
BRANŻA	STADIUM DOKUMENTACJI		PROJEKT BUDOWLANY
ELEKTRYCZNA			