



skala 1:500

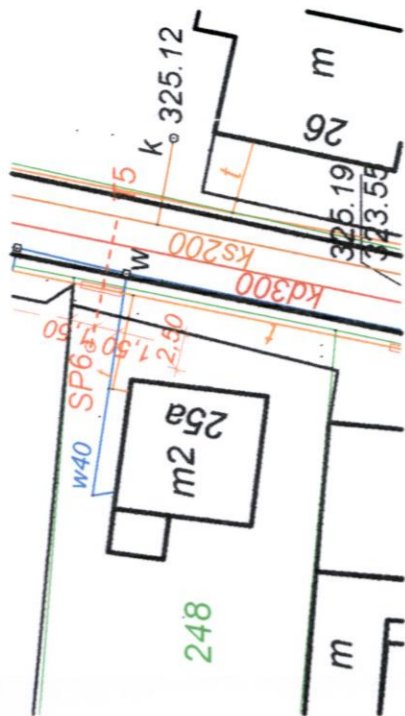

PROFIL PODLUZNY PRZYLACZY  
KANALIZACJI SANITARNEJ  
1:100/50  
bud. mieszk. nr 25

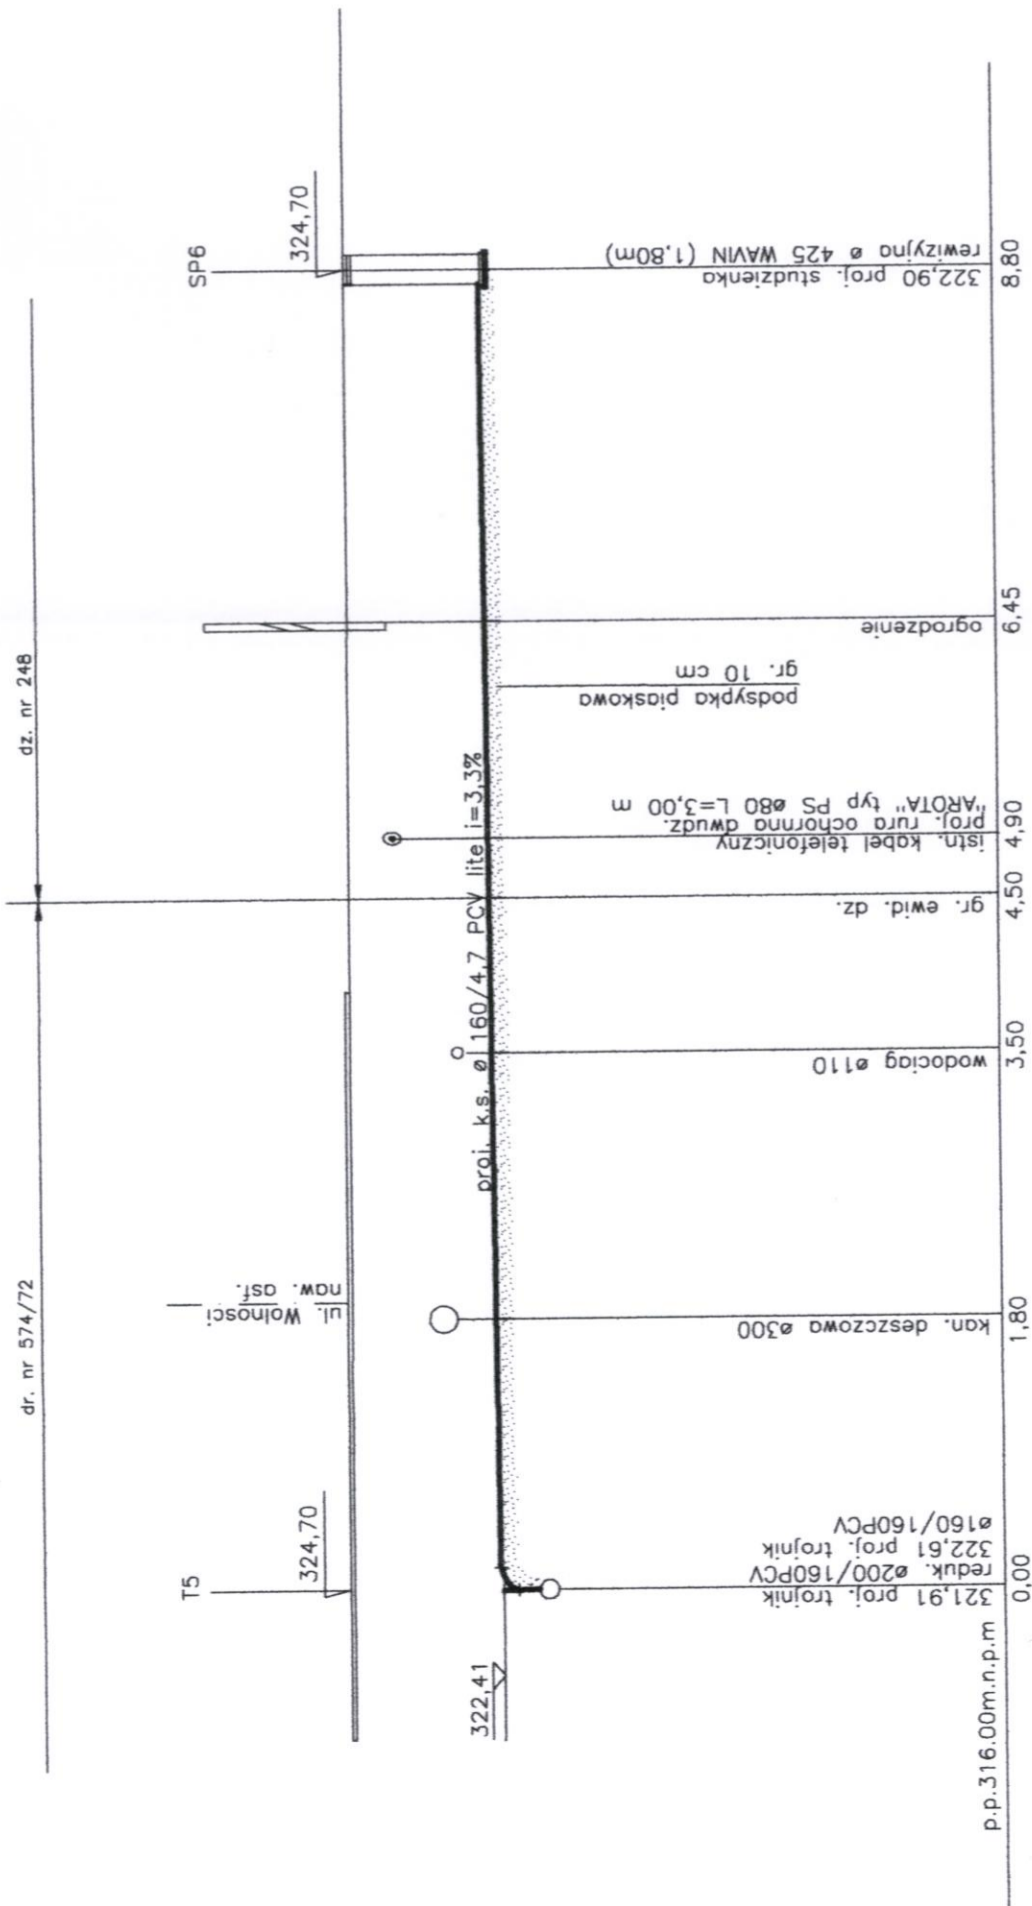

42-100 KŁOBUCK UL. PARKOWA 4A TEL.(34)3171848, 601063297(94)			
Rodzaj dokumentacji	Projekt budowlano-wykonawczy uzbrojenia terenu: budowa przyłączy kanalizacji sanitarnej oraz odcinka sieci kanalizacji sanitarnej wraz z przyłączem cisl. w m. Babienica ul. Wolności i ul. Lubszecka.		
Inwestor	GMINA WOŹNIKI ul. Rynek 11, 42-289 Woźniki		
Treść	Profil podłużny przyłącza kanalizacji sanitarnej SP6		
Opracował	STANISŁAW SOLUCH	Rys. nr	10.6
		Skala	1:100/50
		Data	12.2014r.
Projektował	mgr inż. LUKASZ MIRCZAK upr. nr: SLK/1059/PWOS/05		
Sprawdził	mgr inż. ANDRZEJ BORKOWSKI upr. nr: SLK/1453/PWOS/06		