



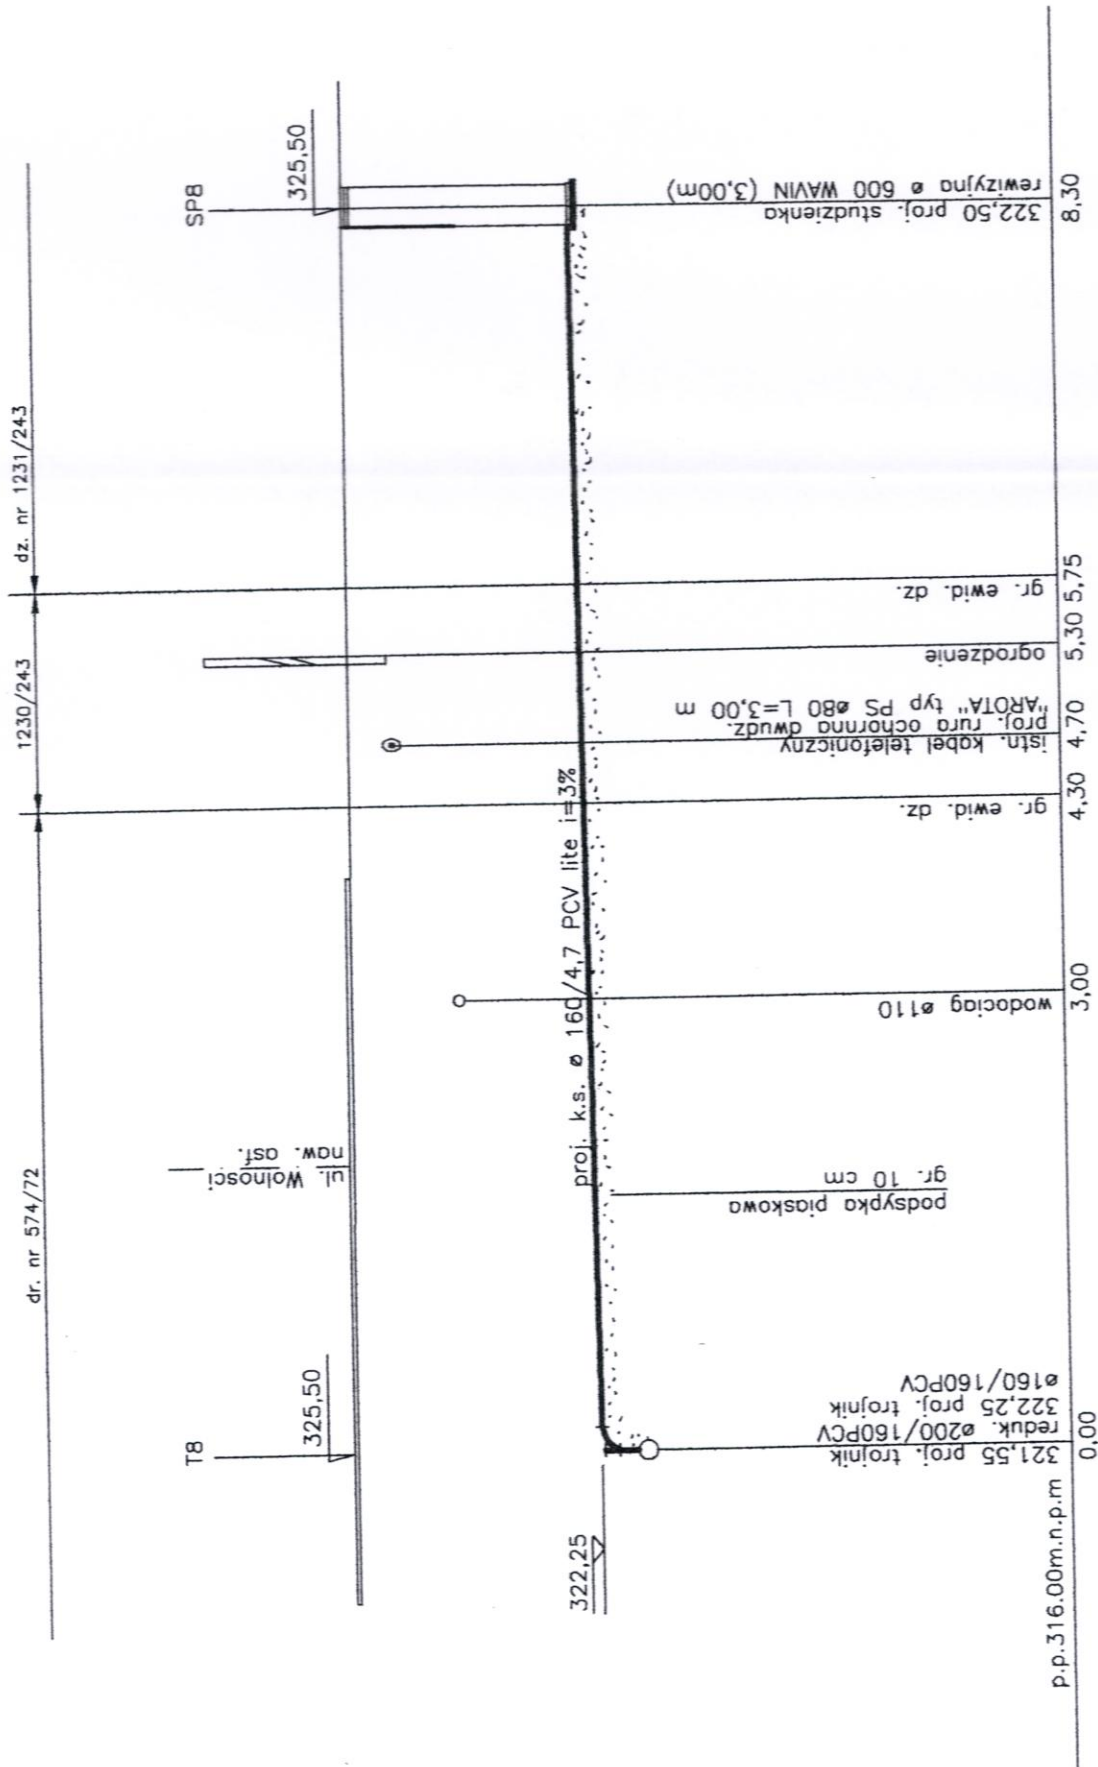

skala 1:500

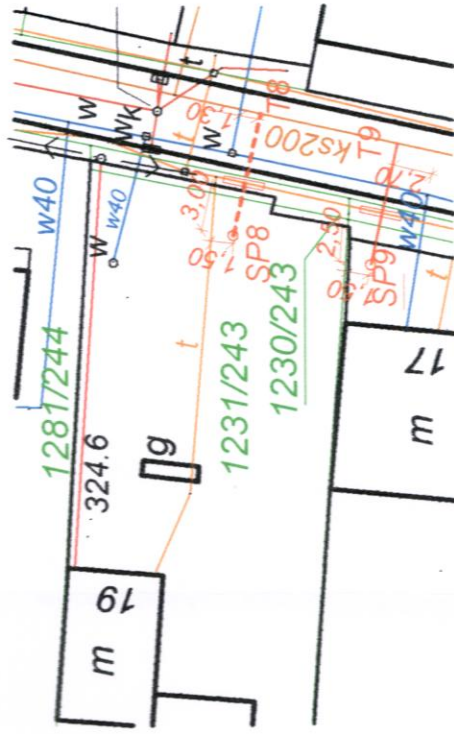

PROFIL PODLUZNY PRZYLACZY
KANALIZACJI SANITARNEJ
1:100/50
bud. mieszk. nr 19

BIURO USŁUGOWO-HANDLOWE "WOD-BUD" S.C. 42-100 KŁOBUCK UL. PARKOWA 4A TEL.(34)3171848, 601063297(94)				
Rodzaj dokumentacji	Projekt budowlano-wykonawczy uzbrojenia terenu: budowa przyłączy kanalizacji sanitarnej oraz odcinka sieci kanalizacji sanitarnej wraz z przyłączem cisl. w m. Babienica ul. Wolności i ul. Lubuszecka.			
Inwestor	GMINA WOZNIKI ul. Rynek 11, 42-289 Wozniki			
Treść	Profil podłużny przyłącza kanalizacji sanitarnej SP8			
Opracował	STANISŁAW SOLUCH Upraw. do kierowania i nadzorowania w zakresie robót instalacyjnych i sieci sanit. Upr. Nr NI-83861/31/78 Upr. Nr UAN-VIII-83861/84/85	Rys. nr	AQ.9	
		Skala	1:100/50	
		Podpis	Data	
Projektował	mrg inż. LUKASZ MIRCZAK upr. nr: SLK/1059/PWOS/05			12.2014r.
Sprawdził	mrg inż. ANDRZEJ BORKOWSKI upr. nr: SLK/1453/PWOS/06			12.2014r.