



skala 1:500

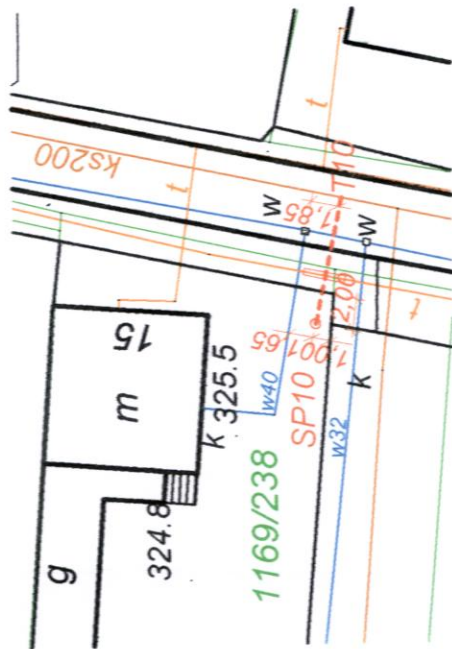

PROFIL PODLUZNY PRZYLACZY  
KANALIZACJI SANITARNEJ  
1:100/50

bud. mieszk. nr 15

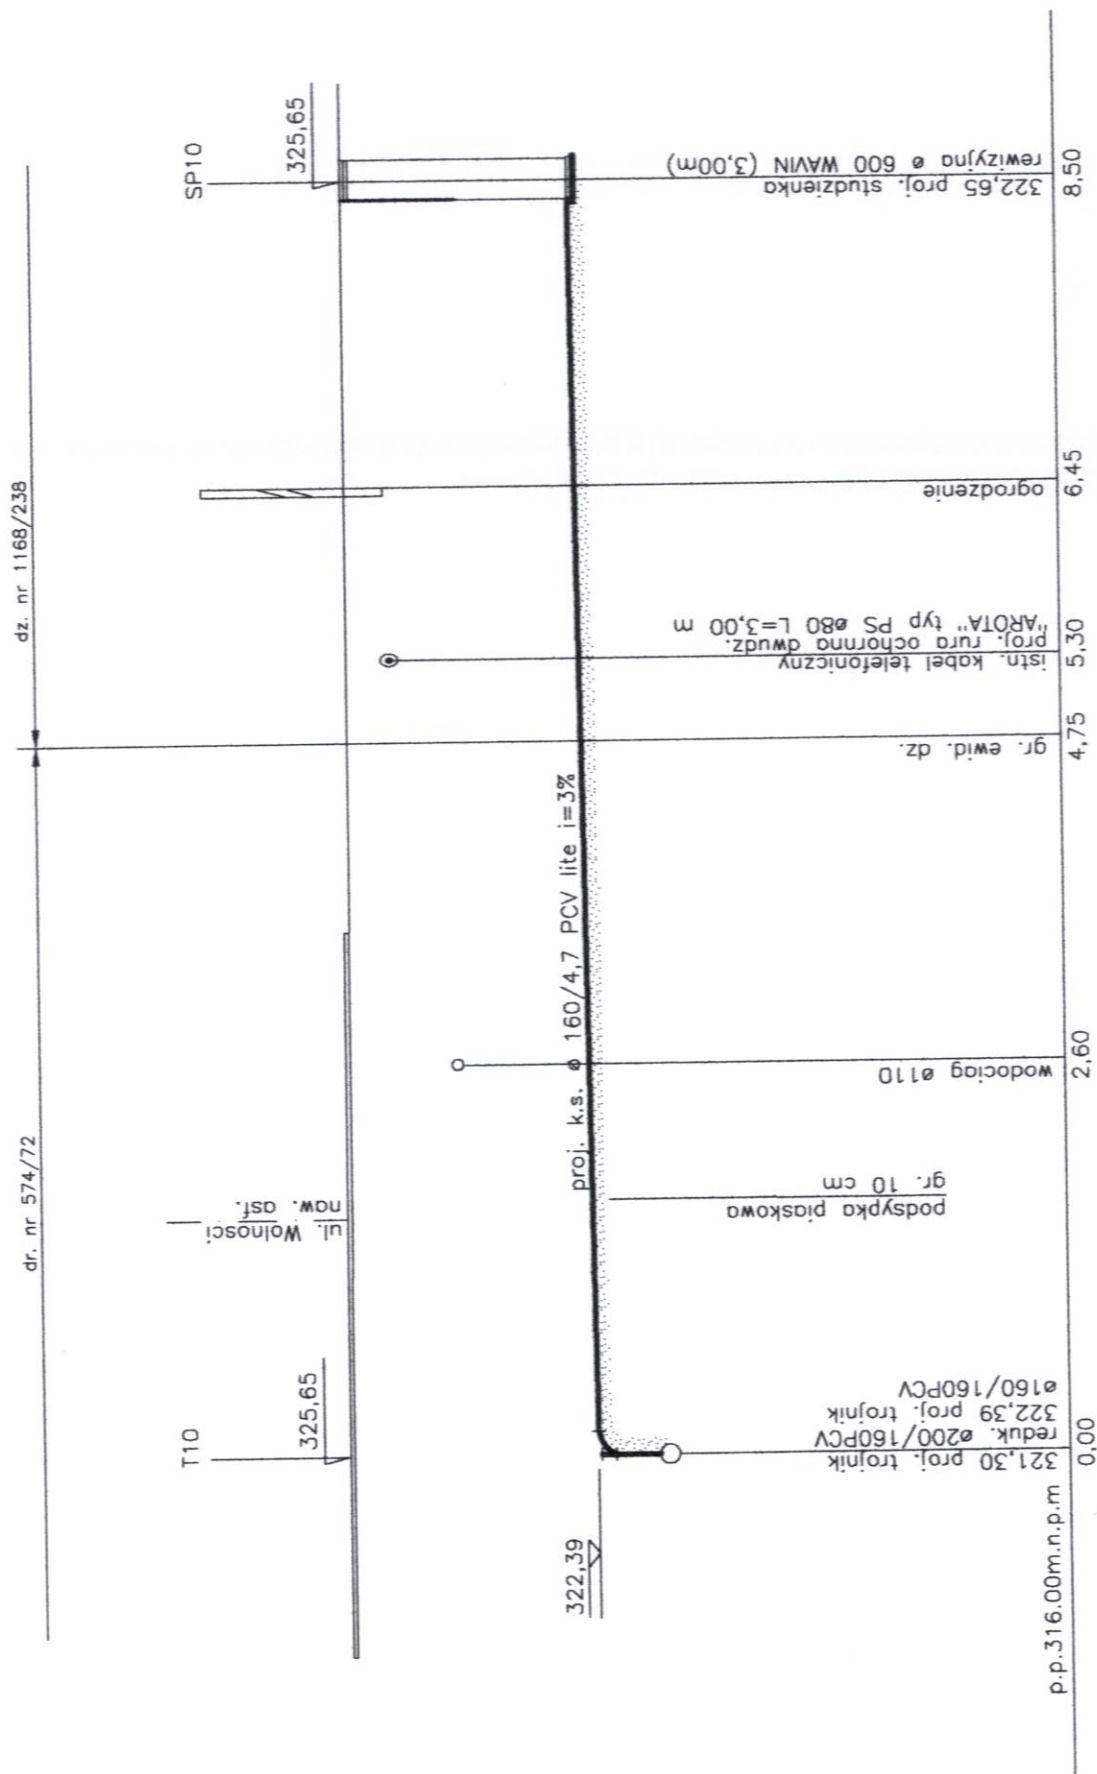

42-100 KŁOBUCK UL. PARKOWA 4A TEL.(34)3171848, 601063297(94)		BIURO USŁUGOWO-HANDLOWE "WOD-BUD" S.C.	
Rodzaj dokumentacji	Projekt budowlano-wykonawczy uzbrojenia terenu: budowa przyłączy kanalizacji sanitarnej oraz odcinka sieci kanalizacji sanitarnej wraz z przyłączem cisl.	w m. Babienica ul. Wolności i ul. Lubszecka.	
Inwestor	GMINA WOZNIKI ul. Rynek 11, 42-289 Wozniki	Profil podłużny przyłącza kanalizacji sanitarnej SP10	
Treść	STANISŁAW SOLUCH	Rys. nr	10.4
Opracował	Upr. do kierowania i nadzorowania w zakresie robót instalacyjnych i sieci sanit.	Skala	1:100/50
Projektował	Upr. Nr NT-83861/31/78	Podpis	Data
Sprawdził	Upr. Nr UAN-VIII-83861/84/85	12.2014r.	12.2014r.
	mrg inż. LUKASZ MIRCZAK		
	upr. nr: SLK/1059/PWOS/05		
	mrg inż. ANDRZEJ BORKOWSKI		
	upr. nr: SLK/1453/PWOS/06		