



skala 1:500

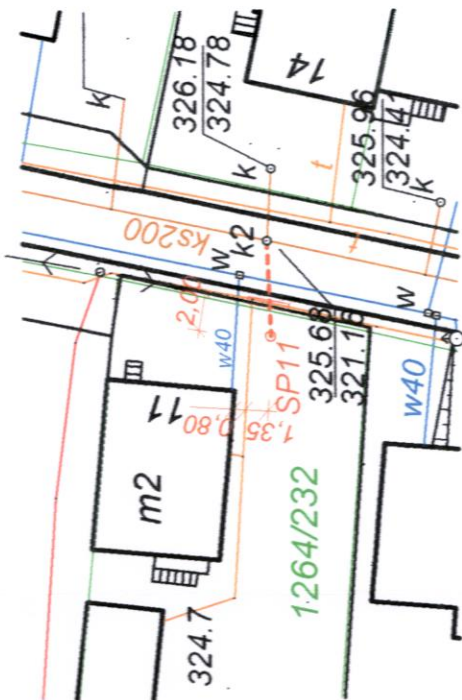

PROFIL PODLUZNY PRZYLACZY
KANALIZACJI SANITARNEJ
1:100/50

bud. mieszk. nr 11

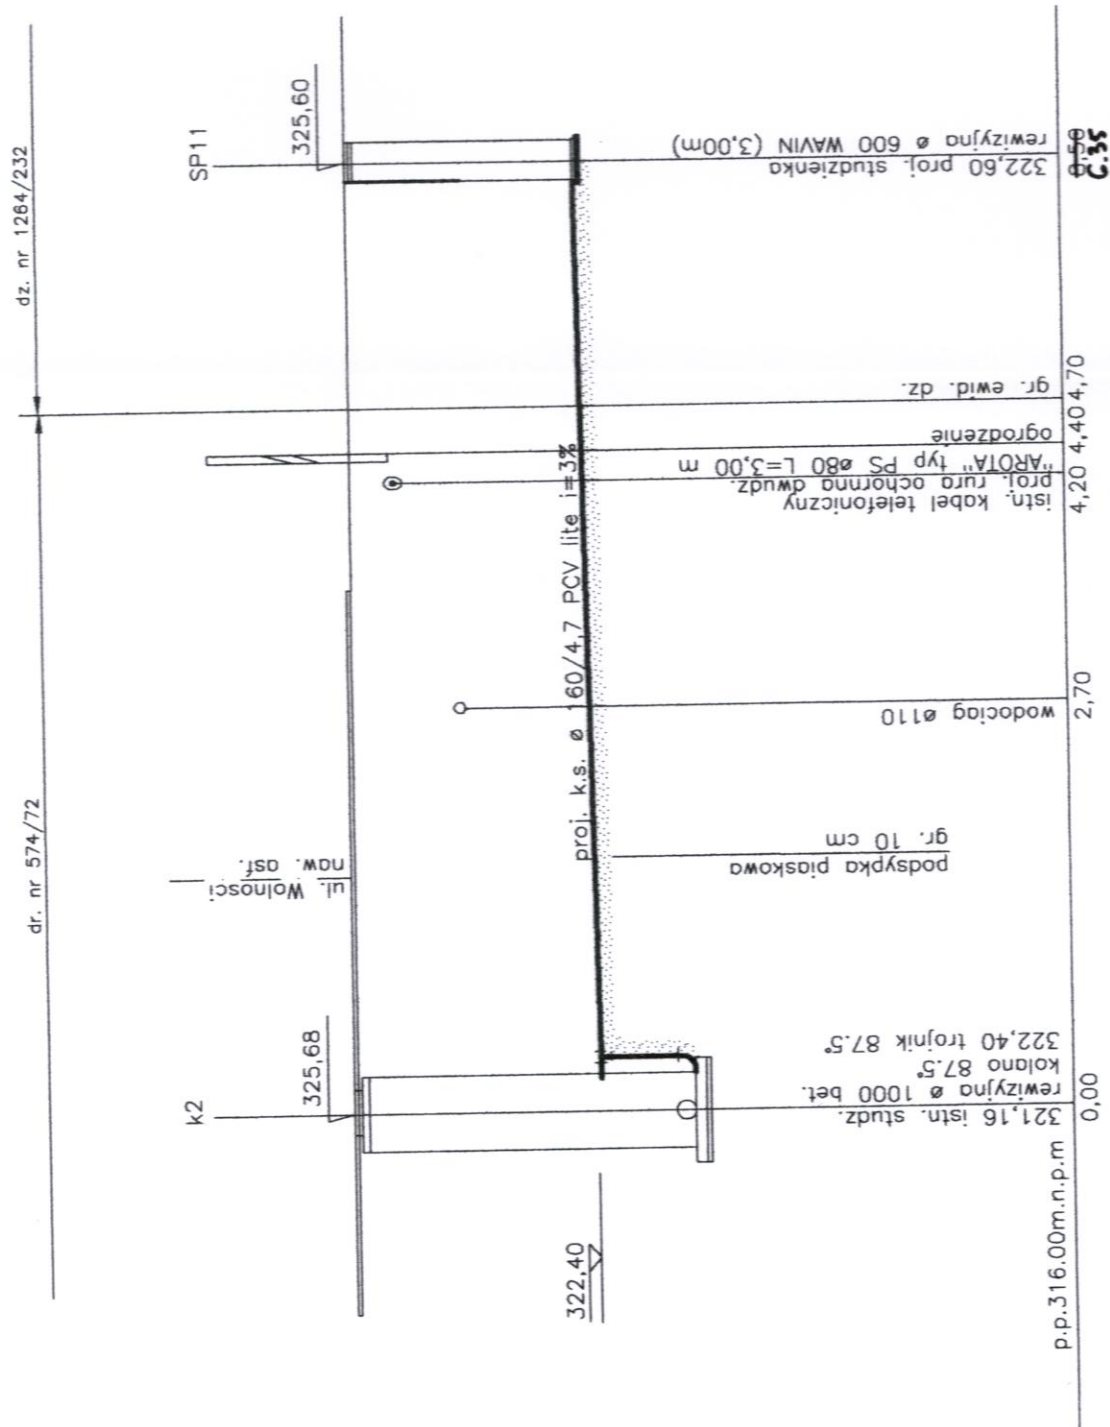

BIURO USŁUGOWO-HANDLOWE "WOD-BUD" S.C. 42-100 KŁOBUCK UL. PARKOWA 4A TEL.(34)3171848, 601063297(94)		Rys. nr 10.12 Skala 1:100/50 Data 12.2014r.	
Rodzaj dokumentacji	Projekt budowlano-wykonawczy uzbrojenia terenu: budowa przyłączy kanalizacji sanitarnej oraz odcinka sieci kanalizacji sanitarnej wraz z przyłączem cisl. w m. Babienica ul. Wolności i ul. Lubszecka.	Upr. Nr NT-83861/31/78 Upr. Nr UAN-VIII-83861/84/85	12.2014r.
Investor	GMINA WÓZNICKI ul. Rynek 11, 42-289 Wozniki		
Treść	Profil podłużny przyłącza kanalizacji sanitarnej SP11		
Opracował	STANISŁAW SOLUCH Upr. do kierowania i nadzorowania w zakresie robót instalacyjnych i sieci sanit. Upr. Nr NT-83861/31/78 Upr. Nr UAN-VIII-83861/84/85		
Projektował	mrg inż. LUKASZ MIRCZAK upr. nr: SLK/1059/PWOS/05		12.2014r.
Sprawdził	mrg inż. ANDRZEJ BORKOWSKI upr. nr: SLK/1453/PWOS/06		12.2014r.