



skala 1:500

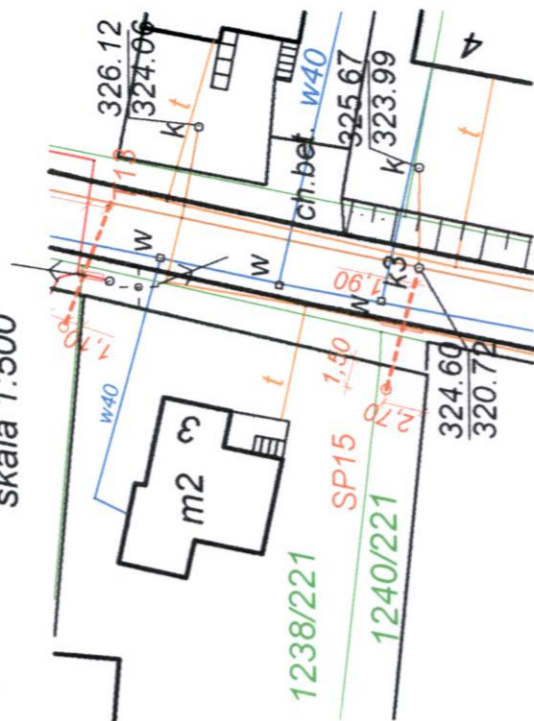

PROFIL PODLUZNY PRZYŁĄCZY
KANALIZACJI SANITARNEJ

1:100/50
bud. miesz. nr 3

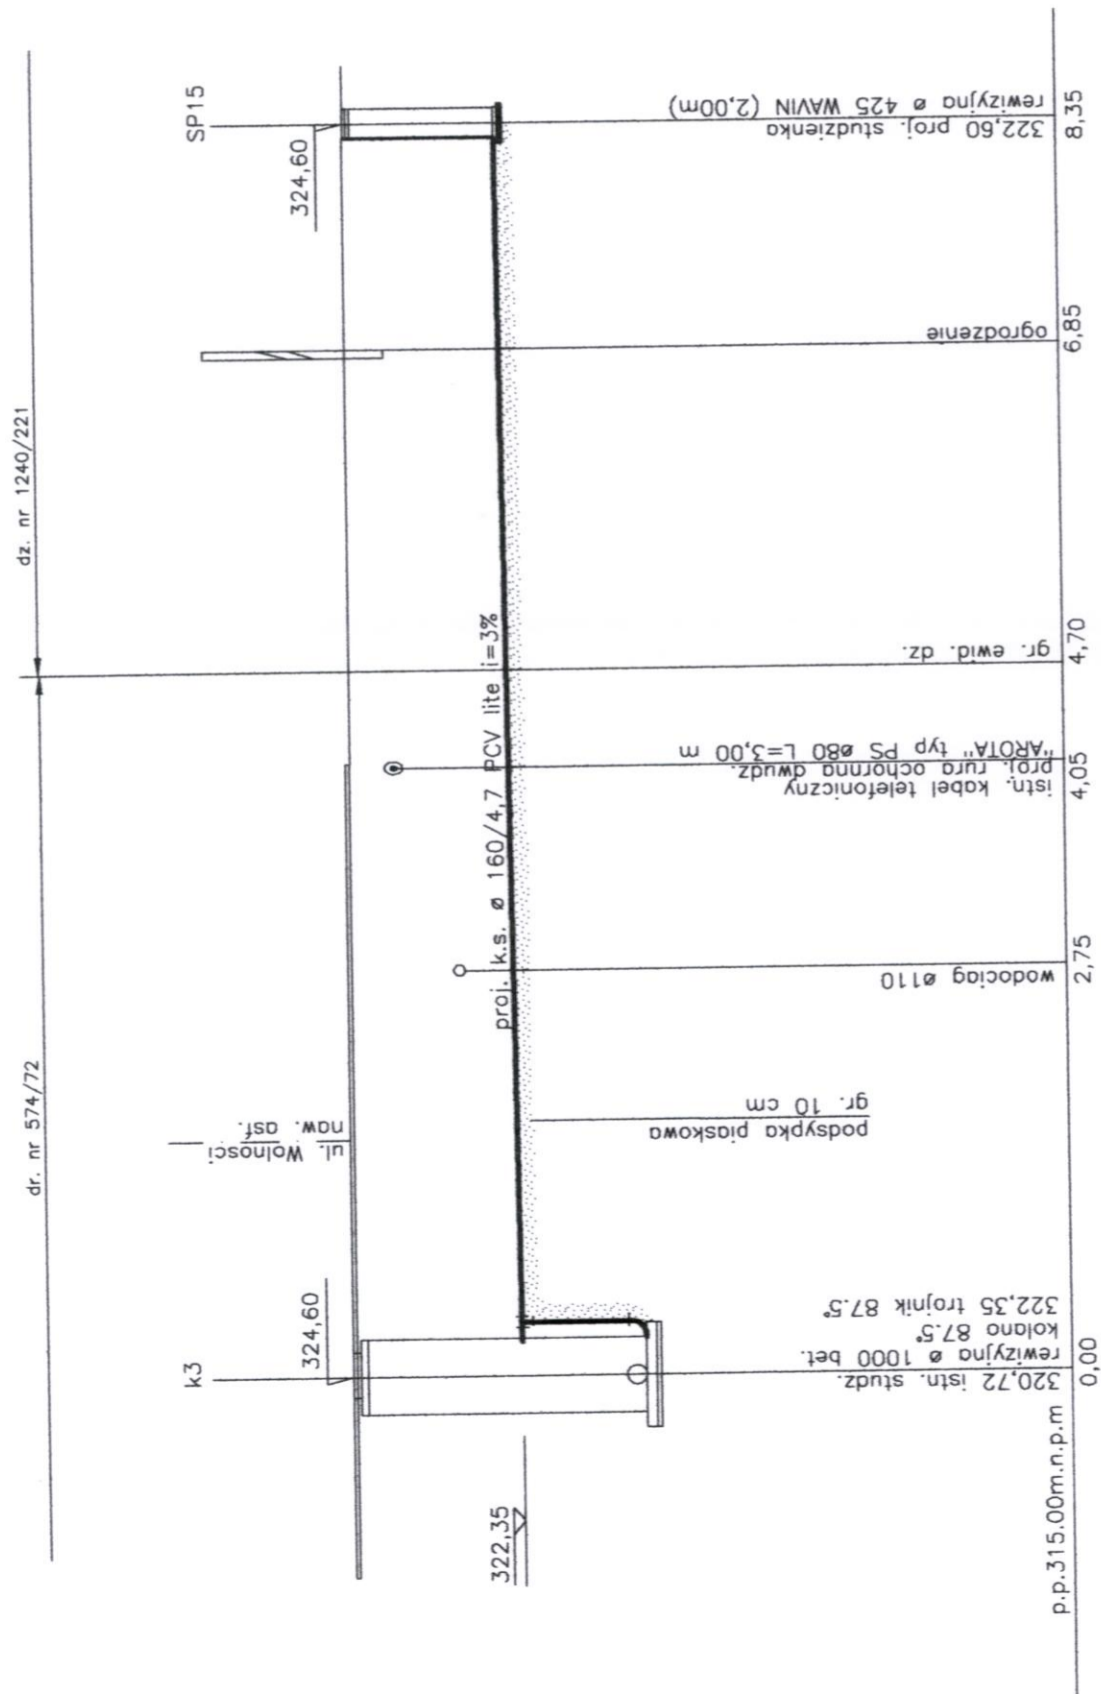

BIURO USŁUGOWO-HANDLOWE "WOD-BUD" S.C. 42-100 KŁOBUCK UL. PARKOWA 4A TEL.(34)3171848, 601063297(94)	
Rodzaj dokumentacji	Projekt budowlano-wykonawczy uzbrojenia terenu: budowa przyłączy kanalizacji sanitarnej oraz odcinka sieci kanalizacji sanitarnej wraz z przyłączem cisl. w m. Babienica ul. Wolności i ul. Lubszecka.
Investor	GINA WOZNIKI ul. Rynek 11, 42-289 Wozniki
Treść	Profil podłużny przyłącza kanalizacji sanitarnej SP15
Opracował	STANISŁAW SOLUCH
	Upr. do kierowania i nadzorowania w zakresie robót instalacyjnych i sieci sanit. Upr. Nr NI-83861/31/78
	Upr. Nr UAN-VIII-83861/84/85
Projektował	mrg inż. LUKASZ MIRCZAK upr. nr: SLK/1059/PWOS/05
Sprawdził	mrg inż. ANDRZEJ BORKOWSKI upr. nr: SLK/1453/PWOS/06
12.2014r.	