



skala 1:500

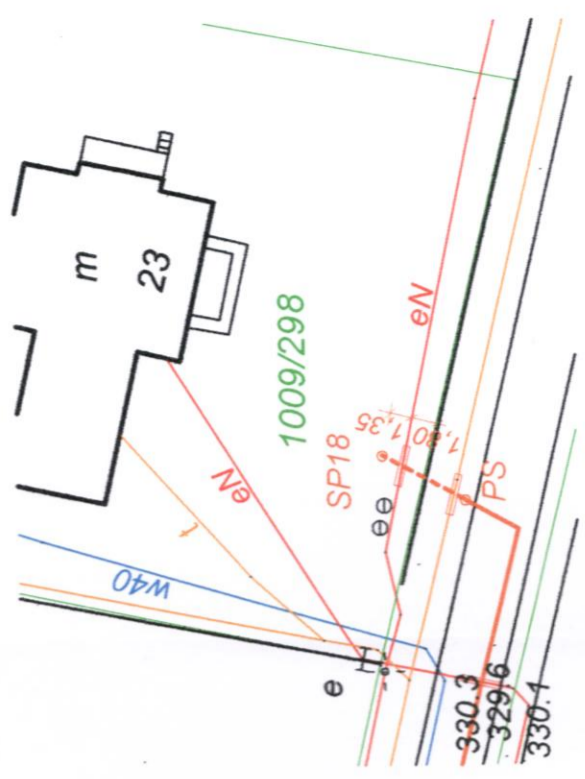

PROFIL PODLUZNY PRZYLACZY  
KANALIZACJI SANITARNEJ  
1:100/50

bud. mieszk. nr 23 (ul. Lubszecka)

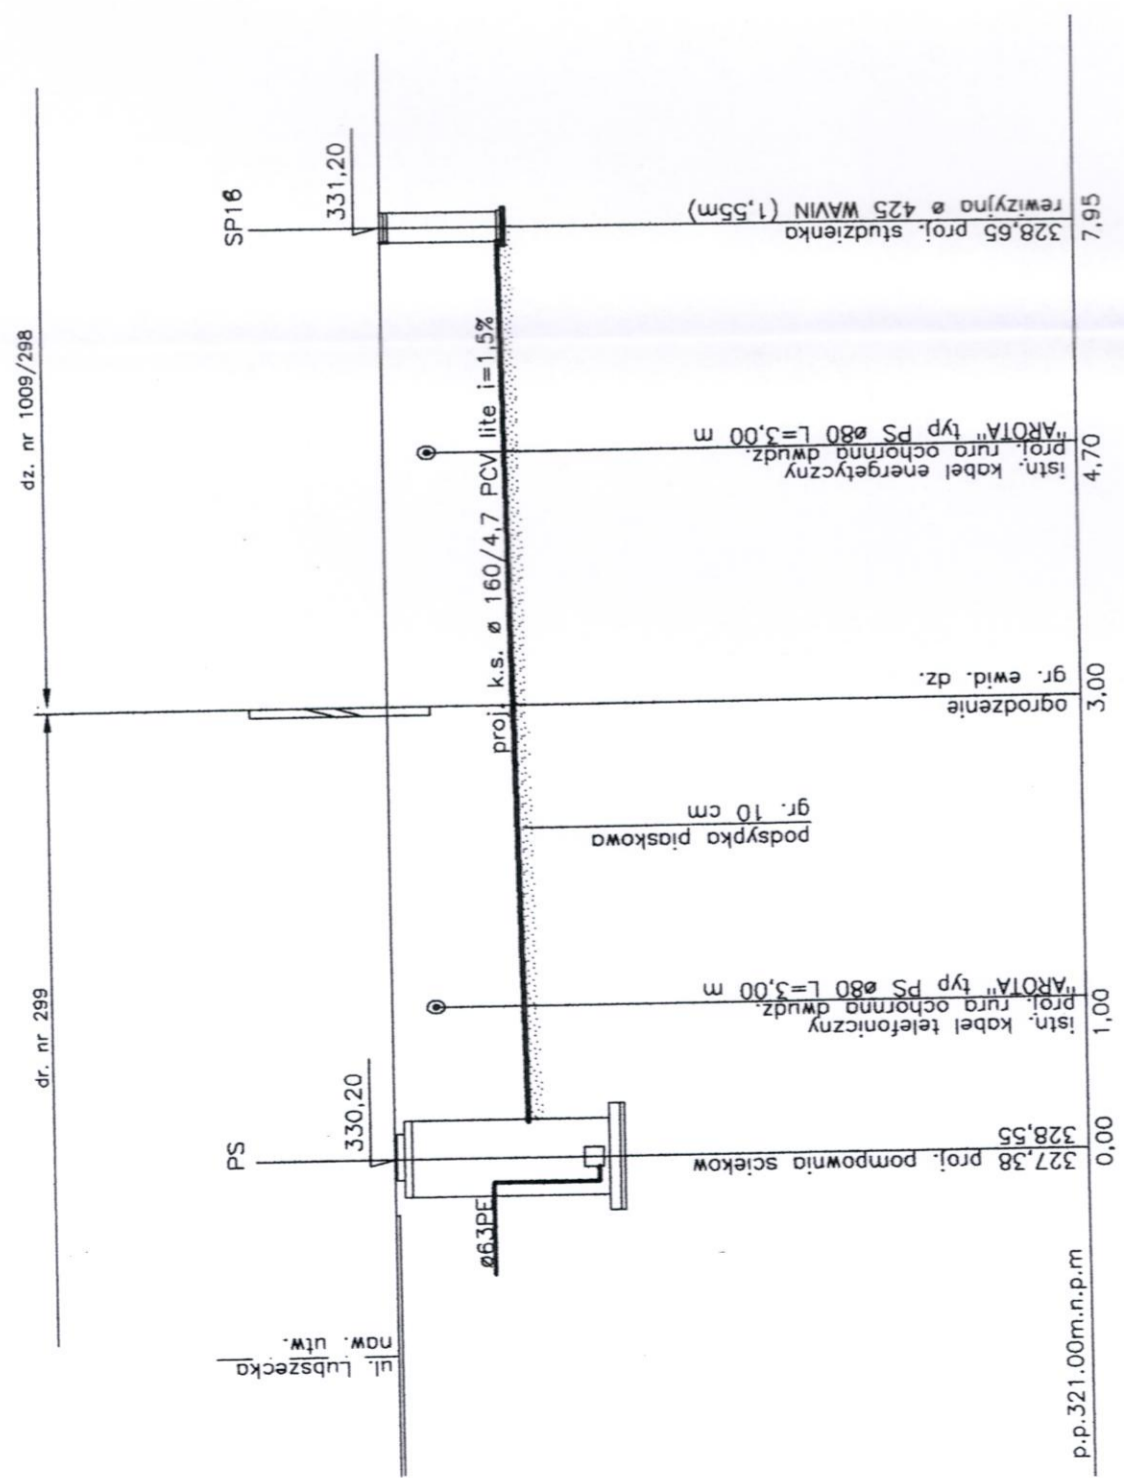

42-100 KLOBUCK UL. PARKOWA 4A TEL.(34)3171848, 601063297(94)		BIURO USLUGOWO-HANDLOWE "WOD-BUD" S.C.	
Rodzaj dokumentacji	Projekt budowlano-wykonawczy uzbrojenia terenu: budowa przylaczy kanalizacji sanitarnej oraz odcinka sieci kanalizacji sanitarnej wraz z przylaczem cisl. w m. Babienica ul. Wolnosci i ul. Lubszecka.	Rodzaj dokumentacji	
Investor	GMINA WOZNICKI ul. Rynek 11, 42-289 Wozniki	Investor	
Tresc	Profil podluzny przylacza kanalizacji sanitarnej SP18	Tresc	
Opracowal	STANISLAW SOLUCH	Rys. nr	10.19
		Skala	1:100/50
		Podpis	Data
Projektowal	mrg inz. LUKASZ MIRCZAK upr. nr: SLK/1059/PWOS/05	Upraw. do kierowania i nadzorowania w zakresie robót instalacyjnych i sieci sanit. Upr. Nr NI-83861/31/78 Upr. Nr UAN-VIII-83861/84/85	
		12.2014r.	
Sprawdzil	mrg inz. ANDRZEJ BORKOWSKI upr. nr: SLK/1453/PWOS/06	12.2014r.	
		12.2014r.	