

MAPA DO CELÓW PROJEKTOWYCH

Skala 1 : 500

Obręb ewidencyjny: 041802\_2.0001 Baruchowo  
Jednostka ewidencyjna: 041802\_2 Baruchowo  
Powiat: wrocławski  
Działka nr: wg zakresu (dz.236/56; 236/57; 236/58; 236/61)  
Nr zgłoszenia: GGN.6640.351.2019  
Mapa aktualna w zakresie oznaczonym linią przerywaną na dzień 01.03.2019r.

Układ współrzędnych: 2000/18  
Układ wysokościowy: „Kronsztadt 60”  
Układ odniesienia: PL-ETRF 2000  
Godło mapy: 6.179.31.08.3.4

Wykonawca:

GEODETA

mgr inż. Kamil Dębczyński  
upr. zaw. nr 22087 wyd. przez GKG

FIRMA USŁUGOWA  
"GEO-PARTNER"

mgr inż. Kamil Dębczyński  
87-732 Lubanie, Kałęczyniek 24  
NIP 8882853446 REGON 341487995  
tel. 695-346-524


I oświadczam, że niniejszy dokument został opracowany w wyniku prac geodezyjnych i kartograficznych, których rezultaty zawiera operat techniczny wpisany do ewidencji materiałów państwowego zasobu geodezyjnego i kartograficznego.	
Organ prowadzący państwowy zasób geodezyjny i kartograficzny	STAROSTA WROCŁAWSKI
Identyfikator ewidencyjny materiału zasobu-operatu technicznego	P.0418-2019.655
Data wpisania operatu technicznego do ewidencji materiałów zasobu	26.03.2019
Imię, nazwisko i reprezentujący urząd	2019-04-11 J Mazowiecki Kierownik PODGIK

Zgodnie z Rozporządzeniem Ministra Infrastruktury i Rozwoju z dnia 22.09.2015 (Dz.U.67 z 2015 r., poz. 1554) poświadczam, że kopia mapy zasadniczej do celów projektowych, na której opracowano Projekt Zagospodarowania Terenu, jest zgodna z oryginałem.

DO SPORZĄDZENIA MAPY DO CELÓW PROJEKTOWYCH WYKORZYSTANO ZBIORY PZGIK DOTYCZĄCE BAZY EGIB.

MAPY DO CELÓW PROJEKTOWYCH NIE PRZEDSTAWIA ZASIĘGU I RODZAJU SŁUŻEBNOŚCI GRUNTOWYCH.

Nie wyklucza się istnienia w terenie innych – niż wykazanych na niniejszej mapie – urządzeń podziemnych, które nie były zgłoszone do inwenturyzacji lub o których brak jest informacji w instytucjach branżowych.

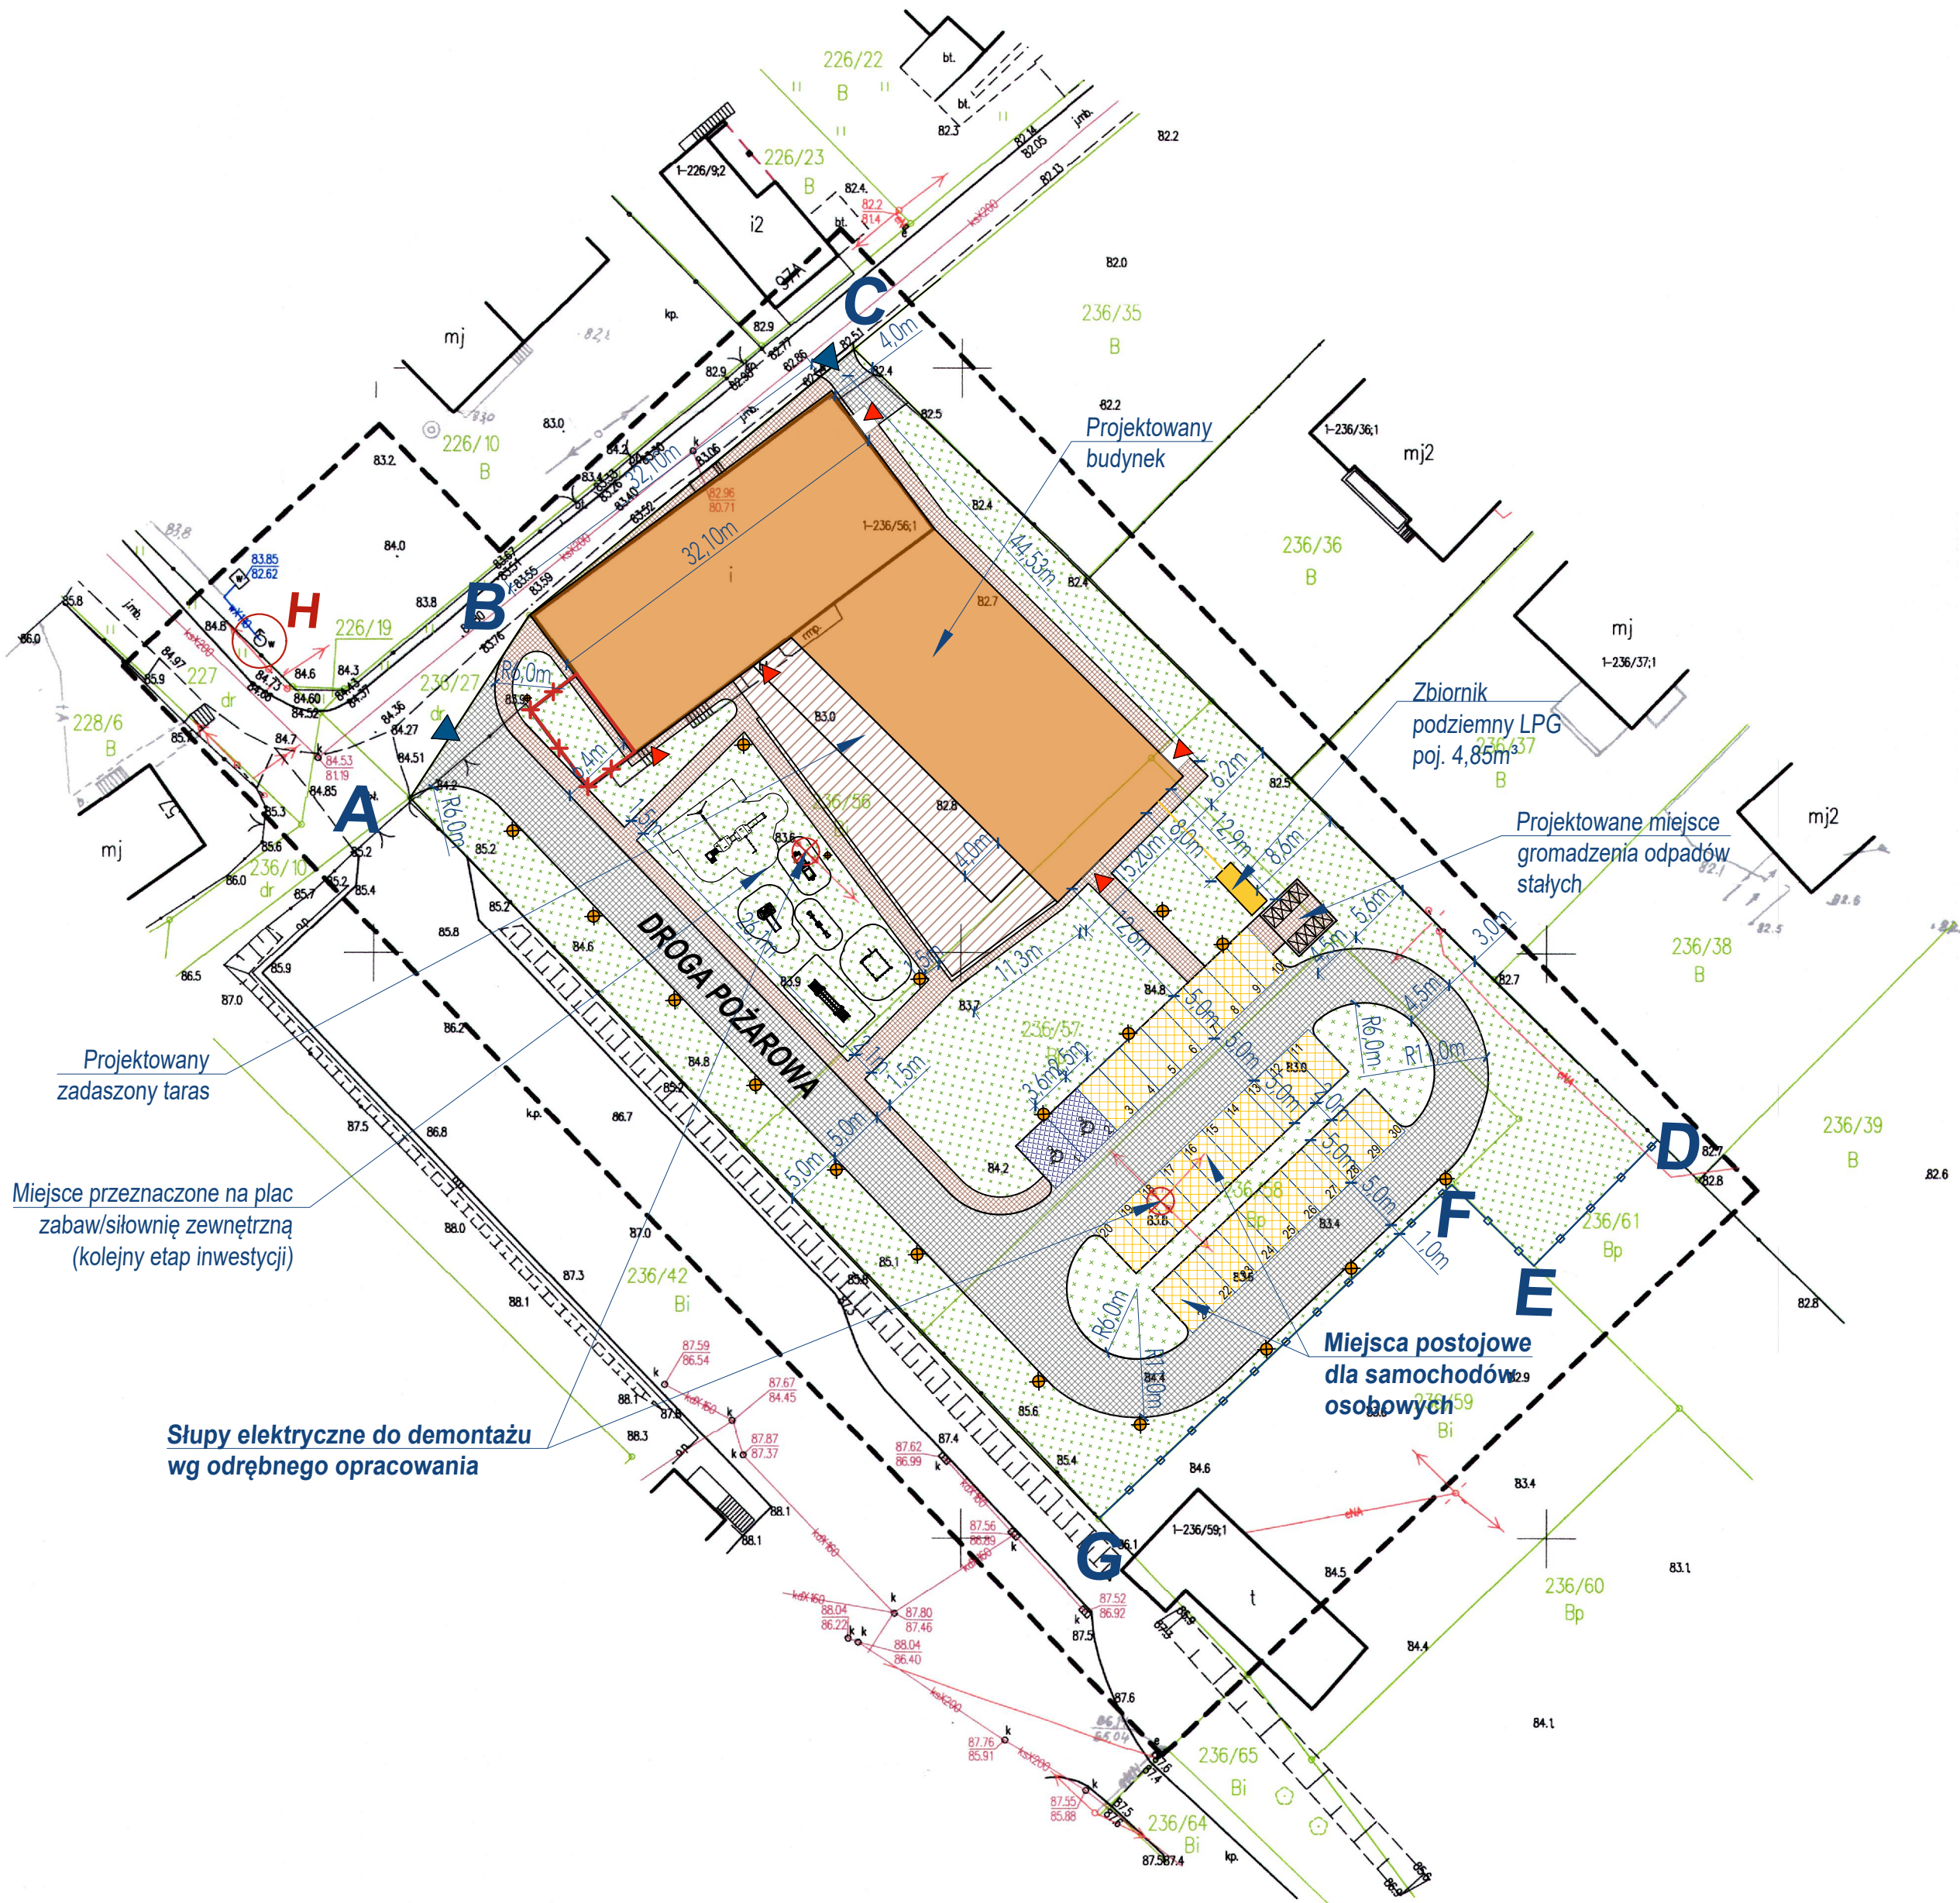

Przyjęty poziom  $\pm 0,00$  (podłoga w obiekcie) = 84,00 m n.p.m.  
Poziom posadowienia -1,10 m p.p.t. = 82,90 m n.p.m.

Legenda:

A, B, C, D, E, F, G - obszar opracowania -  
236/56, 236/57, 236/58, 236/61,  
obręb 0001 Baruchowo,  
gmina Baruchowo  
o powierzchni 4993 m<sup>2</sup>  
uwaga - łączna pow. działek wynosi 5549 m<sup>2</sup>

- tereny zielone
- projektowana zabudowa/ rozbudowa
- projektowany taras
- projektowane miejsca parkingowe
- projektowane miejsca parkingowe dla osób niepełnosprawnych
- utworzone dojścia, dojazd do miejsc postojowych
- drogi dojazdowe/droga pożarowa

- wejście do budynku
- wjazd na działkę
- miejsce gromadzenia odpadów stałych
- proj. oświetlenie zewnętrzne

- projektowane ogrodzenie
- projektowana instalacja gazowa
- część budynku gospodarczego przewidziana do rozbiórki

UWAGA:  
przyłącze wodno-kanalizacyjne wg odrębnego opracowania i postępowania administracyjnego

Konstrukcyjna Pracownia Projektowa Piotr Jan Wojtczak ul. Zagajewskiego 18/28 Włocławek tel.: 600 513 056 e-mail: piotrowojtczak@o2.pl	
Obiekt:	Budowa Centrum Wielopokoleniowego wraz z zadaszonym tarasem, rozbiórka części istniejącego budynku gospodarczego i budowa niezbędnej infrastruktury technicznej
Adres:	działki nr 236/56, 236/57, 236/58, 236/61 obręb 0001 Baruchowo, gmina Baruchowo
Inwestor:	Gmina Baruchowo Baruchowo 54, 87-821 Baruchowo
Nazwa rys.:	PROJEKT ZAGOSPODAROWANIA TERENU
Nr:	PZT
ZESPÓŁ PROJEKTOWY	
Projektant: (architektura)	Sprawdzający: (architektura)
mgr inż. arch. Małgorzata Chylińska uprawnienia budowlane w specjalności architektonicznej do projektowania bez ograniczeń nr KPPOK/2018	mgr inż. arch. Bartłomiej Babiński uprawnienia budowlane w specjalności architektonicznej do projektowania bez ograniczeń nr KPPOK/18/2005
Projektant: (konstrukcja)	Sprawdzający: (konstrukcja)
mgr inż. Piotr Wojtczak uprawnienia budowlane w specjalności konstrukcyjno-budowlanej do projektowania bez ograniczeń nr KUP/0005/POK/07	mgr inż. Anna Krzysztofak uprawnienia budowlane w specjalności konstrukcyjno-budowlanej do projektowania bez ograniczeń nr UA-V-7342-5/11/97 WK
Projektant: (instal. sanitarne)	Projektant: (instal. sanitarne)
mgr inż. Bartłomiej Kamiński uprawnienia budowlane w specjalności instalacyjnej do projektowania bez ograniczeń nr KUP/0147/POOS/08	mgr inż. Beata Kacprzak uprawnienia budowlane w specjalności instalacyjnej do projektowania bez ograniczeń nr KUP/0052/POOS/11
Projektant: (instal. elektryczna)	Sprawdzający: (instal. elektryczna)
mgr inż. Wiesław Małecki uprawnienia budowlane w specjalności instalacyjno-inżynijnej do projektowania w zakresie instalacji elektrycznych nr AU-V-7342/23/01/WK	mgr inż. Jan Kłockowski uprawnienia budowlane w specjalności instalacyjno-inżynijnej do projektowania w zakresie instalacji elektrycznych nr UAN-NB-8386-5/2/05 WK