

KRAKÓW dnia: 2021-08-04

Politechnika Krakowska im. Tadeusza Kościuszki

Dział Zamówień Publicznych

ul. Warszawska 24 W-9/110,

31-155 KRAKÓW

.....

[nazwa zamawiającego, adres]

WYKONAWCY

ubiegający się o zamówienie publiczne

WYJAŚNIENIA TREŚCI SWZ

Dotyczy: postępowania o udzielenie zamówienia publicznego, prowadzonego w trybie tryb podstawowy na **"Remont pomieszczeń laboratoryjnych nr 020, 023, 025, 026 w budynku W-2 (10-19) WIŚiE PK ul.Warszawska 24 w Krakowie w formule zaprojektuj i wykonaj i instalacja klimatyzacji wentylacji w ramach zad. Inwestycyjnego pn." Przebudowa pomieszczeń laboratoryjnych nr 020,,023, 025, 026 w bud. W-2(10-19) WIŚiE ul.Warszawska 24 Kraków"** – znak sprawy KA-2/056/2021.


Zamawiający, działając na podstawie art. 284 ust. 6 ustawy z dnia 11 września 2019 r. Prawo zamówień publicznych (Dz.U. 2021 r. poz. 1129 ze zm.), udostępnia poniżej treść zapytań do Specyfikacji Warunków Zamówienia (zwanej dalej „SWZ”) wraz z wyjaśnieniami:

Pytanie nr 2

Czy zaznaczone na załączonym rysunku drzwi oraz okno wchodzą w zakres realizacji zamówienia.

Stanowisko (wyjaśnienie) Zamawiającego:

Zaznaczone na załączonym rysunku drzwi oraz okno nie wchodzą w zakres realizacji obecnego etapu robót.

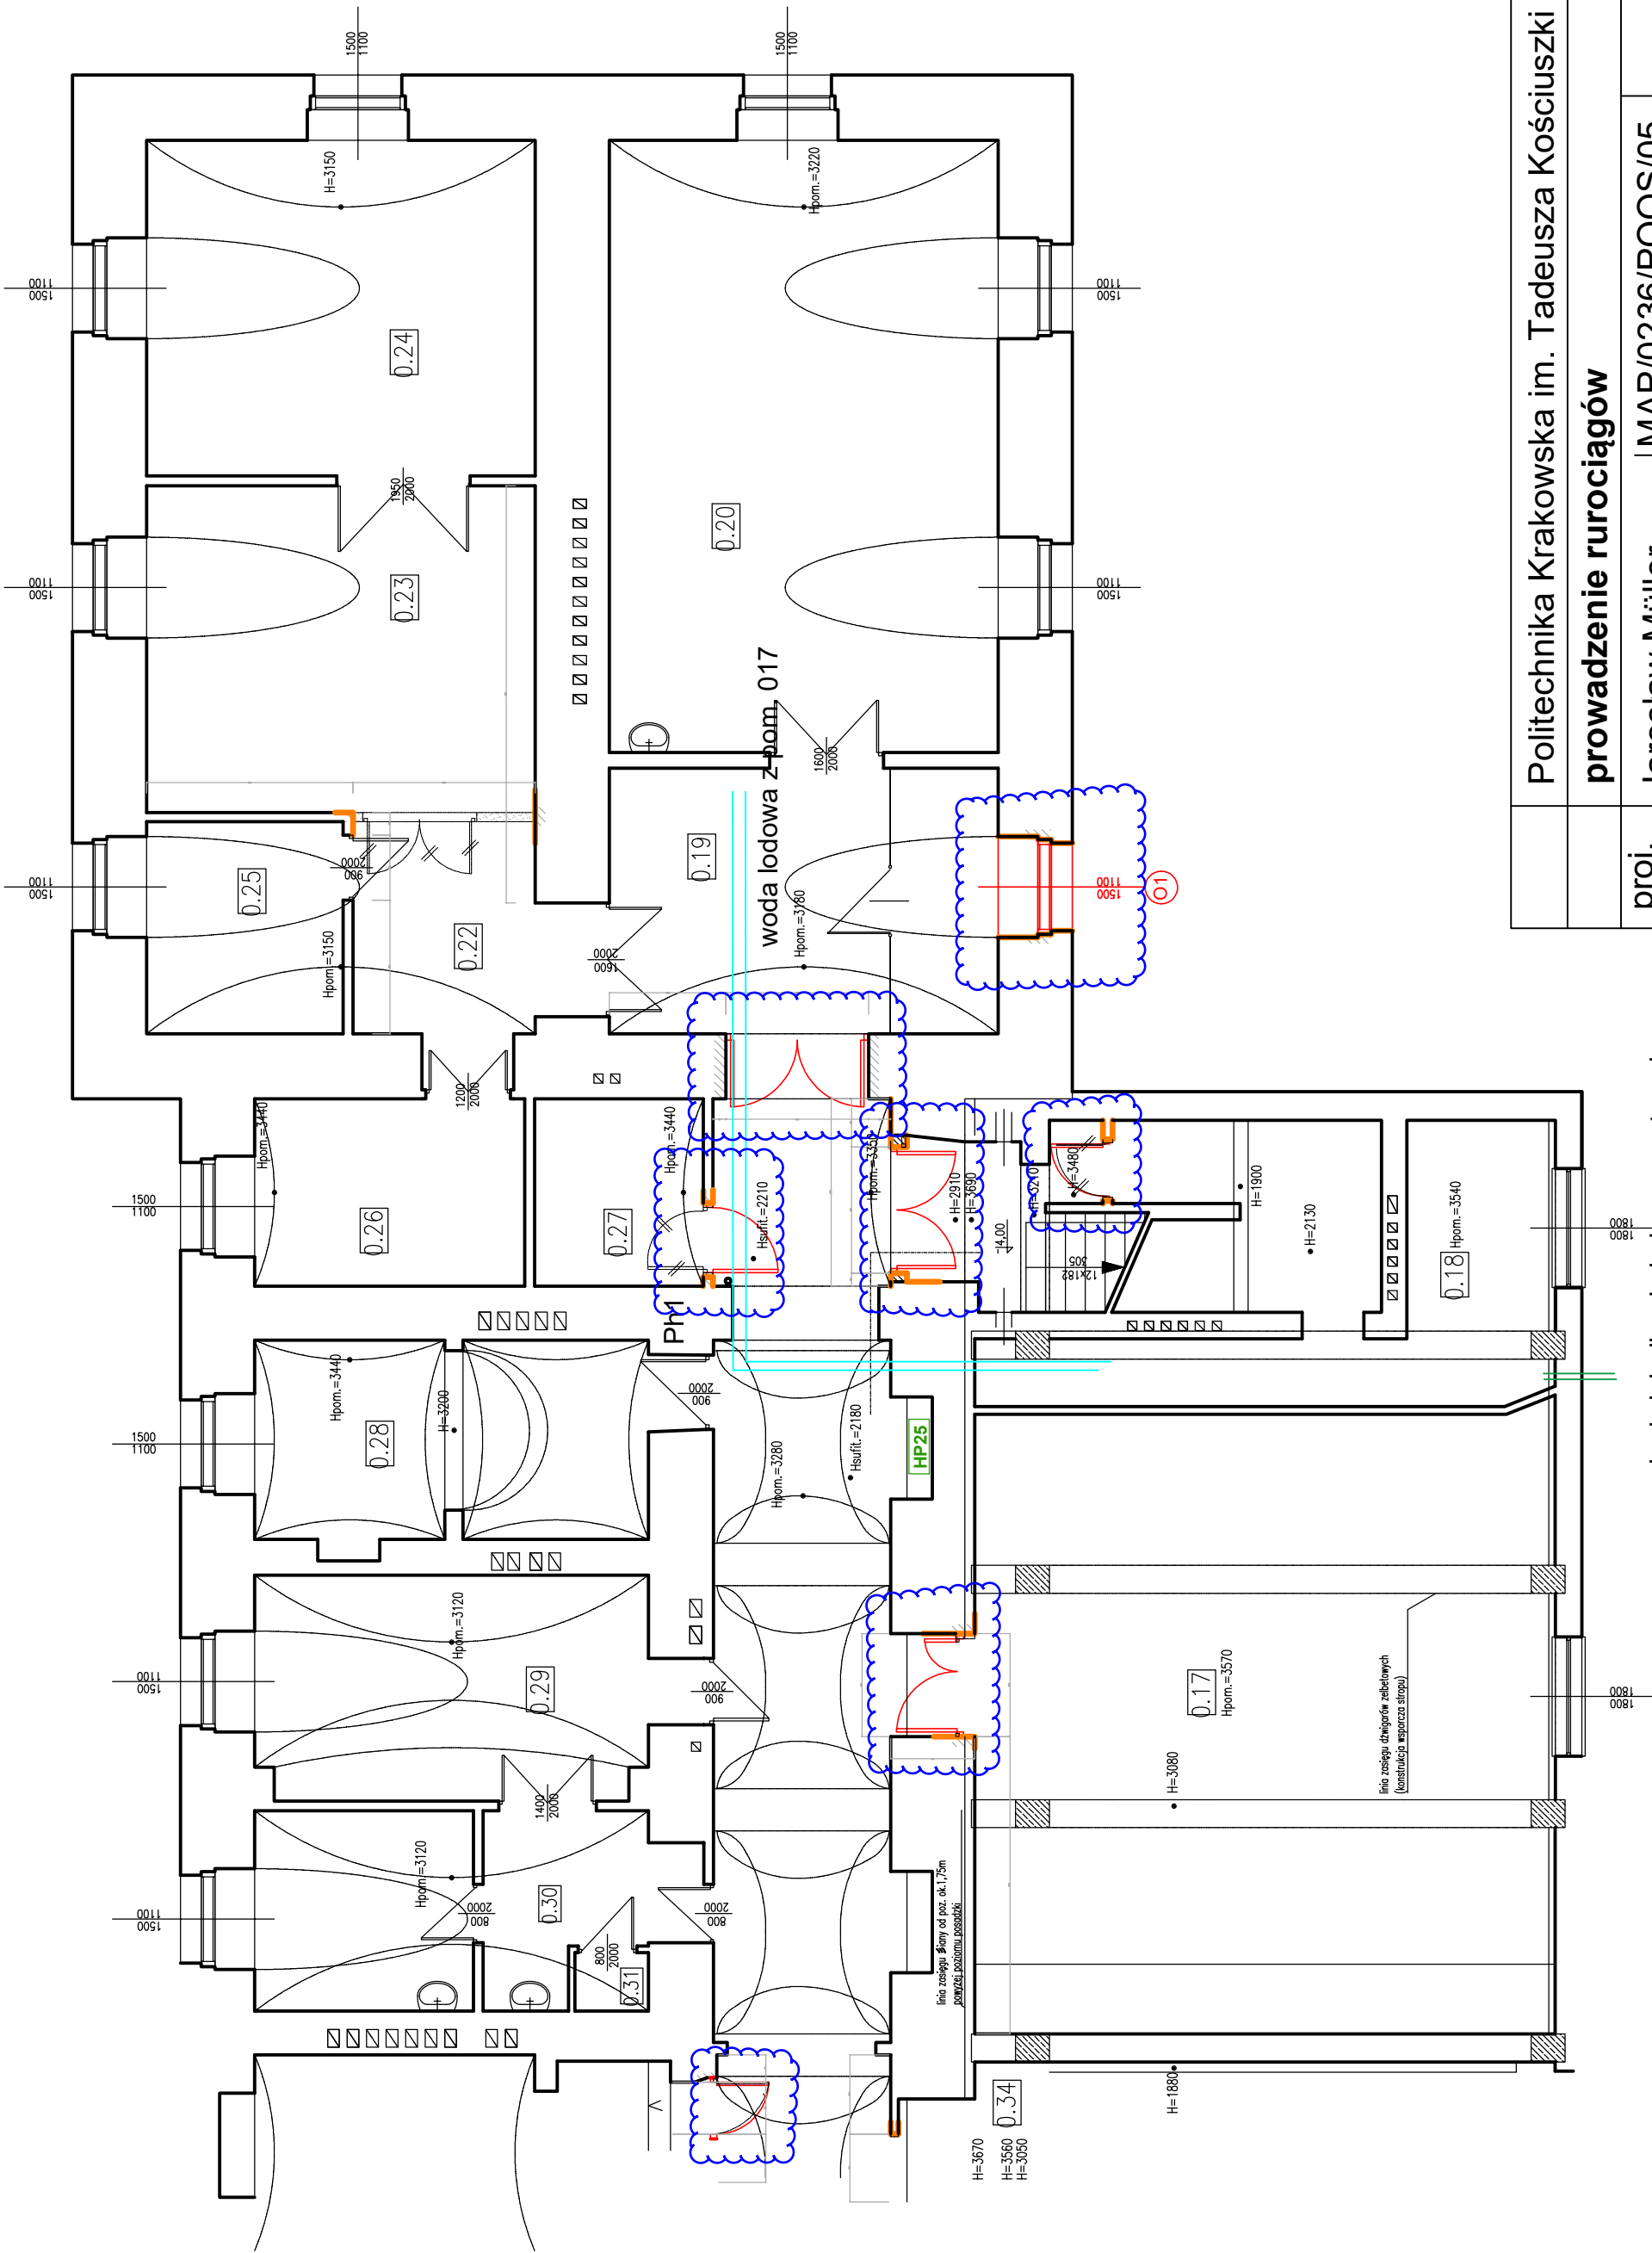

	Politechnika Krakowska im. Tadeusza Kościuszki	
	przewodzenie rurociągów	
proj.	Jarosław Müller	MAP/0236/POOS/05
spr.	Ireneusz Żmuda	MAP/0159/PWOS/04
	luty 2021	Skala 1:100

rurociągi zewnętrzne do jedn. zewnętrznej
przewodzone po istniejących konstrukcjach