





<div></div> <div>KOMBUD RAFAŁ MARCINIAK TEL. 514 908 159, BIURO_KOMBUD@WP.PL</div> <div>OPRACOWANIE CHRONIONE PRAWAMI AUTORSKIMI.</div> <div>POWIOLANIE LUB WYKORZYSTANIE NIEZDOLNE Z PRZEDNACZENIEM BEZ ZGODY WŁAŚCIELA DOKUMENTACJI JEST ZABRONIONE.</div>									
PROJEKT: Projekt techniczny instalacji klimatyzacji w pomieszczeniu serwerowni (pom. 13) Wydziału Inżynierii Mechanicznej i Informatyki Politechniki Częstochowskiej									
LOKALIZACJA INWESTYCJI: Al. Armii Krajowej 21 42–200 Częstochowa									
INWESTOR: Politechnika Częstochowska ul. Dąbrowskiego 69 42–218 Częstochowa									
Tytuł rysunku: Rzut dachu – Instalacja chłodzenia									
PROJEKTANT: mgr inż. Rafał Marciniak			UPRAWNIENIA: MAZO425/PWBS/15			PODPIS: 			
SPRAWDZAJĄCY: mgr inż. Monika Anuszczyk			UPRAWNIENIA: LOD/3779/PWBP/19			PODPIS: 			
ASISTENT: mgr inż. Julita Michalak			UPRAWNIENIA:			PODPIS: 			
BRZĄDZA: SANITARNIA		FAZA: PT		SKALA: 1:100		DATA: 09.2021		ROZMIAR ARKUSZA: 297x420	
						NR RYSUNKU: 1502		STRONA:	

Schemat okablowania

System nr 1

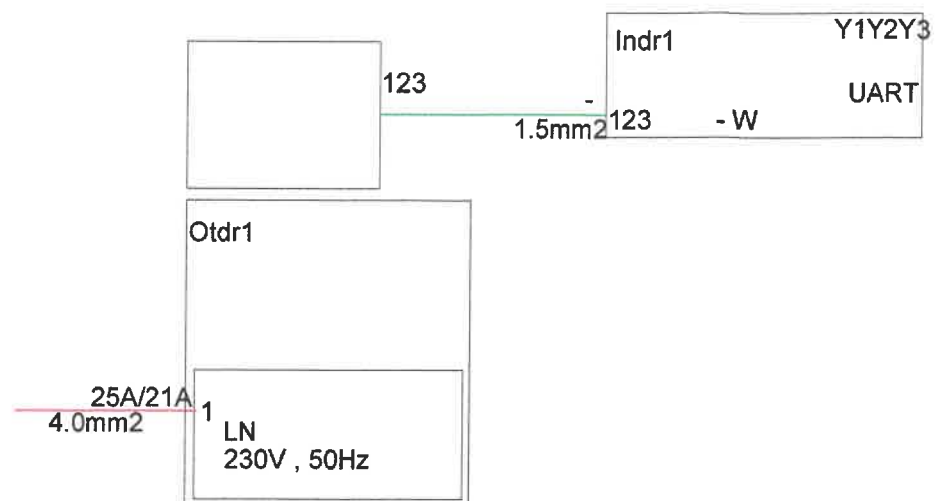

System nr 2

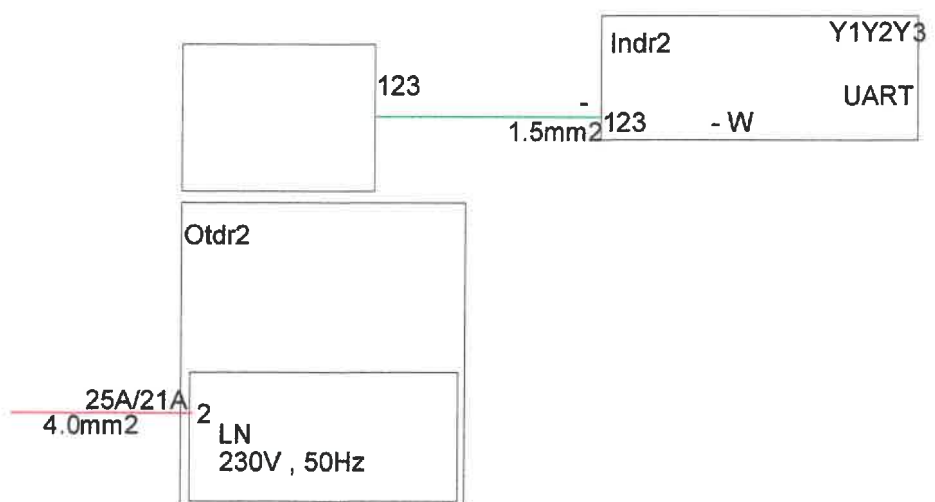





Schemat orurowania

System nr 1

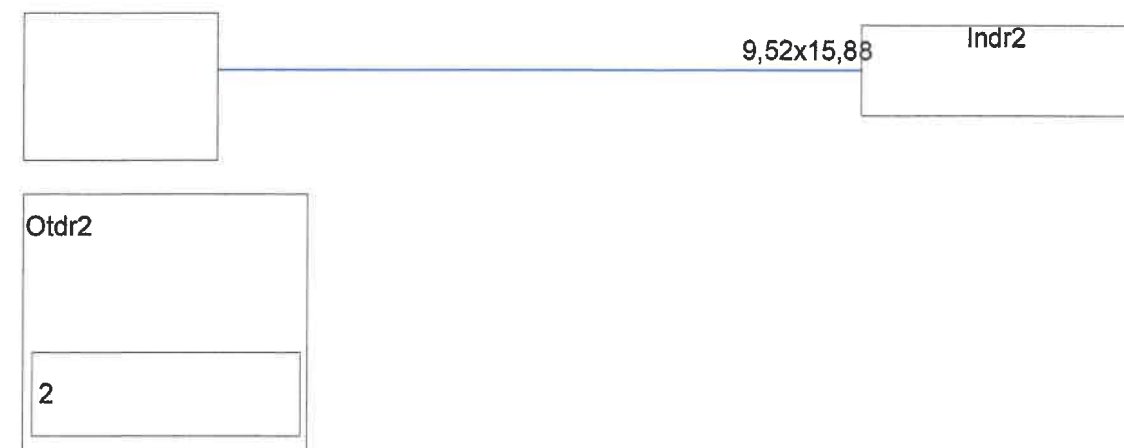

System nr 2



 KOMBUD RAFAŁ MARCINIAK TEL. 514 908 159, BIURO_KOMBUD@WP.PL <small>OPRACOWANIE CHRONIONE PRAWAMI AUTORSKIMI. POWIELANIE LUB WYKORZYSTYWANIE NIEZGODNE Z PRZEDZACZONYM BEZ ZGODY WŁAŚCIELA DOKUMENTACJI JEST ZABRONIONE.</small>			
PROJEKT: Projekt techniczny instalacji klimatyzacji w pomieszczeniu serwerowni (pom. 13) Wydziału Inżynierii Mechanicznej i Informatyki Politechniki Częstochowskiej			
LOKALIZACJA INWESTYCJI: Al. Armii Krajowej 21 42-200 Częstochowa			
INWESTOR: Politechnika Częstochowska ul. Dąbrowskiego 69 42-218 Częstochowa			
TYTUL RYSUNKU: Instalacja chłodzenia – schemat okablowania i orurowania			
PROJEKTANT: mgr Inż. Rafał Marciniak	UPRAWNIENIA: MAZ0425/PWBS/15	PODPIS: 	
OPRAWIAJĄCY: mgr Inż. Monika Anuszczyk	UPRAWNIENIA: LOD/3779/PWBP/19	PODPIS: 	
ASYSTENT: mgr Inż. Jolita Michalak	UPRAWNIENIA:	PODPIS:	
SKALA: SANITARNA	FAZA: PT	SKALA: 1:100	DATA: 09.2021
ROZMIAR ARKUSZA: 297x420		NR RYSUNKU: IS03	STRONA: